


План 2 этажа. М1:100.

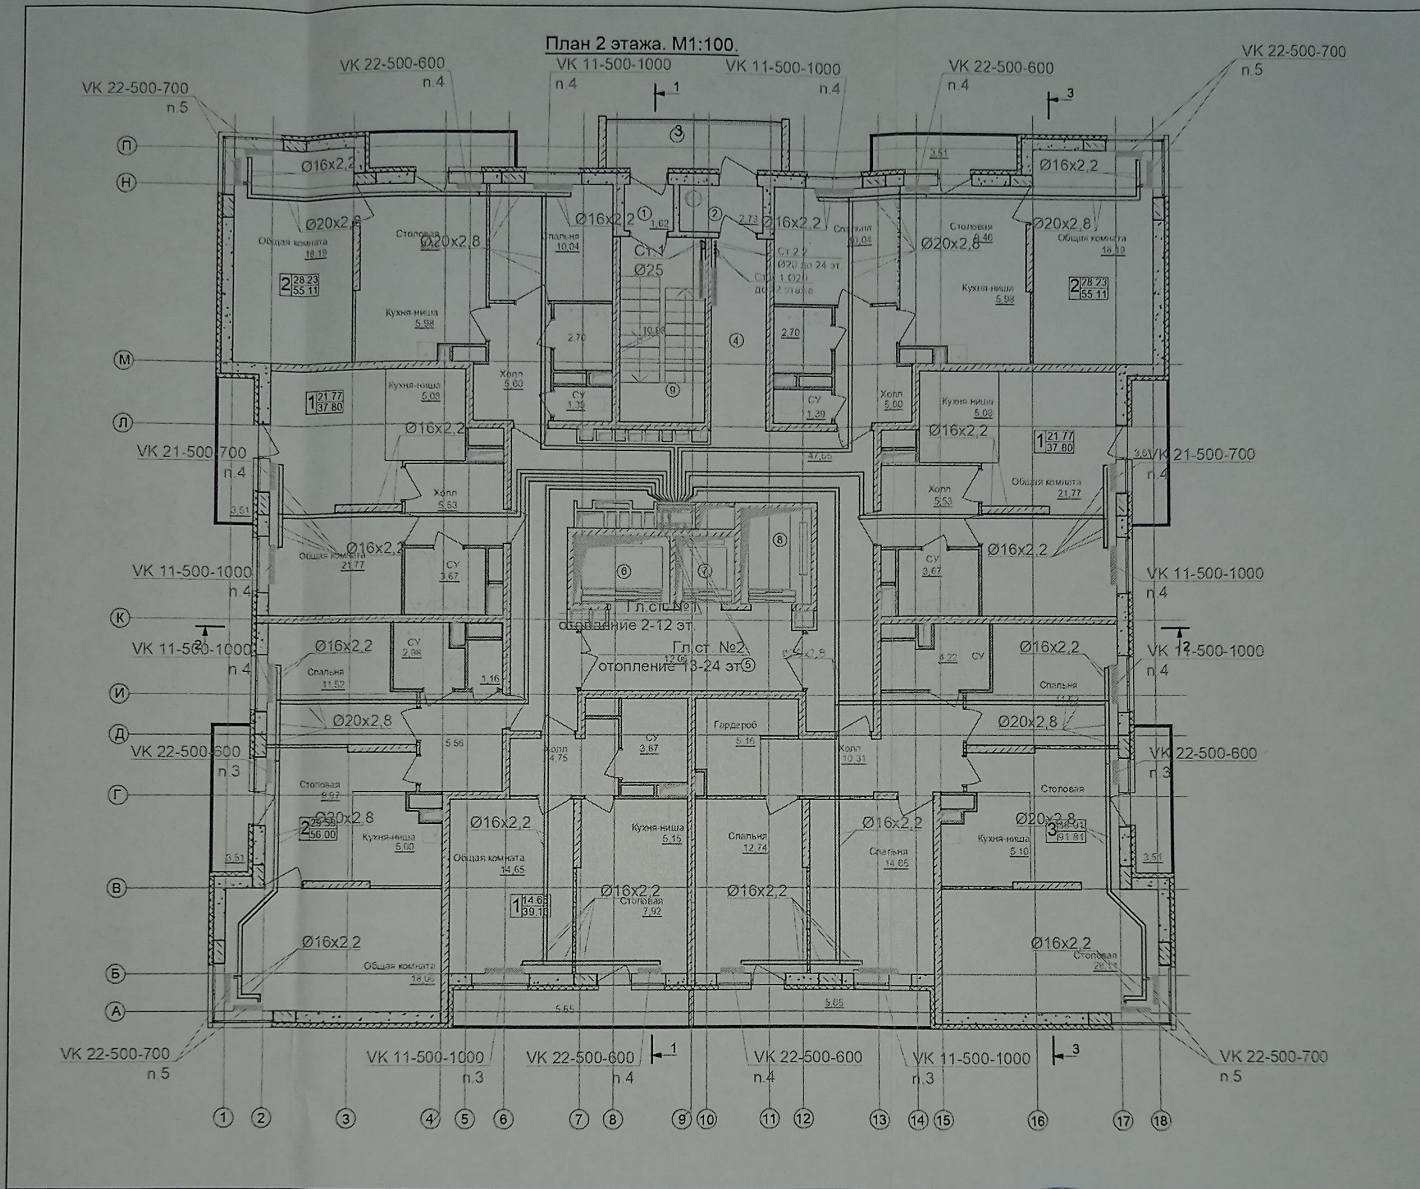

23-2018-7-ОВ



«Многоэтажная жилая застройка на земельном участке по ул. 64 Армии, 141 в Кировском районе г. Волгограда (2 очередь строительства - жилые дома 6, 7, 8)», 2 этап - жилой дом №7, идентификатор объекта незавершенного строительства в реестре проблемных объектов: р-6706

Изм	Кол.	Лист	№ док	Подпись	Дата
Выполнил		Брунцвик			
Проверил		Парамонов			

Исполнительная схема монтажа систем отопления 2 этажа №3-ОВ

Стадия	Лист	Листов
ИД		

ООО "Волгобур"

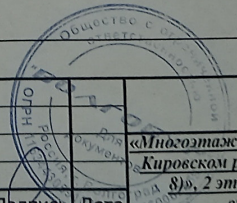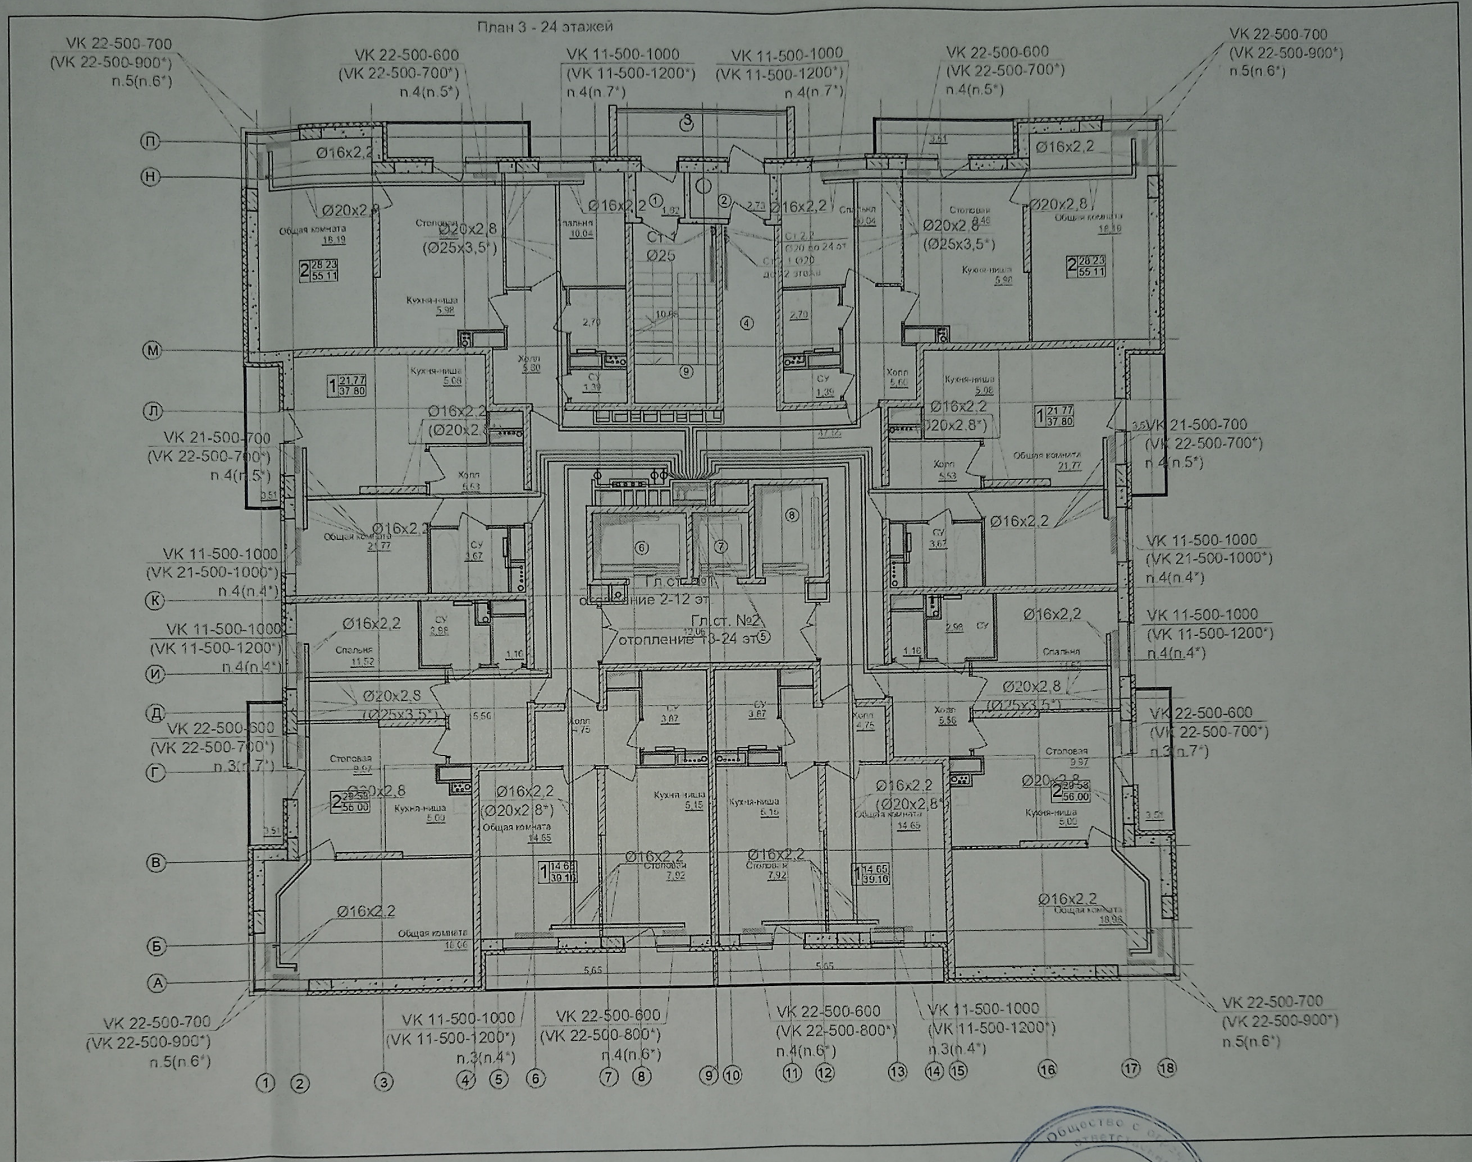

23-2018-7-ОВ

«Многоэтажная жилищная застройка на земельном участке по ул. 64 Армии, 141 в Кировском районе г. Волгограда (2 очередь строительства - жилые дома 6, 7, 8)», 2 этап - жилой дом №7, идентификатор объекта незавершенного строительства в реестре проблемных объектов: р-6706

Изм.	Кол.	Лист	№ док.	Подпись	Дата	Стадия	Лист	Листов	
Выполнил		Брунцвик				Исполнительная схема монтажа систем отопления 3-24 этажа №4-ОВ	ИД		
Проверил		Парамонов							
							ООО "Волгобур"		