



Общество с ограниченной ответственностью
«ПЕРЕСВЕТ – РЕГИОН - ДОН»

 
**Многоэтажные жилые дома в квартале 06_09_064
Советского района г. Волгограда
Жилой дом №4**

Рабочая документация

ЭЛЕКТРООБОРУДОВАНИЕ ВЫШЕ 0.000

01-2015-4-ЭО

2018



28 APR 2018

2020/9/11 08:11

 
21:80 11/6/0202

№	Обозначение	Наименование
1		Выключатель автоматический
2		Автоматический выключатель дифференциального тока
3		Ящик протяжной
4		Счетчик активной энергии
5		Кабельная линия, уходящая вверх
6		Кабельная линия, приходящая снизу
7		Кабельная линия, уходящая вниз
8		Кабельная линия, проложенная открыто в трубе
9		Кабельная линия аварийного освещения
10		Система уравнивания потенциалов
12		Кабель (провод), проложенный в трубе в слое подготовки пола
13		Кабель (провод), проложенный в трубе в панелях перекрытий
14		Коробка протяжная
16		Щиток квартирный
17		Ящик с понижающим трансформатором 220/36В
18		Ящик силовой (ЯС)


 
Коробки (К)

 
К1	Коробка протяжная	У656У2	а/у	600x200x600
К2	Коробка протяжная	У994У2	а/у	129x81x110
К3	Коробка клеммная	У614У2	а/у	225x100x245
К4	Коробка монтажная (распаячная)	КМ41237	а/у	Ø75x40
К5	Коробка монтажная (распаячная)	КМ41004	а/у	Ø80x40
К6	Коробка установочная (под выключатели)	КМ41001	а/у	Ø63x40
К7	Коробка установочная (под розетки)	---	а/у	Ø63x60

№	Обозначение	Наименование
19		Щиток для подключения инструмента (ЩПИ)
20		Светильник настенный общего освещения
21		Светильник-указатель "Выход"
22		Светильник аварийного освещения
23		Светильник с люминесцентными лампами
24		Патрон подвесной
25		Выключатель одноклавишный, о/у, IP44
26		Выключатель двухклавишный, с/у, IP20
27		Выключатель одноклавишный, с/у, IP20
28		Звонок с кнопкой
29		Розетка одноместная, о/у, з/к, IP54
30		Розетка одноместная, о/у, з/к, IP20, для подключения электроплавиль
31		Розетка одноместная, о/у, з/к, IP20
32		Розетка двухместная, о/у, з/к, IP20
33		Розетка одноместная, с/у, з/к, IP20
34		Розетка двухместная, с/у, з/к, IP20

 

						01-2015-4-ЭО					
						"Многоэтажные жилые дома в квартале 06_09_064 Советского района, г.Волгограда"					
Изм.	Кол.	Лист	№ док	Подпись	Дата						
ГАП		Ливченко				Жилой дом №4			Стадия	Лист	Листов
Разраб.		Андричко							Р	4	
						Условно-графические обозначения			ООО "Пересвет-Регион-Дон"		
Н.контр.		Ливченко									

II

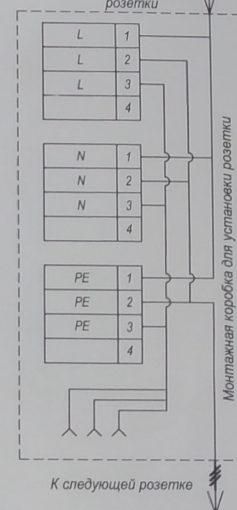


						01-2015-4-ЭО			
						"Многоэтажные жилые дома в квартале 06_09_064 Советского района, г.Волгограда"			
Изм.	Кол.	Лист	№ док	Подпись	Дата				
ГАП		Ливченко				Жилой дом №4.	Стадия	Лист	Листов
Разраб.		Андриченко					Р	8	
Н.контр.		Ливченко				План первого этажа в осях "III-II". Розеточные сети и освещение.	ООО "Пересвет-Регион-Дон"		

ЭЛ:80 11/6/0302

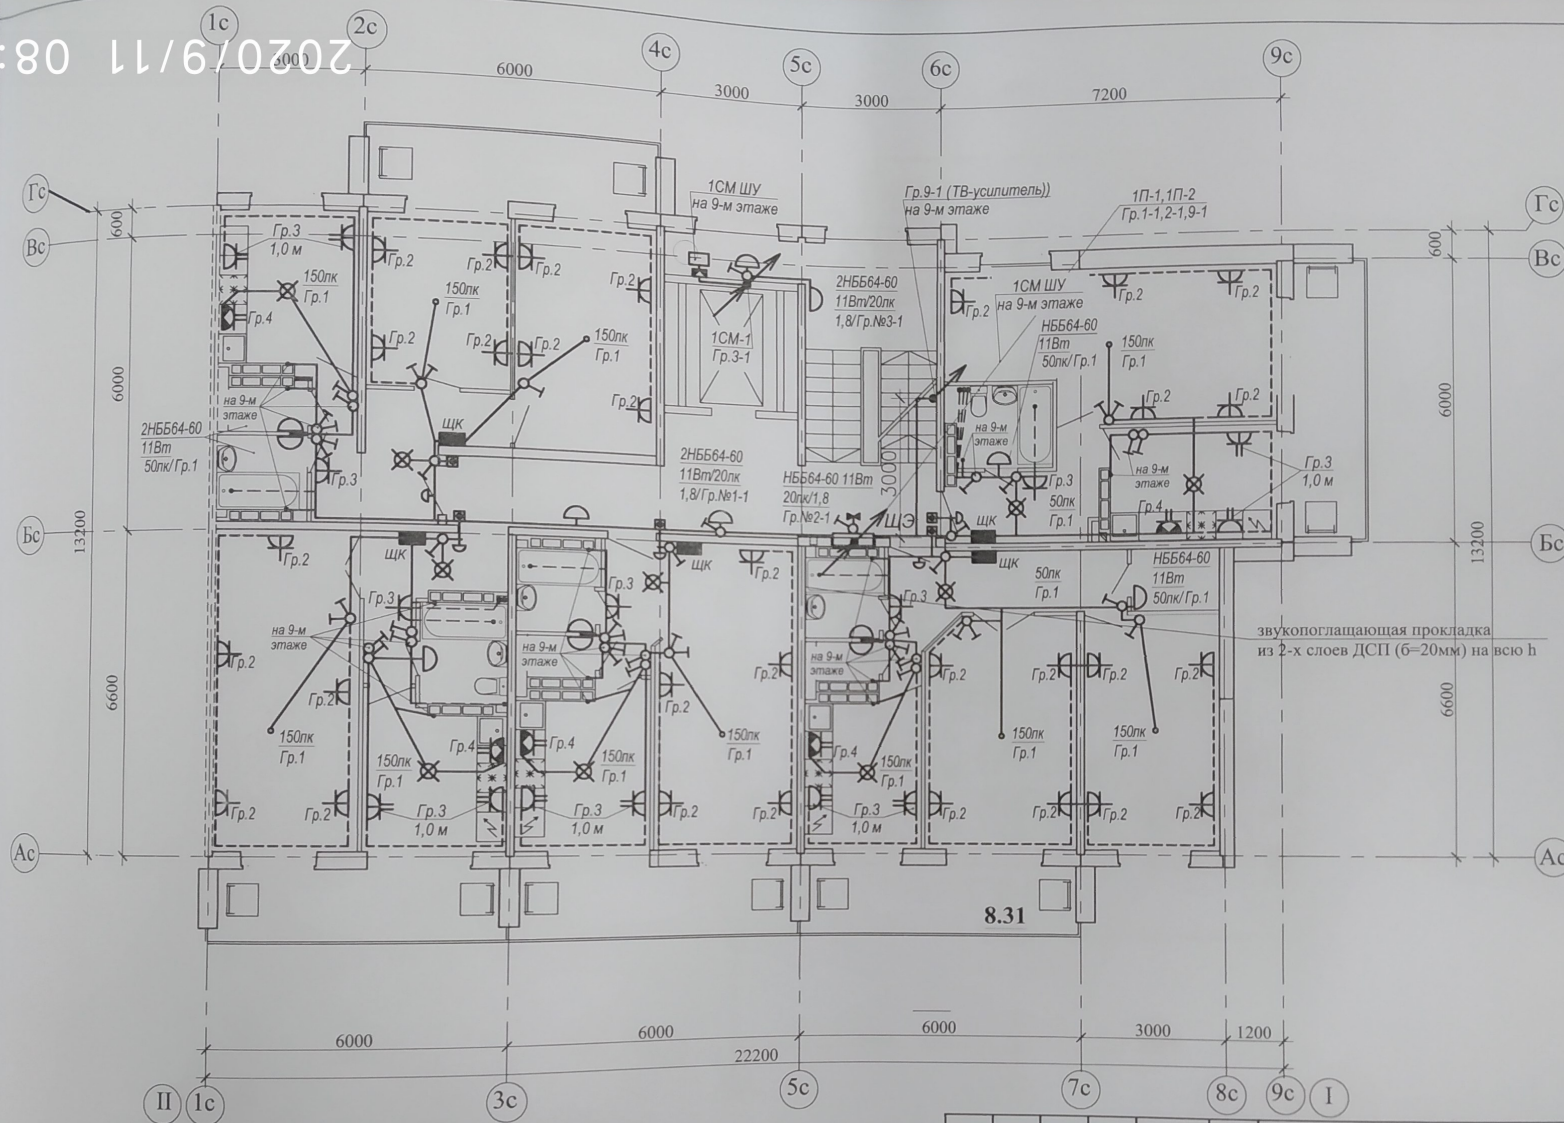

01-2015-4-ЭО					
"Многоэтажные жилые дома в квартале 06_09_064 Советского района, г.Волгограда"					
Изм.	Кол.	Лист	Модок	Подпись	Дата
ГАП		Ливченко			
Разраб.		Андренко			
Н.контр.		Ливченко			
Жилой дом №4.				Стадия	Лист
				Р	9
План 2-9 этажей в осях "II-I". Розеточные сети и освещение.				ООО "Пересвет-Регион-Дон"	

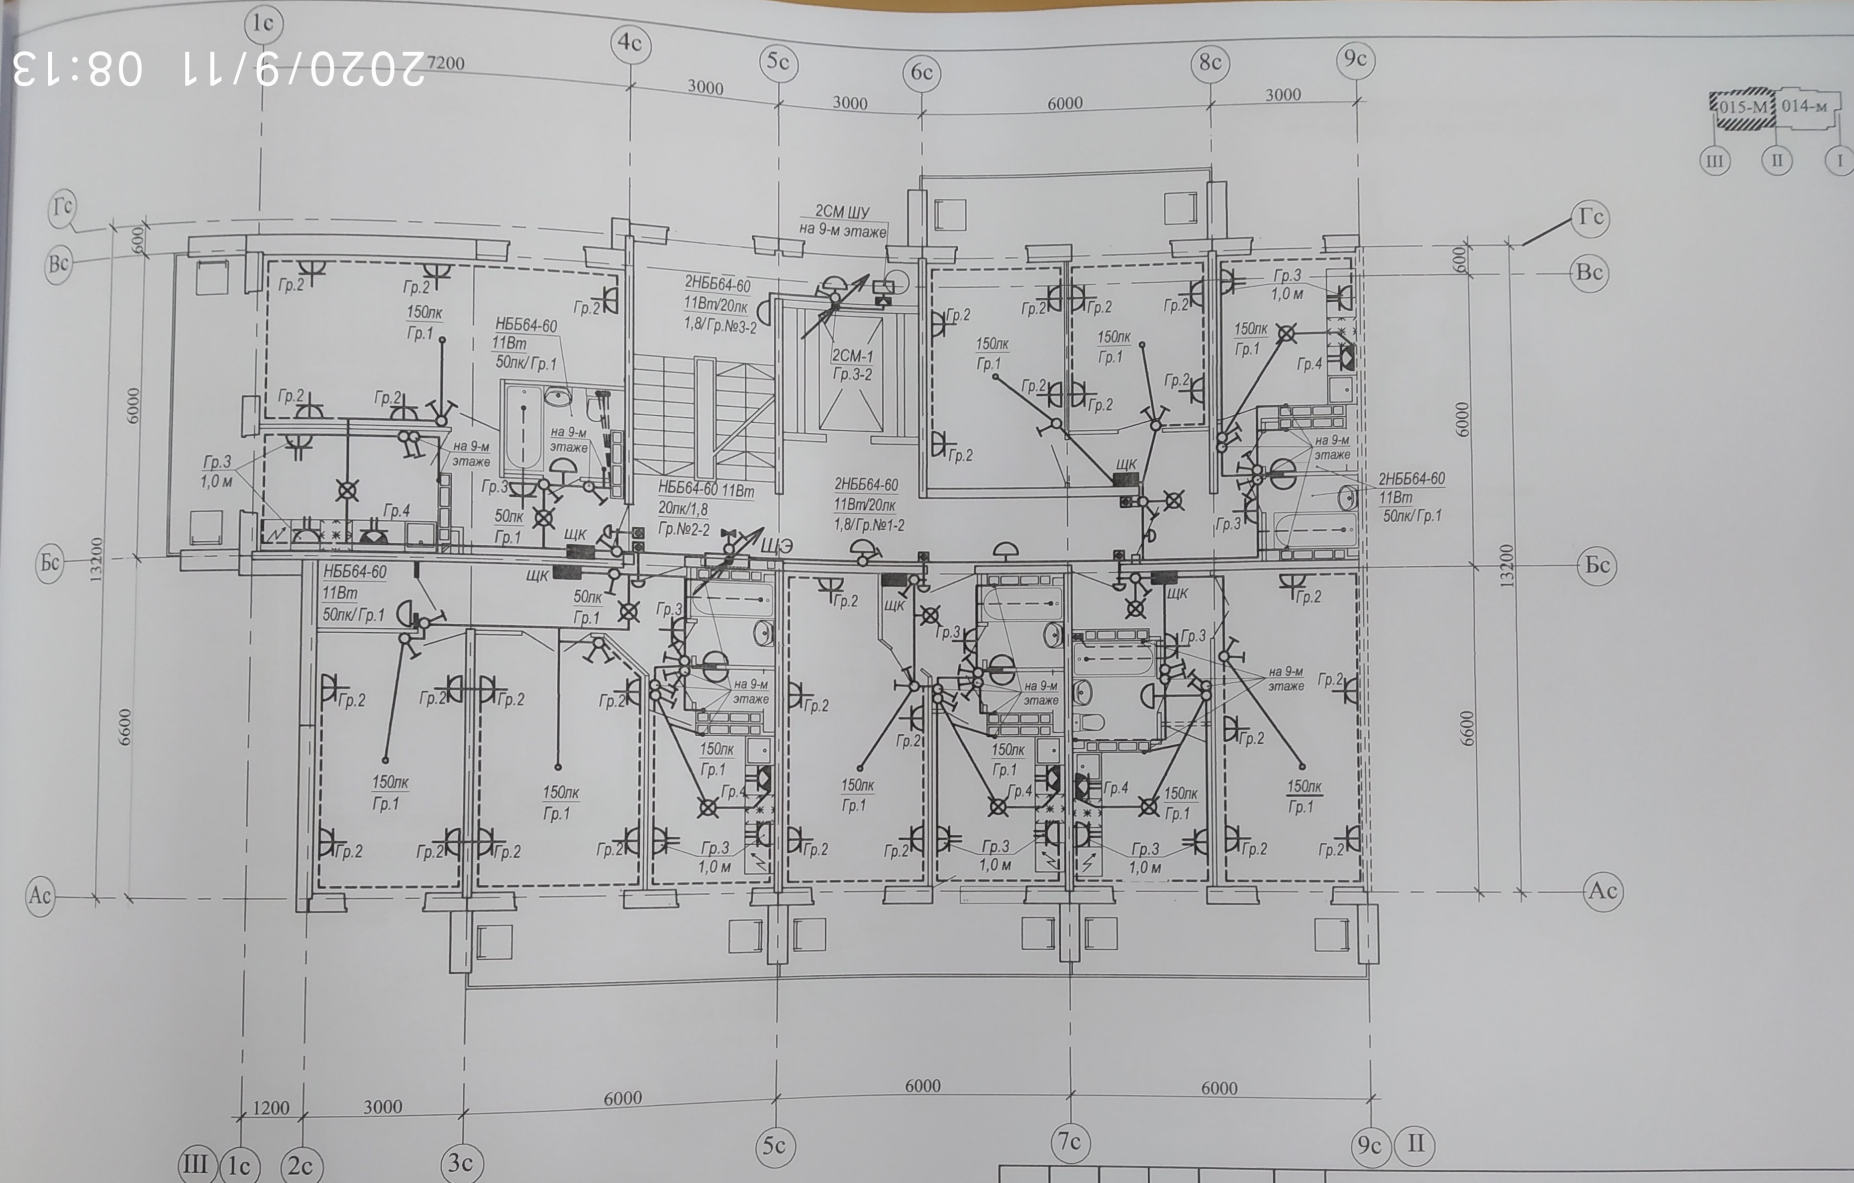

							01-2015-4-ЭО		
							"Многоэтажные жилые дома в квартале 06_09_064 Советского района, г.Волгограда"		
Изм.	Кол.	Лист	№док	Подпись	Дата				
ГАП		Ливченко				Жилой дом №4.	Стадия	Лист	Листов
Разраб.		Андриченко					Р	10	
						План 2-9 этажей в осях "III"-I. Розеточные сети и освещение.	ООО "Пересвет-Регион-Дон"		
Н.контр.		Ливченко							