



- Примечания**
- Общие указания и условные обозначения см. лист "Общие данные".
 - В качестве отопительных приборов приняты стальные радиаторы Buderus.
 - Магистральные трубопроводы и стояки на лестничных клетках изолировать.
 - Состав теплоизоляции см. общие указания и спецификацию.
 - Длина прибора указана на планах и схемах, n - настройка термостатического вентиля указана на планах и схемах.
 - Количество и марку фитингов уточнить при монтаже.
 - На плане трубопроводы условно отнесены от стен здания.
 - Отметки и привязки трубопроводов уточнить по месту.
 - Радиаторы на лестничной клетке установить на высоте не менее 2,2м.

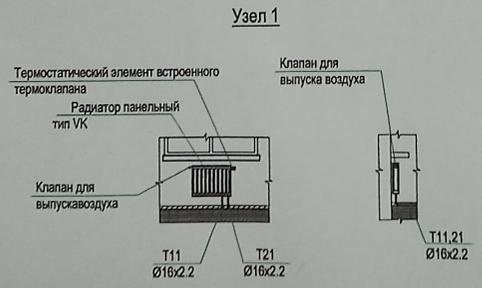

Данный чертеж является исполнительным.
 Отклонений от проекта по геометрическим параметрам нет.
 Ответственный за производство работ:
 Прораб ООО «ТеплоГазМонтаж» Котляров Н.Ф.
 Гл.инженер Жемчужнов А.Н.


23-2018-22-0В								
Многоэтажная жилая застройка на земельном участке по ул. 64-ой Армии, 139 в Кировском районе г. Волгограда (II очередь жилых домов № 21, 22, 23, 24, 25, 26, 27, 28).								
Изм.	Исх.	Лист	Недок.	Подп.	Дата	Стадия	Лист	Листов
ГАП	Ливченко				11.21			
Разработ.	Пирогов				11.21			
Отопление. План 1 этажа. М1:100.					ООО "СЗ"Пересвет-ЮГ"			
Н.Контр.	Ливченко				11.21			

План 2-этажа

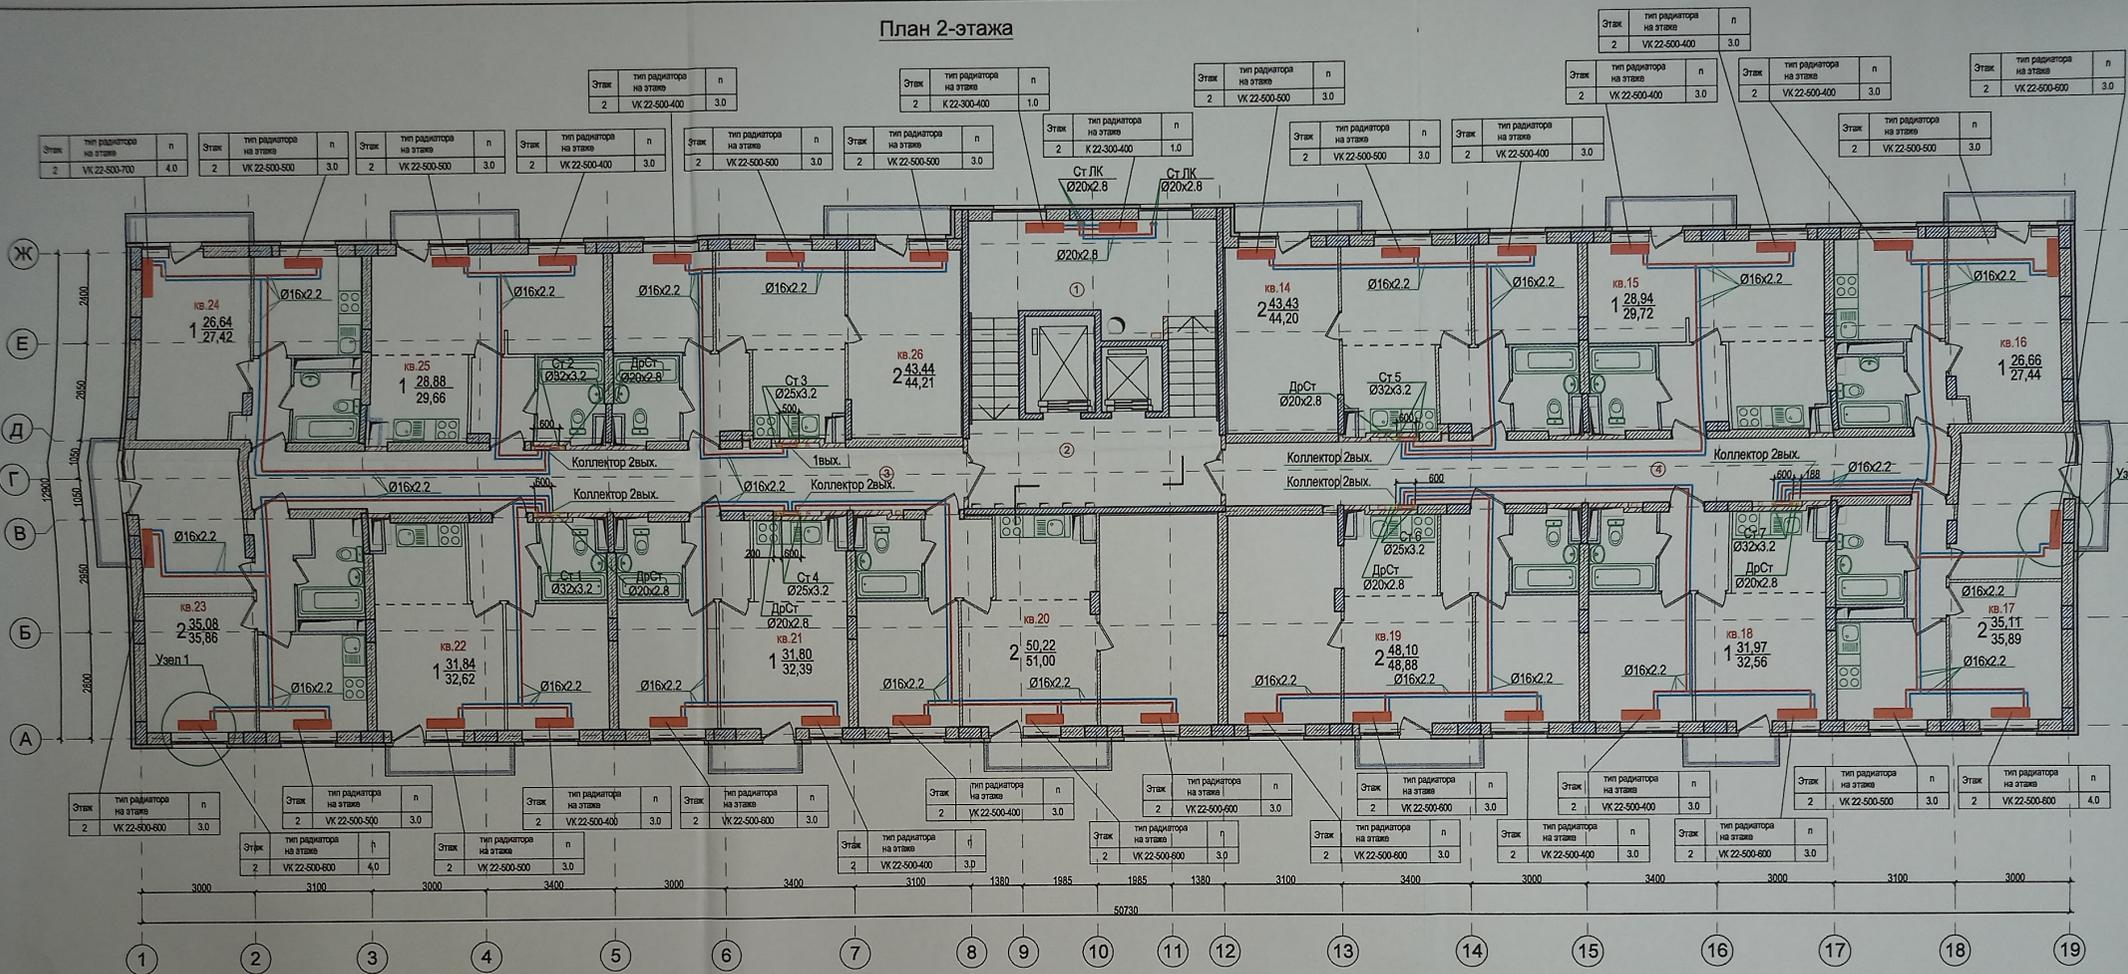

Взам. инв. №
Подпись, и дата
Мас. № подл.


- Примечания
- Общие указания и условные обозначения см. лист "Общие данные".
 - В качестве отопительных приборов приняты стальные радиаторы Вудагус.
 - Магистральные трубопроводы и стояки на лестничных клетках изолировать.
 - Состав теплоизоляции см. общие указания и спецификацию.
 - Длина прибора указана на планах и схемах. n - настройка термостатического вентиля указана на планах и схемах.
 - Количество и марку фитингов уточнить при монтаже.
 - На плане трубопроводы условно отнесены от стен здания.
 - Отметки и привязки трубопроводов уточнить по месту.
 - Радиаторы на лестничной клетке установить на высоте не менее 2,2м.

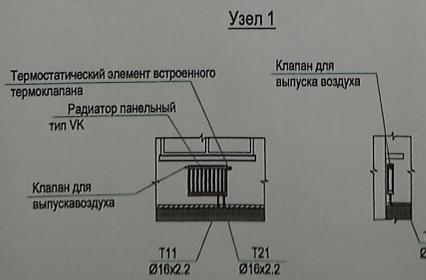


Данный чертеж является исполнительным.
Отклонений от проекта по геометрическим параметрам нет.
Ответственный за производство работ:
Прораб ООО «ТеплоГазМонтаж» Котляров Н.Ф.
Гл.инженер Жемчужнов А.Н.

23-2018-22-0В				
Многоэтажная жилая застройка на земельном участке по ул. 64-ой Армии, 139 в Кировском районе г. Волгограда (II очередь жилых домов № 21, 22, 23, 24, 25, 26, 27, 28).				
Изм.	Илч.	Лист	Челок	Дата
		Ливченко		11.21
Разработ.	Пирогов			11.21
Н.Контр.	Ливченко			11.21
Отопление. План 2-этажа. М1:100.			Стдия	Лист
			P	19
			ООО "СЗ"Пересвет-ЮГ"	

План 3 этажа

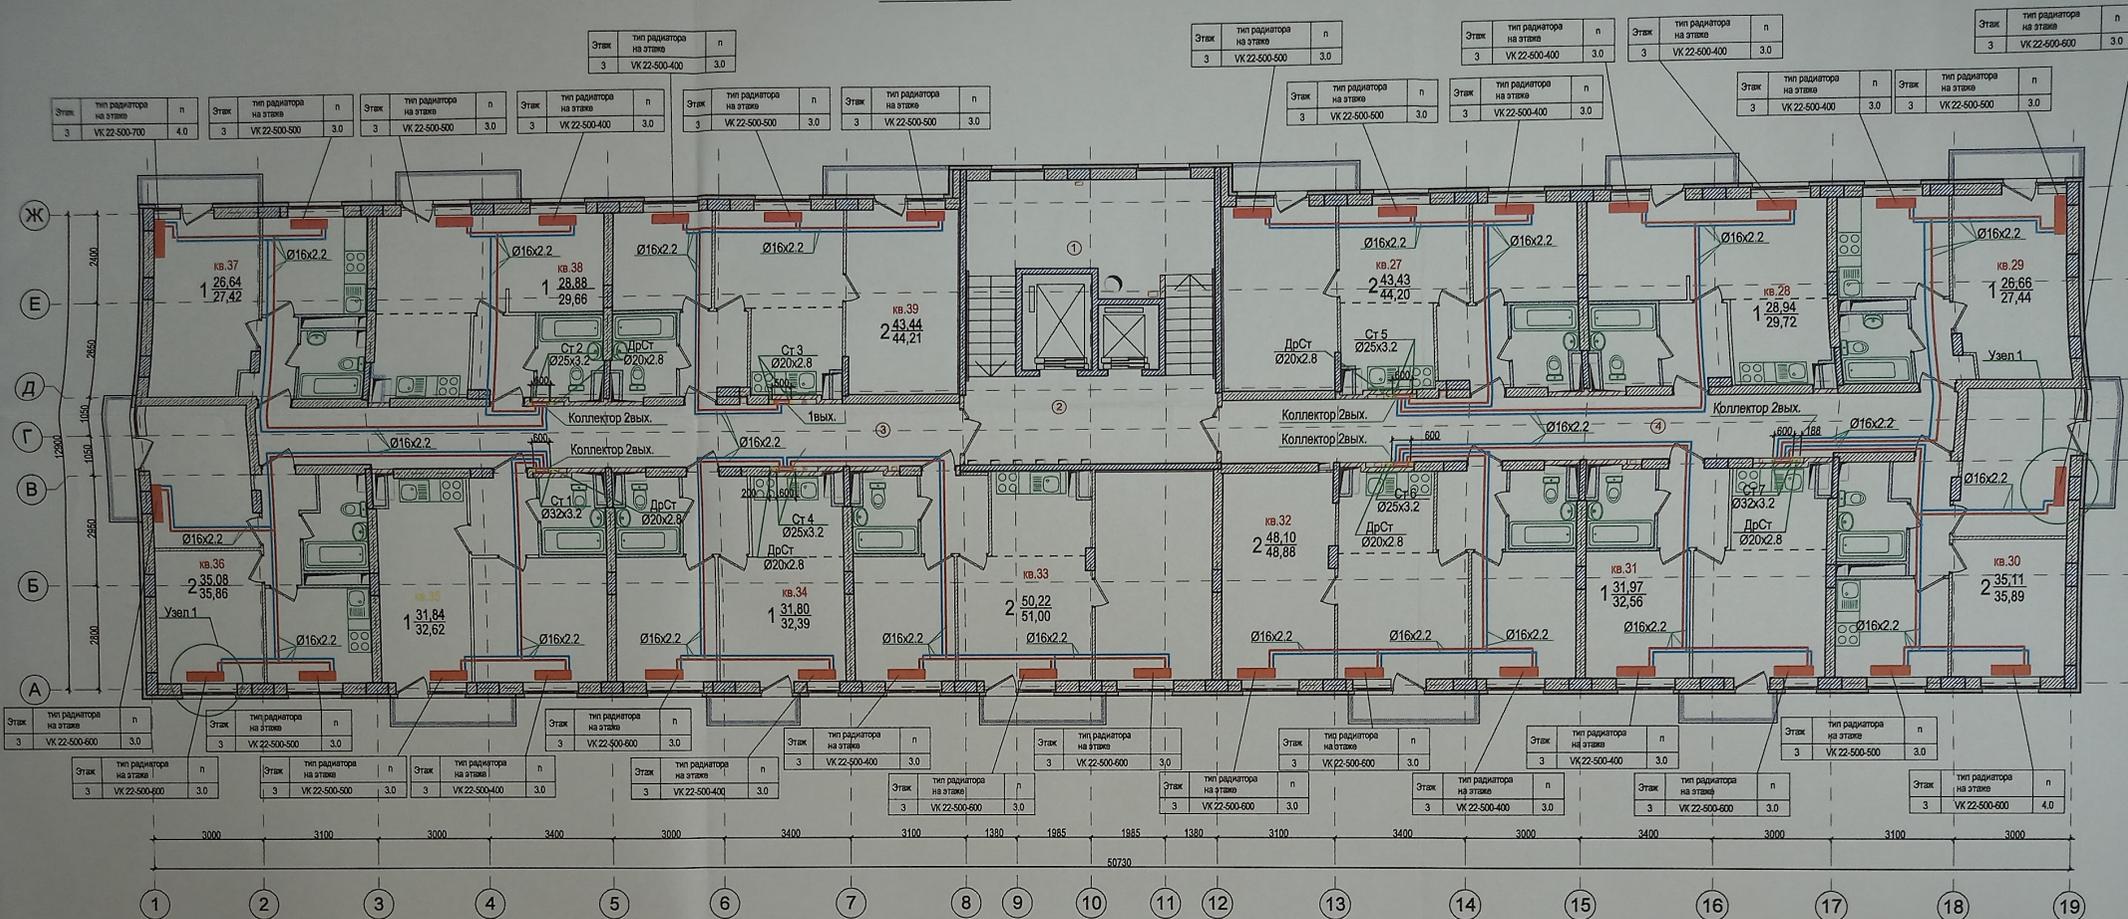

Узел 1

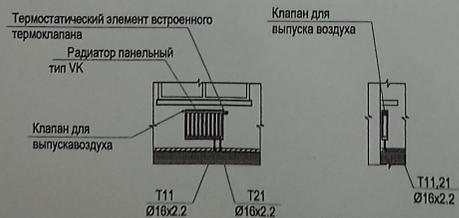

- Примечания
- Общие указания и условные обозначения см. лист "Общие данные".
 - В качестве отопительных приборов приняты стальные радиаторы Viedegus.
 - Магистральные трубопроводы и стояки на лестничных клетках изолировать.
 - Состав теплоизоляции см. общие указания и спецификацию.
 - Длина прибора указана на планах и схемах. n - настройка термостатического вентиля указана на планах и схемах.
 - Количество и марку фитингов уточнить при монтаже.
 - На плане трубопроводы условно отнесены от стен здания.
 - Отметки и привязки трубопроводов уточнить по месту.
 - Радиаторы на лестничной клетке установить на высоте не менее 2,2м.


Данный чертеж является исполнительным.
Отклонений от проекта по геометрическим параметрам нет.
Ответственный за производство работ
Прораб ООО «ТеплоГазМонтаж» Котляров Н.Ф.
Гл.инженер Жемчужнов А.Н.




23-2018-22-0В							
Многоэтажная жилищная застройка на земельном участке по ул. 64-ой Армии, 139 в Кировском районе г. Волгограда (II очередь жилых домов № 21, 22, 23, 24, 25, 26, 27, 28).							
Изм.	Исполн.	Лист	№ док.	Подп.	Дата		
	ГАП	Ливченко			11.21		
	Разработ.	Пирогов			11.21		
	Н.Контр.	Ливченко			11.21		
Отопление. План 3-этажа. М1:100.					Стадия	Лист	Листов
					Р	20	
					ООО "СЗ"Пересвет-ЮГ"		

Взам. инв. №
Полнота и дата
Имя, № подл.

План 4 этажа

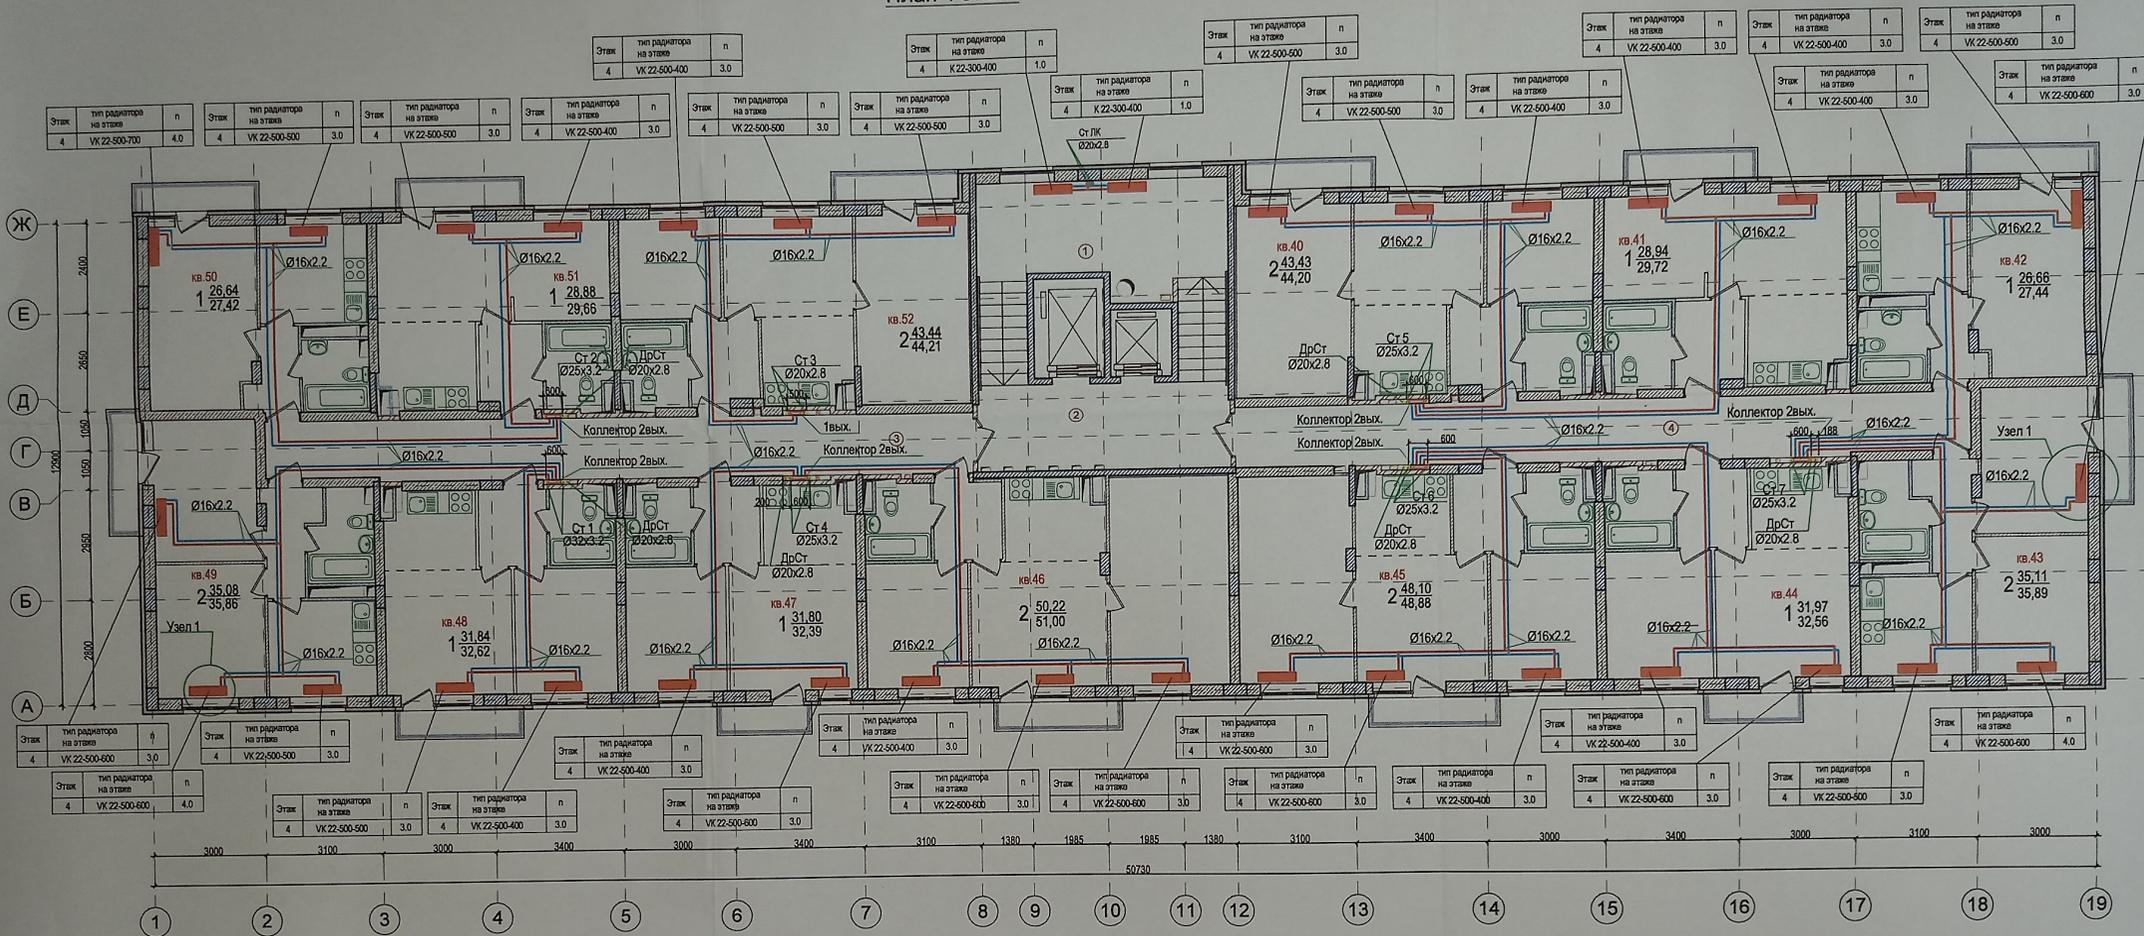

Узел 1

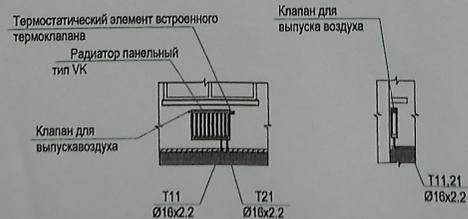

- Примечания
1. Общие указания и условные обозначения см. лист "Общие данные".
 2. В качестве отопительных приборов приняты стальные радиаторы Вудерус
 3. Магистральные трубопроводы и стояки на лестничных клетках изолировать.
 4. Состав теплоизоляции см. общие указания и спецификацию.
 5. Длина прибора указана на планах и схемах. n - настройка термостатического вентиля указана на планах и схемах.
 6. Количество и марку фитингов уточнить при монтаже.
 7. На плане трубопроводы условно отнесены от стен здания
 8. Отметки и привязки трубопроводов уточнить по месту
 9. Радиаторы на лестничной клетке установить на высоте не менее 2,2м.

Данный чертеж является исполнительным.
Отклонений от проекта по геометрическим параметрам нет.
Ответственный за производство работ
Прораб ООО «ТеплоГазМонтаж» Котляров Н.Ф.
Г.л.инженер Жемчужнов А.Н.




23-2018-22-ОВ					
Многоэтажная жилая застройка на земельном участке по ул. 64-ой Армии, 139 в Кировском районе г. Волгограда (II очередь жилые дома № 21, 22, 23, 24, 25, 26, 27, 28).					
Внутренние системы отопления, вентиляция Жилой дом № 22			Стадия	Лист	Листов
			P	21	
Отопление. План 4-этажа. М1:100.			ООО "СЗ"Пересвет-ЮГ"		
Изм.	№уч.	Лист	№док.	Подп.	Дата
					11.21
Разработ.	Пирогов				11.21
Н.Контр.	Ливченко				11.21

Взам. инв. №


Получить в дата

Или № подл.

План 5 этажа

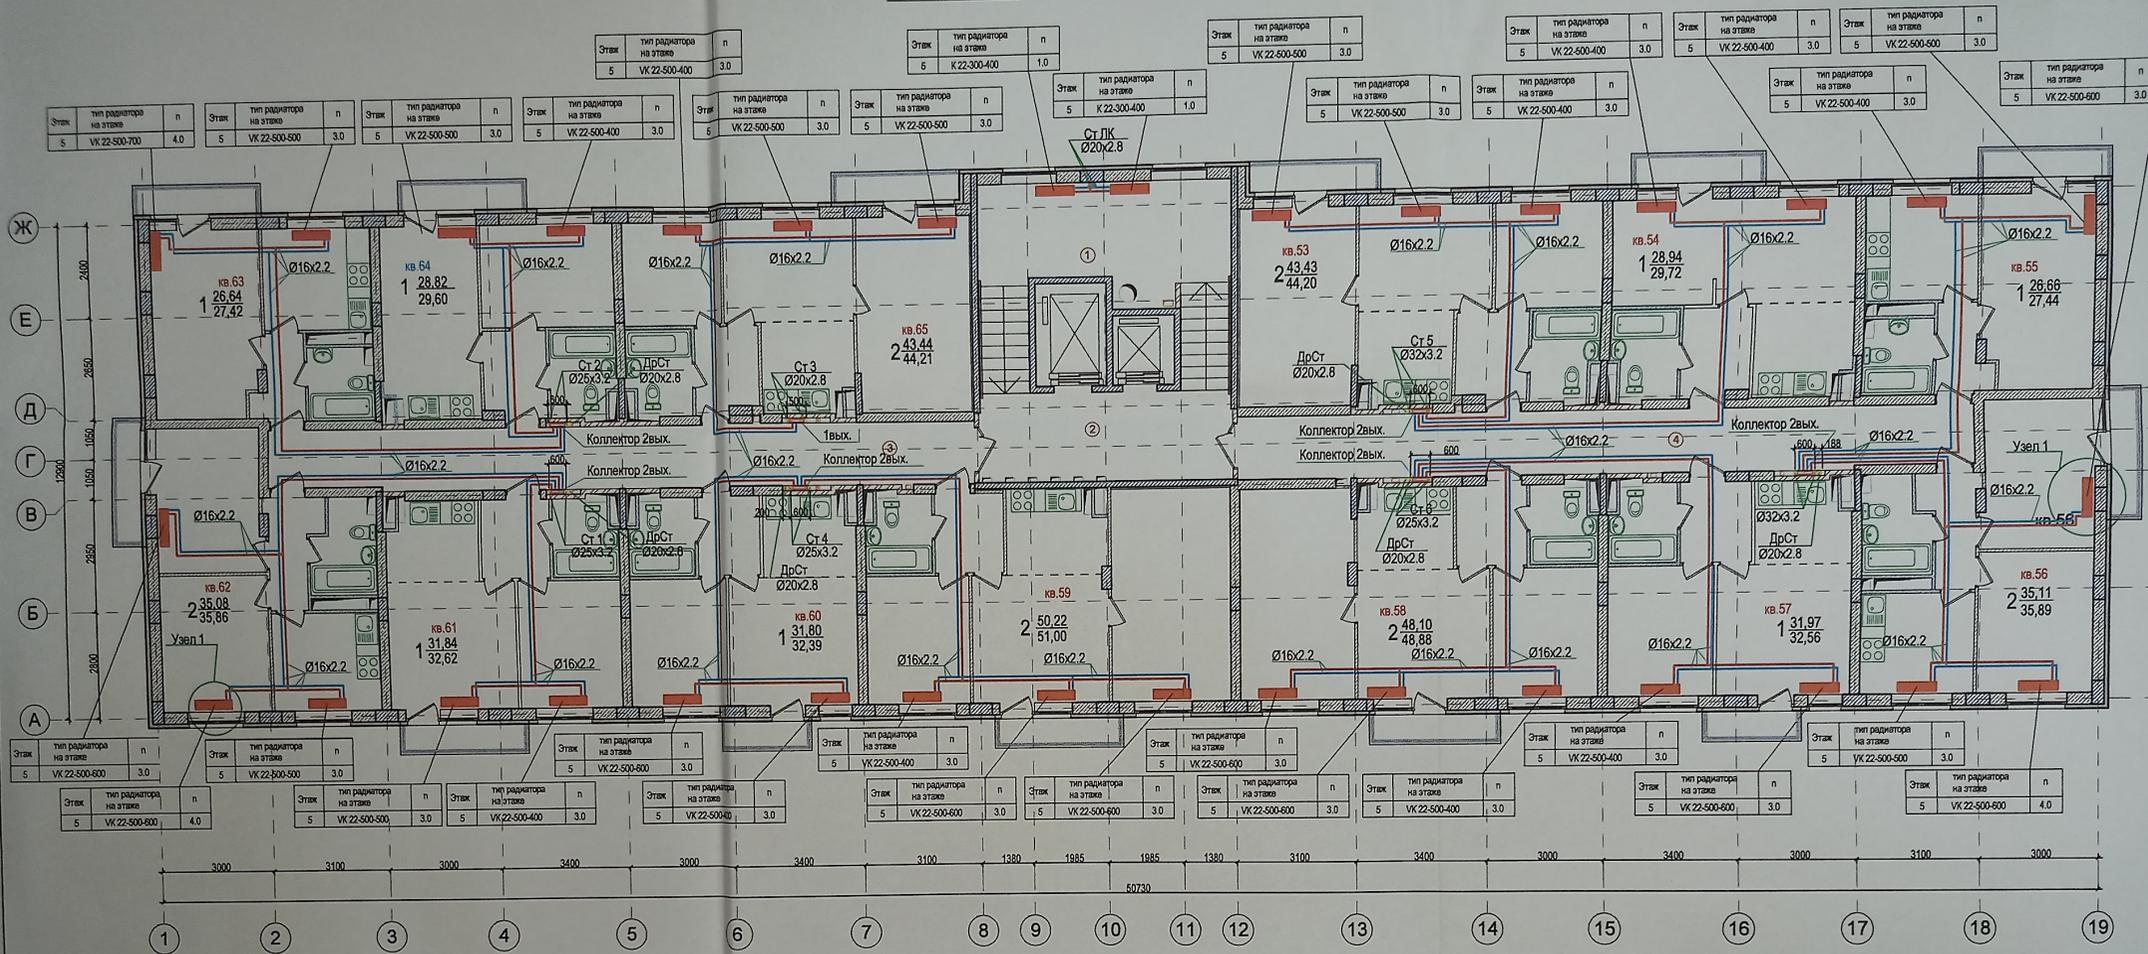

Узел 1

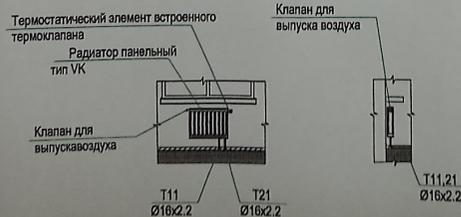

Данный чертеж является исполнительным.
Отклонений от проекта по геометрическим параметрам нет.
Ответственный за производство работ:
Прораб ООО «ТеплоГазМонтаж» Котляров Н.Ф.
Гл. инженер Жемчужнов А.Н.

23-2018-22-ОВ


Многоэтажная жилищная застройка на земельном участке по ул. 64-ой Армии, 139 в Кировском районе г. Волгограда (II очередь жилые дома № 21, 22, 23, 24, 25, 26, 27, 28).

Изм.	№уч.	Лист	№док.	Подп.	Дата	Внутренние системы отопления, вентиляции Жилой дом № 22	Стадия	Лист	Листов
ГАП	Ливченко	11.21							
Разработ.	Пирогов	11.21				Отопление. План 5-этажа. М1:100.	Р	22	ООО "СЗ"Пересвет-ЮГ"
Н.Контр.	Ливченко	11.21							


Взам. инв. №
Подпись и дата
Имя, № подл.

- Примечания
- Общие указания и условные обозначения см. лист "Общие данные".
 - В качестве отопительных приборов приняты стальные радиаторы Вудегус
 - Магистральные трубопроводы и стояки на лестничных клетках изолировать.
 - Состав теплоизоляции см. общие указания и спецификацию.
 - Длина прибора указана на планах и схемах. п - настройка термостатического вентиля указана на планах и схемах.
 - Количество и марку фитингов уточнить при монтаже.
 - На плане трубопроводы условно отнесены от стен здания
 - Отметки и привязки трубопроводов уточнить по месту
 - Радиаторы на лестничной клетке установить на высоте не менее 2,2м.

План 7 этажа

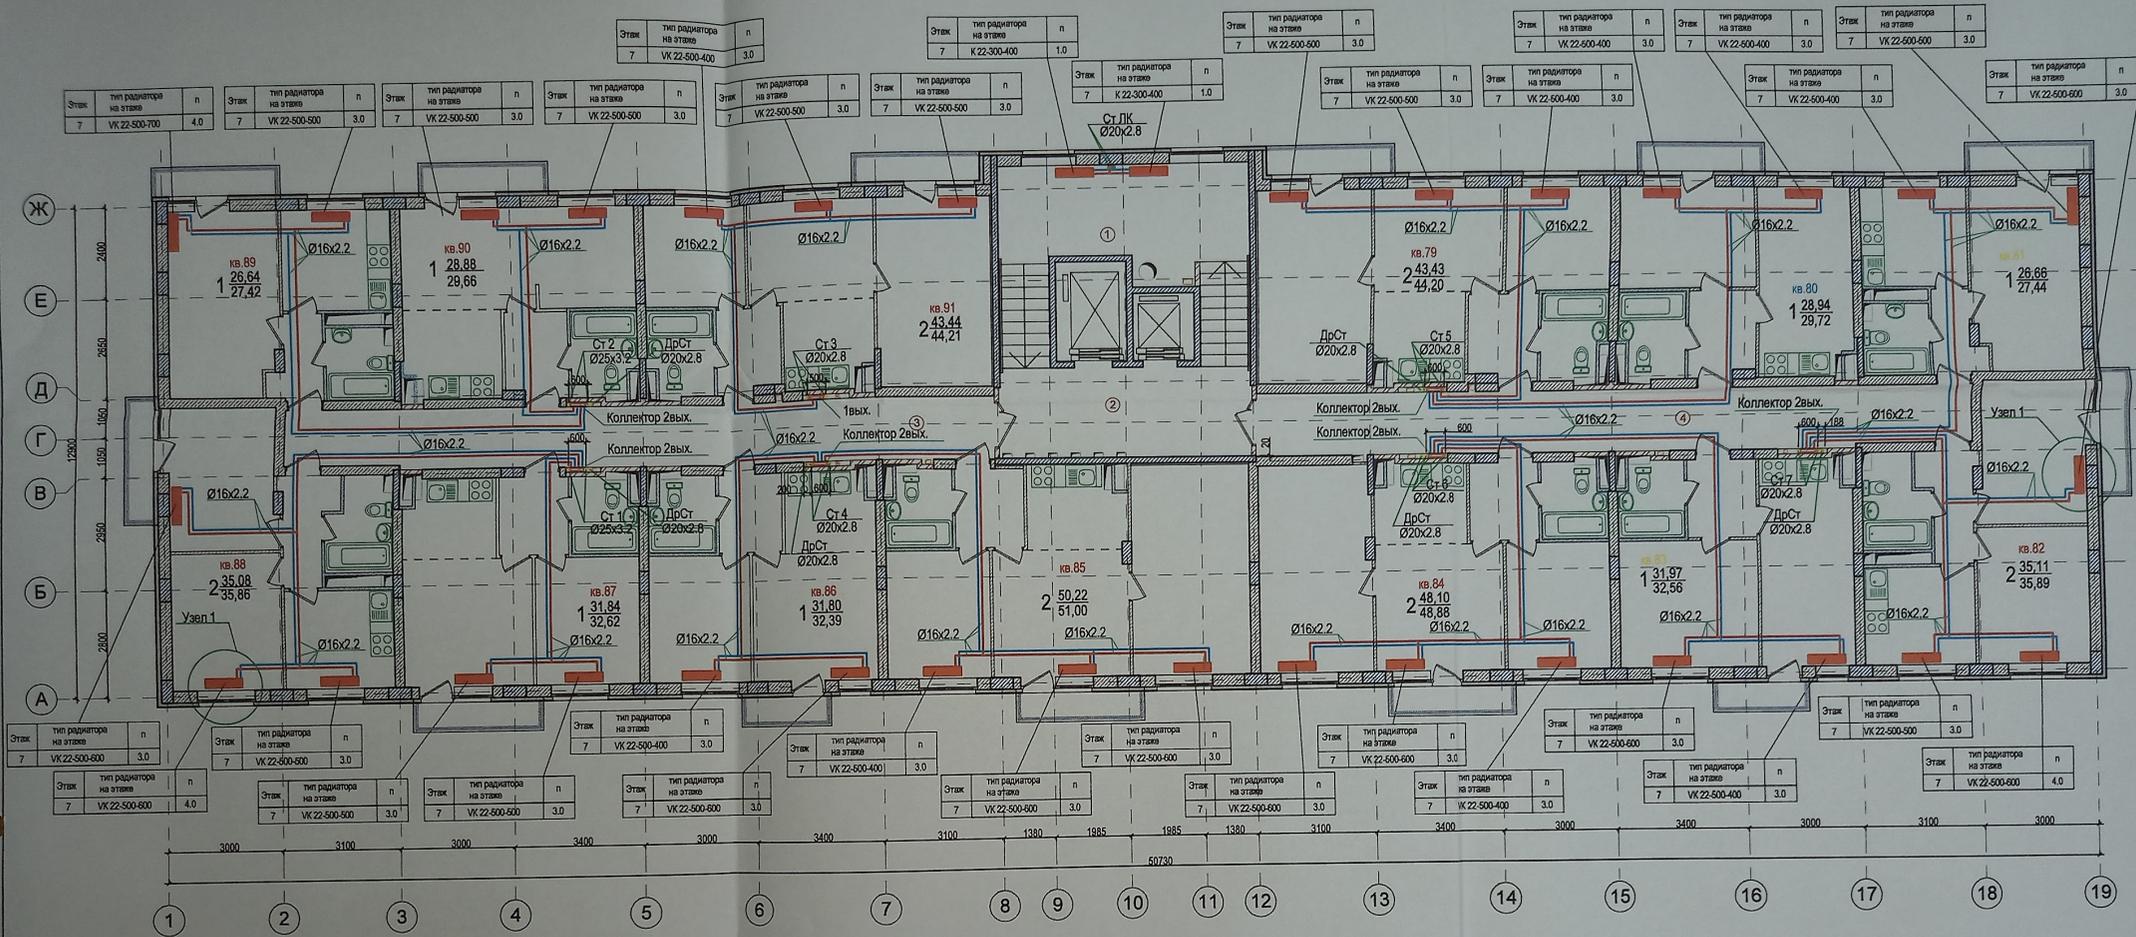

Узел 1

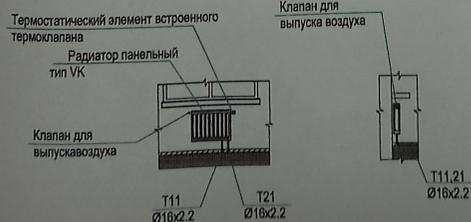


- Примечания
1. Общие указания и условные обозначения см. лист "Общие данные".
 2. В качестве отопительных приборов приняты стальные радиаторы Вудегус
 3. Магистральные трубопроводы и стояки на лестничных клетках изолировать.
 4. Состав теплоизоляции см. общие указания и спецификацию.
 5. Длина прибора указана на планах и схемах. n - настройка термостатического вентиля указана на планах и схемах.
 6. Количество и марку фитингов уточнить при монтаже.
 7. На плане трубопроводы условно отнесены от стен здания
 8. Стметки и привязки трубопроводов уточнить по месту
 9. Радиаторы на лестничной клетке установить на высоте не менее 2,2м.

Данный чертеж является исполнительным. Отклонений от проекта по геометрическим параметрам нет. Ответственный за производство работ. Прораб ООО «ТеплоГазМонтаж» Котляров Н.Ф. Гл.инженер Жемчужнов А.Н.




					23-2018-22-ОВ			
					Многоэтажная жилищная застройка на земельном участке по ул. 64-ой Армии, 139 в Кировском районе г. Волгограда (II очередь жилых домов № 21, 22, 23, 24, 25, 26, 27, 28).			
Изм.	Исх.	Лист	Число	Подп.	Дата	Стандия	Лист	Листов
ГАП		Ливченко			11.21			
Разработ.	Пирогов				11.21	P	24	
Н.Контр.	Ливченко				11.21	Отопление. План 7-этажа. М1:100.		ООО "СЗ"Пересвет-ЮГ"

План 8 этажа

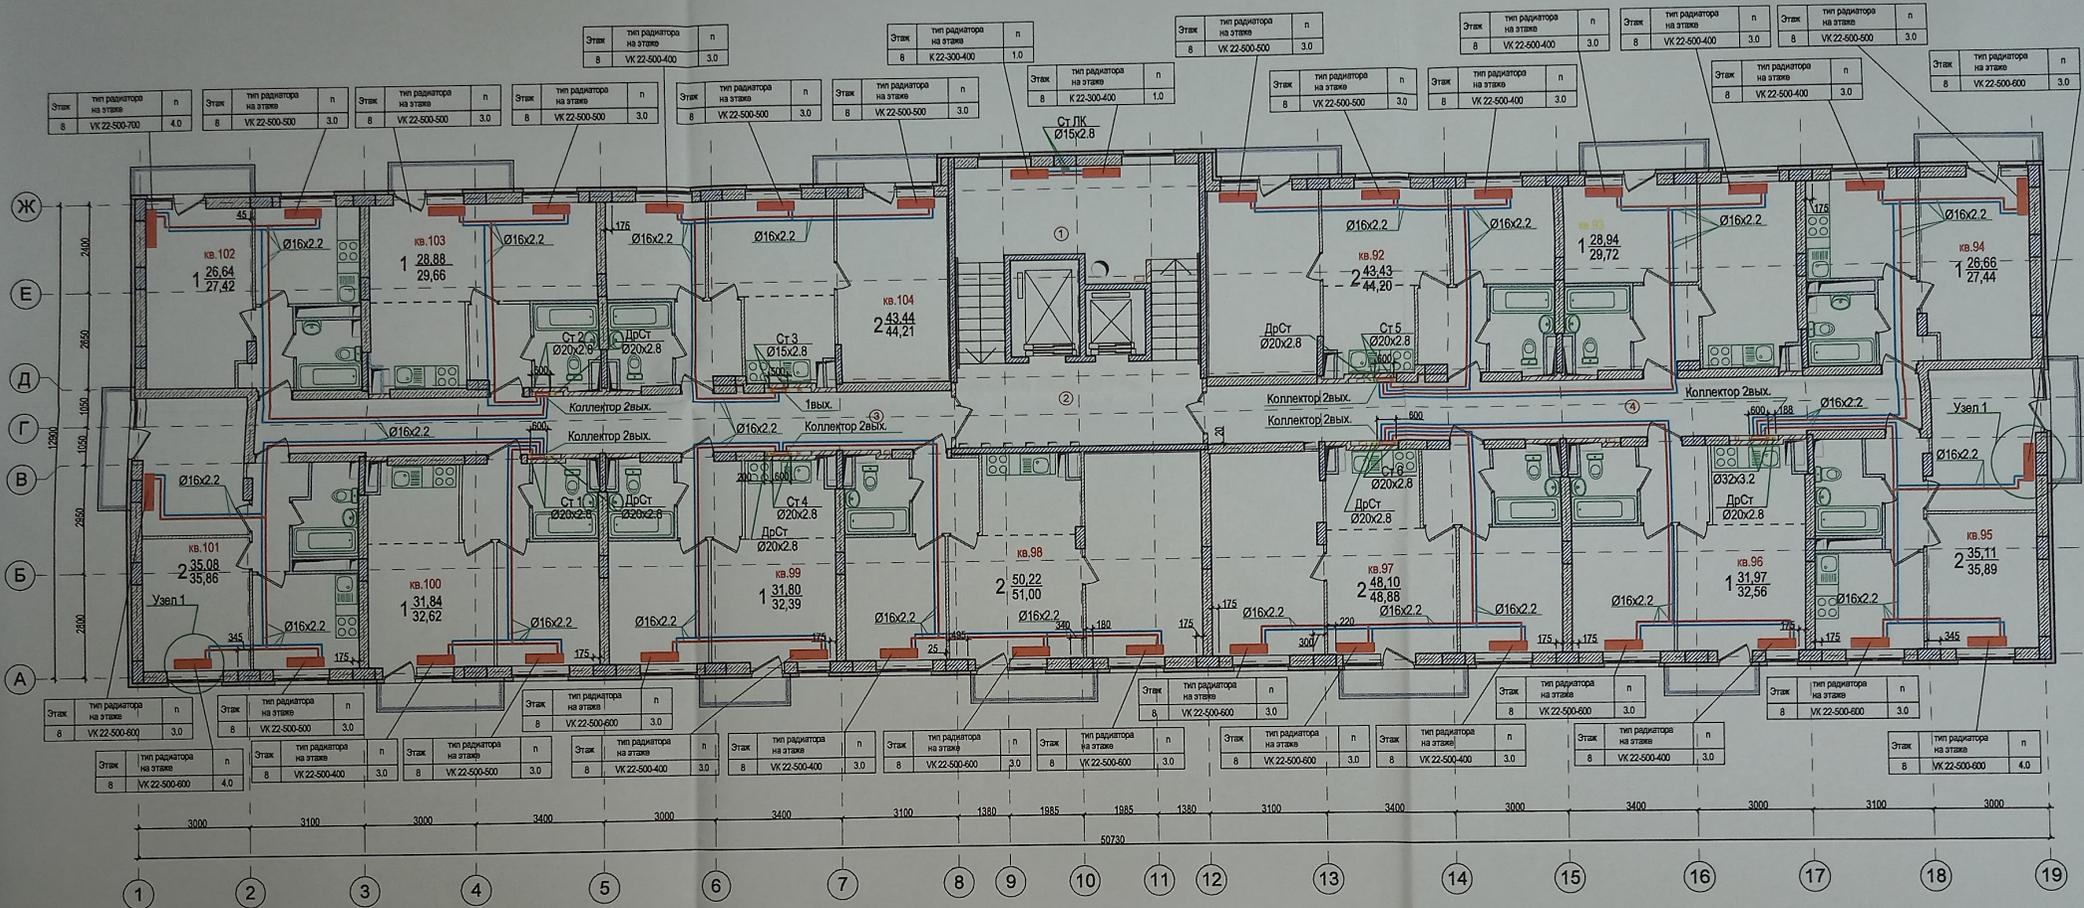

Узел 1

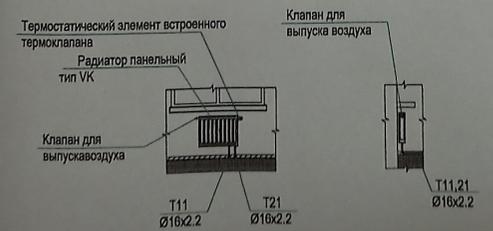


Данный чертеж является исполнительным. Отклонений от проекта по геометрическим параметрам нет.
 Ответственный за производство работ: Прораб ООО «ТеплоГазМонтаж» Котляров Н.Ф.
 Гл. инженер Жемчужнов А.Н.

					23-2018-22-0В				
					Многоэтажная жилищная застройка на земельном участке по ул. 64-ой Армии, 139 в Кировском районе г. Волгограда (II очередь жилых домов № 21, 22, 23, 24, 25, 26, 27, 28).				
Изм.	№уч.	Лист	№док.	Подп.	Дата	Внутренние системы отопления, вентиляция Жилой дом № 22	Студия	Лист	Листов
ГАП		Ливченко			11.21		Р	25	
Разработ.		Пирогов			11.21				
Н.Контр.		Ливченко			11.21	Отопление. План 8-этажа. М1:100.			ООО "СЗ"Пересвет-ЮГ"


Имя, № подл. Подпись и дата. Взам. инв. №

- Примечания
- Общие указания и условные обозначения см. лист "Общие данные".
 - В качестве отопительных приборов приняты стальные радиаторы Vuderus
 - Магистральные трубопроводы и стояки на лестничных клетках изолировать.
 - Состав теплоизоляции см. общие указания и спецификацию.
 - Длина прибора указана на планах и схемах. п - настройка термостатического вентиля указана на планах и схемах.
 - Количество и марку фитингов уточнить при монтаже.
 - На плане трубопроводы условно отнесены от стен здания
 - Отметки и привязки трубопроводов уточнить по месту
 - Радиаторы на лестничной клетке установить на высоте не менее 2,2м.

План 9 этажа

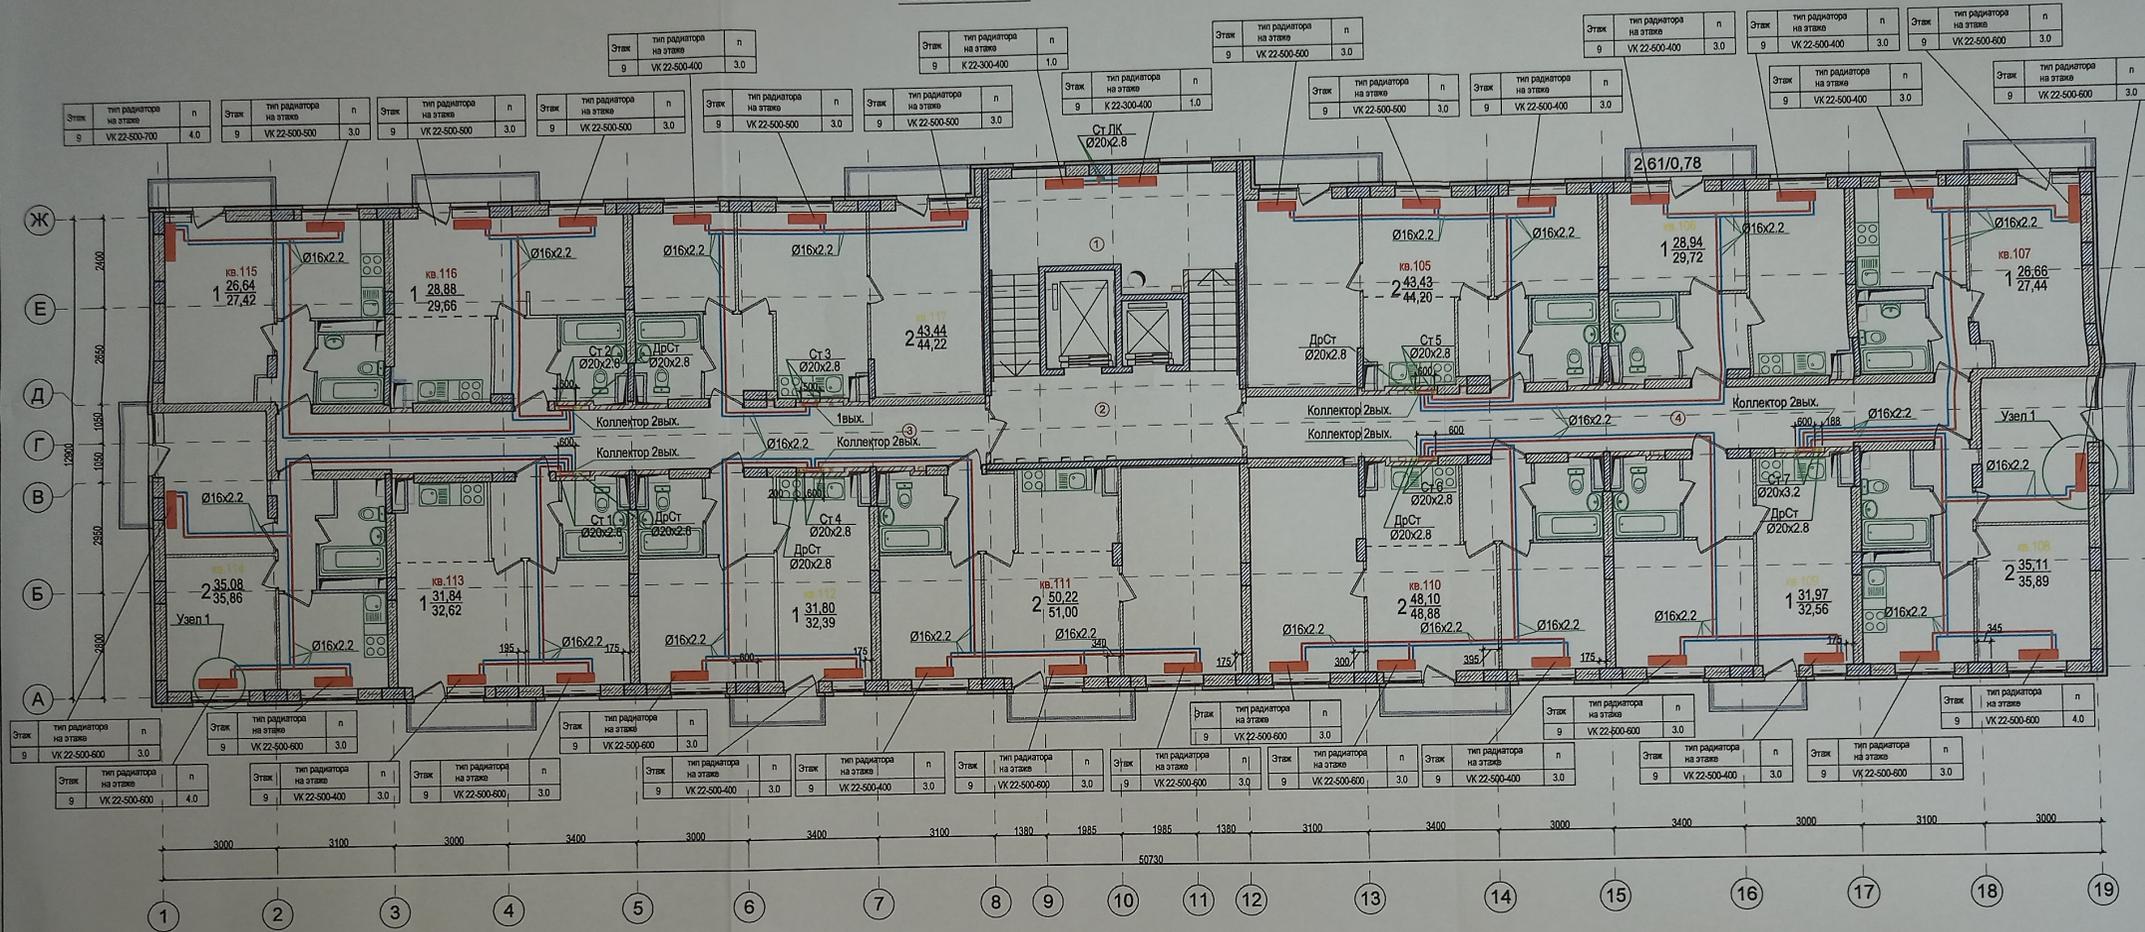

Узел 1

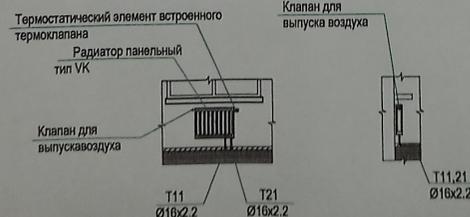


Данный чертеж является исполнительным.
 Отклоненный от проекта по геометрическим параметрам нет.
 Ответственный за производство работ.
 Прораб ООО «ТеплоГазМонтаж» Котляров Н.Ф.
 Гл.инженер Жемчужнов А.Н.


- Примечания
1. Общие указания и условные обозначения см. лист "Общие данные".
 2. В качестве отопительных приборов приняты стальные радиаторы Buderus
 3. Магистральные трубопроводы и стояки на лестничных клетках изолировать.
 4. Состав теплоизоляции см. общие указания и спецификацию.
 5. Длина прибора указана на планах и схемах. n - настройка термостатического вентиля указана на планах и схемах.
 6. Количество и марку фитингов уточнить при монтаже.
 7. На плане трубопроводы условно отнесены от стен здания
 8. Отметки и привязки трубопроводов уточнить по месту
 9. Радиаторы на лестничной клетке установить на высоте не менее 2,2м.

					23-2018-22-0В				
					Многоэтажная жилая застройка на земельном участке по ул. 64-ой Армии, 139 в Кировском районе г. Волгограда (II очередь жилых домов № 21, 22, 23, 24, 25, 26, 27, 28).				
Изм.	№	Лист	№ док.	Подп.	Дата	Внутренние системы отопления, вентиляции Жилой дом № 22	Стадия	Лист	Листов
ГАП		Ливченко			11.21		Р	26	
Разработ.		Пирогов			11.21	Отопление, План 9-этажа, М1:100.	ООО "СЗ"Пересвет-ЮГ"		
Н.Контр.		Ливченко			11.21				

План 10 этажа

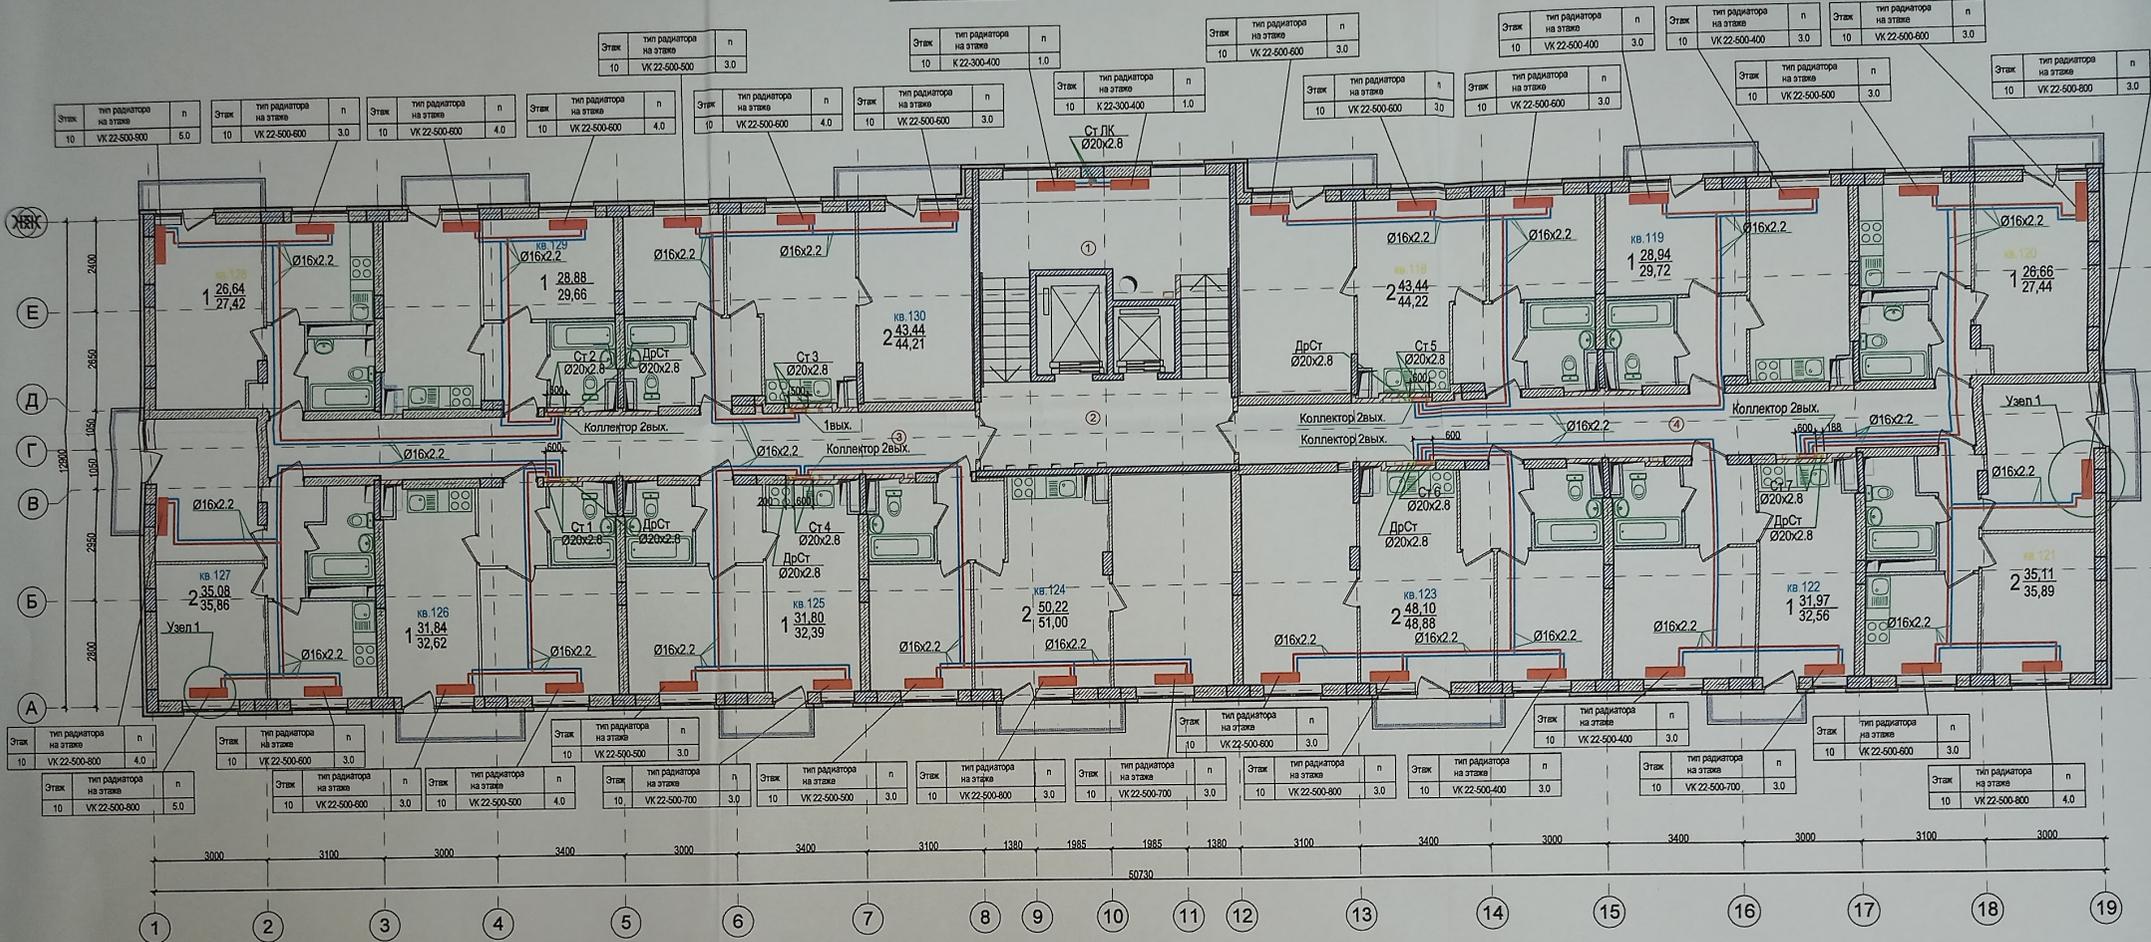

Узел 1

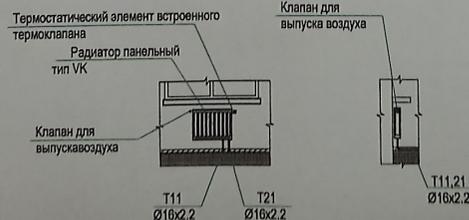

- Примечания
1. Общие указания и условные обозначения см. лист "Общие данные".
 2. В качестве отопительных приборов приняты стальные радиаторы Vindex.
 3. Магистральные трубопроводы и стояки на лестничных клетках изолировать.
 4. Состав теплоизоляции см. общие указания и спецификацию.
 5. Длина прибора указана на планах и схемах. n - настройка термостатического вентиля указана на планах и схемах.
 6. Количество и марку фитингов уточнить при монтаже.
 7. На плане трубопроводы условно отнесены от стен здания.
 8. Отметки и привязки трубопроводов уточнить по месту.
 9. Радиаторы на лестничной клетке установить на высоте не менее 2,2м.

Данный чертеж является исполнительным.
Отклонений от проекта по геометрическим параметрам нет.
Ответственный за производство работ:
Прораб ООО «ТеплоГазМонтаж» Котляров Н.Ф.
Гл.инженер Жемчужнов А.Н.

23-2018-22-0В

Многоэтажная жилая застройка на земельном участке по ул. 64-ой Армии, 139 в Кировском районе г. Волгограда (II очередь жилые дома № 21,22,23,24,25,26,27,28).

Изм.	№уч.	Лист	№док.	Подп.	Дата	Стadia	Лист	Листов
					11.21	Внутренние системы отопления, вентиляции Жилой дом № 22	Р	27
Разработ.	Пирогов				11.21			
Н.Контр.	Ливченко				11.21	Отопление. План 10-этажа. М1:100.		ООО "СЗ"Пересвет-Ю"