

Примечание
 1. Разводка трубопроводов системы отопления квартир предусматривается в конструкции пола.



Данный лист проекта снят с
 исполнительных схем.
 Отклонений от проекта нет.


Прораб Брунцвик А.Ф.

01-2013-3-0В

важные жилые дома №1,2,3,4 по ул. Фадеева
 и/р Красноармейского района Волгограда.

I этап.				Стадия	Лист	Листов
Жилой дом №3.				Р	5	
План 2-9-го этажа.						
ГИП	Молчанова	07.16				
Разраб.	Чайковская	07.16				
Разраб.	Платунова	07.16				
Разраб.	Рябущенко	07.16				
Н. контр.	Ступенюко	07.16				


Проектная группа
 ОАО "ЭЖБИК"
 г. Волгоград

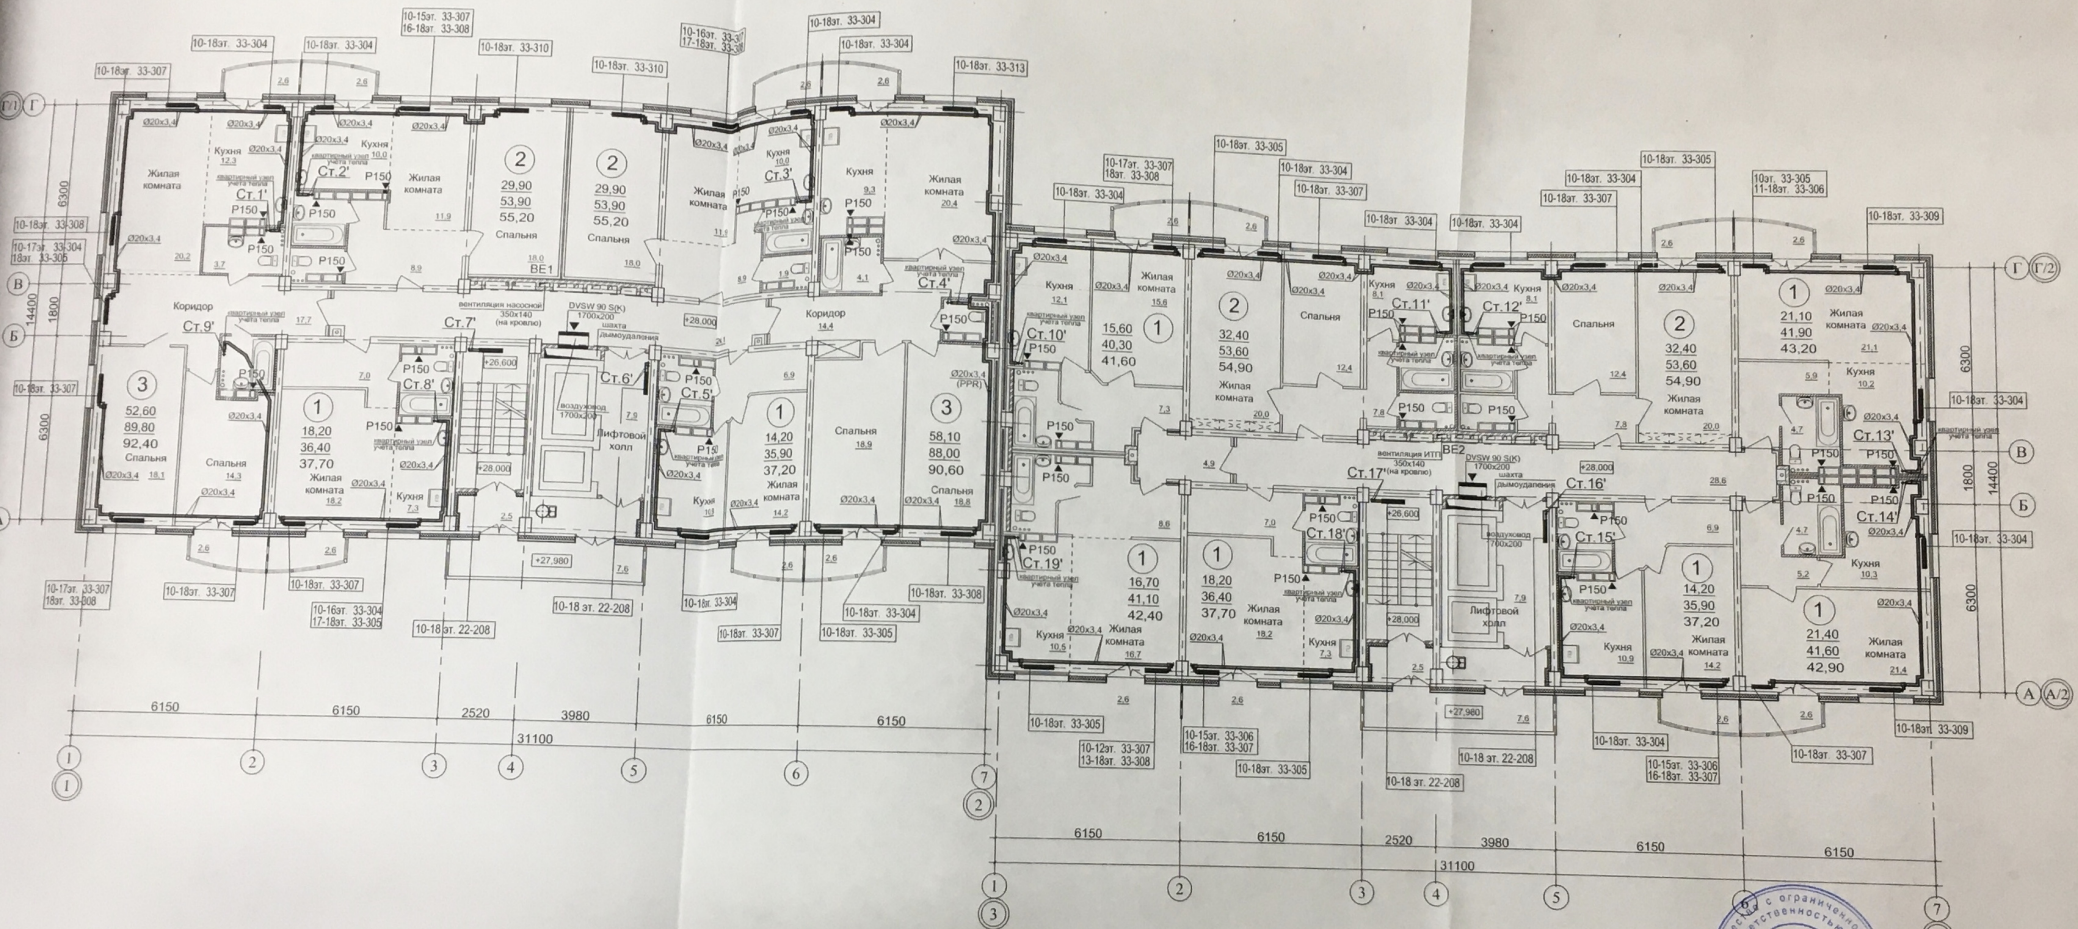

Примечание.
 1. Разводка трубопроводов системы отопления квартир предусматривается в конструкции пола.

Данный лист проекта считать
 исполнителем схем.
 Отклонений от проекта нет.


Прораб
 Бруншик А.Ф.

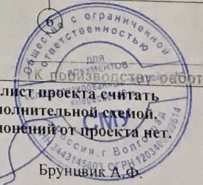


01-2013-3-0В

Многоэтажные жилые дома №1,2,3,4 по ул. Фадеева
 603 м/р Красноармейского района Волгограда.

ГИП	Молчанова	07.16	I этап. Жилой дом №3.	Старший	Листов	
Разраб.	Айиковская	07.16		Р	6	Листов
Разраб.	Платунова	07.16				
Разраб.	Рабученко	07.16				
Н. контр.	Ступченко	07.16				
Проектная группа ОАО "ЭЖБМК" г. Волгоград						

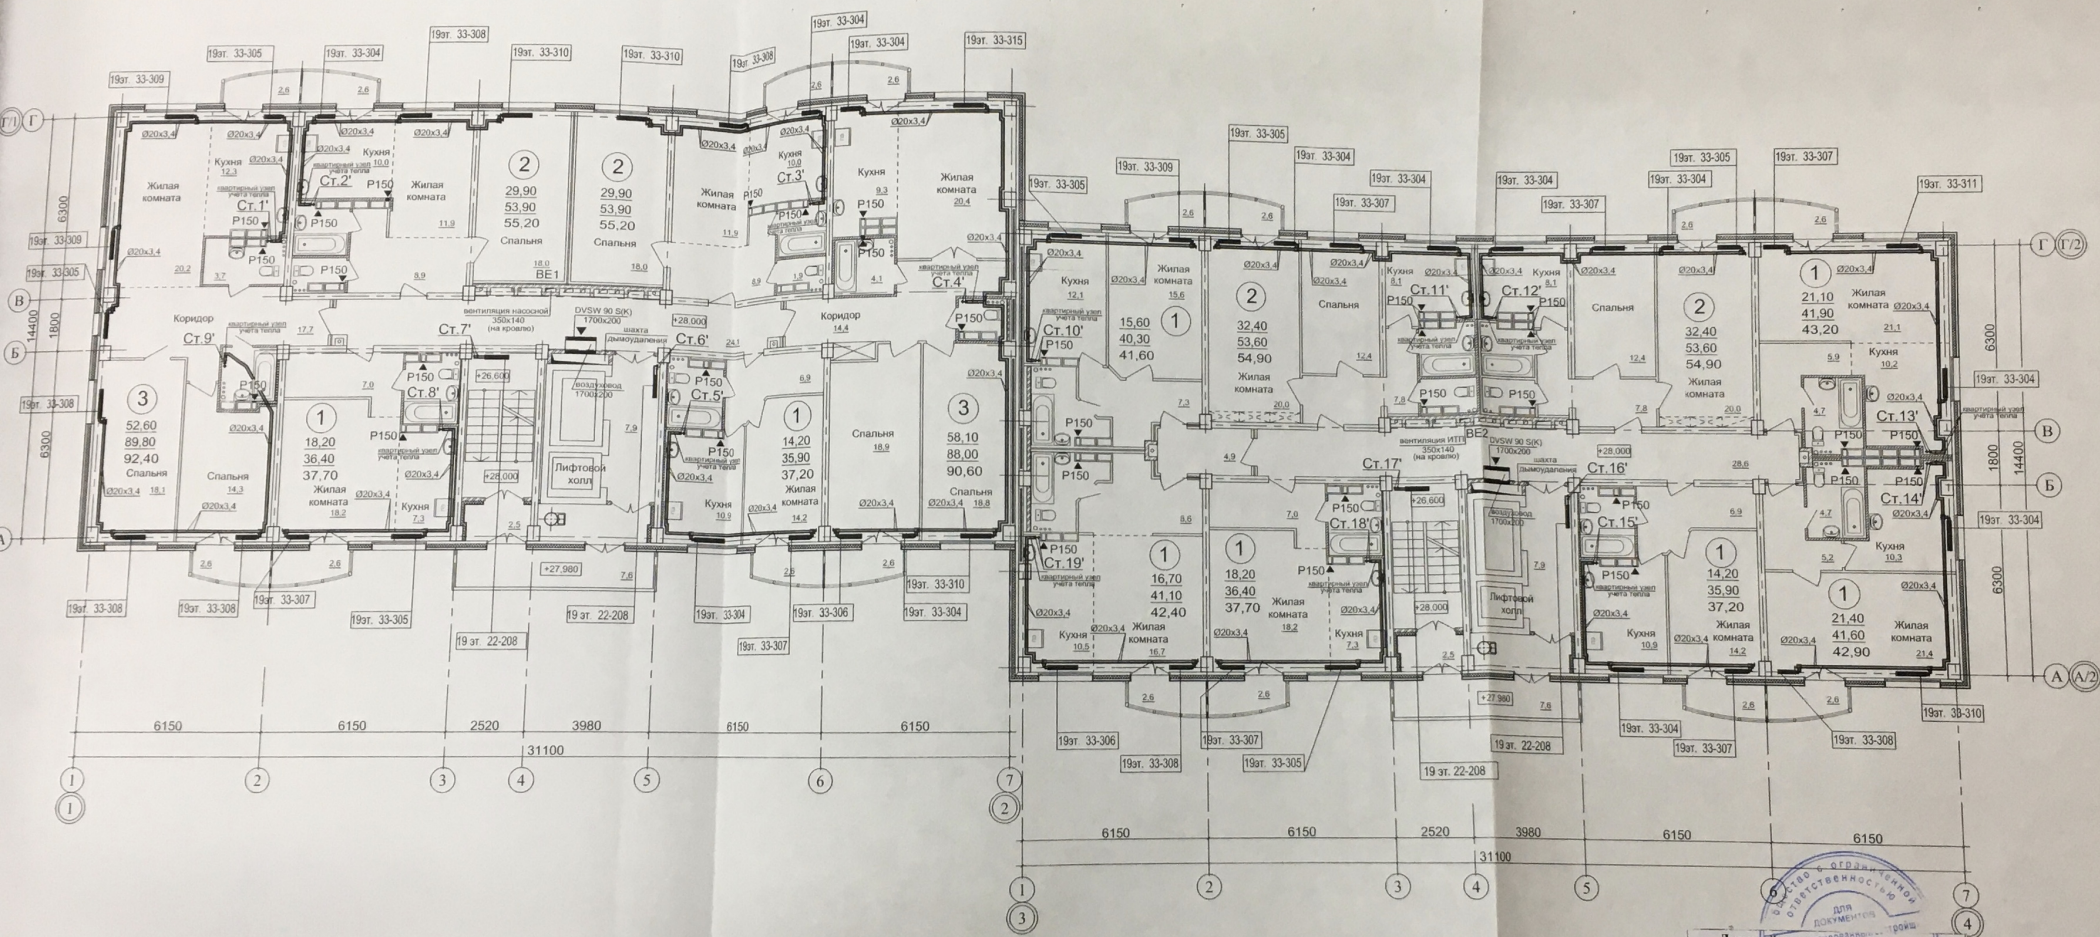

Примечания.
 1. Разводка трубопроводов системы отопления квартир предусматривается в конструкции пола.

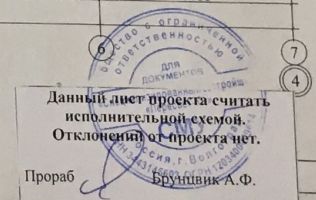

Данный лист проекта считать
 исполнительной схемой.
 Отклонений от проекта нет.


Прораб Бруншвик А.Ф.

01-2013-3-ОВ

Изм.	Ком.уч.	Лист	№подл.	Подпис.	Дата	Этап	Стадия	Лист	Лист
ГИП	Молчанова				07.16	1 этап. Жилый дом №3.	Р	7	Лист
Разраб.	Чайковская				07.16				
Разраб.	Платунова				07.16	План 19-го этажа	Р	7	Лист
Разраб.	Рабученко				07.16				
Н. контр.	Ступченко				07.16				

этажные жилые дома №1,2,3,4 по ул. Федеевской в с/п/р Красноармейского района Волгограда.

Проектная группа
 ОАО "ЭЖБ"

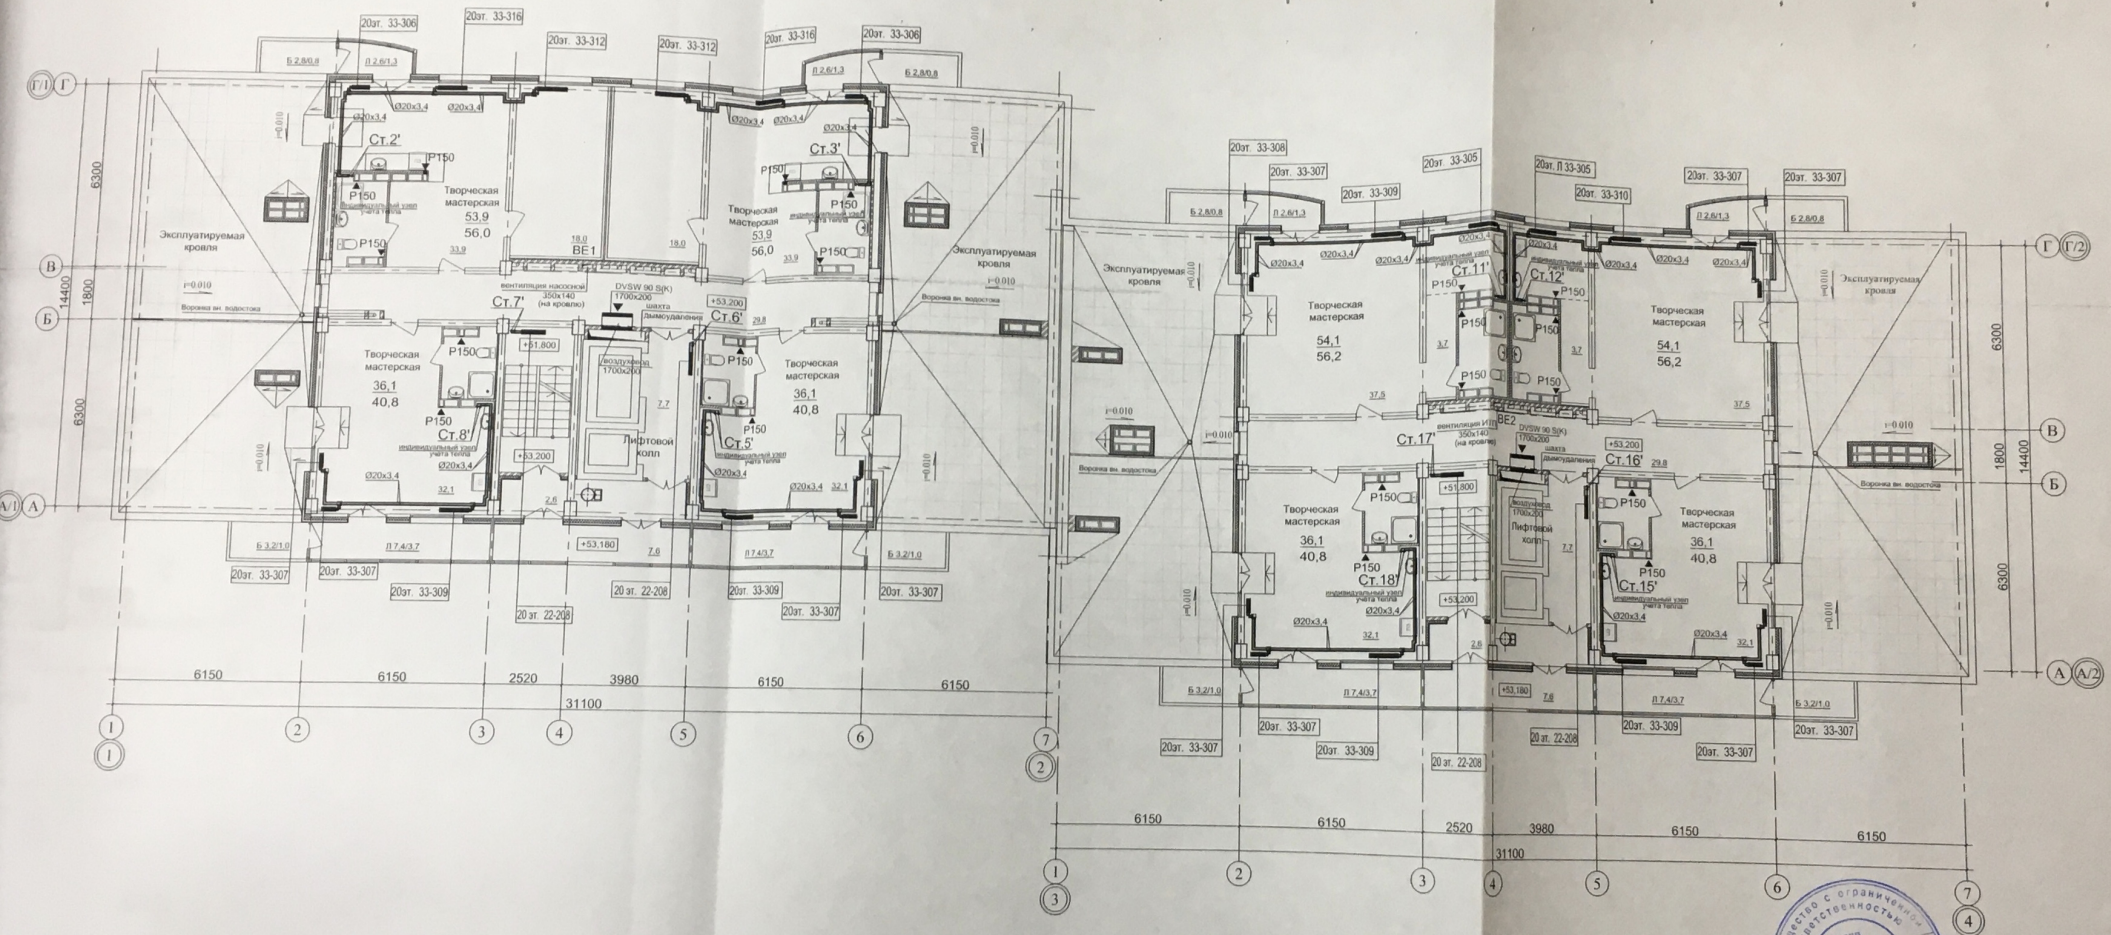

Примечание.
 1. Разводка трубопроводов системы отопления квартир предусматривается в конструкции пола.

Данный лист проекта считать
 исполнительной схемой.
 Отклонений от проекта нет.

Прораб **Брущев А.Ф.**

01-2013-3-0В


этажные жилые дома №1,2,3,4 по ул. Фадееев
 М/р Красноармейского района Волгограда.

№ п/п	Должность	Имя	Подпись	Дата
1	ГИП	Моганова	<i>[Signature]</i>	07.16
2	Разраб	Айювская	<i>[Signature]</i>	07.16
3	Разраб	Платунова	<i>[Signature]</i>	07.16
4	Разраб	Рябученко	<i>[Signature]</i>	07.16
5	Н. контр.	Ступченко	<i>[Signature]</i>	07.16


И этап.
 Жилой дом №3.

План на отм. +53,200.

Проектная группа
 ОАО "ЭЖБК"
 г. Волгоград

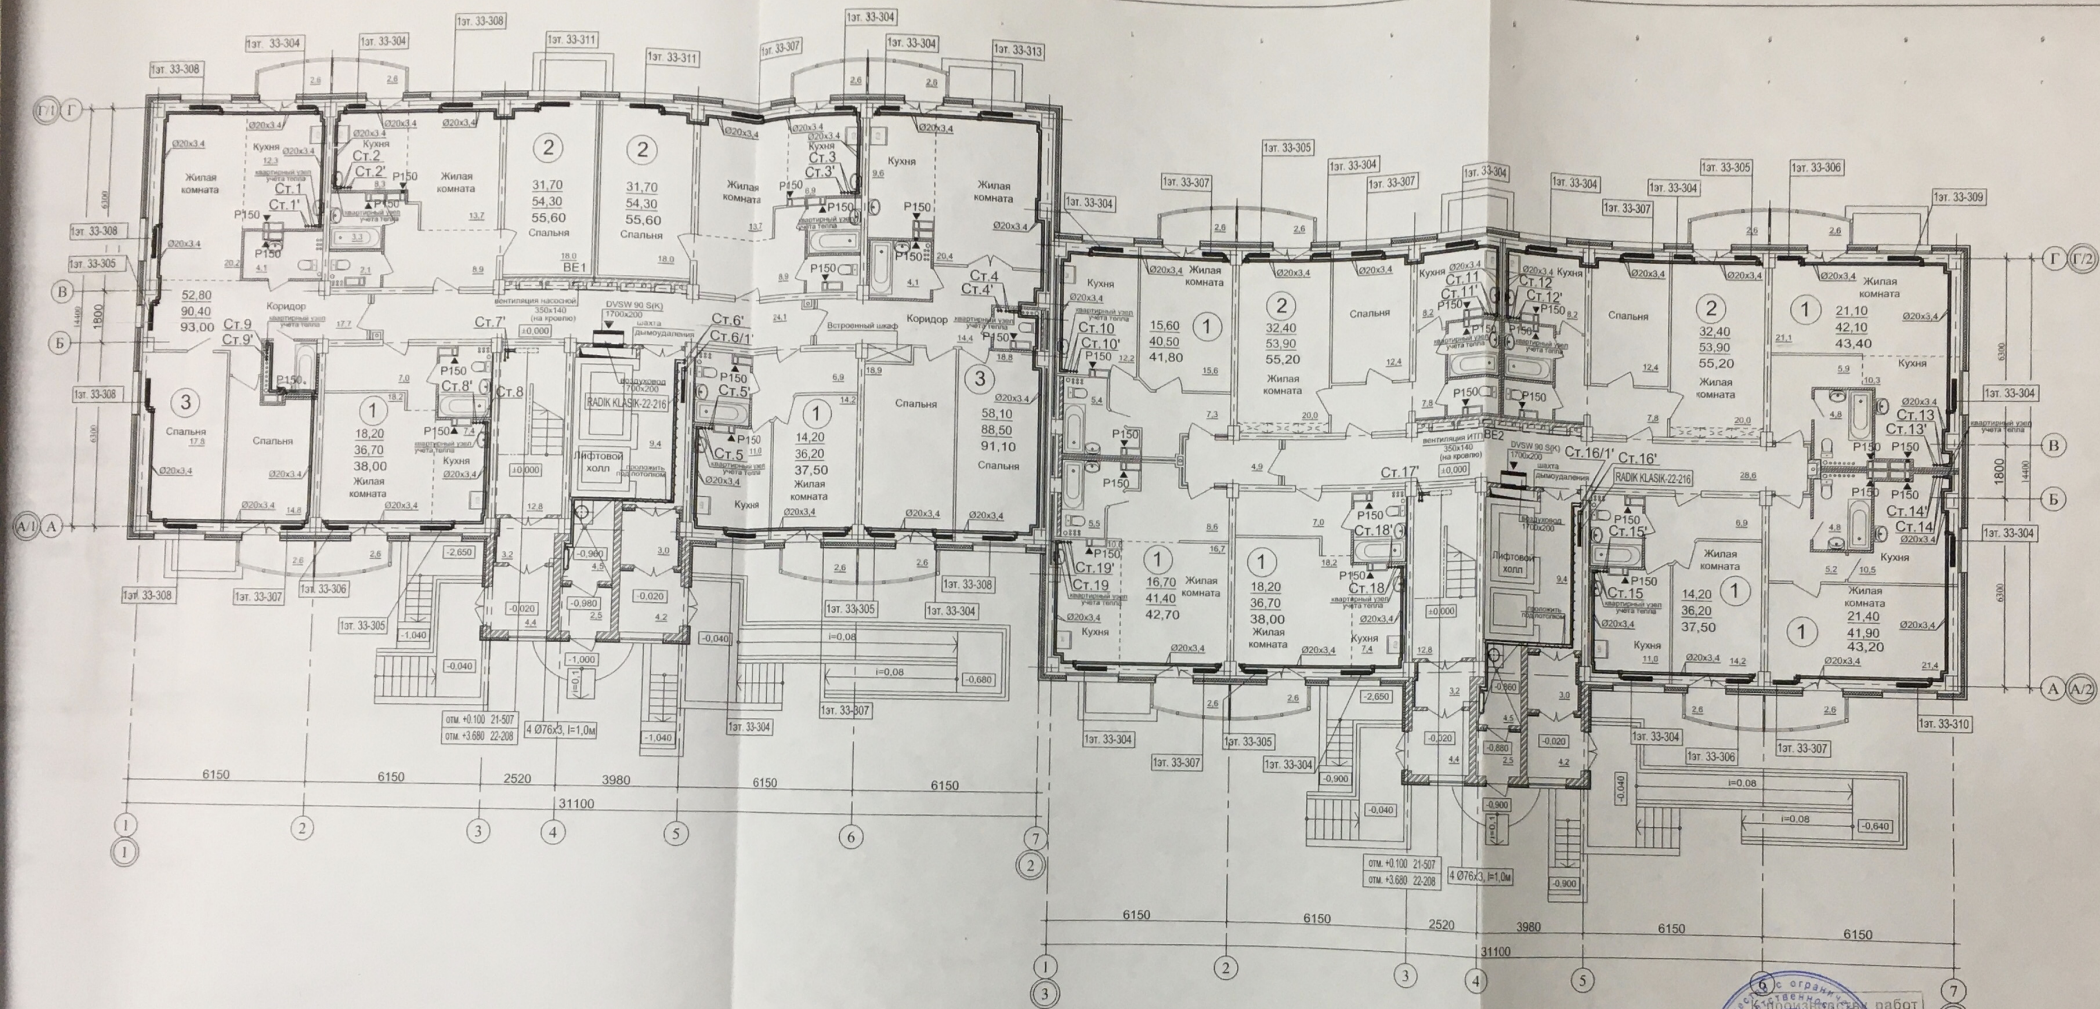

 Примечание.
 1. Разводка трубопроводов системы отопления квартир предусматривается в конструкции пола.


 Данный лист проекта считать
 исполненным по форме:
 Отклонений от проекта нет.
 14.09.2013 ОГРН 1234567890
 Прораб Брунвик А.Ф.

01-2013-3-0В		
многоэтажные жилые дома №1,2,3,4 по ул. Фадеева в 603 м/р Красноармейского района Волгограда.		
I этап. Жилой дом №3.		
Стация	Лист	Листов
P	4	Листов
План 1-го этажа.		
Разраб.	И.Тлатунова	07.16
Разраб.	Рябущенко	07.16
Н.контр.	Ступенко	07.16
Проектная группа ОАО "ЗЖБИК" г. Волгоград		