


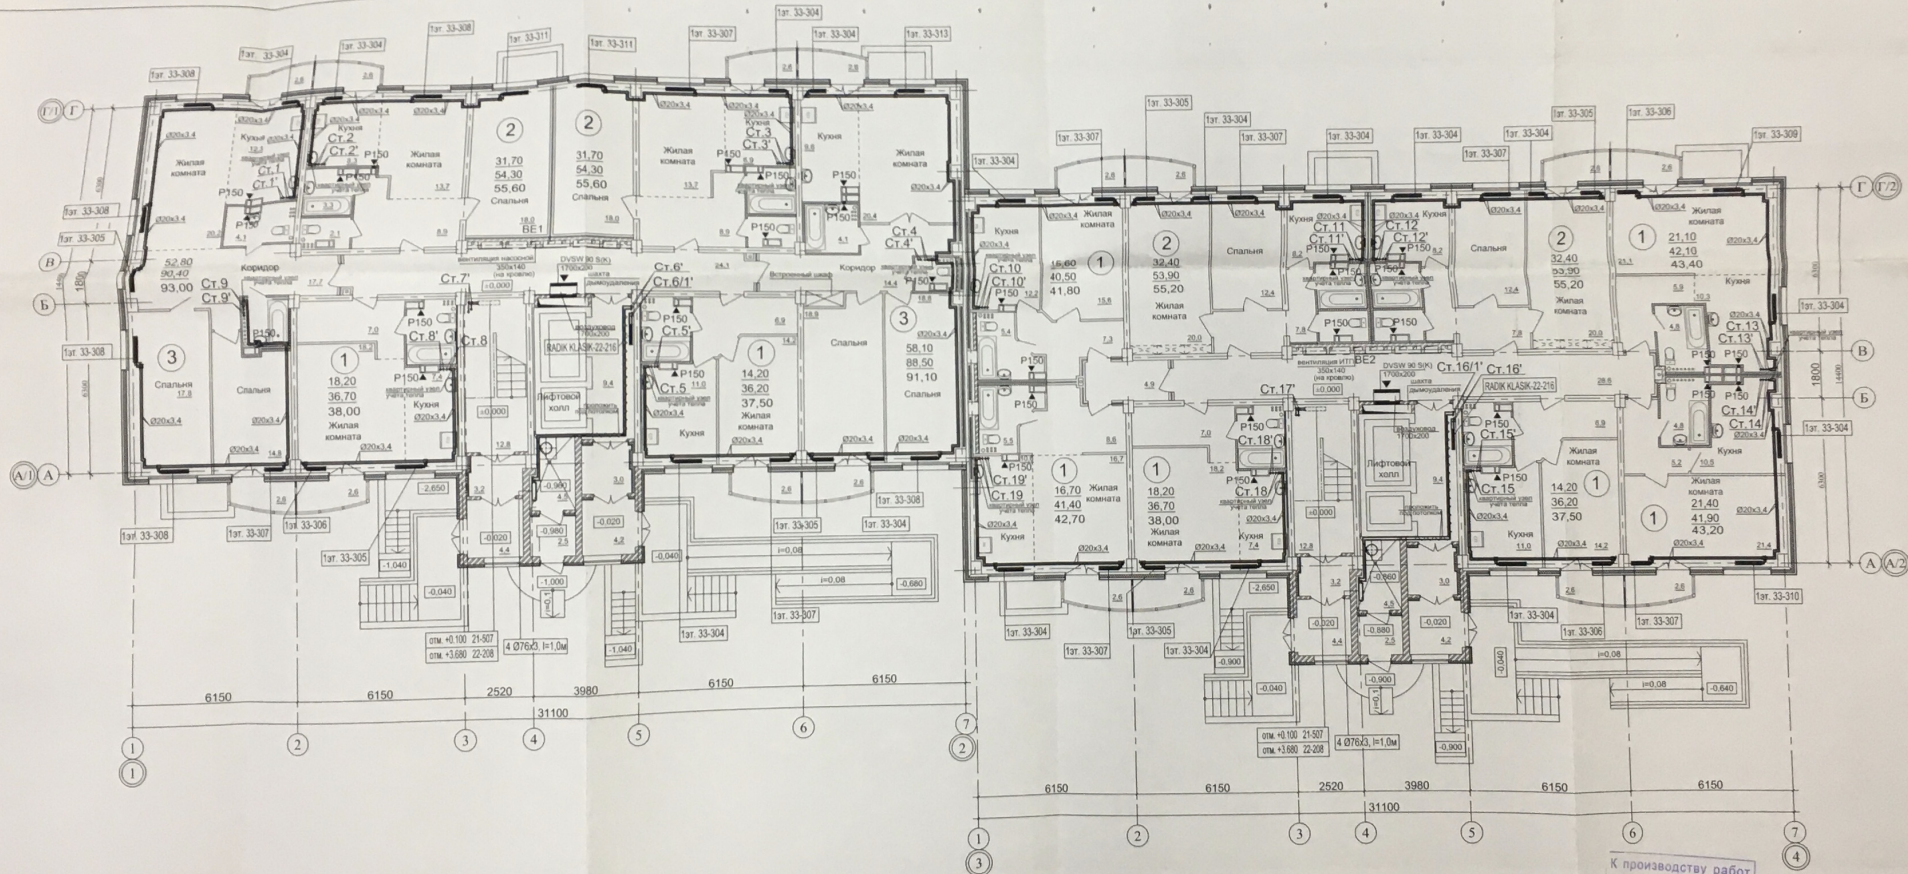

Примечание.

1. Разводка трубопроводов системы отопления квартир предусматривается в конструкции пола.

К производству работ

Начальник

С.А. Сидоркин

20.12.16

01-2013-2-OB

Многоэтажные жилые дома №1,2,3,4 по ул. Фадеева в 603 мр Красноармейского района Волгограда.


Изм.	Кол. у.	Лист	Ниж.	Подписи	Дата
1	Зам.	12	16		
Гипр.	Молчанова	07	16		
Разр.	Найковская	07	16		
Разр.	Дмитриева	07	16		
Разр.	Руденко	07	16		
Н. впр.	Степанов	07	16		

1 этап.

Жилой дом №2

План 1-го этажа.

Стадия	Лист	Листов
Р	4	
Проектная группа ОАО «Сибирь» г. Волгоград		

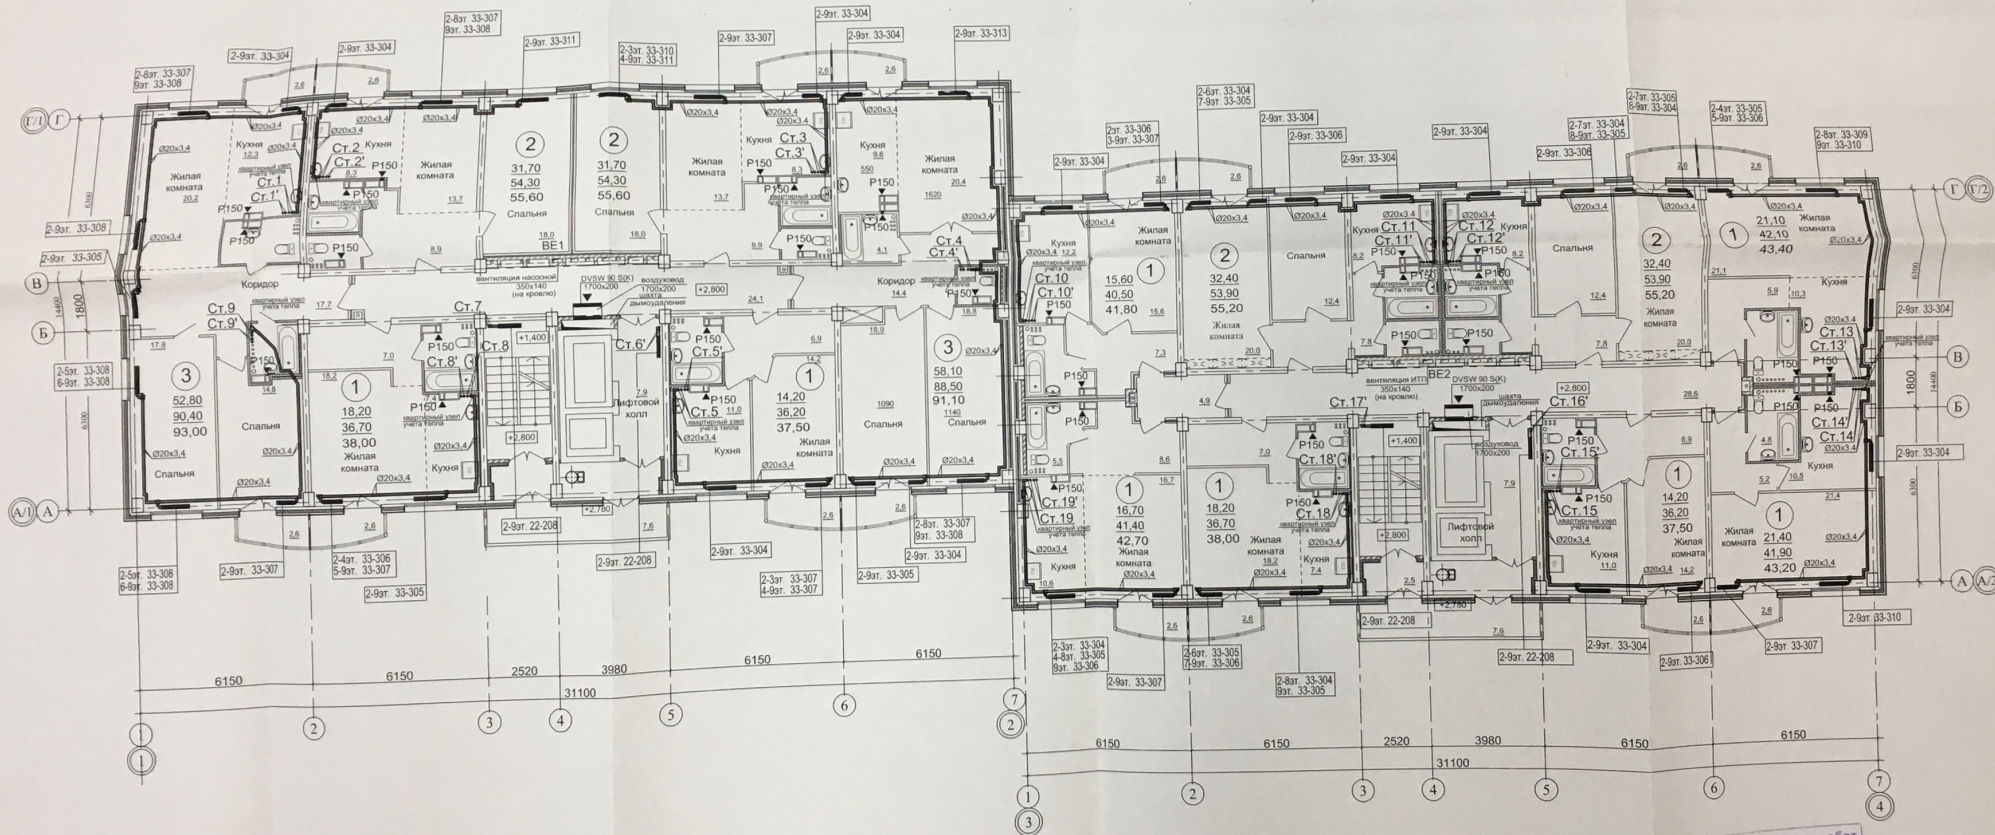


Примечание.
1. Разводка трубопроводов системы отопления квартир предусматривается в конструкции пола.

К производству работ
начальник
ОКС ОАО «ЭЖБЕК»
06.06.16

01-2013-2-ОВ

Многоэтажные жилые дома №1,2,3,4 по ул. Фадеева
в 603 м/р Красноармейского района Волгограда.

Изм.	Кор.	Лист	Ниж.	Полн.	Дата	Статус	Лист	Листов
1	Зам.	12	16			1 этап.	Р	5
Гипр.	Молчанова	07.16				Жилой дом №2.		
Разраб.	Майжосова	07.16						
Разраб.	Попов	07.16						
Разраб.	Рыжов	07.16						
Н. контр.	Ступченко	07.16				План 2-го этажа.		
							Проектная группа ОАО «ЭЖБЕК» г. Волгоград	

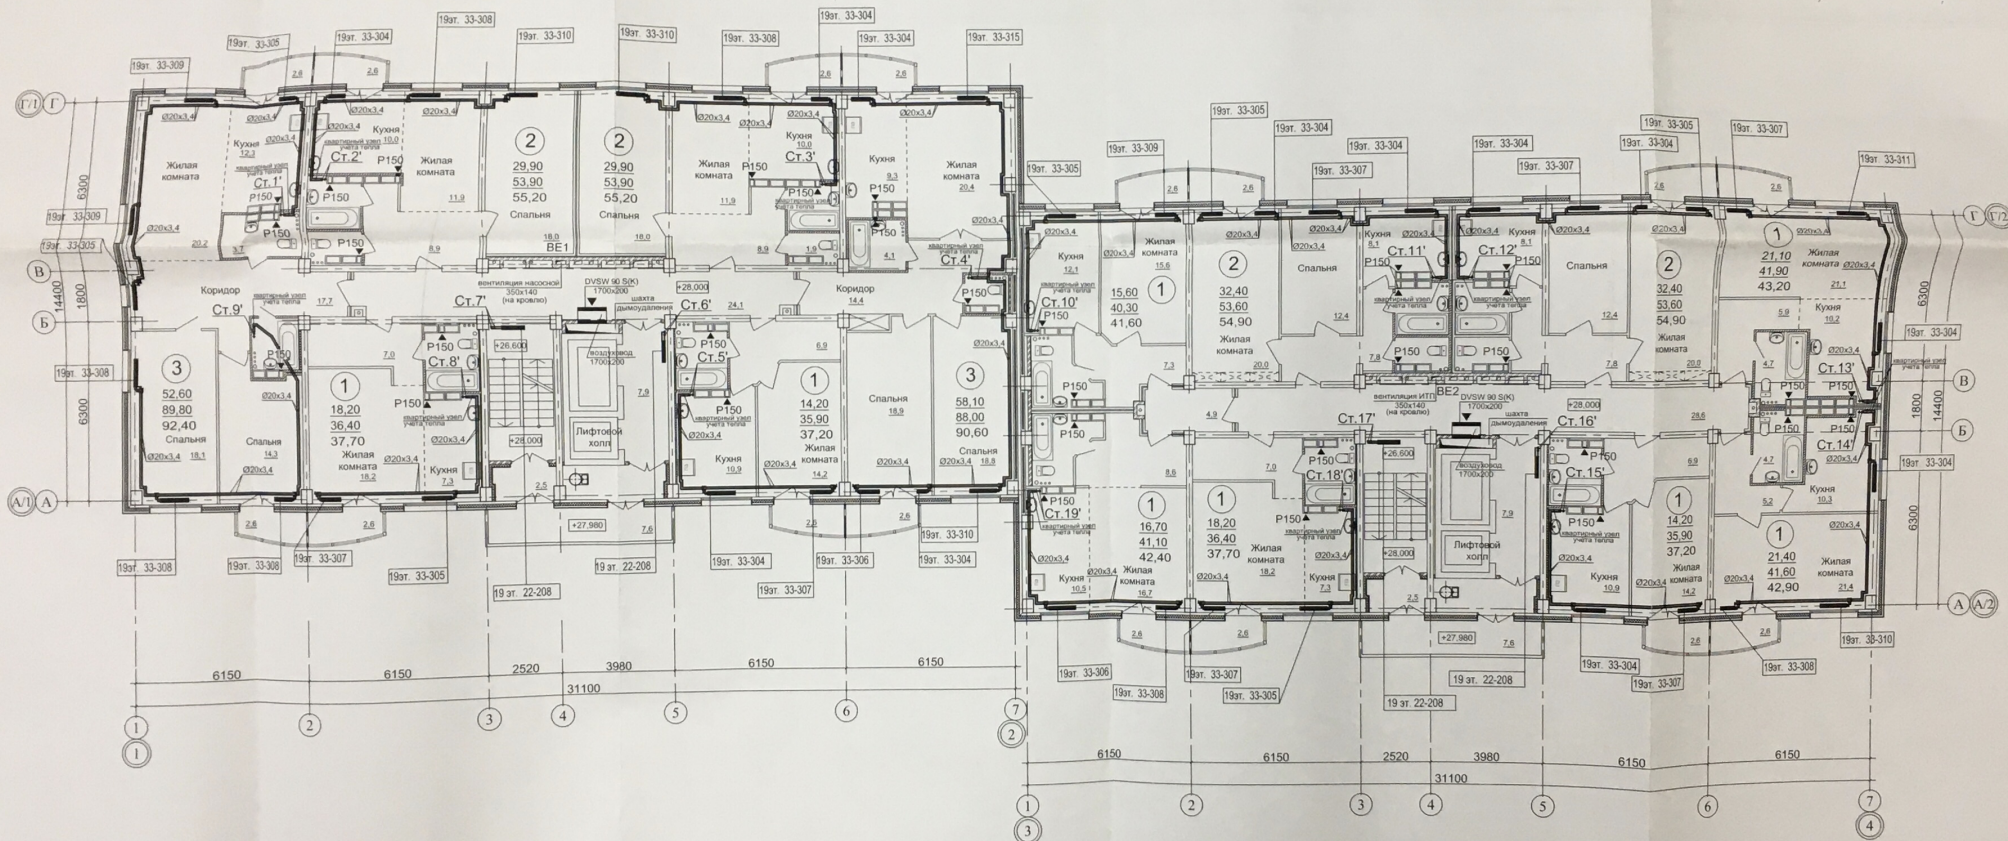

Примечание.
1. Разводка трубопроводов системы отопления квартир предусматривается в конструкции пола.

К производству работ
Начальник
ОАО «ЭЖБМ»

Изм.	Возв.	Лист	Испол.	Полном.	Дата
1		Зам.			07.16
2		Лист			07.16
3		Лист			07.16
4		Лист			07.16
5		Лист			07.16
6		Лист			07.16
7		Лист			07.16



01-2013-2-ОВ

Многоэтажные жилые дома №1,2,3,4 по ул. Фадеева
в 603 мкр Красноармейского района Волгограда.

1 этаж. Жилой дом №2.

План 19-го этажа

Проектная группа
ОАО «ЭЖБМ»
г. Волгоград

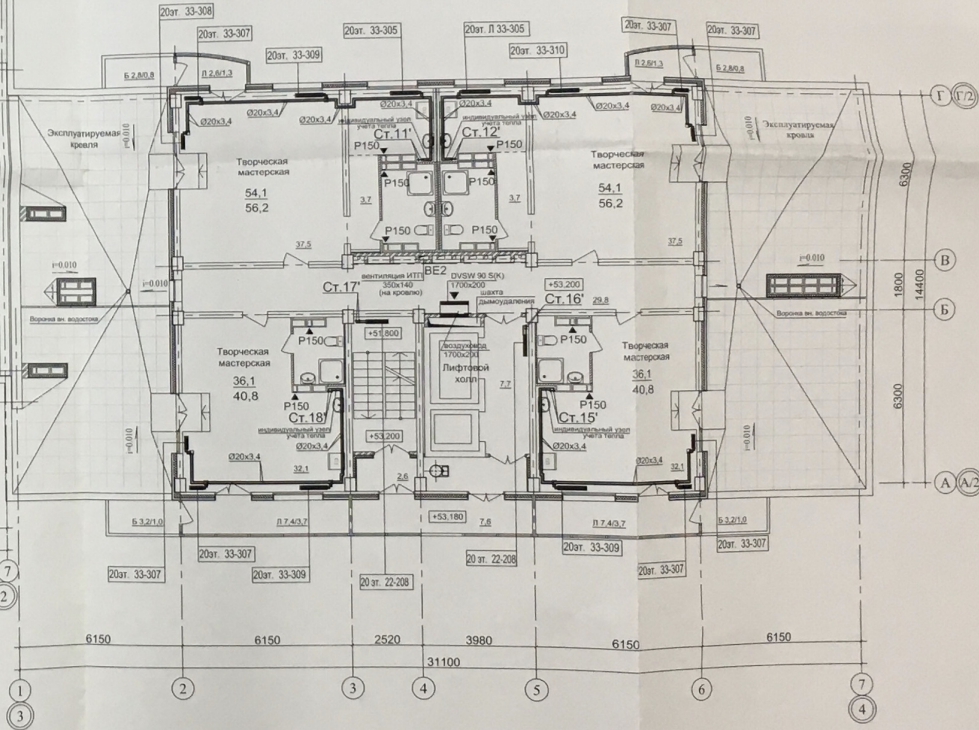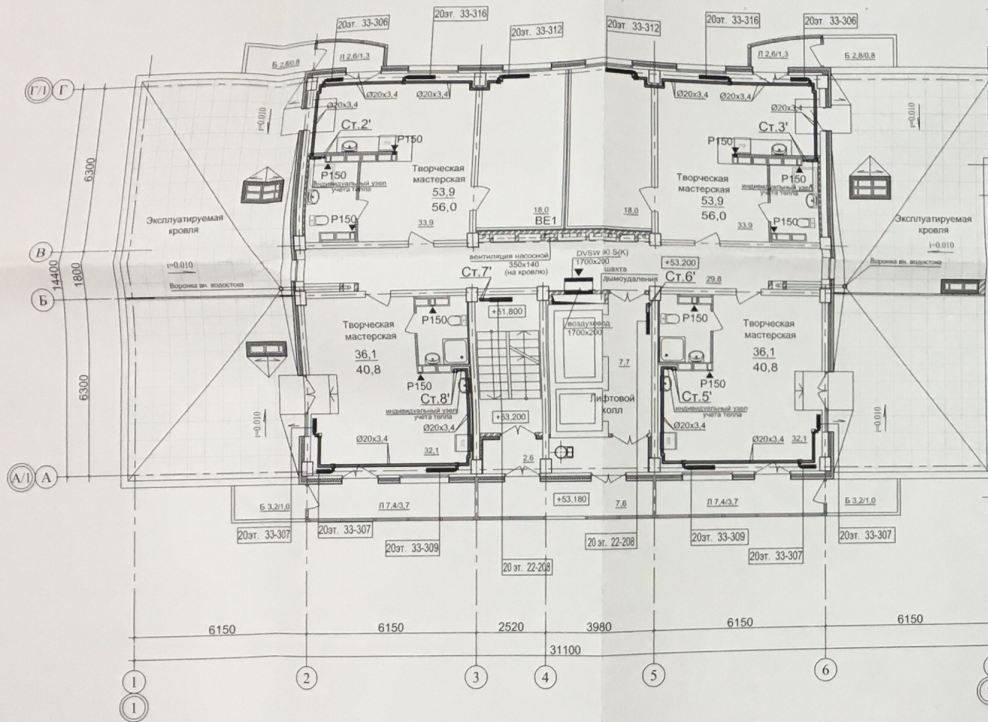

Примечание.

1. Разводка трубопроводов системы отопления квартир предусматривается в конструкции пола.

«производство работ»
Начальник
ОАО «ЭЖСК»
18.12.16

№	Вид	Зам	Дата
1	Зам	18.12.16	12.16

Имя	Кол	Лист	Подпись	Дата
ГМП	Молчанова	18.12.16	18.12.16	12.16
Разр	Молчанова	18.12.16	18.12.16	12.16
Разр	Рябенко	18.12.16	18.12.16	12.16
Разр	Рябенко	18.12.16	18.12.16	12.16
Н.контр	Ступенико	18.12.16	18.12.16	12.16

01-2013-2-ОВ

Многоэтажные жилые дома №1, 2, 3, 4 по ул. Фадеева в 603 мкр Красноармейского района Волгограда.

I этап.
Жилый дом №2.

План на отм. +53.200.

Стадия	Лист	Листов
Р	8	

Проектная группа
ОАО «ЭЖСК»
г. Волгоград