



План 1-20 этажа с системами
В1, В2, Т3, Т4, К1, К2

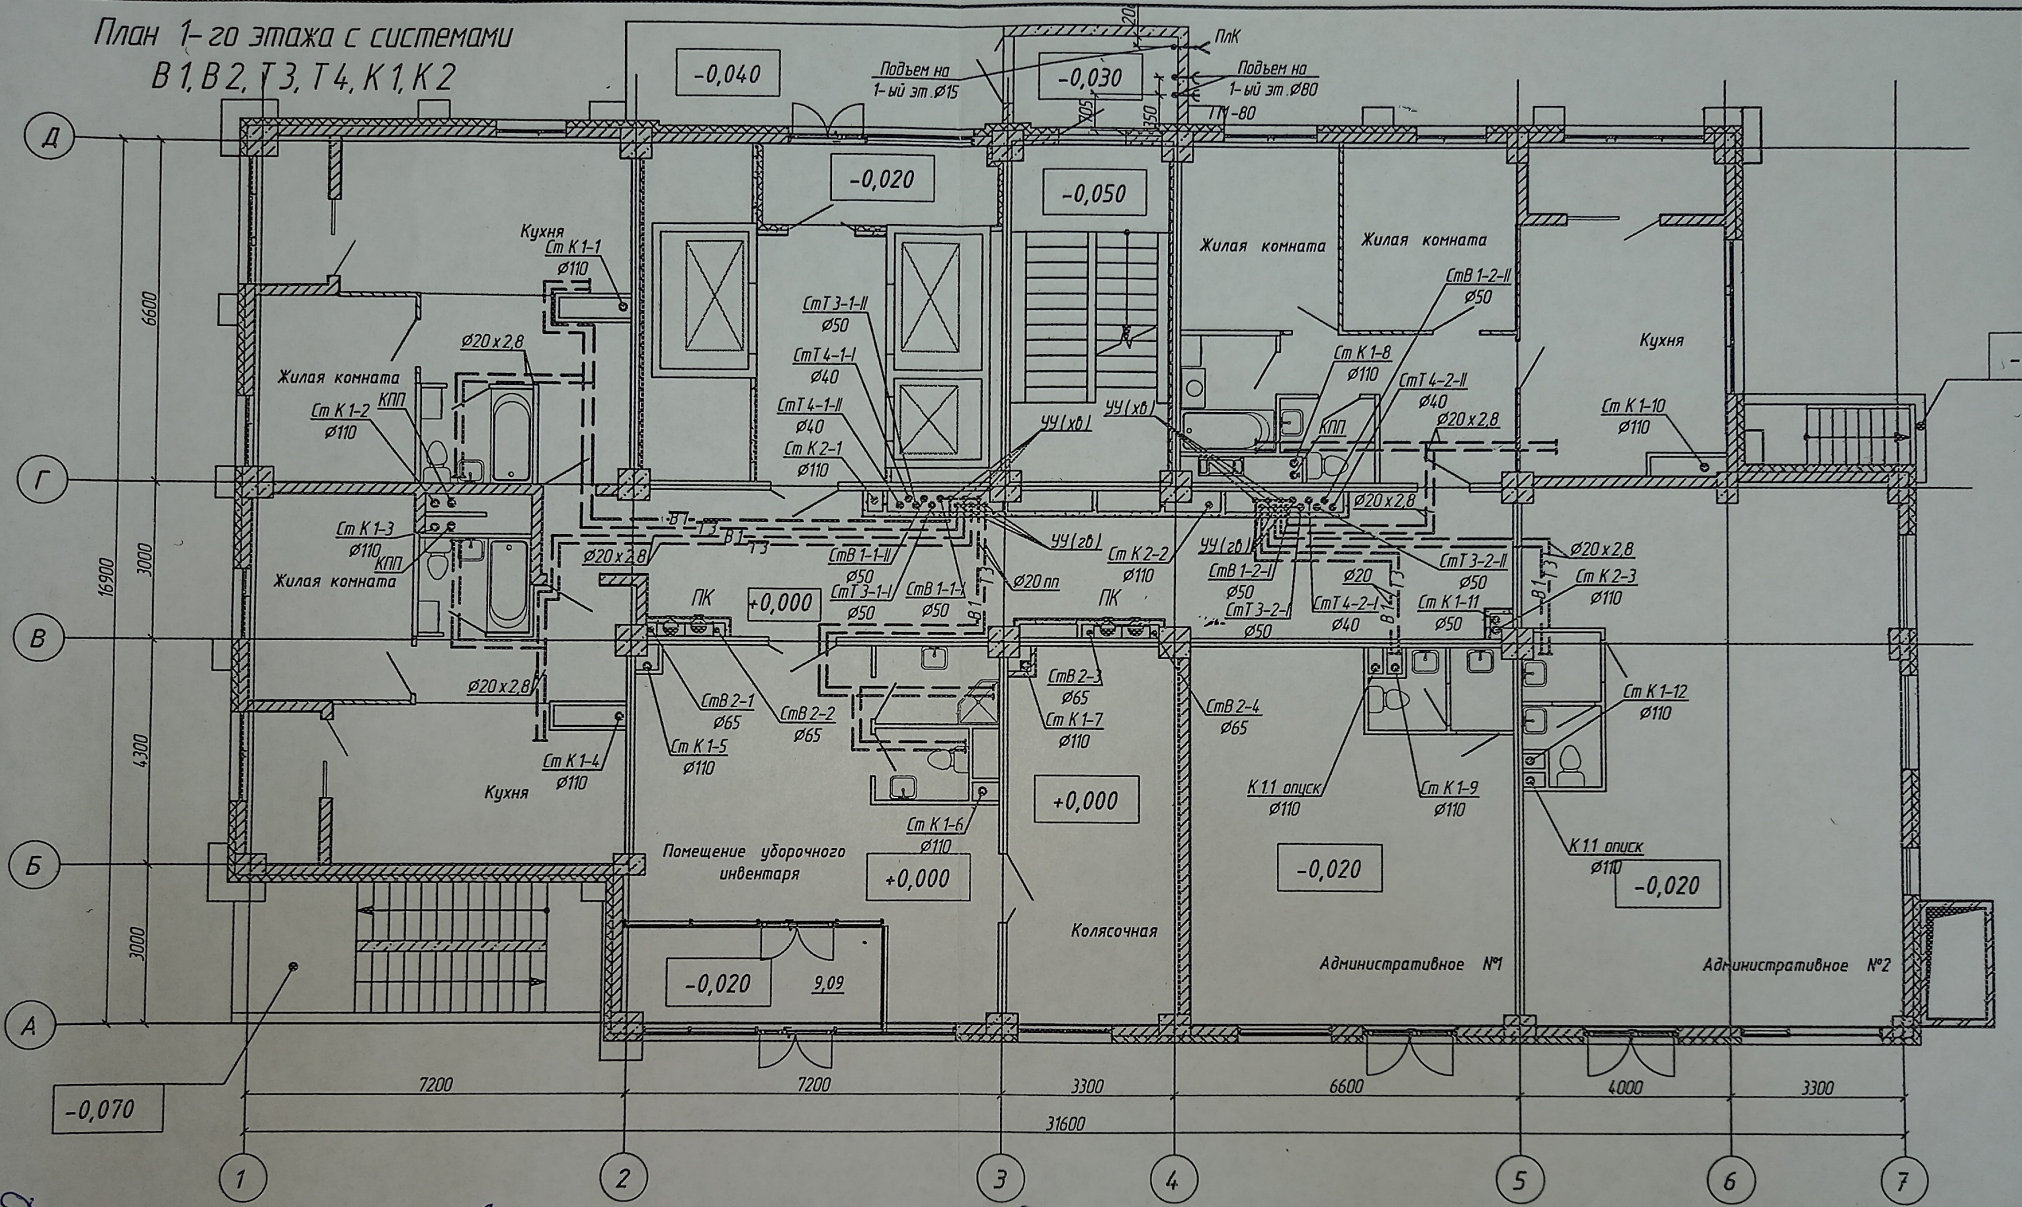


Данная схема является исполнительской
Исполнитель ООО "Теплоинформсервис"
Денисов В.Н.
Буров Леонид А.В.

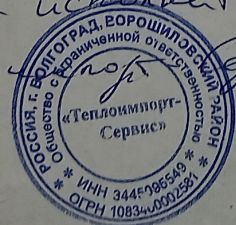

						4-19-1-ВК			
						Жилой комплекс в квартале 05_08_020 по ул. Профсоюзная в Ворошиловском районе г. Волгограда			
1	-	Зам.	34-21		04.21	1 этап Жилой дом №1 * Корректировка	Стация	Лист	Листов
Изн.	Кол.уч.	Лист	№ док.	Подпись	Дата		Р	6	
Разработал	Горбатенкова		04.21						
Проверил	Ярмошеч		04.21						
						План 1-го этажа с системами В1, В2, Т3, Т4, К1, К2	 ООО "КЖ-ПРОЕКТ"		
Утвердил	Шкурка		04.21						
Н. контр.	Ярмошеч		04.21						


План 2-12-го этажа с системами
В1, В2, Т3, Т4, К1, К2

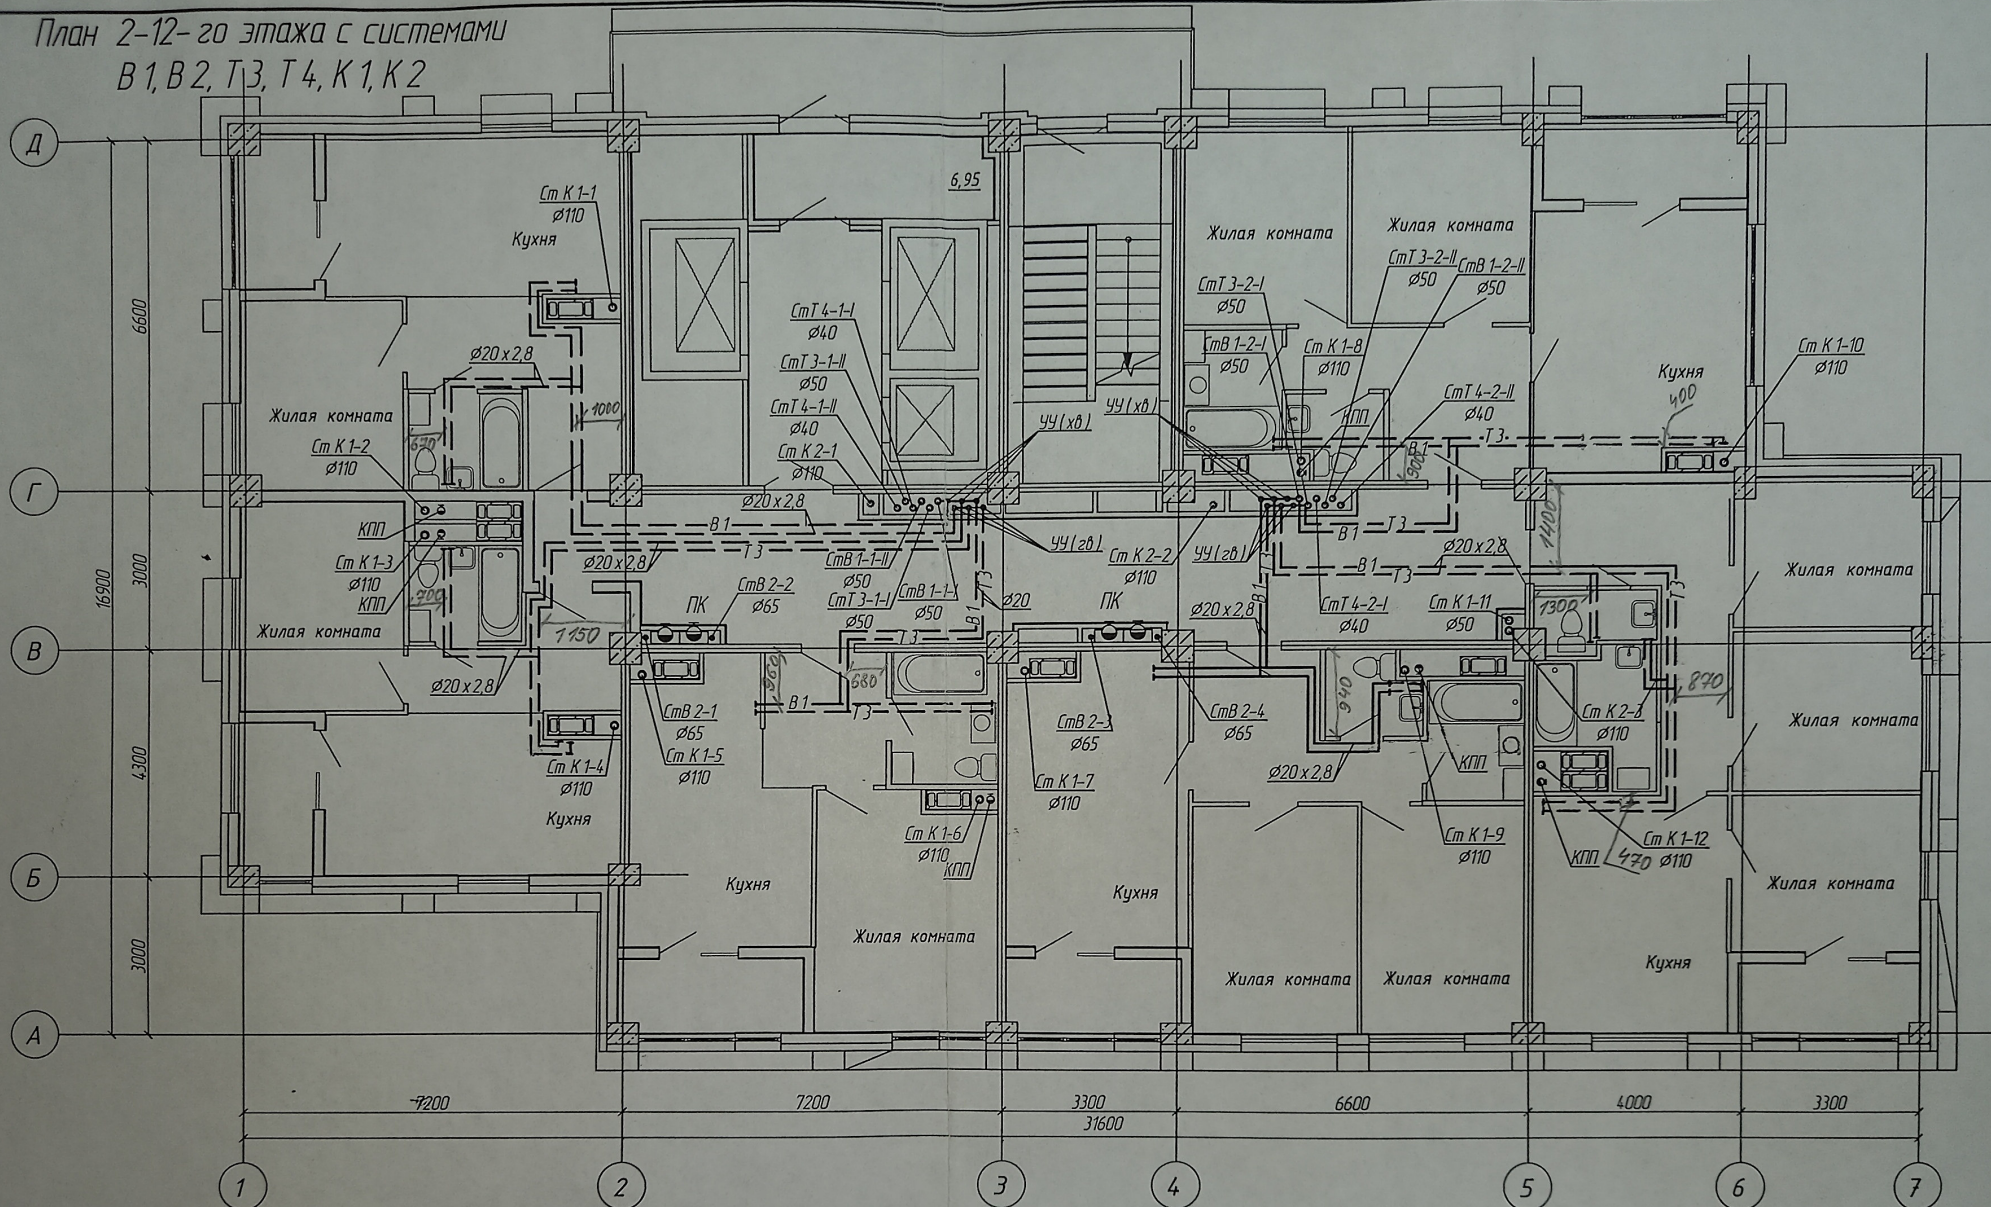

Данная схема является исполнительной
Знавший инженер ООО "Теплоинвест-Сервис"
Венников В.М.
Проект Леонтьев А.А.

4-19-1-ВК					
1	-	Зам	34-21	Подпись	04.21
Изм.	Кол. чч	Лист	№ док	Подпись	Дата
Разработал	Горбатенко	Подпись	04.21		
Проверил	Ярмошеч	Подпись	04.21		
1 этап Жилой дом №1 Корректировка					
План 2-12-го этажа с системами В1, В2, Т3, Т4, К1, К2					
ООО "КЖ-ПРОЕКТ"					

План 13-18-го этажа с системами
В1, В2, Т3, Т4, К1, К2

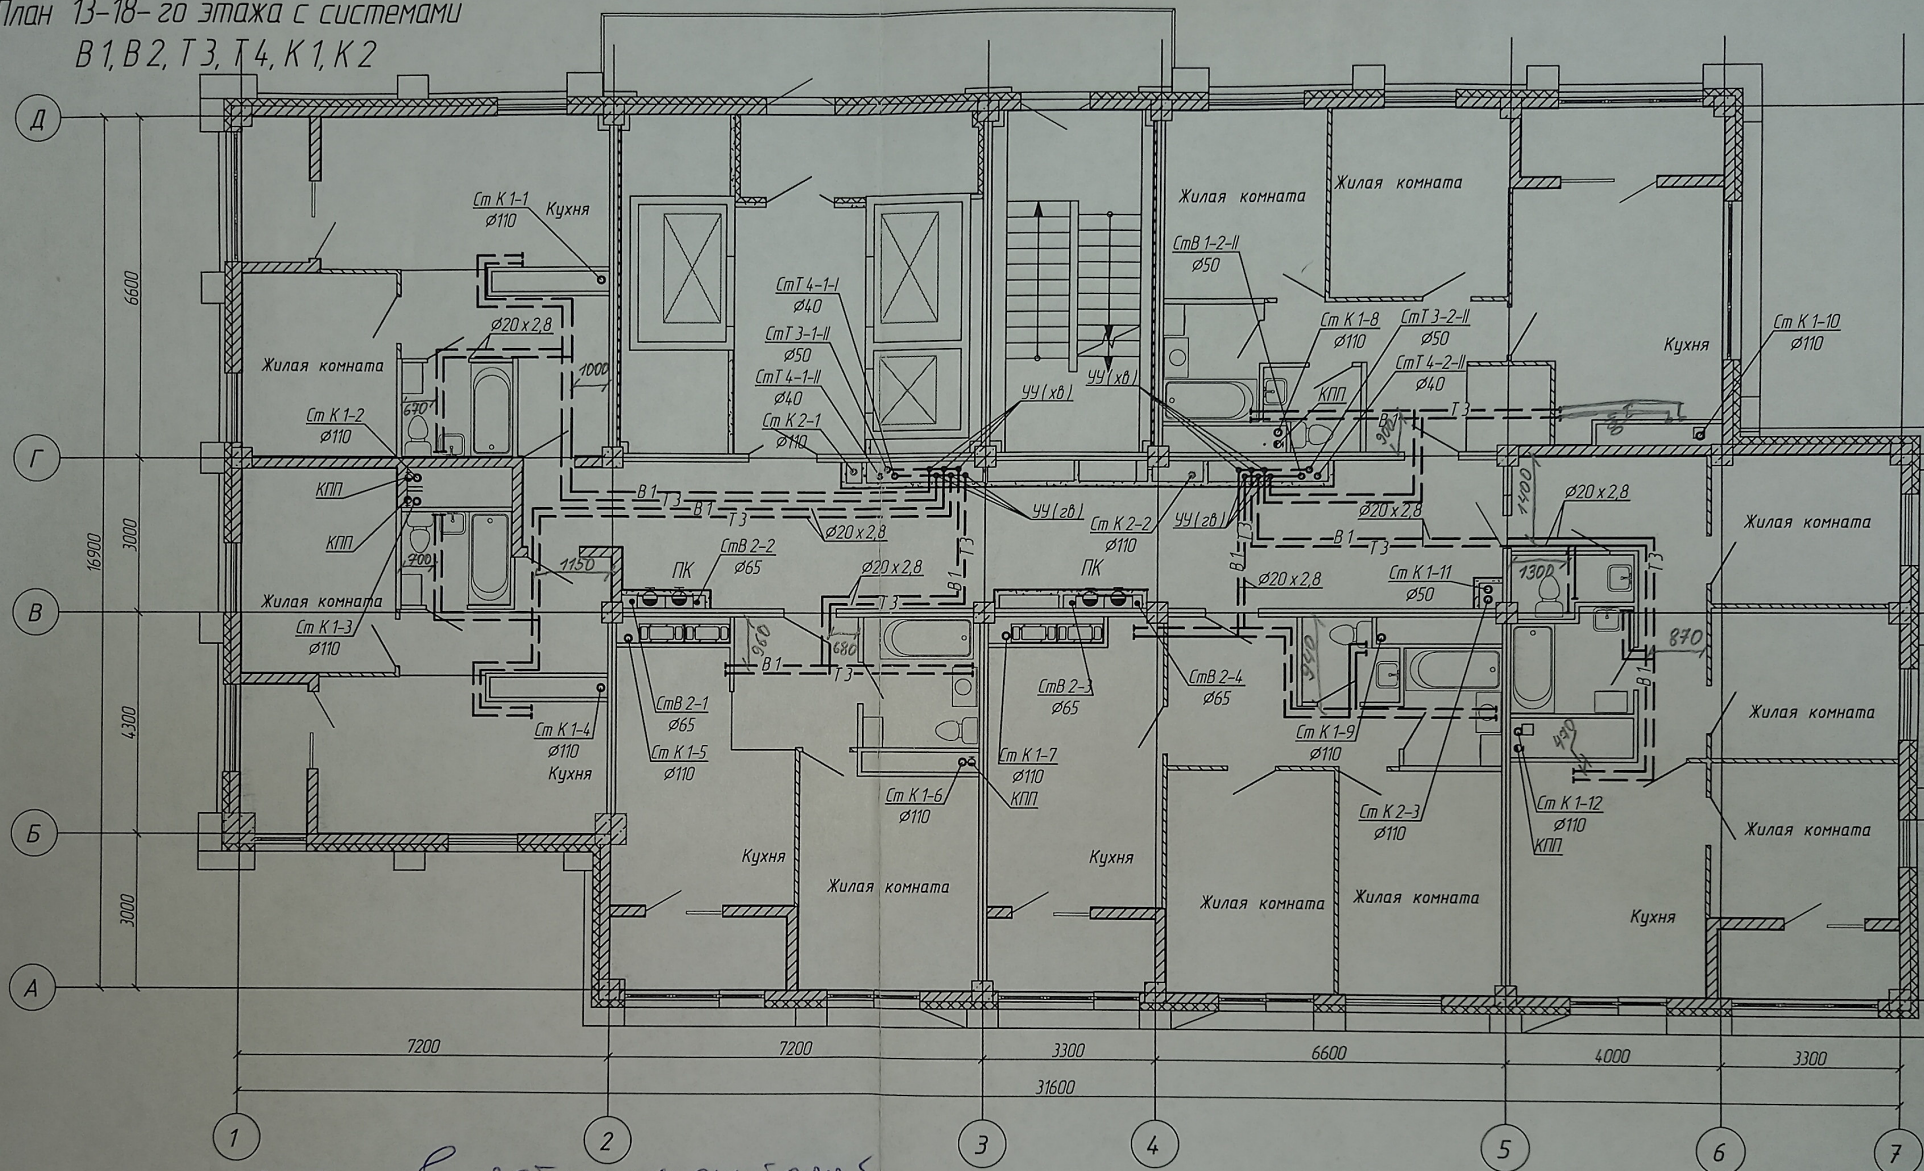

Данная схема является исполнительной
главного инженера ООО "Теплоинж-Сервис"

Денисов В.Н.

Строитель - Леонтьев А.В.

4-19-1-ВК

Жилой комплекс в квартале 05_08_020 по ул. Профсоюзная в Ворошиловском районе
г. Волгограда

1	-	Зам	34-21	Подпись	04.21
Изм.	Кол. уч.	Лист	№ док	Подпись	Дата
Разработал	Горбатенко	Подпись	04.21		
Проверил	Ярмашевич	Подпись	04.21		
Утвердил	Шкурко	Подпись	04.21		
Н. контр.	Ярмашевич	Подпись	04.21		

1 этап
Жилой дом №1
Корректировка

Стадия	Лист	Листов
Р	8	

План 13-18-го этажа с системами
В1, В2, Т3, Т4, К1, К2

ООО "КЖ-ПРОЕКТ"

[illegible]


схема является исполнительной

Генеральный директор ООО "Техноимпорт-Сервис"

Смирнов В. В. (12)
Продюсер Леонтьев А. В. (12)

						4-19-1-ВК			
1	-	Зам.	34-21		04.21	Жилой комплекс в квартале 05_08_020 по ул. Профсоюзная в Ворошиловском районе г. Волгограда			
Изм.	Кол.уч.	Лист	№ док	Подпись	Дата				
Разработал	Гардаменкова			04.21	1 этаж Жилой дом №1 Корректировка		Статус	Лист	Листов
Проверил	Ярмошечич			04.21			Р	9	
Утвердил	Шкурка			04.21	План 19-20 этажа с системами В1, В2, Т3, Т4, К1, К2			ООО "КХ-ПРОЕКТ"	
Н. контр.	Ярмошечич			04.21					

План 20-го этажа с системами
В1, В2, Т3, Т4, К1, К2

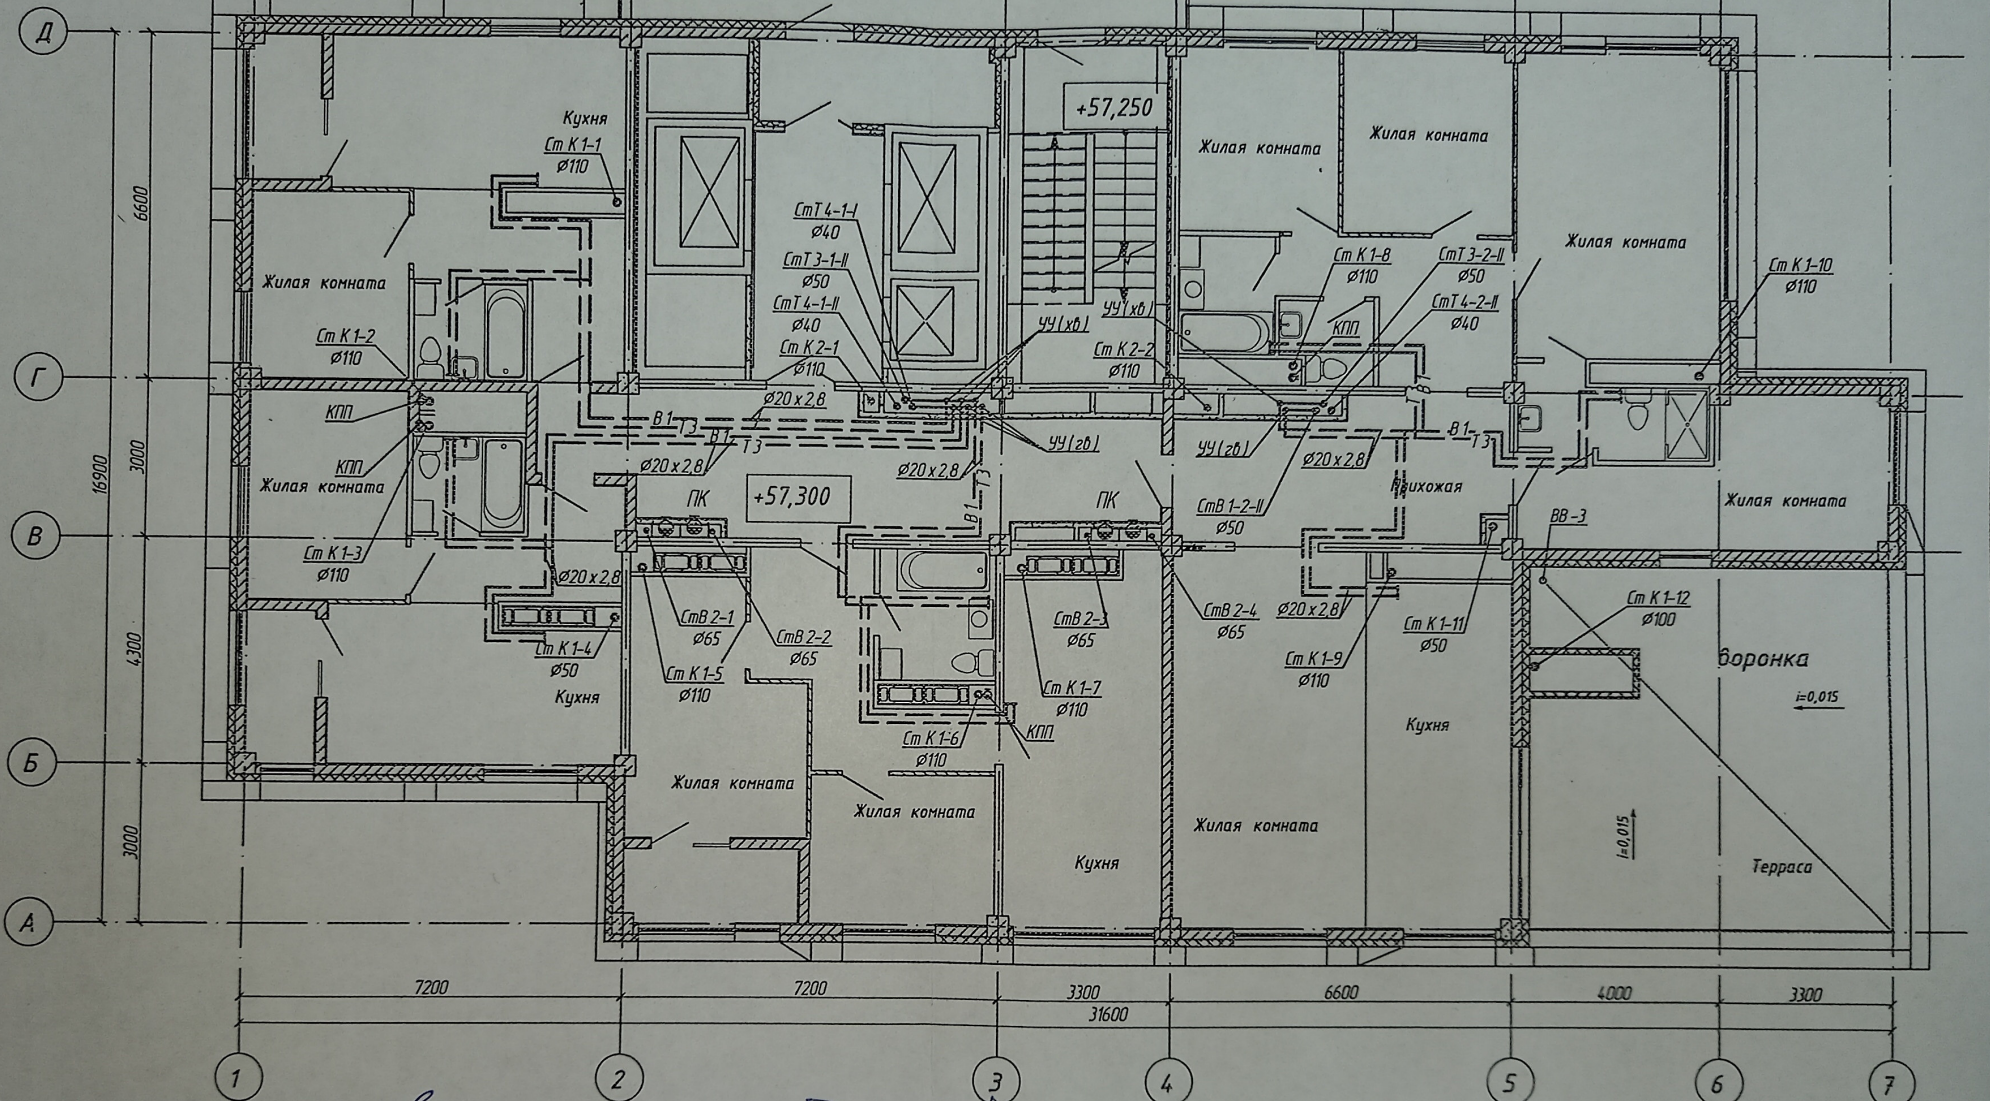


Данная схема является исполнительной
Главный инженер ООО "Теплоинформ-Сервис"
Денисов В.И.
Прораб Леонтьев А.В.

4-19-1-ВК					
Жилой комплекс в квартале 05_08_020 по ул. Профсоюзная в Ворошиловском районе г. Волгограда					
1	-	Зам	34-21	04.21	
Изм.	Кол.уч.	Лист	№ док.	Подпись	Дата
Разработал	Горбатенко	04.21			
Проверил	Ярмошеч	04.21			
1 этап Жилой дом №1 Корректировка					
План 20-го этажа с системами В1, В2, Т3, Т4, К1, К2				04.21	
И.контр.				04.21	

ООО "КЖ-ПРОЕКТ"


План 21-го этажа с системами
В1, В2, Т3, Т4, К1, К2

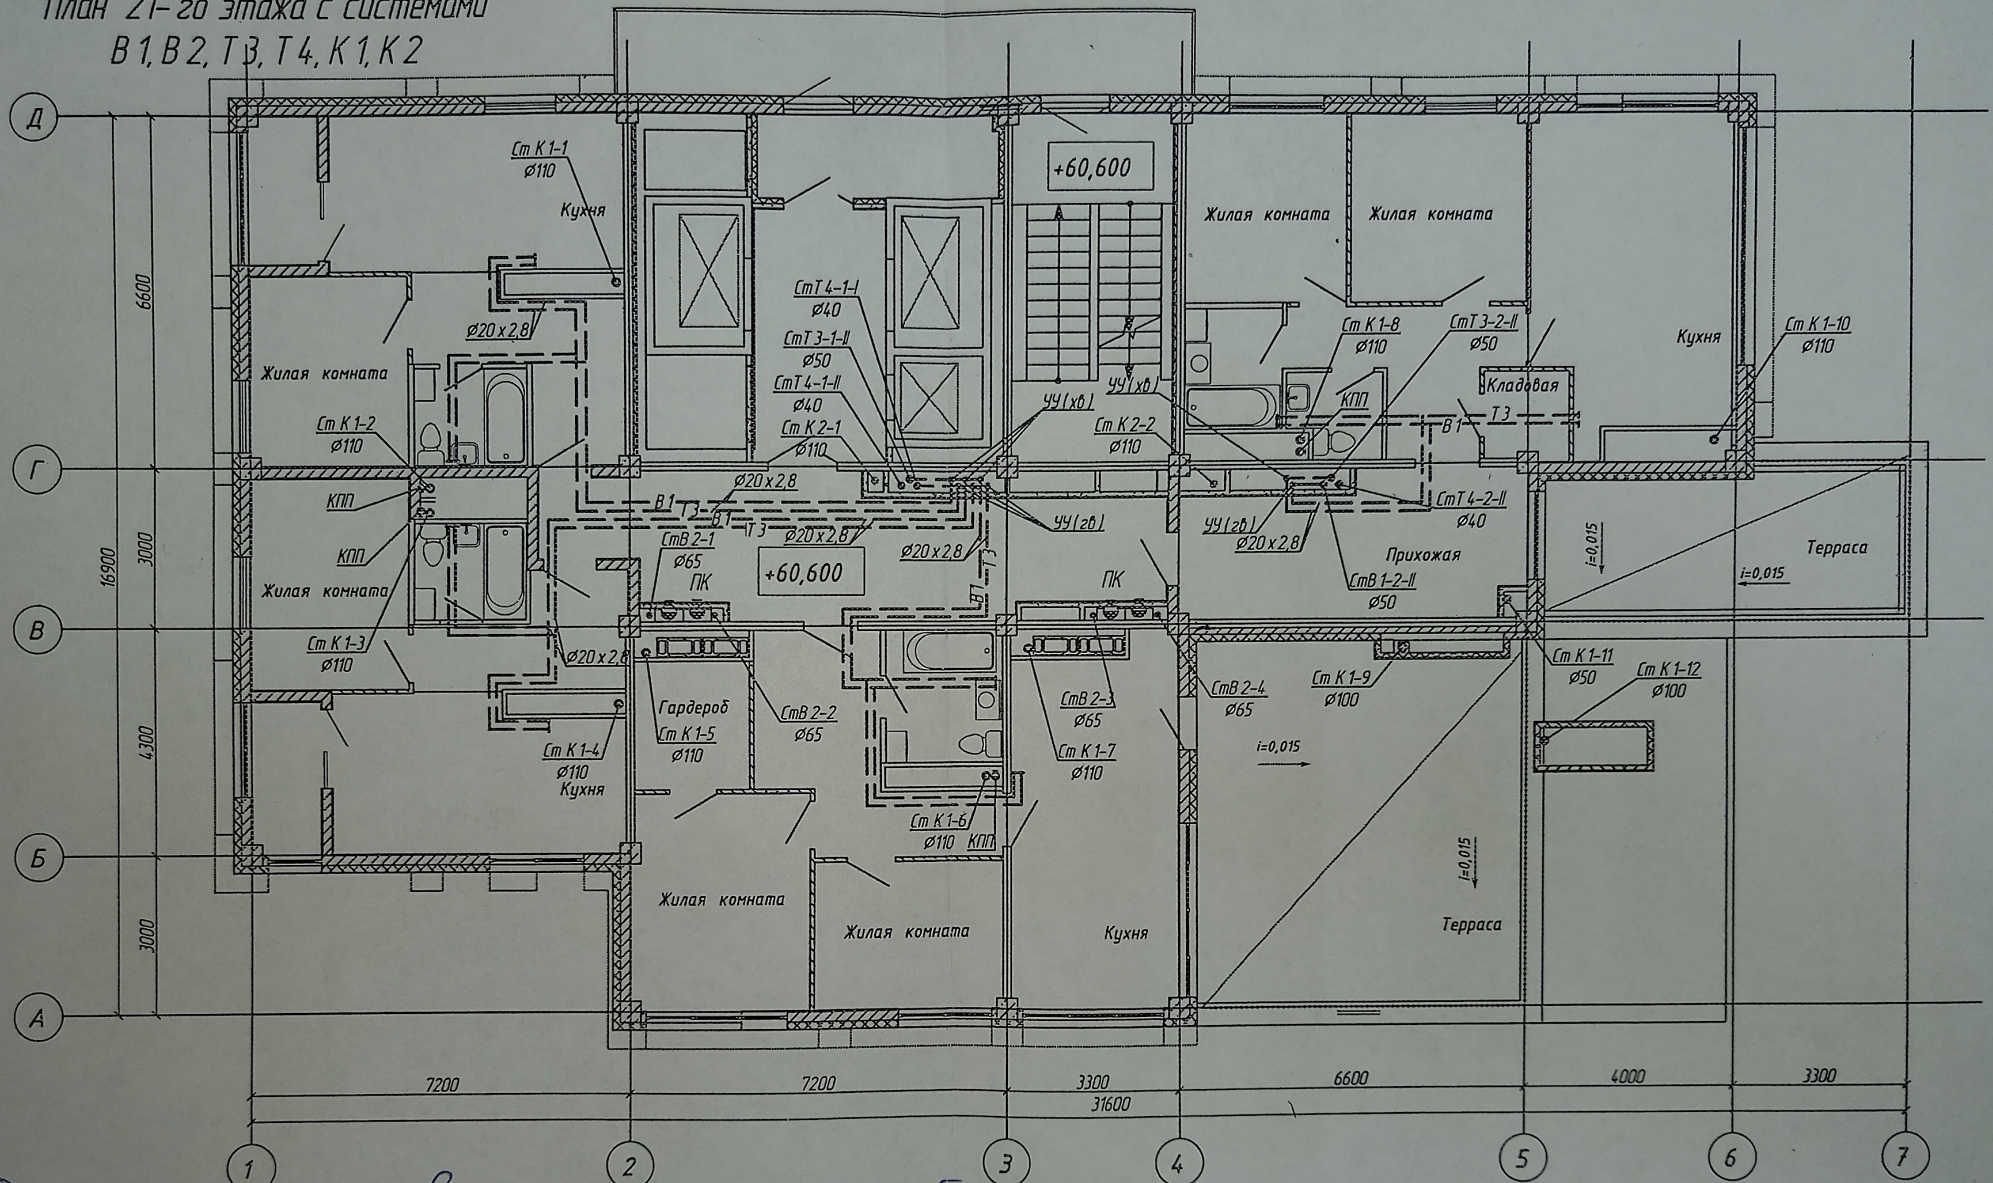

Документ является исполнительной
записью инженер ООО "Теплоинформ-Сервис"
Денисов В.Н. *[Signature]*
Проект Леонтьев А.В. *[Signature]*

						4-19-1-ВК			
						Жилой комплекс в квартале 05_08_020 по ул. Профсоюзная в Ворошиловском районе г Волгограда			
1	-	Зан	34-21		04.21	1 этап. Жилой дом №1 *Корректировка	Студия	Лист	Листов
Изм.	Кол.уч	Лист	№ док	Подпись	Дата				
Разработал	Горбатенкова				04.21				
Проверил	Ярмошечич				04.21		Р	11	
						План 21-го этажа с системами В1, В2, Т3, Т4, К1, К2			
Утвердил	Шкурка				04.21	 ООО "КЖ-ПРОЕКТ"			
Н. контр.	Ярмошечич				04.21				

План 22-го этажа с системами
В1, В2, Т3, Т4, К1, К2


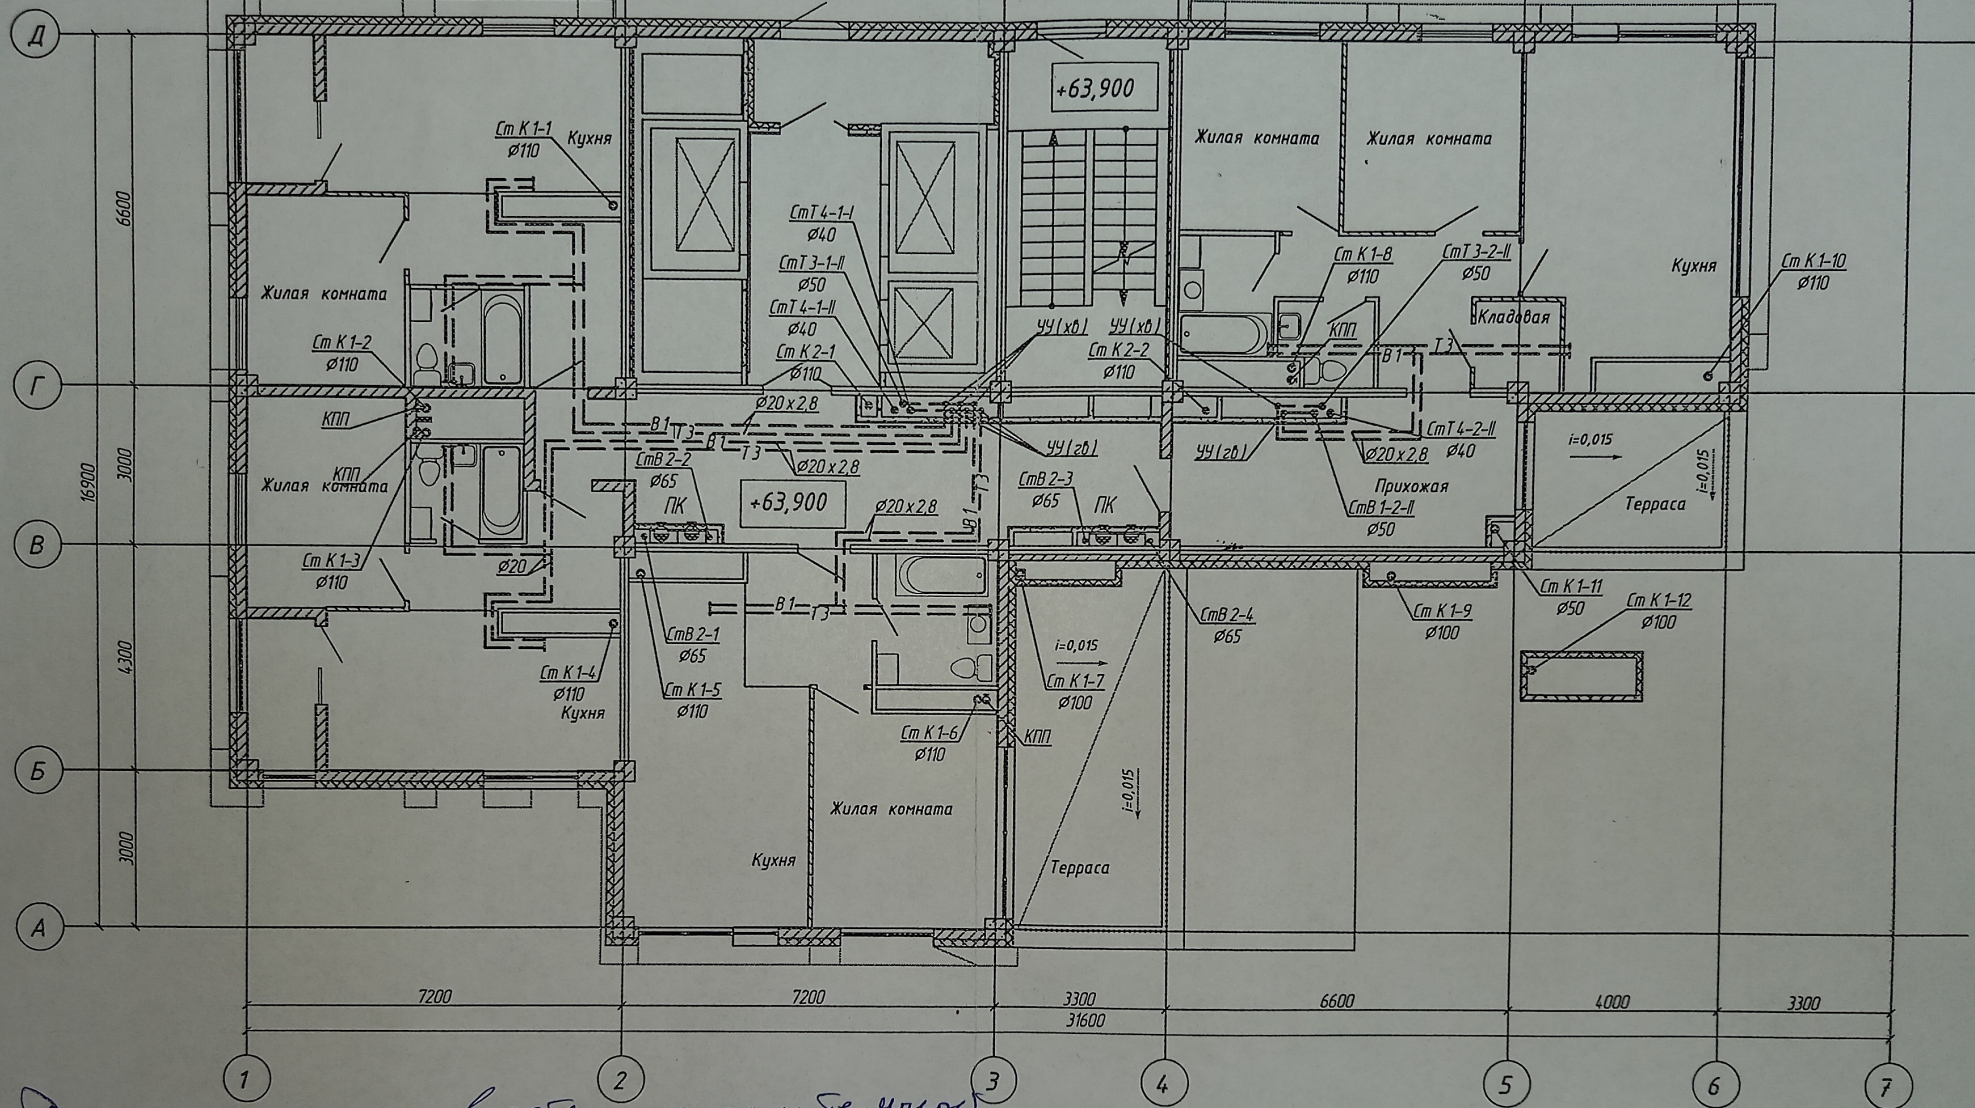



Данная схема является исполнительной
Завдання инженер ООО "Теплоинформ-Сервис"
Иванов И.Н.
Проект Леонидов А.В.

4-19-1-ВК					
Жилой комплекс в квартале 05_08_020 по ул. Профсоюзная в Ворошиловском районе г. Волгограда					
1	-	Зан.	34-21	04.21	
Изм.	Кол.уч	Лист	№ док	Подпись	Дата
Разработал	Горбатенко	04.21			
Проверил	Ярмашевич	04.21			
1 этап. Жилой дом №1 Корректировка					
План 22-го этажа с системами В1, В2, Т3, Т4, К1, К2					
Утвердил	Шкурко	04.21			
И контр.	Ярмашевич	04.21			

ООО "КЖ-ПРОЕКТ"

  [illegible]

Данная схема является инициативой
нашего участника ООО. Телефон 8-800-100-100-1
Денисов В.М. 
Продолжение А.В. 

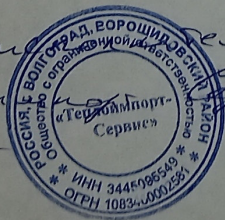

					4-19-1-ВК		
1	-	Зам.	34-21	<i>Александр</i>	04.21	Жилой комплекс в квартале 05.08.020 по ул. Профсоюзная в Ворошиловском районе г. Волгограда	
Изн.	Коп.уч.	Лист	№ док	Подпись	Дата		
Разработал	Горбатенкова			<i>Александр</i>	04.21	1 этап.	Студия
Проверил	Ярмошечич			<i>Я</i>	04.21	Жилой дом №1 Корректировка	Лист
							13
Утвердил	Шкурко			<i>Ш</i>	04.21	План 23-20 этажа с системами В1, В2, Т3, Т4, К1, К2	 000 "КЖ-ПРОЕКТ"
Н.контр.	Ярмошечич			<i>Я</i>	04.21		

Формат А3