


# Фасад в осях "Ас-VI "

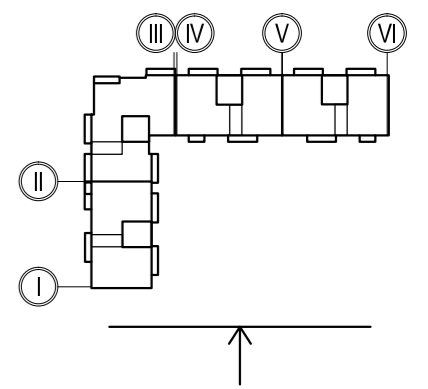


Корзина для кондиционера 700\*1000\*550 (В\*Ш\*Г)

					Обозначение: 42-2021-3.1-AC			
2	-	Зам		<i>М.И.Сидоров</i>	03.22	«Многоэтажные жилые дома в квартале 04_02_012 Центрального района г.Волгограда. 3 этап - квартал 3 (этап 3.1. - жилой дом № 3.1, этап 3.2. - жилой дом № 3.2). Этап 3.1. - жилой дом № 3.1		
1	-	Зам		<i>М.И.Сидоров</i>	12.21			
Изм	Кол.	Лист	N док	Подпись	Дата	Жилой дом № 3.1		
Нач.отдела		Ливченко		<i>Ливченко</i>				
ГАП		Шуракова		<i>Шуракова</i>		Р	-	
ГИП		Шураков		<i>Шураков</i>		ООО "Специализированный застройщик "Пересвет-Юг"		
Разраб.		Шуракова		<i>Шуракова</i>				
Н.контр.		Ливченко		<i>Ливченко</i>		Схема расположения корзин для кондиционеров. Фасад в осях Ас-VI		

Взам. инв. №  
Подпись дата  
Инв. № подл.

# Фасад в осях "VI- Ас"

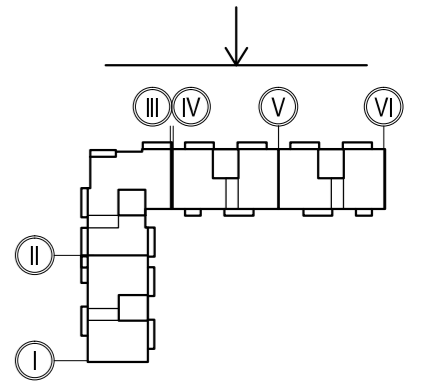


Корзина для кондиционера 700\*1000\*550 (В\*Ш\*Г)

						Обозначение: 42-2021-3.1-АС				
						«Многоэтажные жилые дома в квартале 04_02_012 Центрального района г.Волгограда. 3 этап - квартал 3 (этап 3.1. - жилой дом № 3.1, этап 3.2. - жилой дом № 3.2). Этап 3.1. - жилой дом № 3.1				
Изм	Кол.	Лист	№ док	Подпись	Дата	Жилой дом № 3.1		Стадия	Лист	Листов
				Шуракова		Жилой дом № 3.1		Р	2	
				Шураков		Жилой дом № 3.1				
				Шуракова		Жилой дом № 3.1				
				Ливченко		Жилой дом № 3.1				
						Схема расположения корзин для кондиционеров. Фасад в осях VI- Ас		ООО "Специализированный застройщик "Пересвет-Юг"		

Взам. инв. №	
Подпись дата	
Инв. № подл.	

# Фасад в осях "I- Гс"

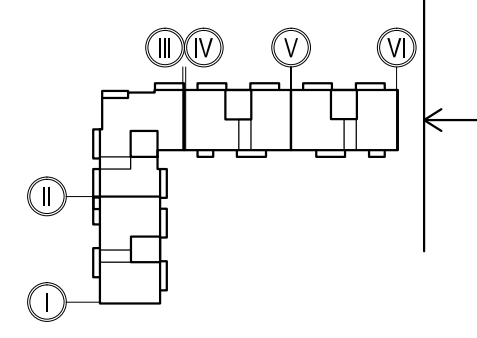

Взам. инв. №  
Подпись дата  
Инв. № подл.

Обозначение: 42-2021-3.1-АС					
«Многоэтажные жилые дома в квартале 04_02_012 Центрального района г.Волгограда. 3 этап - квартал 3 (этап 3.1. - жилой дом № 3.1, этап 3.2. - жилой дом № 3.2). Этап 3.1. - жилой дом № 3.1					
Изм	Кол.	Лист	№ док	Подпись	Дата
Нач.отдела		Ливченко		<i>[Signature]</i>	
ГАП		Шуракова		<i>[Signature]</i>	
ГИП		Шураков		<i>[Signature]</i>	
Разраб.		Шуракова		<i>[Signature]</i>	
Н.контр.		Ливченко		<i>[Signature]</i>	
Жилой дом № 3.1				Стадия	Лист
				Р	3
Схема расположения корзин для кондиционеров. Фасад в осях I -Гс				ООО "Специализированный застройщик "Пересвет-Юг"	


# Фасад в осях "1с-І"




 



 
Взам. инв. №  
Подпись дата  
Инв. № подл.


Корзина для кондиционера 700\*1000\*550 (В\*Ш\*Г)

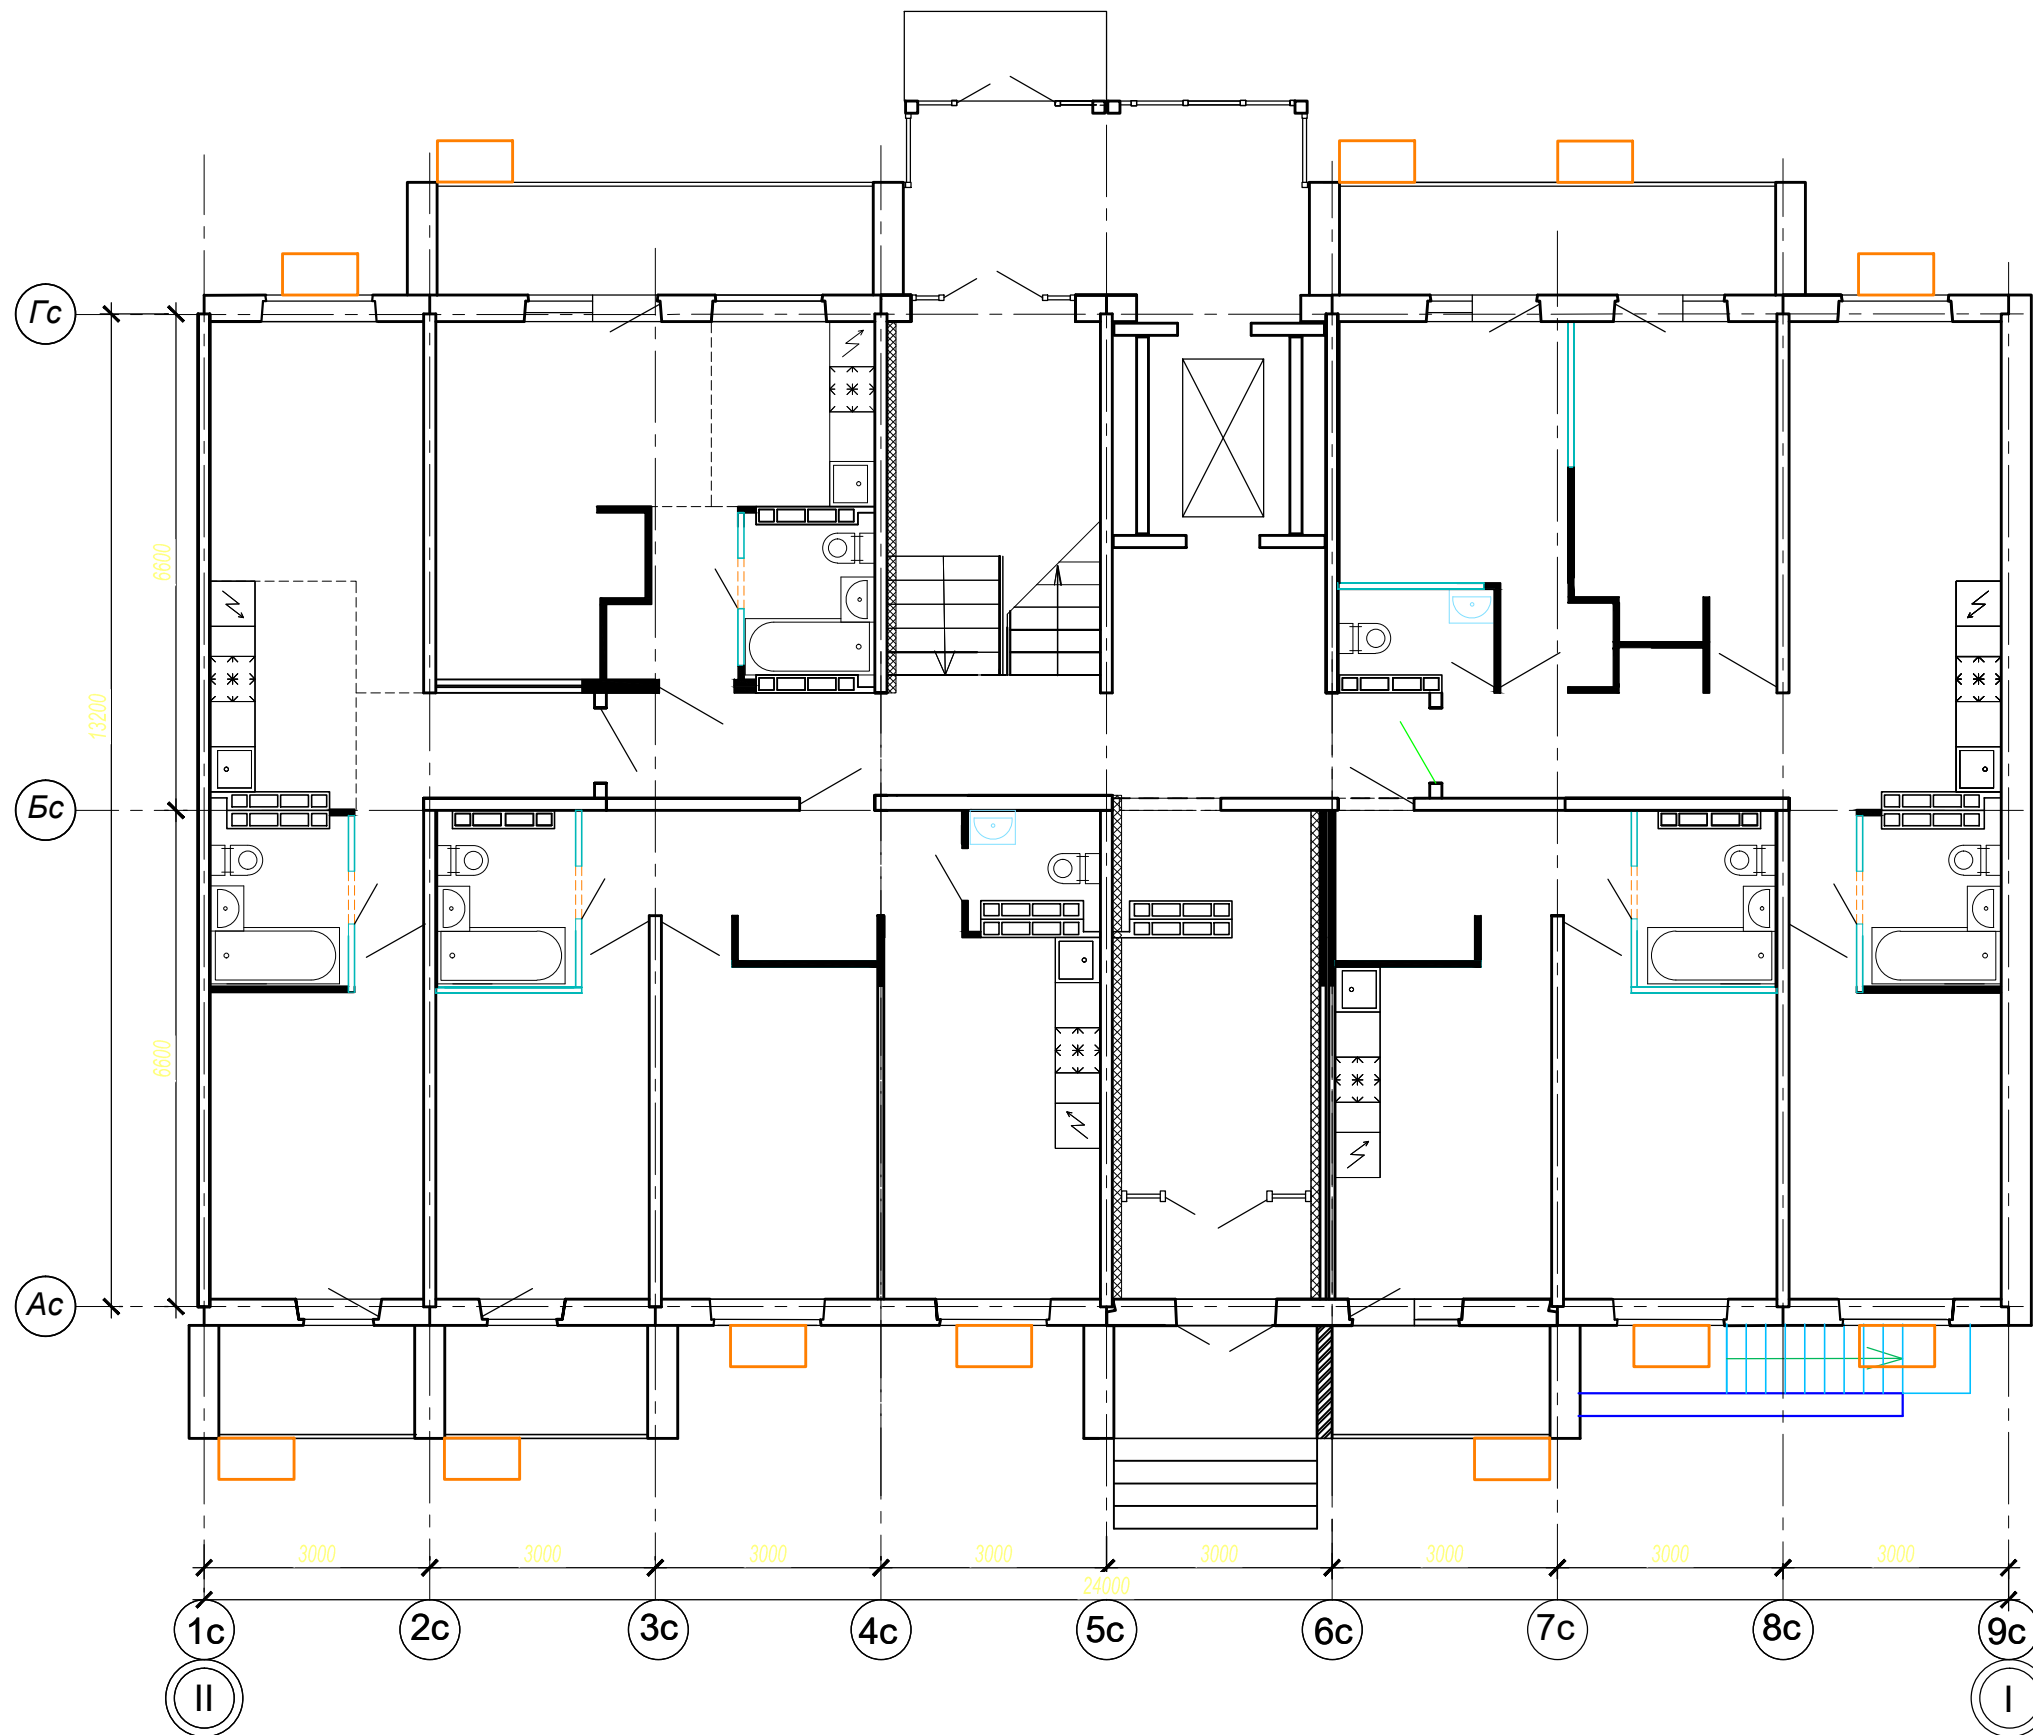
Обозначение: 42-2021-3.1-АС					
«Многоэтажные жилые дома в квартале 04_02_012 Центрального района г.Волгограда. 3 этап - квартал 3 (этап 3.1. - жилой дом № 3.1, этап 3.2. - жилой дом № 3.2). Этап 3.1. - жилой дом № 3.1					
1	-	Зам		12.21	
Изм	Кол.	Лист	№ док	Подпись	Дата
Нач.отдела		Ливченко			
ГАП		Шуракова			
ГИП		Шураков			
Разраб.		Шуракова			
Н.контр.		Ливченко			
Жилой дом № 3.1				Стадия	Лист
				Р	4
Схема расположения корзин для кондиционеров. Фасад в осях 1с-І				ООО "Специализированный застройщик "Пересвет-Юг"	

 

 

 



 Корзина для кондиционера 700\*1000\*550 (В\*Ш\*Г)

Обозначение: 42-2021-3.1-АС					
«Многоэтажные жилые дома в квартале 04_02_012 Центрального района г.Волгограда. 3 этап - квартал 3 (этап 3.1. - жилой дом № 3.1, этап 3.2. - жилой дом № 3.2). Этап 3.1. - жилой дом № 3.1					
Изм	Кол.	Лист	№ док	Подпись	Дата
Нач.отдела		Ливченко			
ГАП		Шуракова			
ГИП		Шураков			
Разраб.		Шуракова			
Н.контр.		Ливченко			
Жилой дом № 3.1				Стадия	Лист
				Р	-
Схема расположения корзин для кондиционеров 1 этажа в осях "II-I"				ООО "Специализированный застройщик "Пересвет-Юг"	

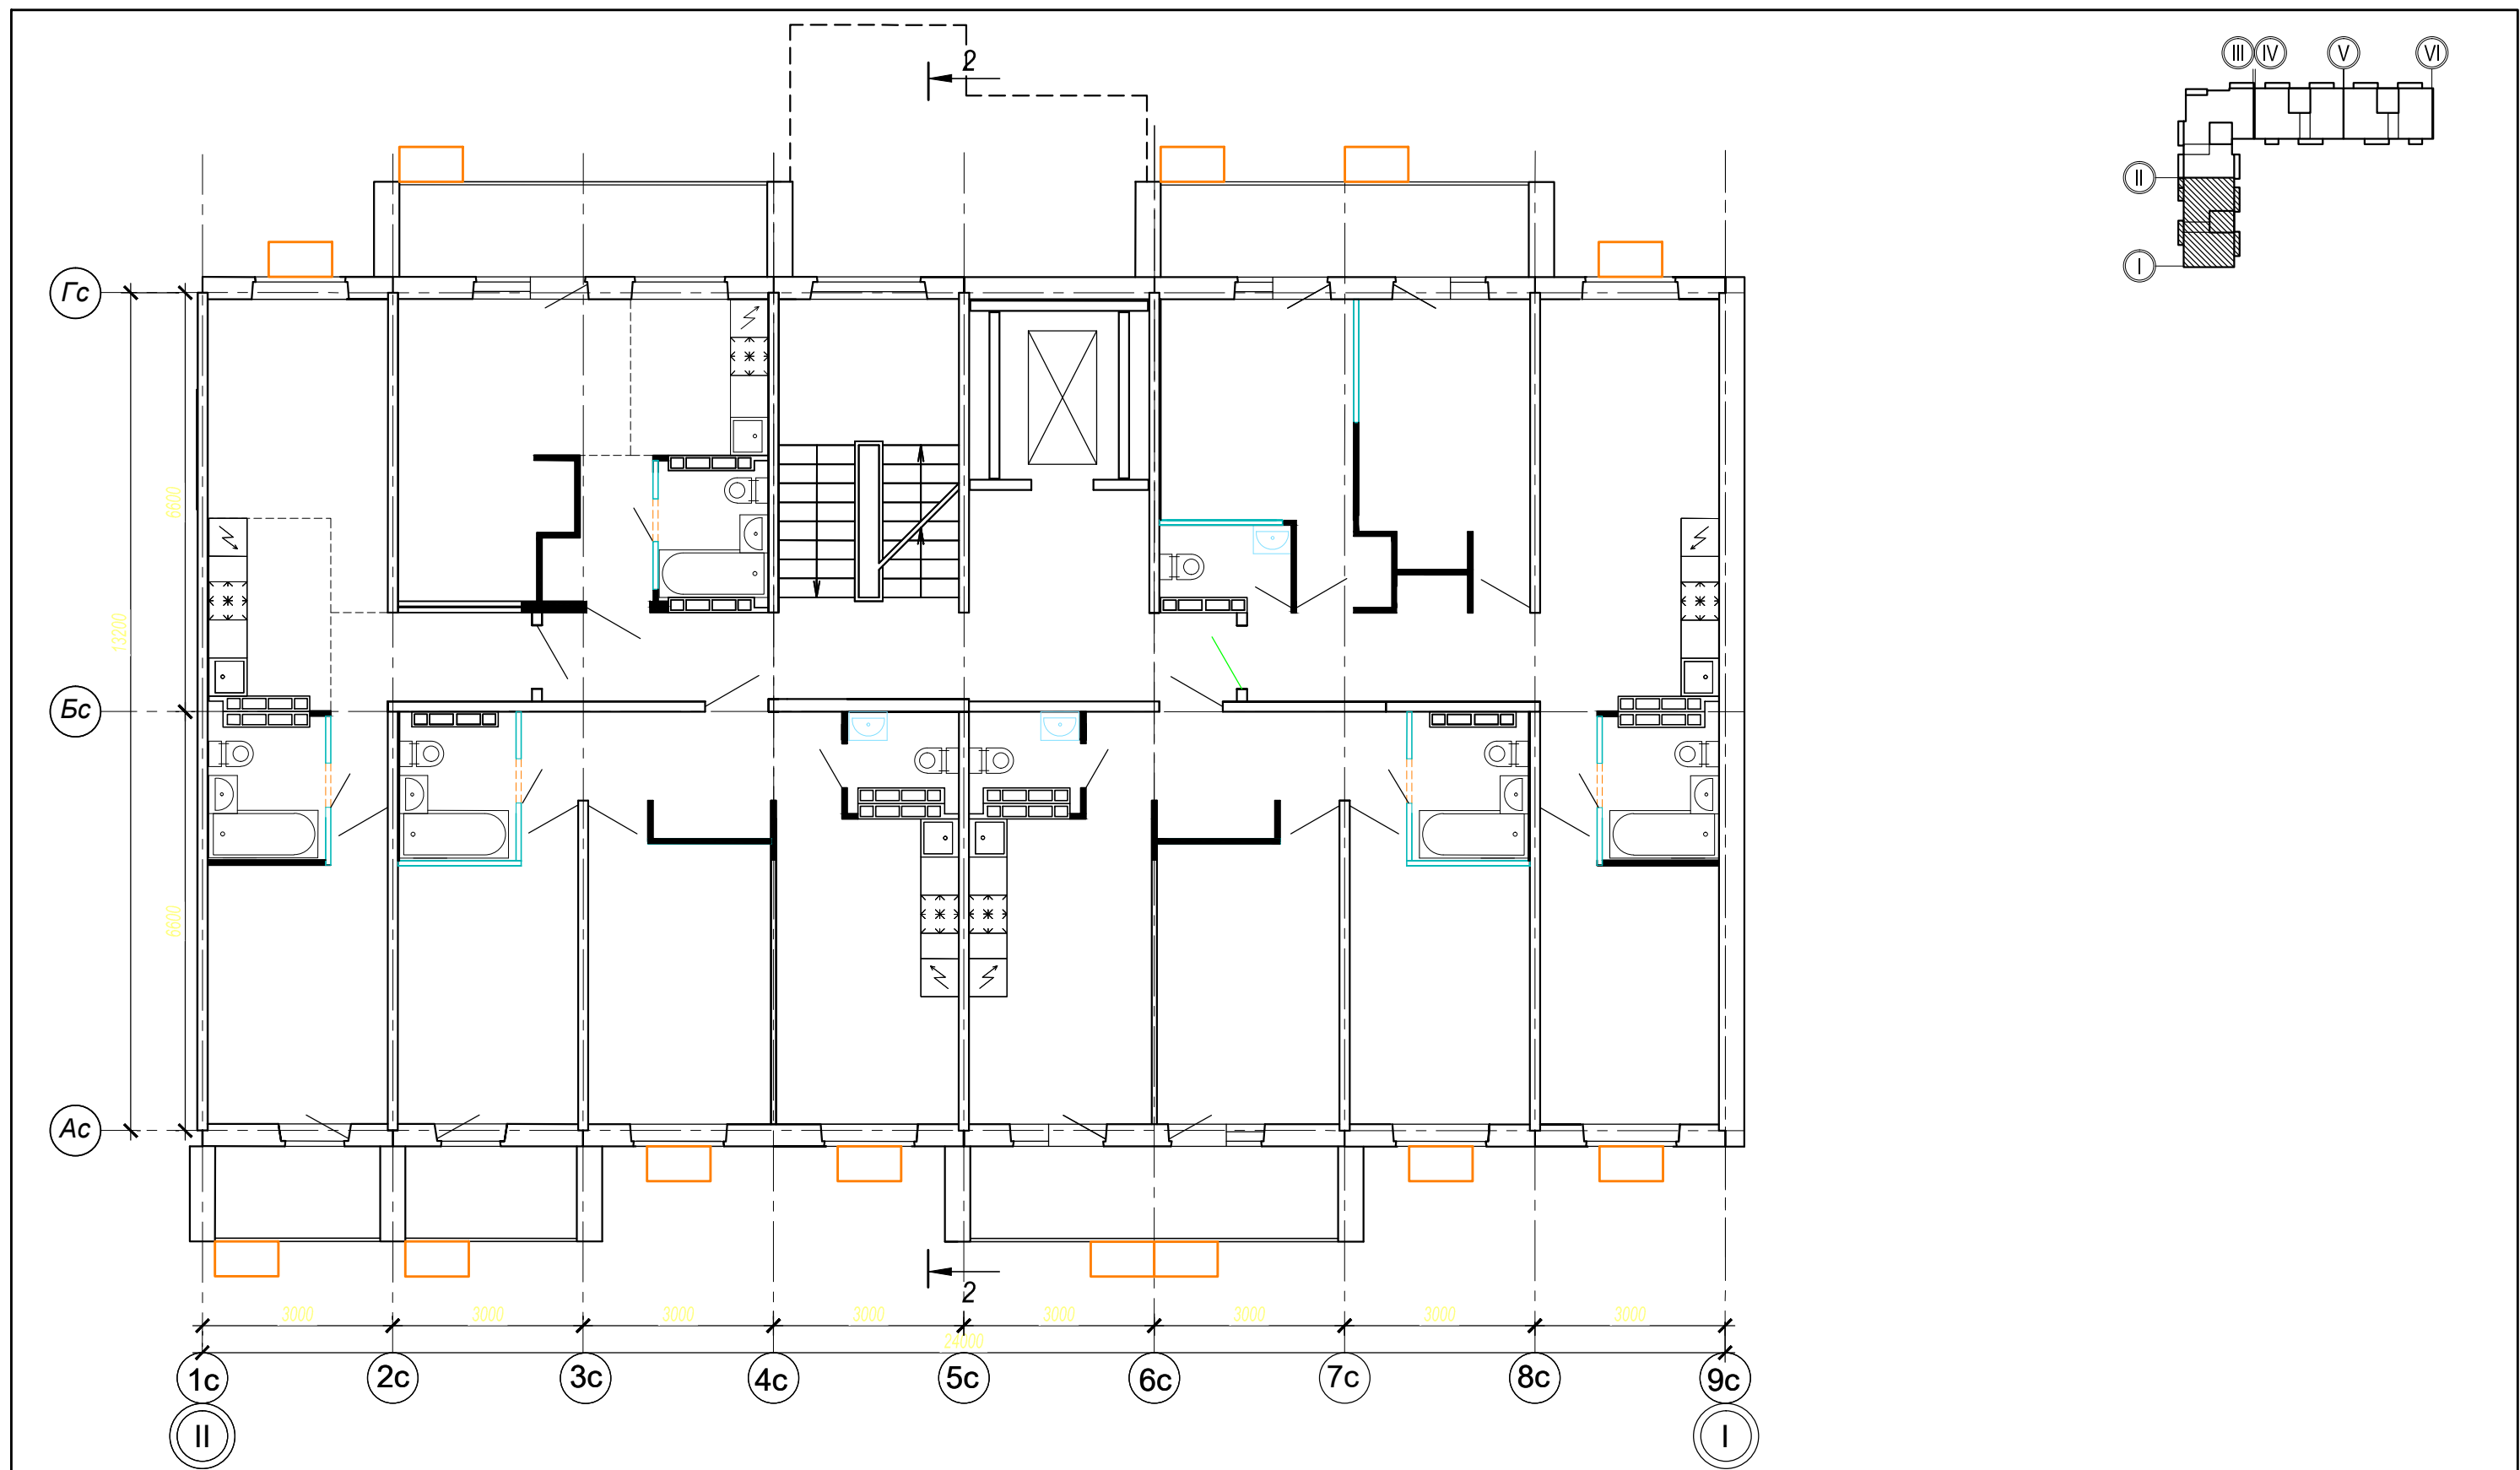

 Корзина для кондиционера 700\*1000\*550 (В\*Ш\*Г)

						Обозначение: 42-2021-3.1-АС			
						«Многоэтажные жилые дома в квартале 04_02_012 Центрального района г.Волгограда. 3 этап - квартал 3 (этап 3.1. - жилой дом № 3.1, этап 3.2. - жилой дом № 3.2). Этап 3.1. - жилой дом № 3.1			
Изм	Кол.	Лист	№ док	Подпись	Дата	Жилой дом № 3.1	Стадия	Лист	Листов
Нач.отдела		Ливченко					Р	-	
ГАП		Шуракова				Схема расположения корзин для кондиционеров типового этажа в осях "II-I"	ООО "Специализированный застройщик "Пересвет-Юг"		
ГИП		Шураков							
Разраб.		Шуракова							
Н.контр.		Ливченко							

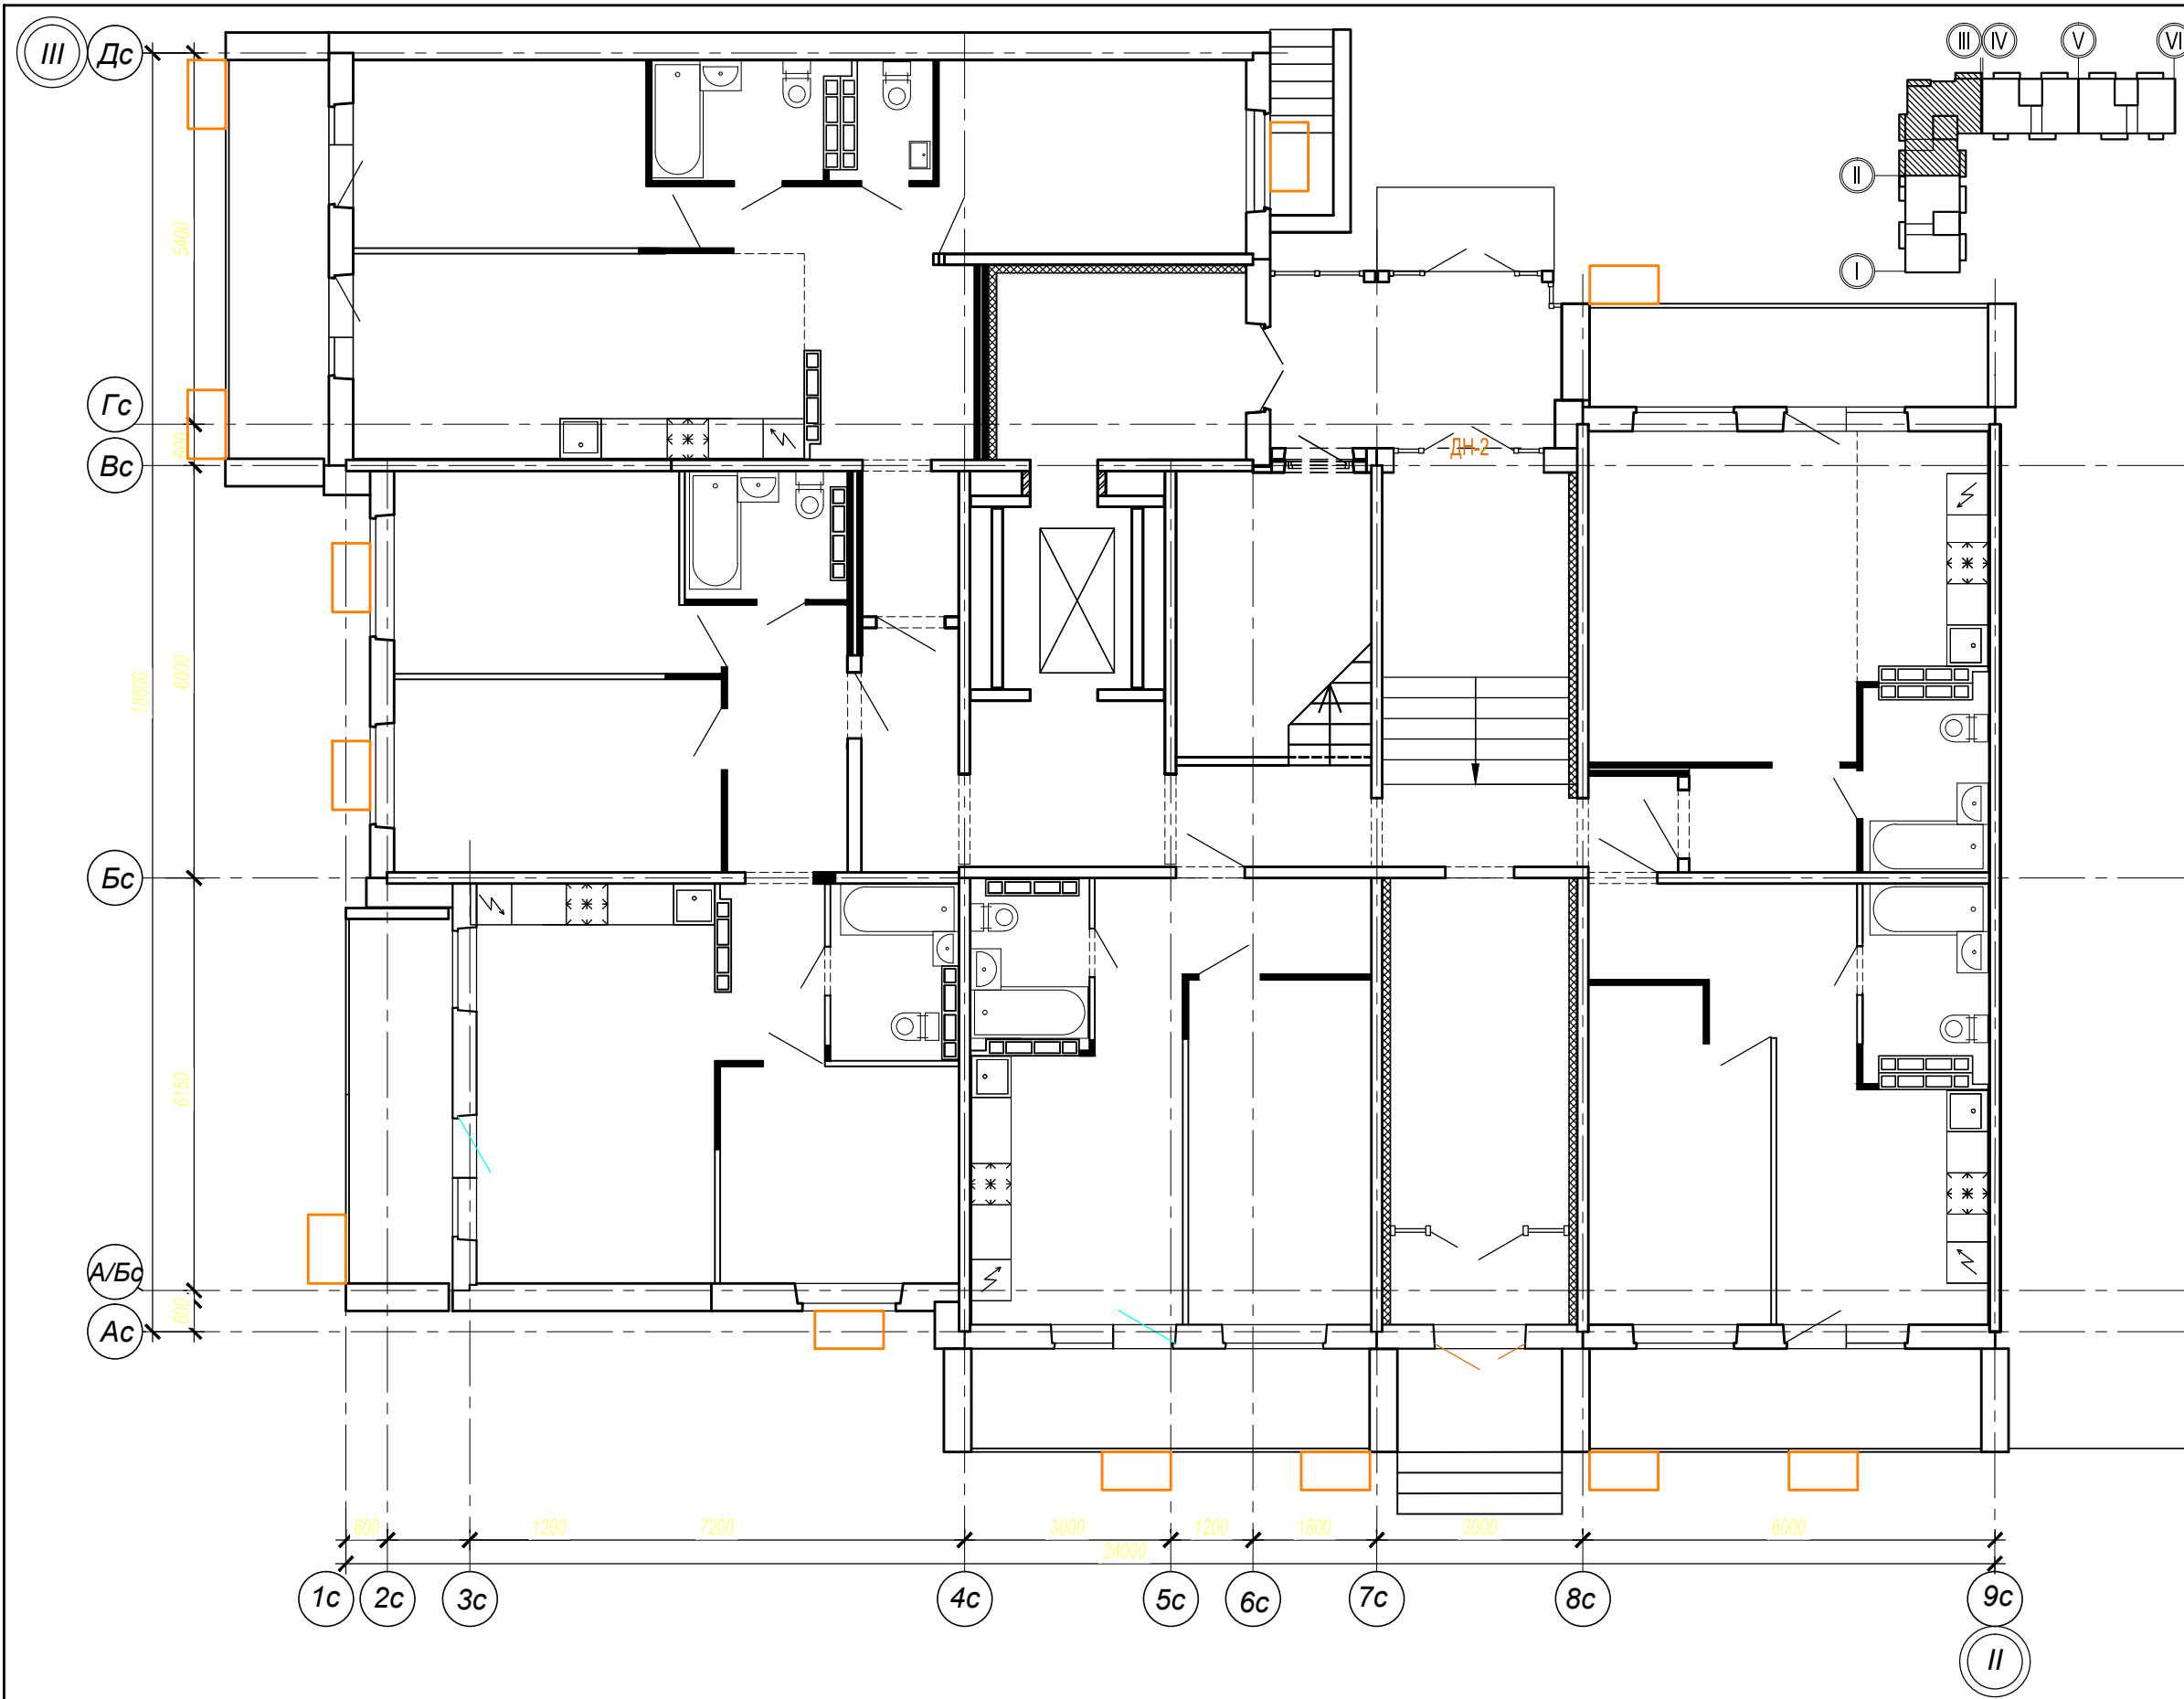

Корзина для кондиционера 700\*1000\*550 (В\*Ш\*Г)

Обозначение: 42-2021-3.1-АС

«Многоэтажные жилые дома в квартале 04\_02\_012 Центрального района г.Волгограда. 3 этап - квартал 3 (этап 3.1. - жилой дом № 3.1, этап 3.2. - жилой дом № 3.2). Этап 3.1. - жилой дом № 3.1

Жилой дом № 3.1


Схема расположения корзин для кондиционеров 1 этажа в осях "II-III"

Стадия	Лист	Листов
Р	-	

ООО "Специализированный застройщик "Пересвет-Юг"

Изм	Кол.	Лист	№ док	Подпись	Дата
		Ливченко			
		Шуракова			
		Шураков			
		Шуракова			
		Ливченко			



Нач.отдела  
ГАП  
ГИП  
Разраб.  
Н.контр.

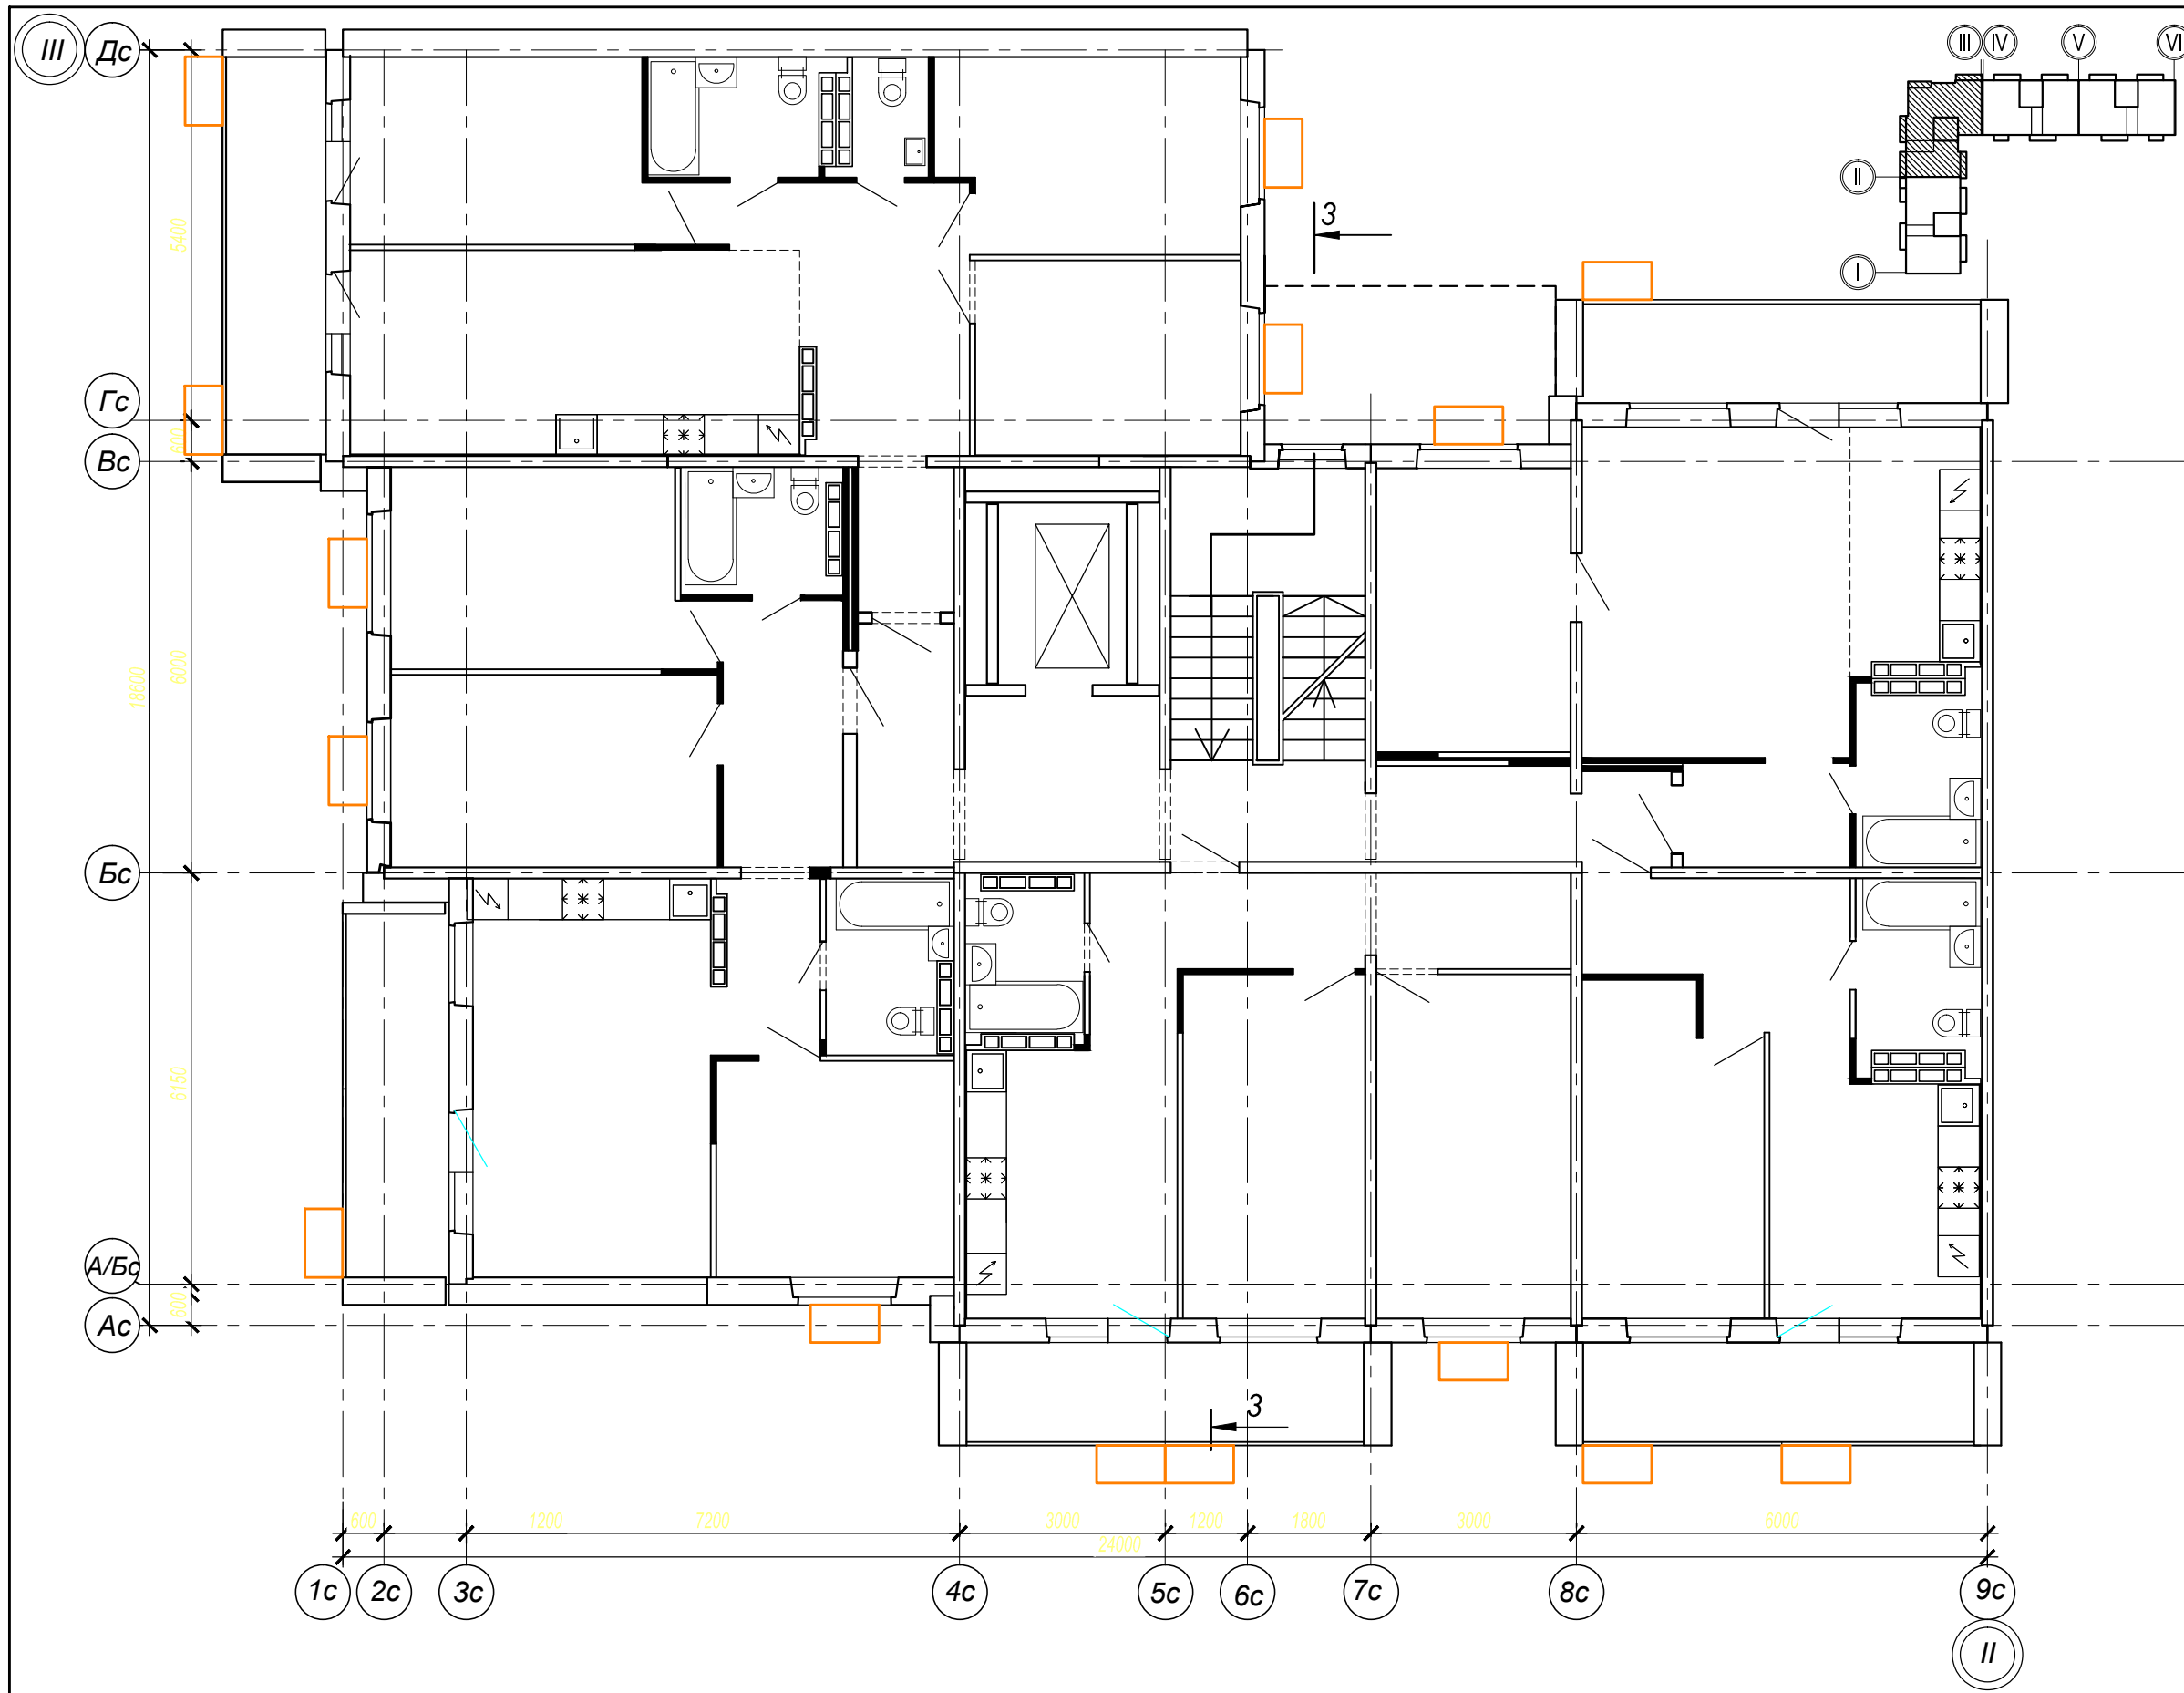





 
 
Обозначение: 42-2021-3.1-АС		Жилой дом № 3.1	
«Многоэтажные жилые дома в квартале 04_02_012 Центрального района г.Волгограда. 3 этап - квартал 3 (этап 3.1. - жилой дом № 3.1, этап 3.2. - жилой дом № 3.2). Этап 3.1. - жилой дом № 3.1»		ООО "Специализированный застройщик "Пересвет-Юг"	
Изм	Кол.	Лист	Дата
Нач.отдела	Ливченко	Подпись	
ГАП	Шуракова	Шураков	
ГИП	Шураков	Шуракова	
Разраб.	Ливченко	Ливченко	
Н.контр.	Ливченко	Ливченко	
Стадия	Лист	Листов	
	Р	-	

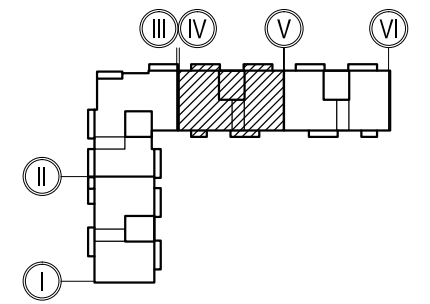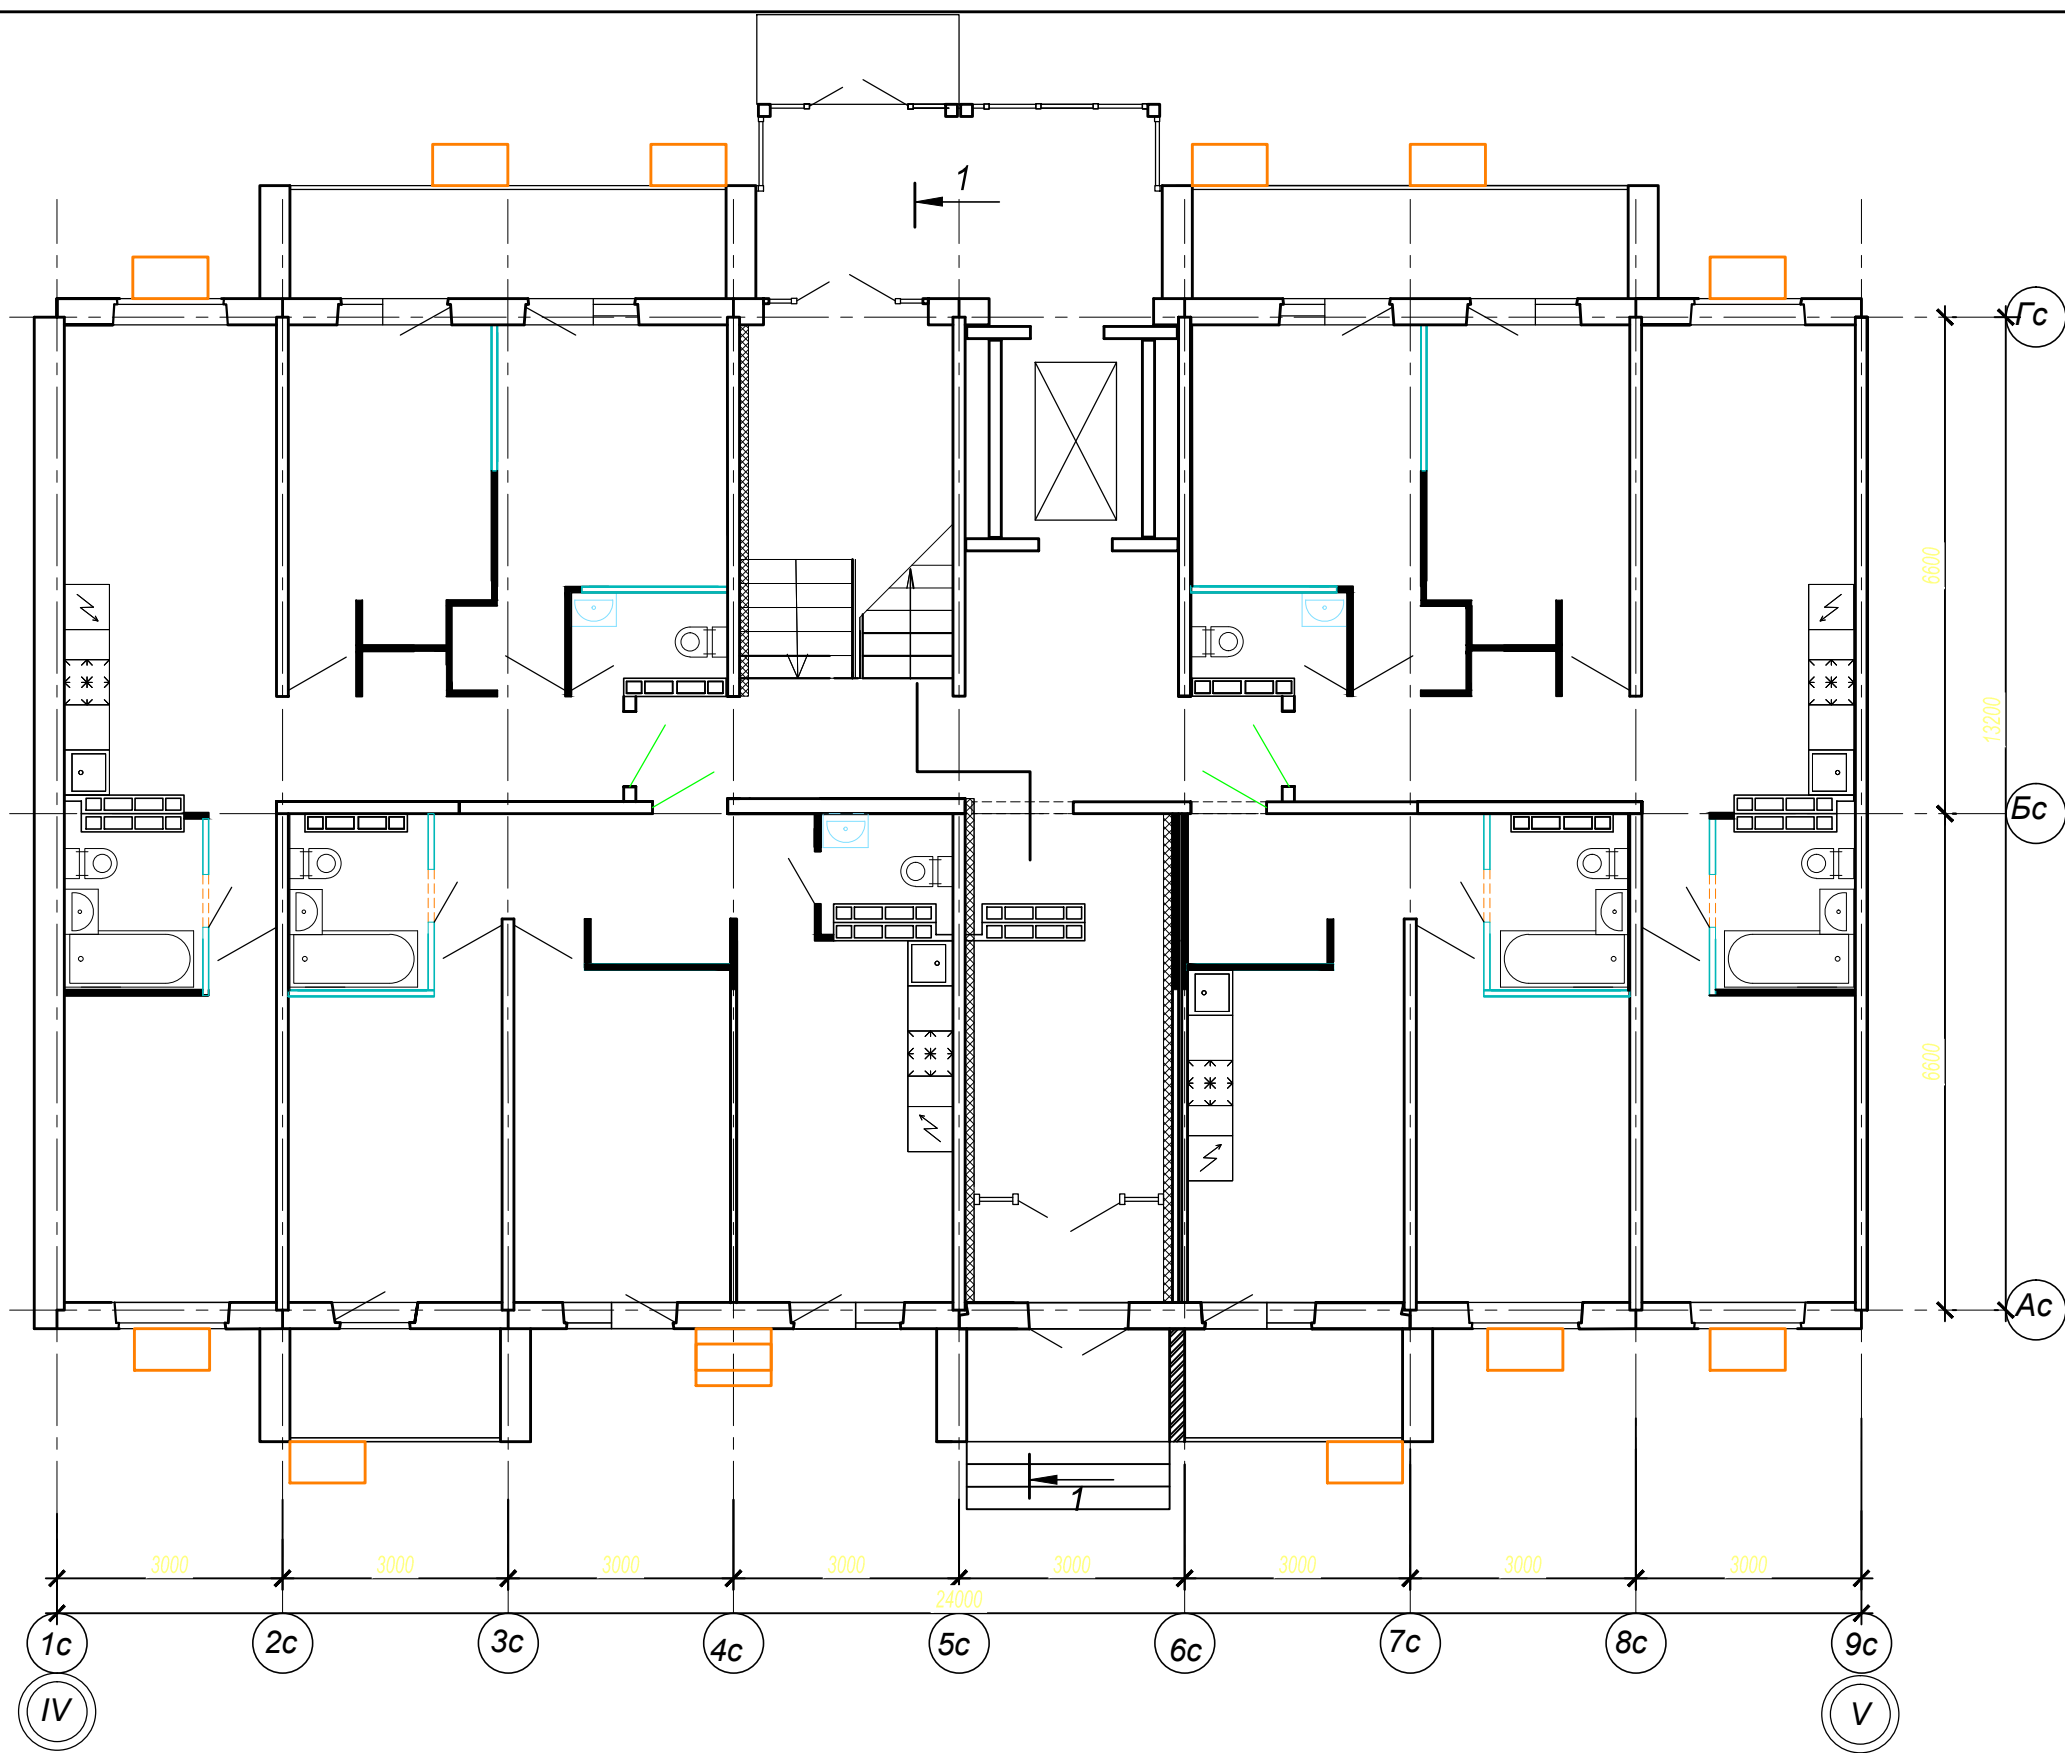
Обозначение: 42-2021-3.1-АС  
 «Многоэтажные жилые дома в квартале 04\_02\_012 Центрального района г.Волгограда. 3 этап - квартал 3 (этап 3.1. - жилой дом № 3.1, этап 3.2. - жилой дом № 3.2). Этап 3.1. - жилой дом № 3.1»  
 Жилой дом № 3.1  
 Схема расположения корзин для кондиционеров типового этажа в осях "II-III"




 







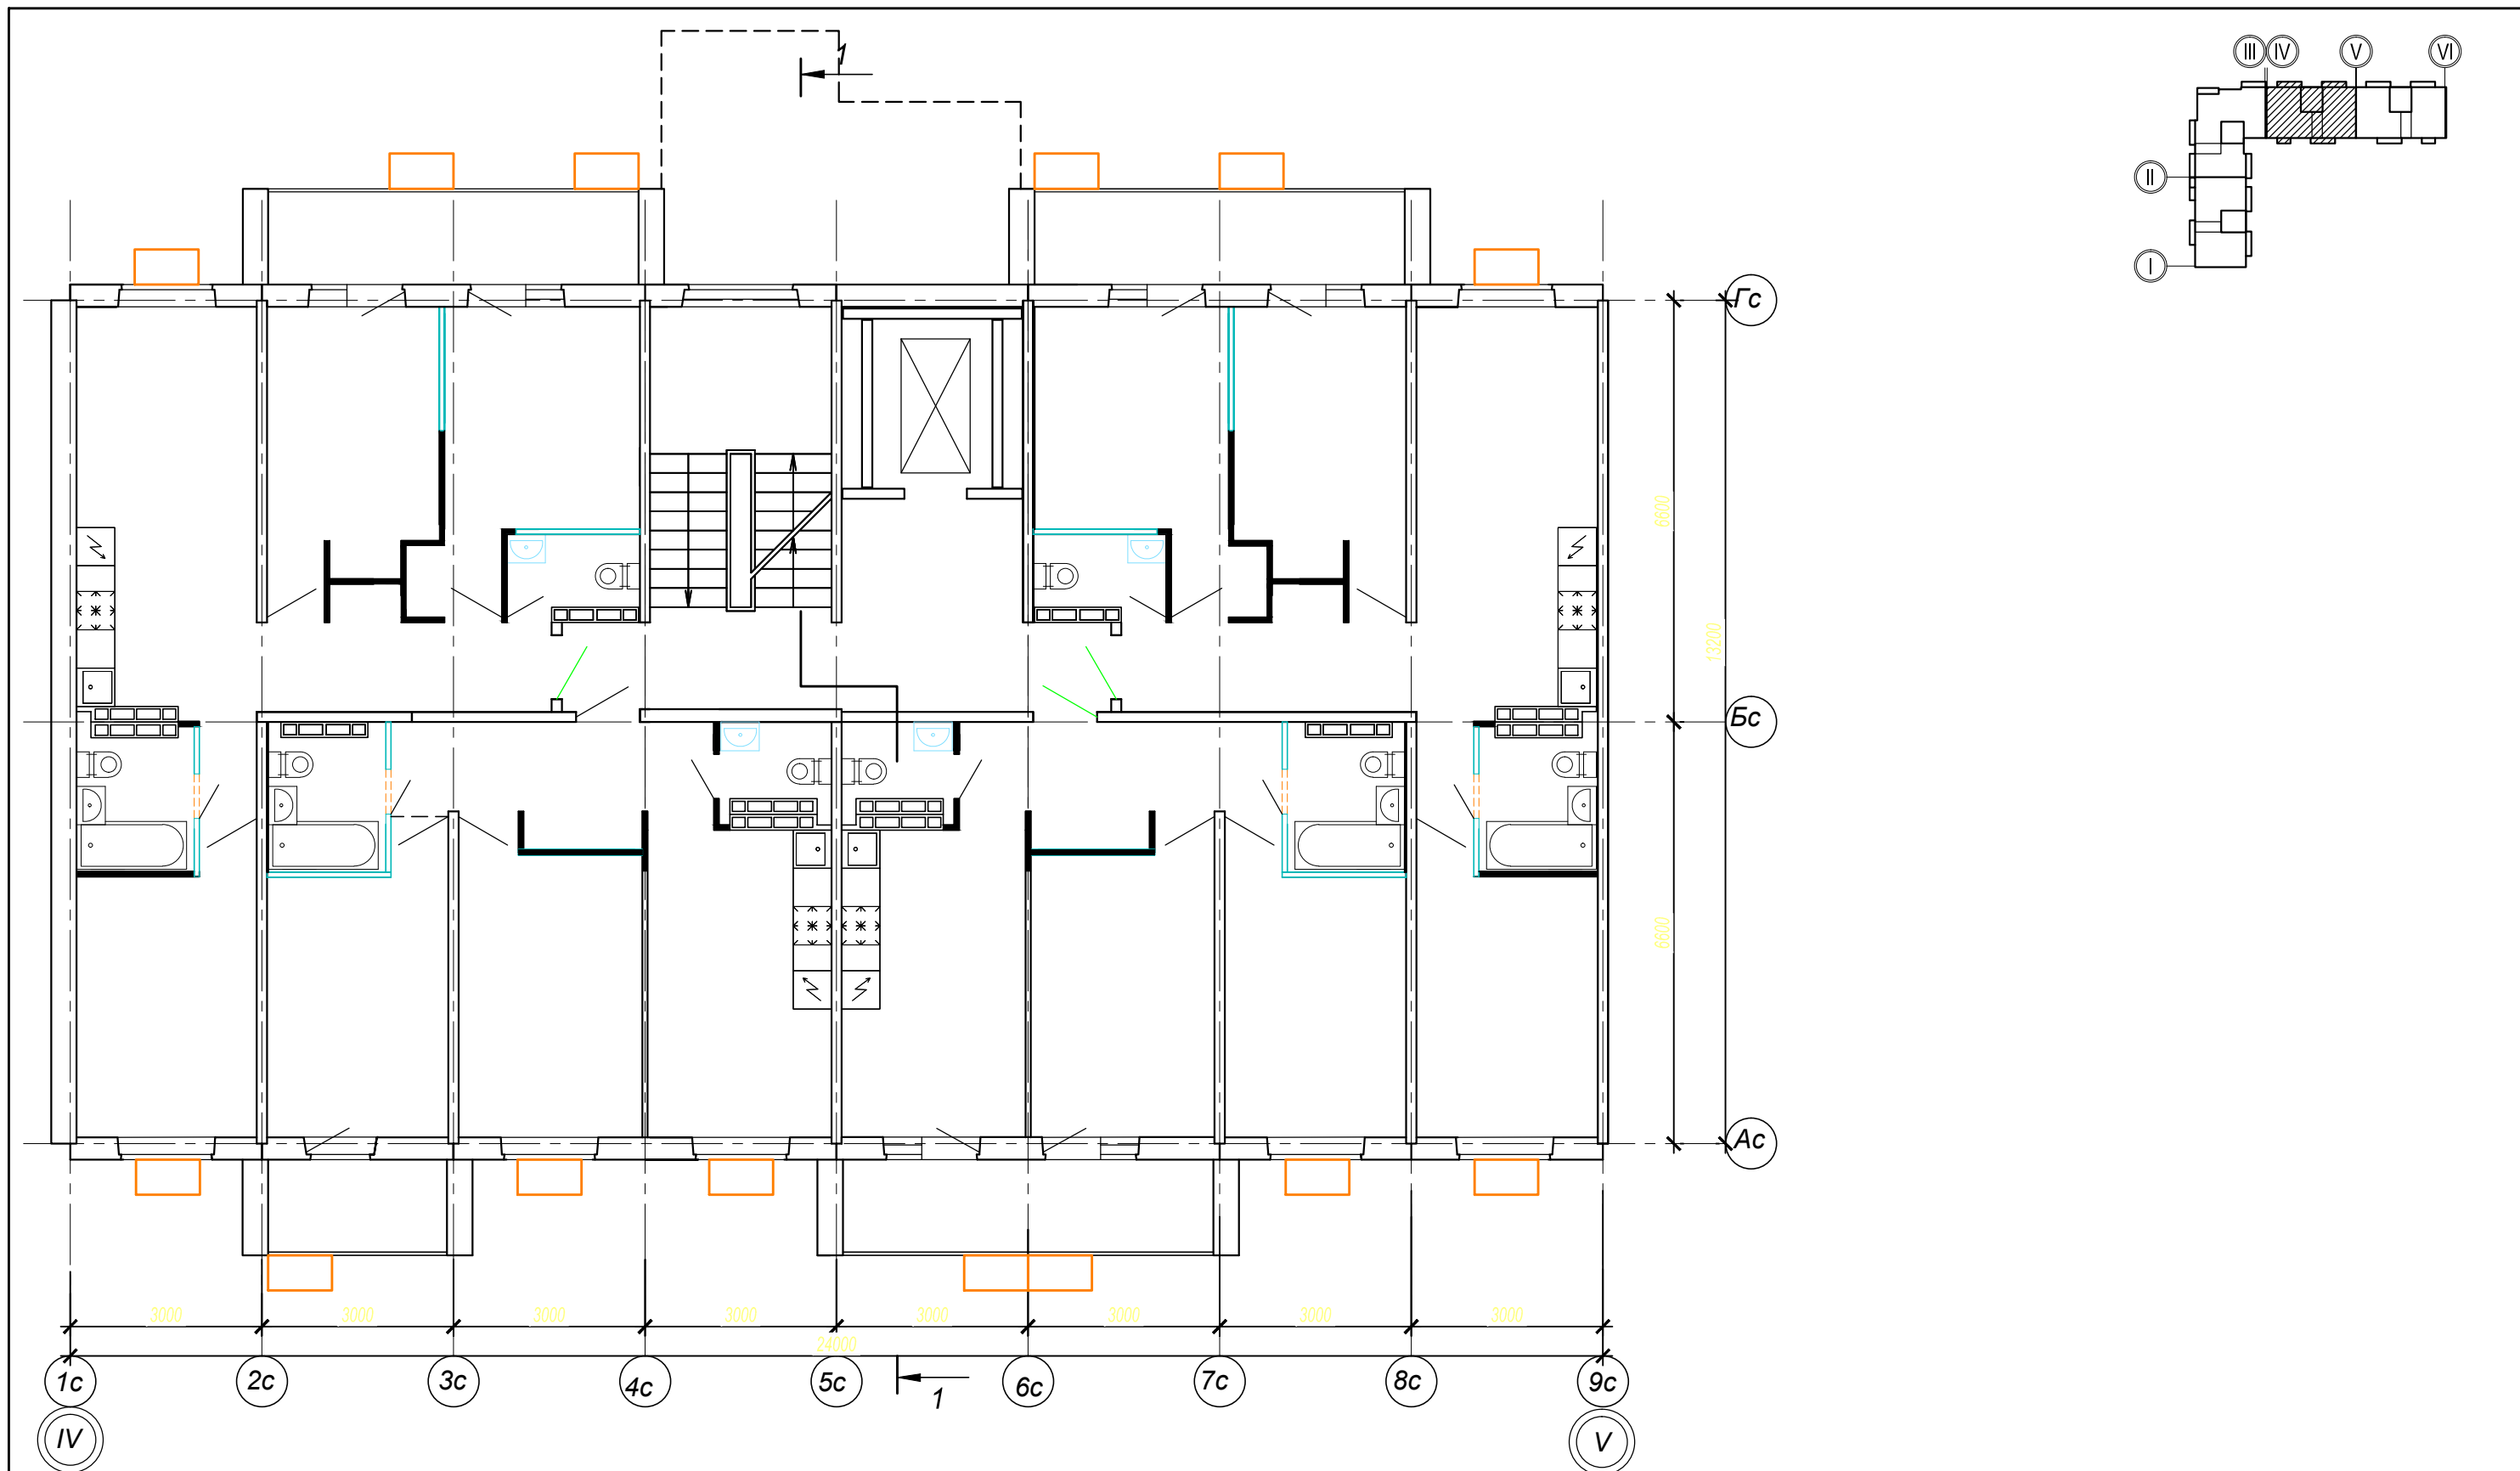
 Корзина для кондиционера 700\*1000\*550 (В\*Ш\*Г)


Обозначение: 42-2021-3.1-АС					
«Многоэтажные жилые дома в квартале 04_02_012 Центрального района г.Волгограда. 3 этап - квартал 3 (этап 3.1. - жилой дом № 3.1, этап 3.2. - жилой дом № 3.2). Этап 3.1. - жилой дом № 3.1					
Изм	Кол.	Лист	№ док	Подпись	Дата
Нач.отдела		Ливченко			
ГАП		Шуракова			
ГИП		Шураков			
Разраб.		Шуракова			
Н.контр.		Ливченко			
Жилой дом № 3.1				Стадия	Лист
				Р	-
Схема расположения корзин для кондиционеров 1 этажа в осях "IV-V"				ООО "Специализированный застройщик "Пересвет-Юг"	


 





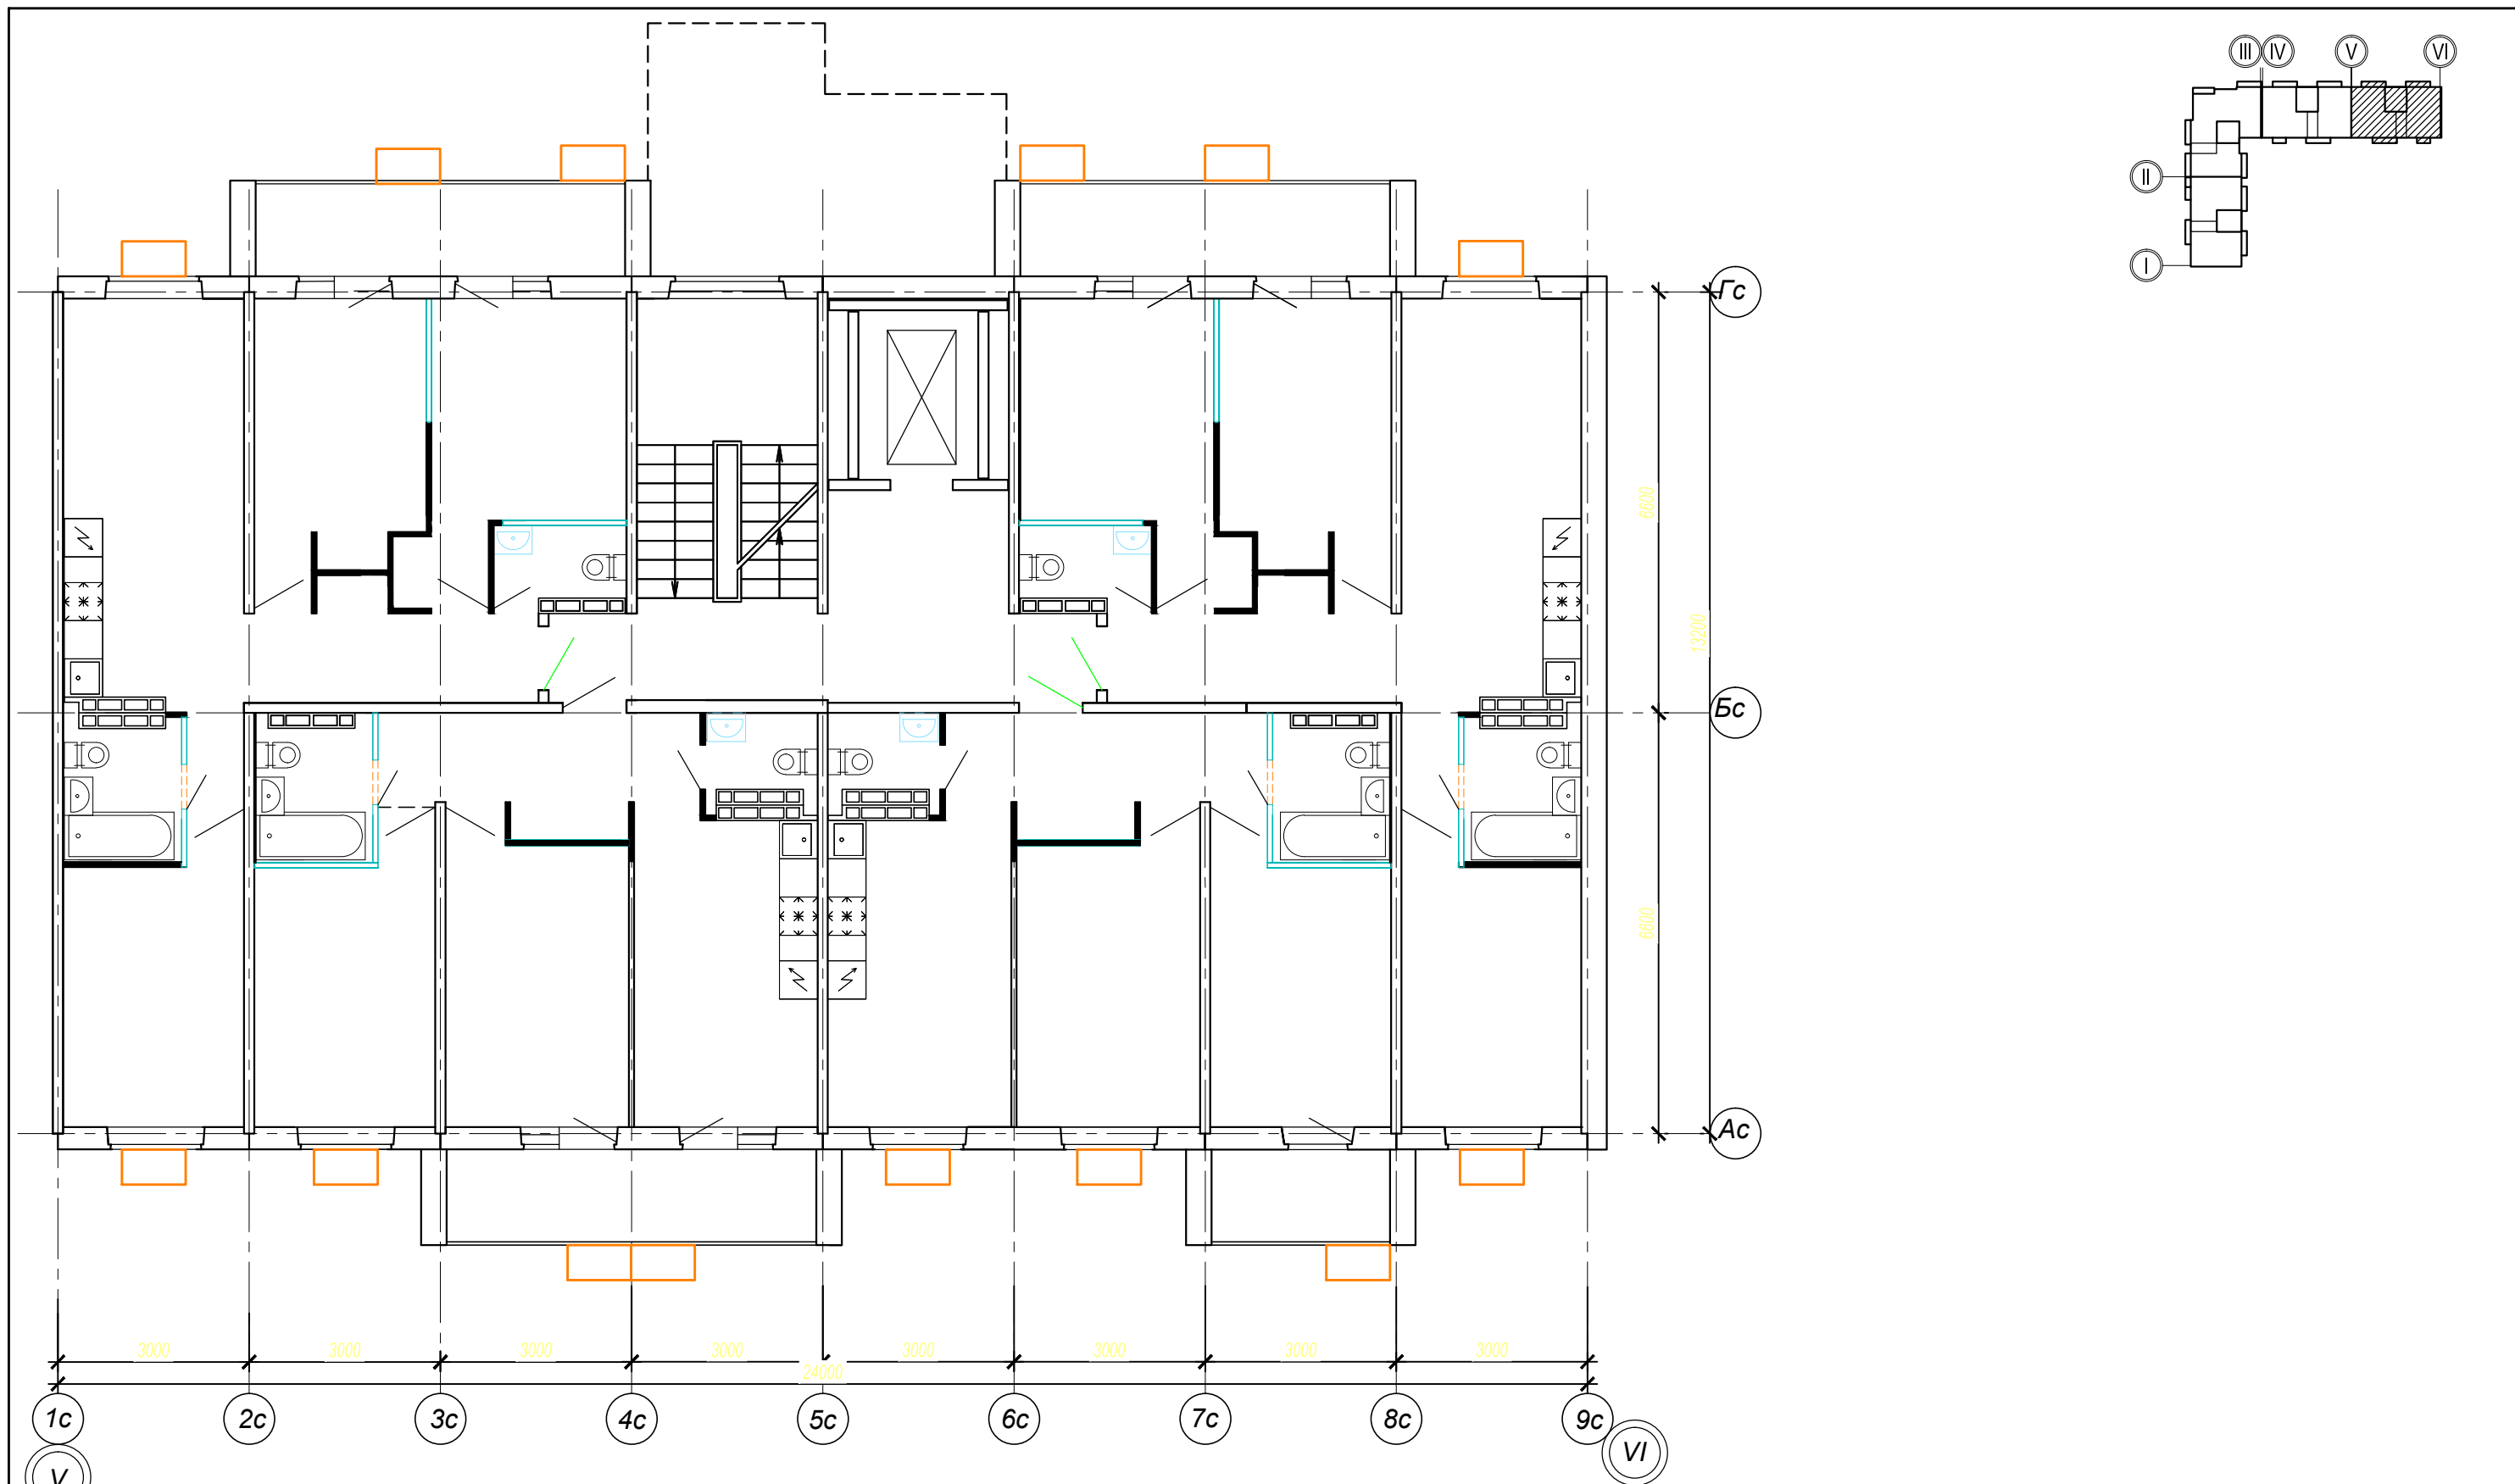
 Корзина для кондиционера 700\*1000\*550 (В\*Ш\*Г)

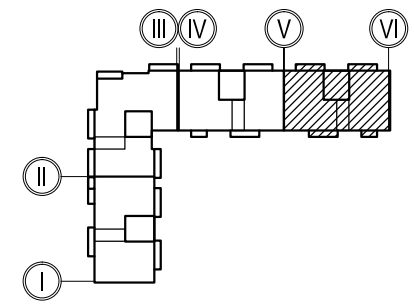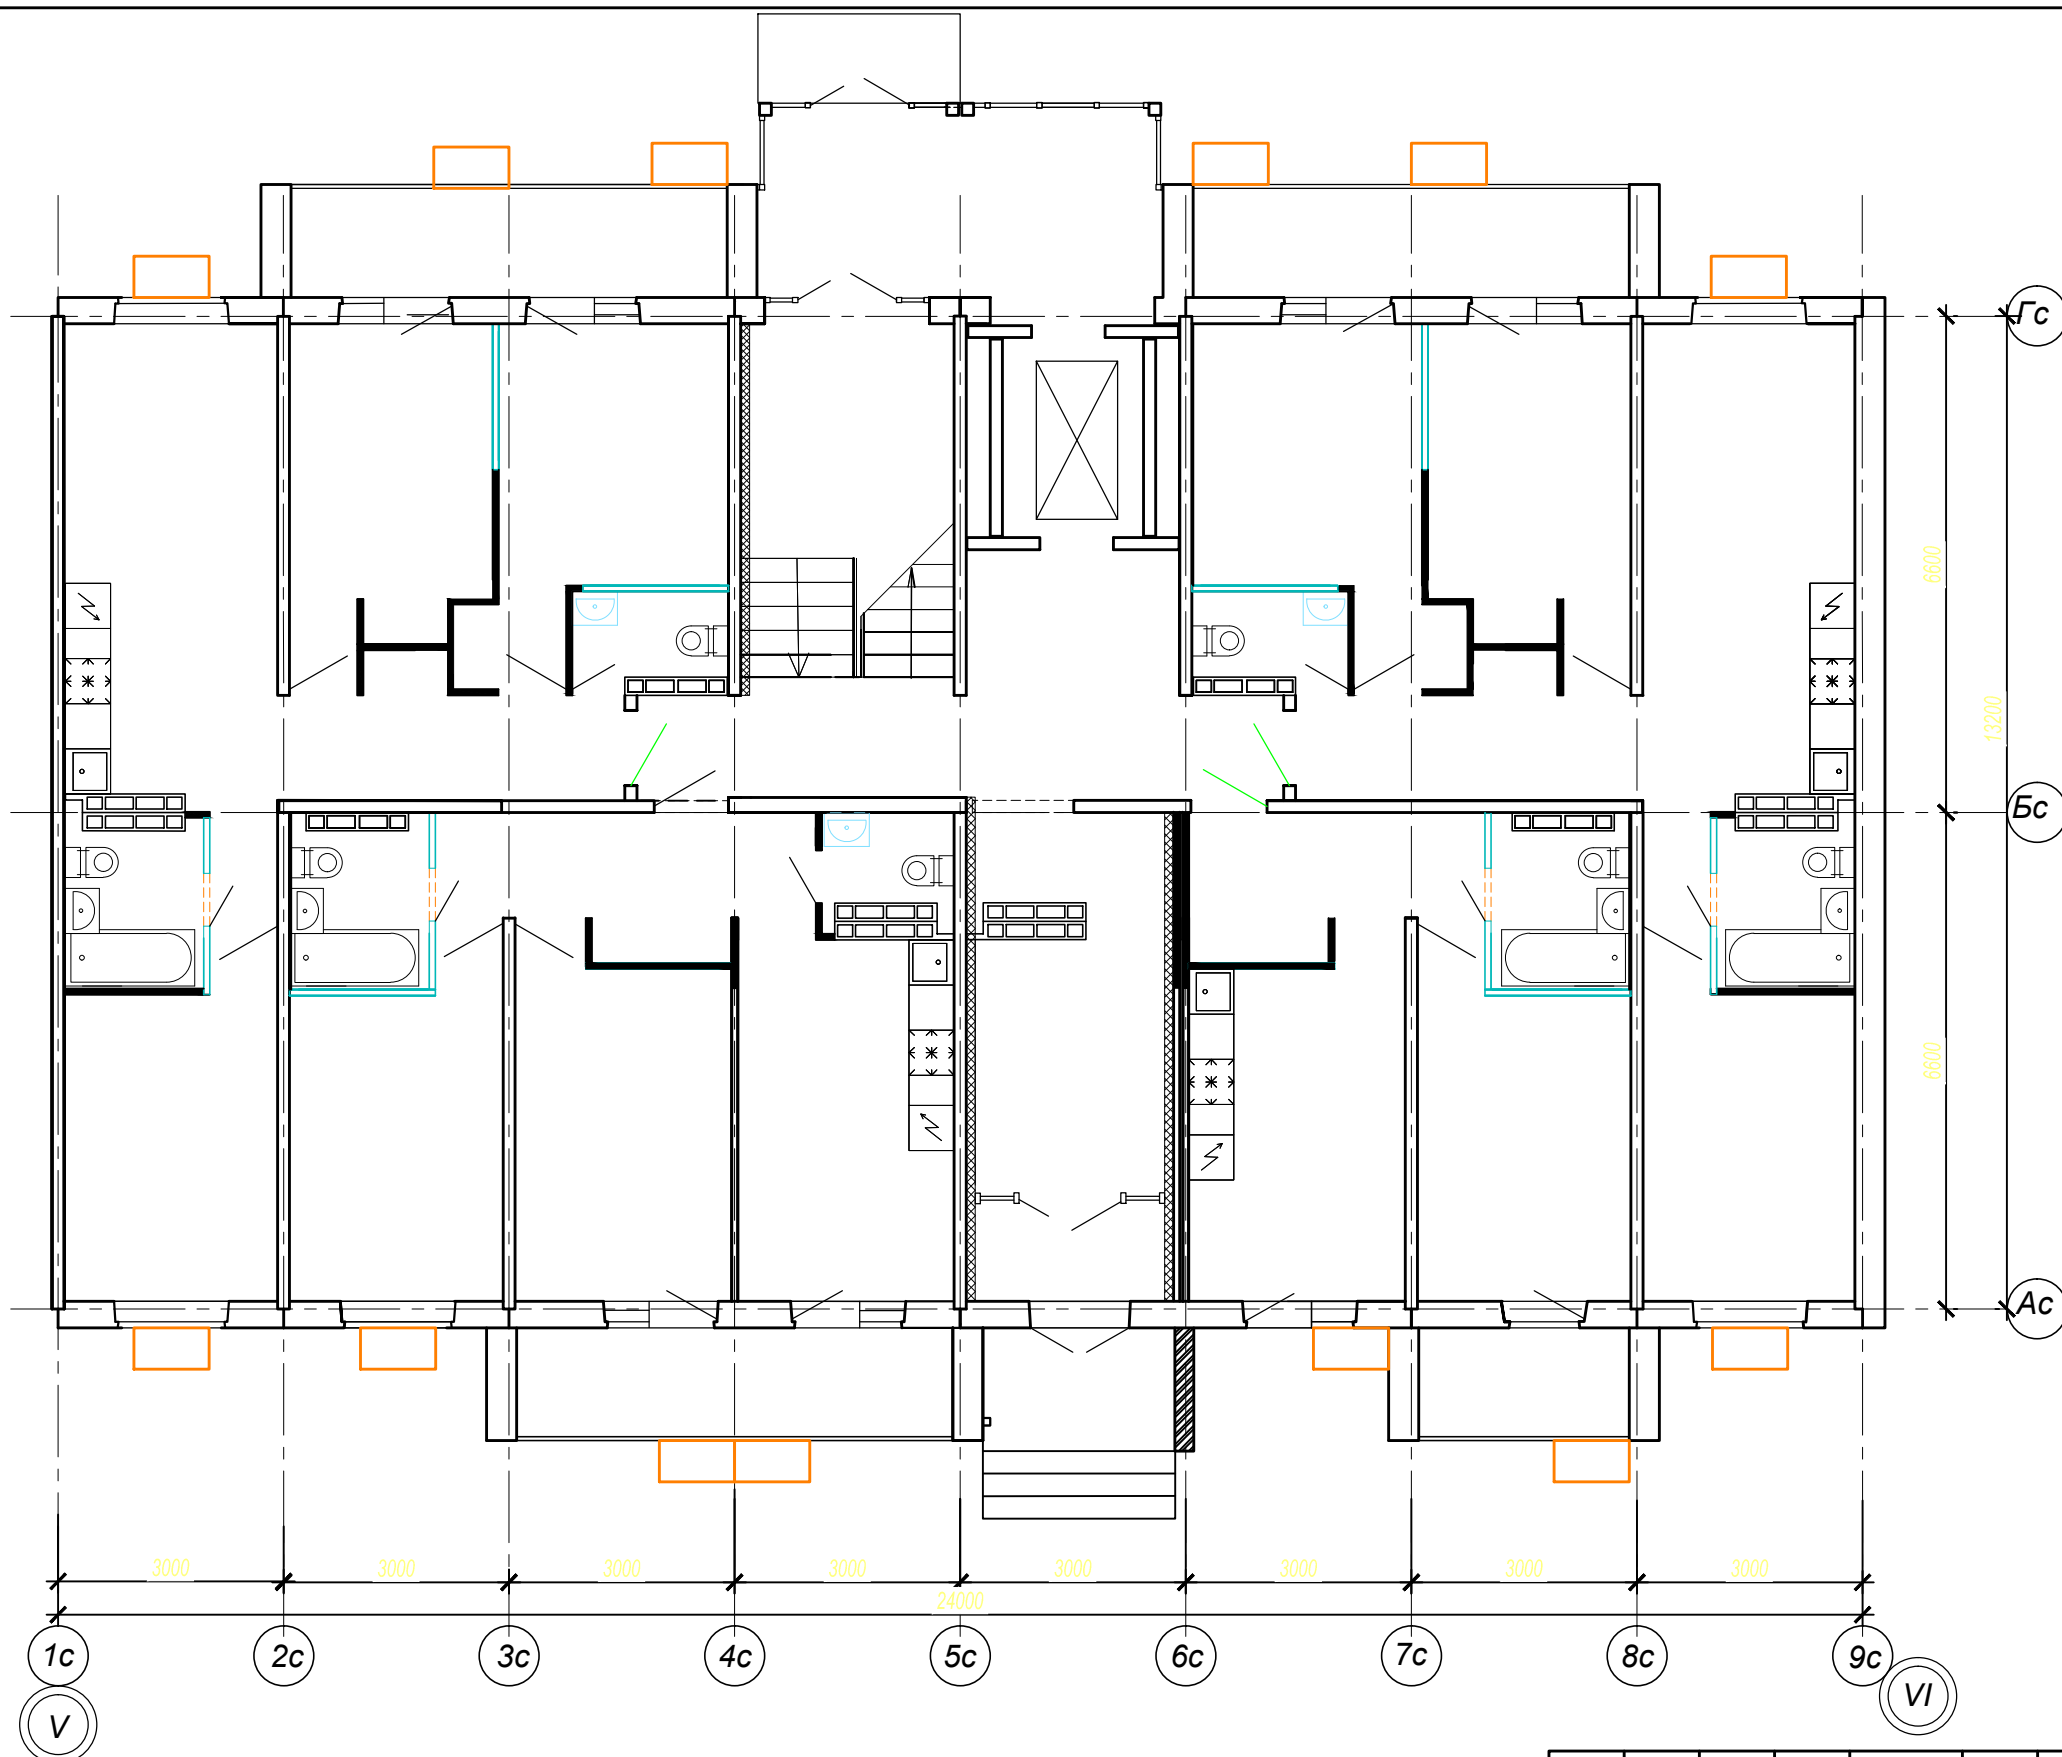
						Обозначение: 42-2021-3.1-АС				
						«Многоэтажные жилые дома в квартале 04_02_012 Центрального района г.Волгограда. 3 этап - квартал 3 (этап 3.1. - жилой дом № 3.1, этап 3.2. - жилой дом № 3.2). Этап 3.1. - жилой дом № 3.1				
Изм	Кол.	Лист	№ док	Подпись	Дата	Жилой дом № 3.1		Стадия	Лист	Листов
Нач.отдела		Ливченко						Р	-	
ГАП		Шуракова				Схема расположения корзин для кондиционеров типового этажа в осях "IV-V"		ООО "Специализированный застройщик "Пересвет-Юг"		
ГИП		Шураков								
Разраб.		Шуракова								
Н.контр.		Ливченко								




 



 Корзина для кондиционера 700\*1000\*550 (В\*Ш\*Г)

Обозначение: 42-2021-3.1-АС					
«Многоэтажные жилые дома в квартале 04_02_012 Центрального района г.Волгограда. 3 этап - квартал 3 (этап 3.1. - жилой дом № 3.1, этап 3.2. - жилой дом № 3.2). Этап 3.1. - жилой дом № 3.1					
Изм.	Кол.	Лист	N док	Подпись	Дата
Нач.отдела		Ливченко			
ГАП		Шуракова			
ГИП		Шураков			
Разраб.		Шуракова			
Н.контр.		Ливченко			
Жилой дом № 3.1				Стадия	Лист
				Р	-
Схема расположения корзин для кондиционеров 1 этажа в осях "V-VI"				ООО "Специализированный застройщик "Пересвет-Юг"	



 Корзина для кондиционера 700\*1000\*550 (В\*Ш\*Г)

Обозначение: 42-2021-3.1-АС					
«Многоэтажные жилые дома в квартале 04_02_012 Центрального района г.Волгограда. 3 этап - квартал 3 (этап 3.1. - жилой дом № 3.1, этап 3.2. - жилой дом № 3.2). Этап 3.1. - жилой дом № 3.1					
Изм	Кол.	Лист	№ док	Подпись	Дата
Нач.отдела		Ливченко			
ГАП		Шуракова			
ГИП		Шураков			
Разраб.		Шуракова			
Н.контр.		Ливченко			
Жилой дом № 3.1				Стадия	Лист
				Р	-
Схема расположения корзин для кондиционеров типового этажа в осях "V-VI"				ООО "Специализированный застройщик "Пересвет-Юг"	