



 
Общество с ограниченной ответственностью
«ПЕРЕСВЕТ – РЕГИОН - ДОН»

**Многоэтажные жилые дома в квартале 06_09_064
Советского района г. Волгограда
Жилой дом №8**

Рабочая документация

ЭЛЕКТРООБОРУДОВАНИЕ ВЫШЕ 0.000

01-2015-8-ЭО



2018

2020/9/11 09:18

81:60 11/6/0202

№	Обозначение	Наименование
1		Выключатель автоматический
2		Автоматический выключатель дифференциального тока
3		Ящик протяжной
4		Счетчик активной энергии
5		Кабельная линия, уходящая вверх
6		Кабельная линия, приходящая снизу
7		Кабельная линия, уходящая вниз
8		Кабельная линия, проложенная открыто в трубе
9		Кабельная линия, проложенная в лотке
10		Кабельная линия аварийного освещения
12		Система уравнивания потенциалов
13		Кабель (провод), проложенный в трубе в слое подготовки пола
14		Кабель (провод), проложенный в трубе в панелях перекрытий
16		Коробка протяжная
17		Щиток квартирный
18		Ящик с понижающим трансформатором 220/36В
19		Ящик силовой (ЯС)


Коробки (К)

К1	Коробка протяжная	У656У2	а/у	600x200x600
К2	Коробка протяжная	У994У2	а/у	129x81x110
К3	Коробка клеммная	У614У2	а/у	225x100x245
К4	Коробка монтажная (распаячная)	КМ41237	а/у	Ø75x40
К5	Коробка монтажная (распаячная)	КМ41004	с/у	Ø80x40
К6	Коробка установочная (под выключатели)	КМ41001	с/у	Ø63x40
К7	Коробка установочная (под розетки)	---	с/у	Ø63x60

№	Обозначение	Наименование
20		Щиток для подключения инструмента (ЩПИ)
21		Светильник настенный общего освещения
22		Светильник-указатель "Выход"
23		Светильник аварийного освещения
24		Светильник с люминесцентными лампами
25		Патрон подвесной
26		Выключатель одноклавишный, о/у, IP44
27		Выключатель двухклавишный, с/у, IP20
28		Выключатель одноклавишный, с/у, IP20
29		Звонок с кнопкой
30		Розетка одностная, о/у, з/к, IP54
31		Розетка одностная, о/у, з/к, IP20, для подключения электроплиты
32		Розетка одностная, о/у, з/к, IP20
33		Розетка двухместная, о/у, з/к, IP20
34		Розетка одностная, с/у, з/к, IP20
35		Розетка двухместная, с/у, з/к, IP20

						01-2015-8-ЭО			
						"Многоэтажные жилые дома в квартале 06_09_064 Советского района, г.Волгограда"			
Изм.	Кол.	Лист	Мелок	Подпись	Дата	Жилой дом №8.	Стадия	Лист	Листов
ГАП Разработал		Ливченко Андреев		 02.18.			Р	4	
Н.контр.		Ливченко				Условно-графические обозначения	ООО "Пересвет-Регион-Дон"		


61:60 11/6/0207

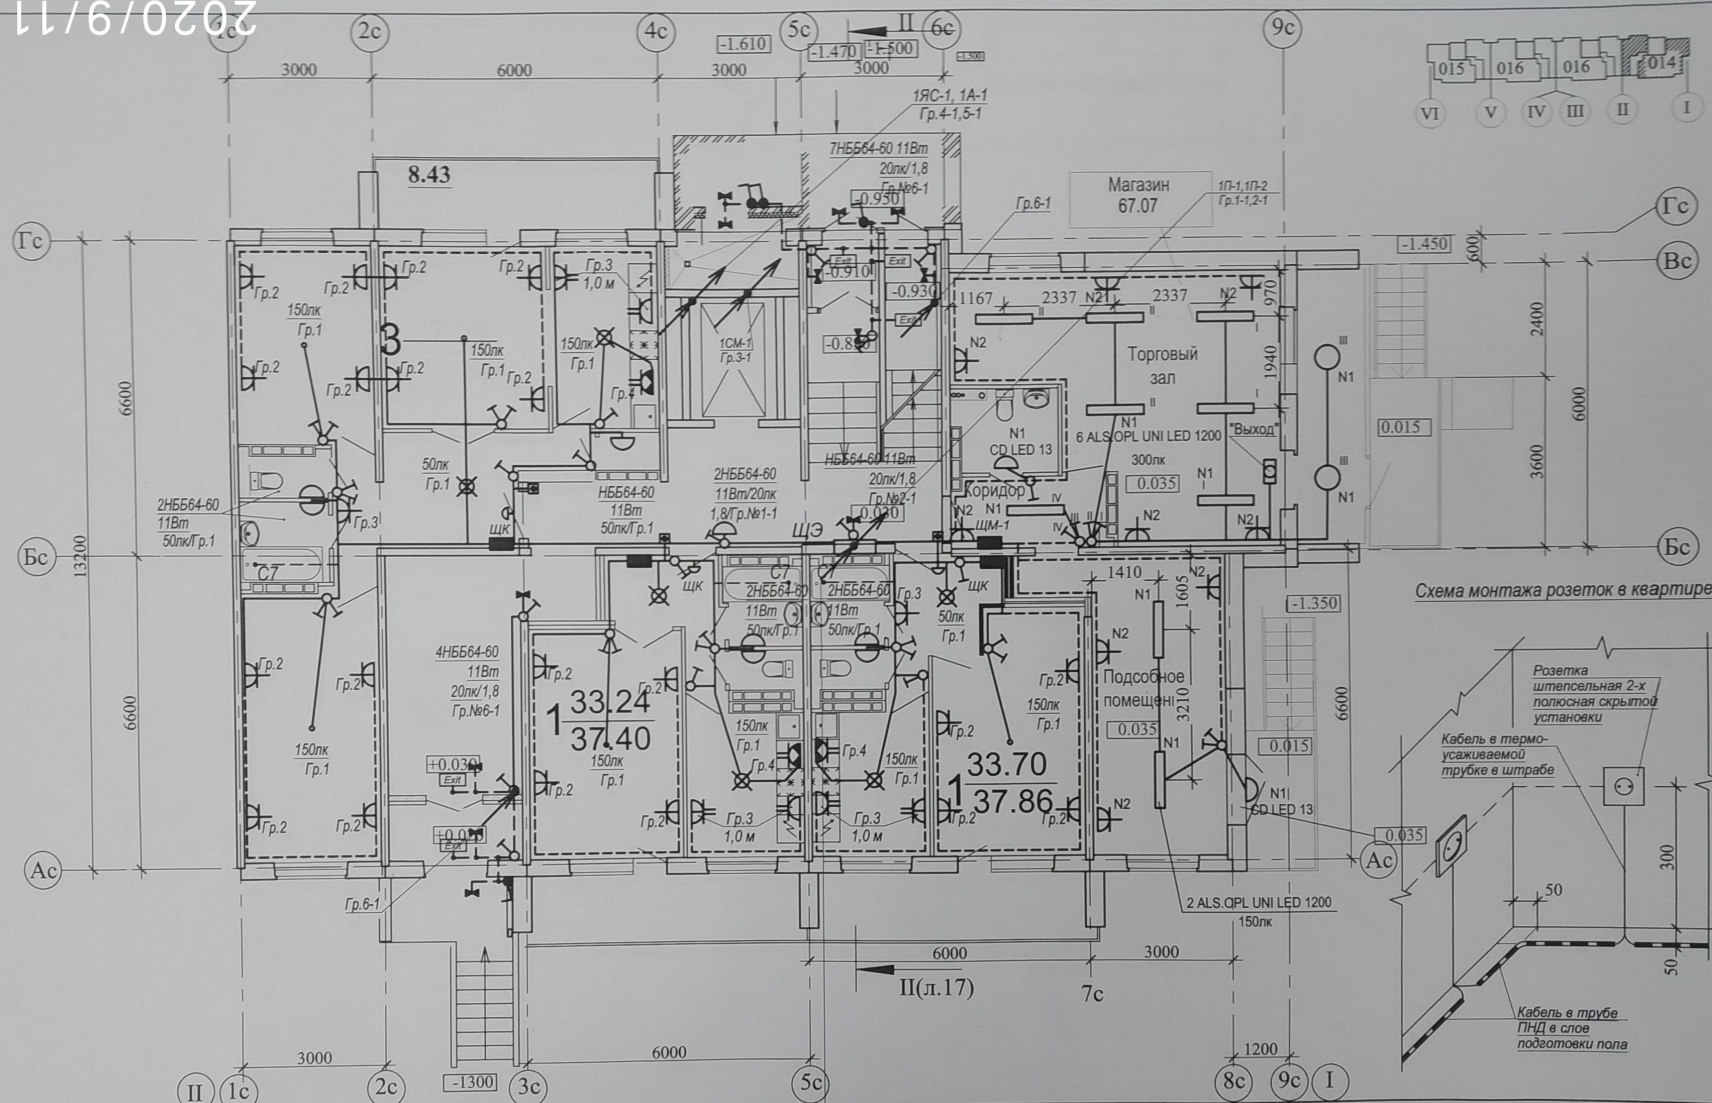

1. Монтаж розеток в квартире выполнить согласно схеме.

2. Схема расключения кабелей розеточной сети в монтажной коробке при помощи клемм 1П-1, 1П-2, быстрого монтажа, см. лист 9.

 3. Маркировку этажных щитов см. лист 4.



01-2015-8-ЭО					
3	Зам.	06.20.	"Многоэтажные жилые дома в квартале 06_09_064 Советского района, г.Волгограда"		
1	Зам.	07.19.			
Изм.	Кол.	Лист	№ док	Подпись	Дата
ГАП	Ливченко				
Разработал	Андреечко	02.18.			
Н.контр.	Ливченко				
Жилой дом №8.				Стадия	Лист
План 1 этажа в осях "П-Г" Розеточные сети и освещение				Р	8
				ООО "Пересвет-Регион-Дон"	


 



Схема расключения кабелей розеточной сети

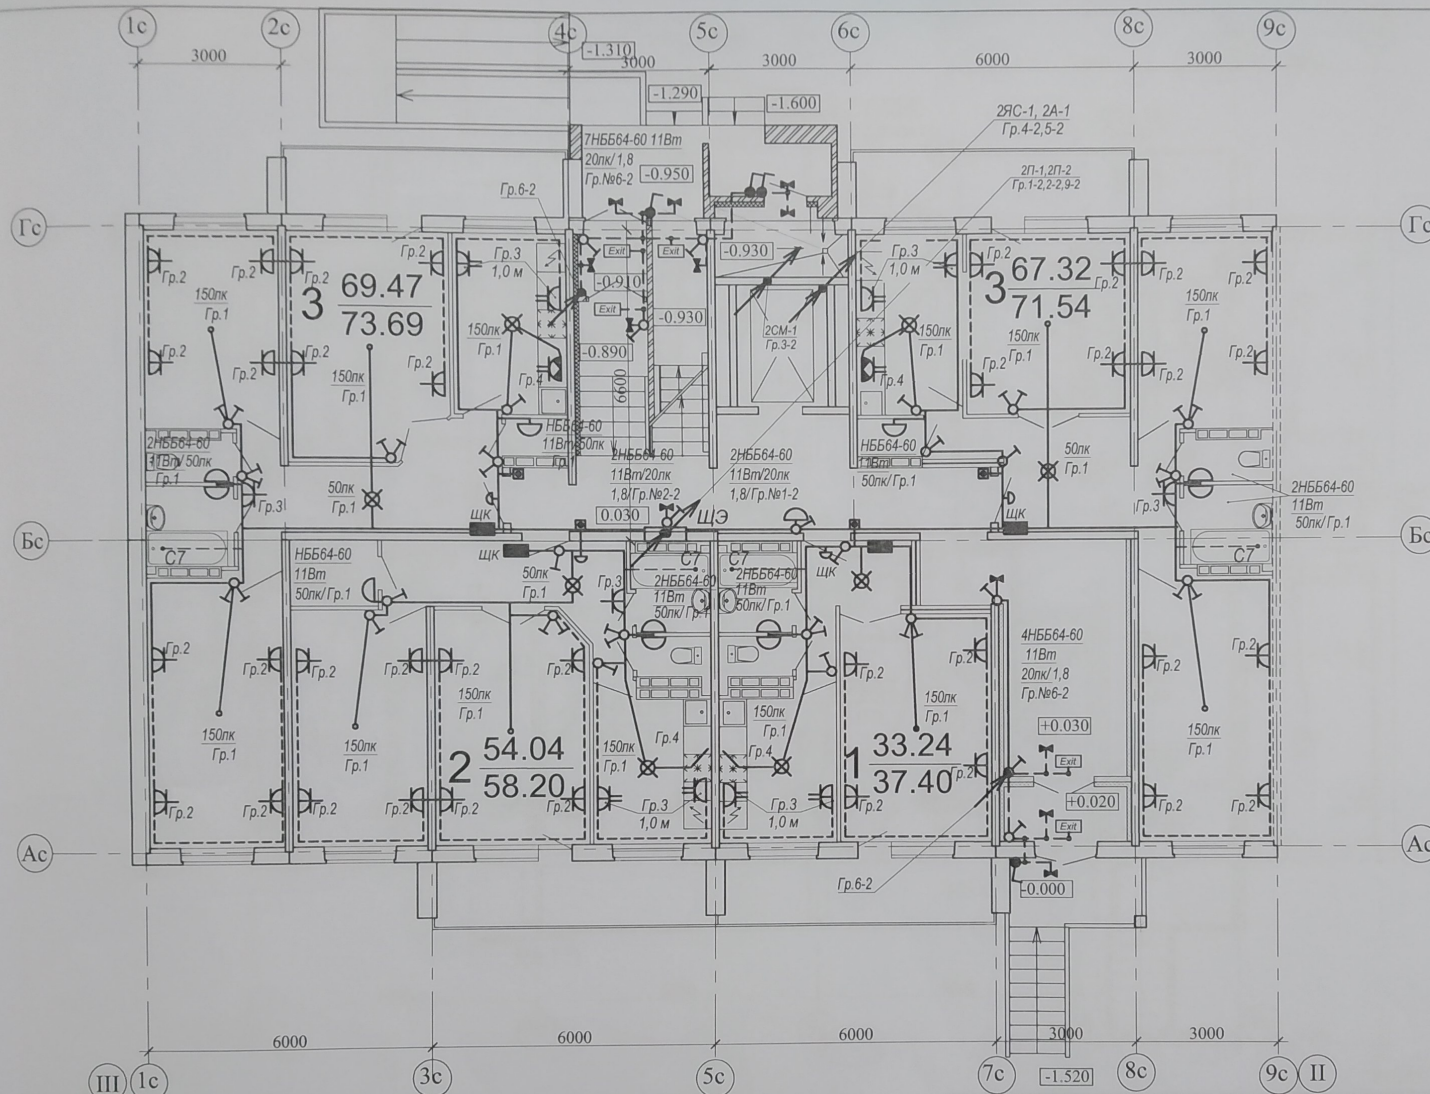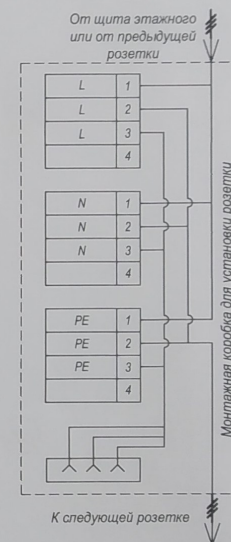


1. Монтаж розеток в квартире выполнить согласно схеме, см. лист 8.
2. Схема расключения кабелей розеточной сети в монтажной коробке при помощи клемм быстрого монтажа.
3. Маркировку этажных щитов см. лист 4.

						01-2015-8-ЭО			
						"Многоэтажные жилые дома в квартале 06_09_064 Советского района, г.Волгограда"			
Изм.	Кол.	Лист	№ док	Подпись	Дата	Жилой дом №8.	Стадия	Лист	Листов
ГАП		Ливченко					Р	9	
Разработал		Андреев			02.18.	План 1 этажа в осях "III-II" Розеточные сети и освещение	ООО "Пересвет-Регион-Дон"		
Н.контр.		Ливченко							

2020/9/11 09:29


2020/9/11 09:29

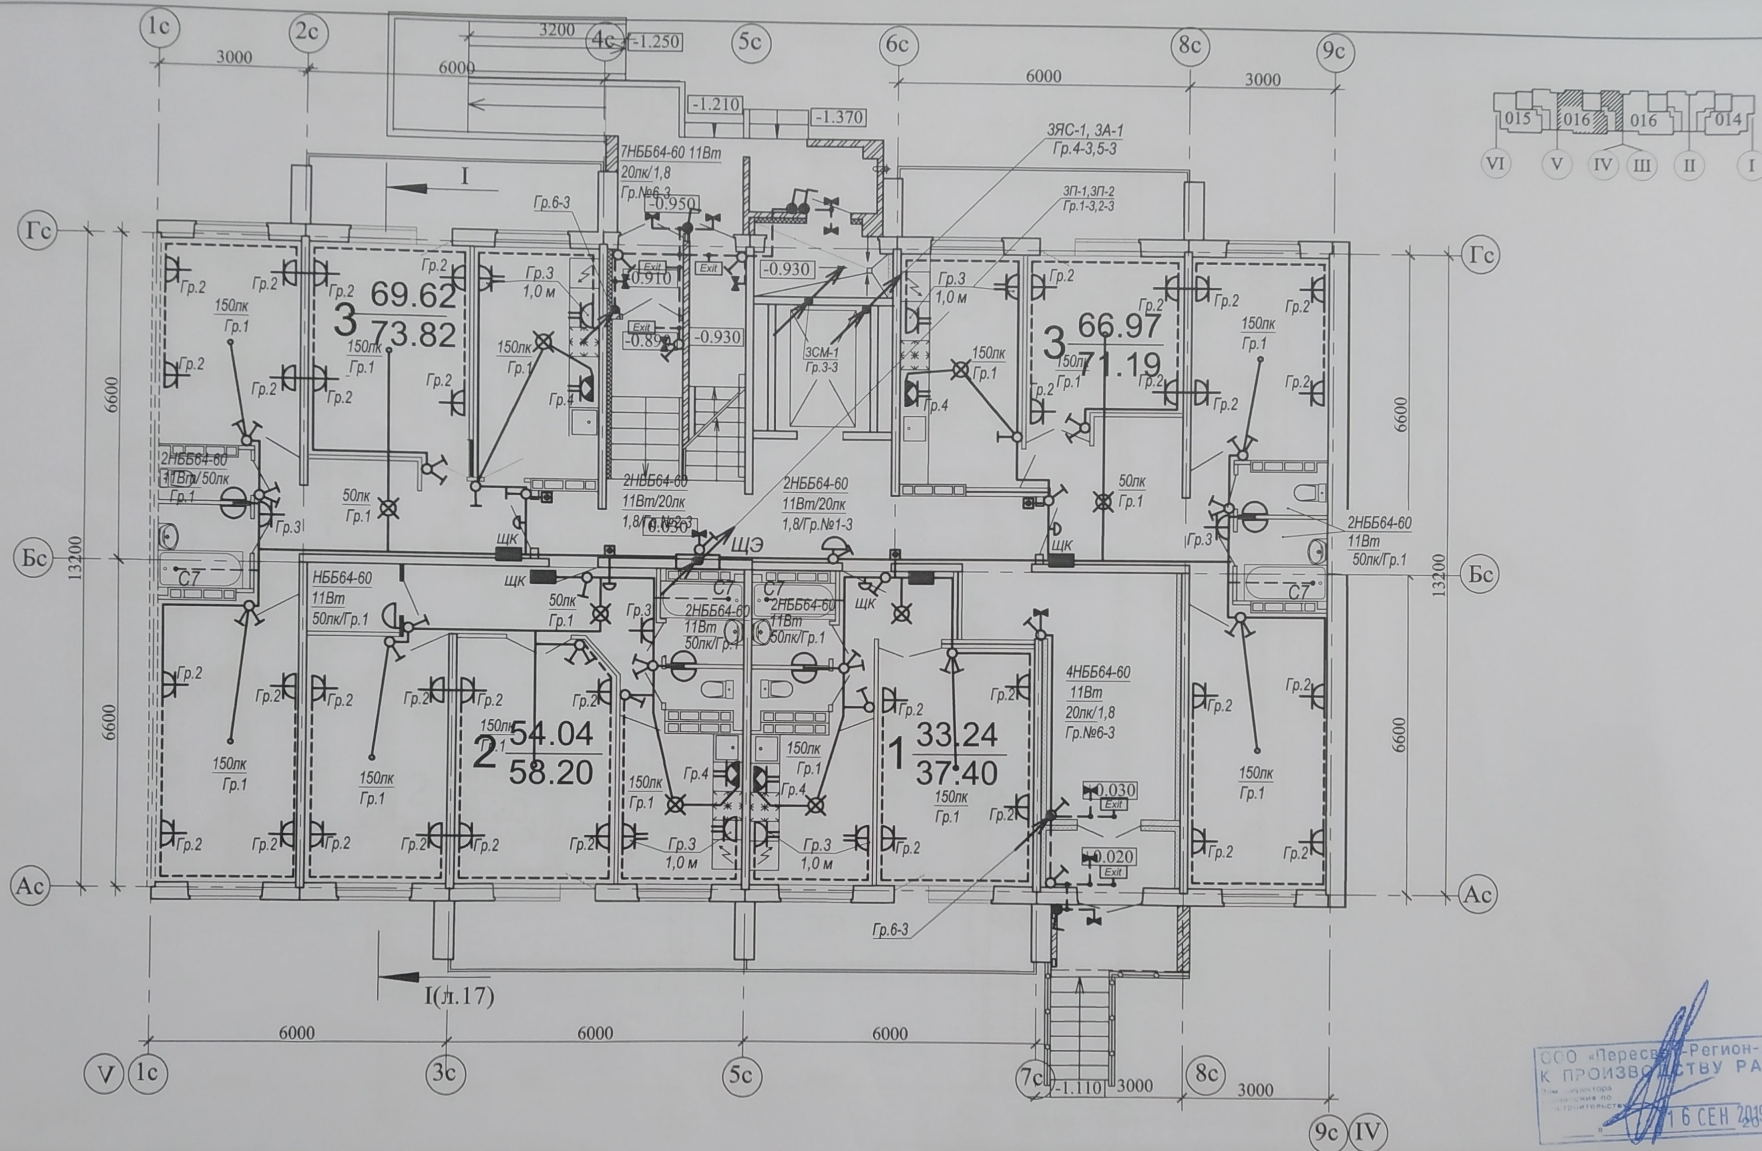

ООО «Пересвет-Регион-Дон»
К ПРОИЗВОДСТВУ РАБОТ
16 СЕН 2019 г.

01-2015-8-ЭО					
"Многоэтажные жилые дома в квартале 06_09_064 Советского района, г. Волгограда"					
2	Зам.	09.19.			
Изм.	Кол.	Лист	№ док	Дата	
ГАП	Ливченко	02.18.			
Разработал	Андреев				
Н.контр.	Ливченко				
Жилой дом №8. со сквозным проходом				Стадия	Лист
План 1 этажа в осях "V-IV"				P	10
Розеточные сети и освещение				ООО "Пересвет-Регион-Дон"	


2020/9/11 09:29

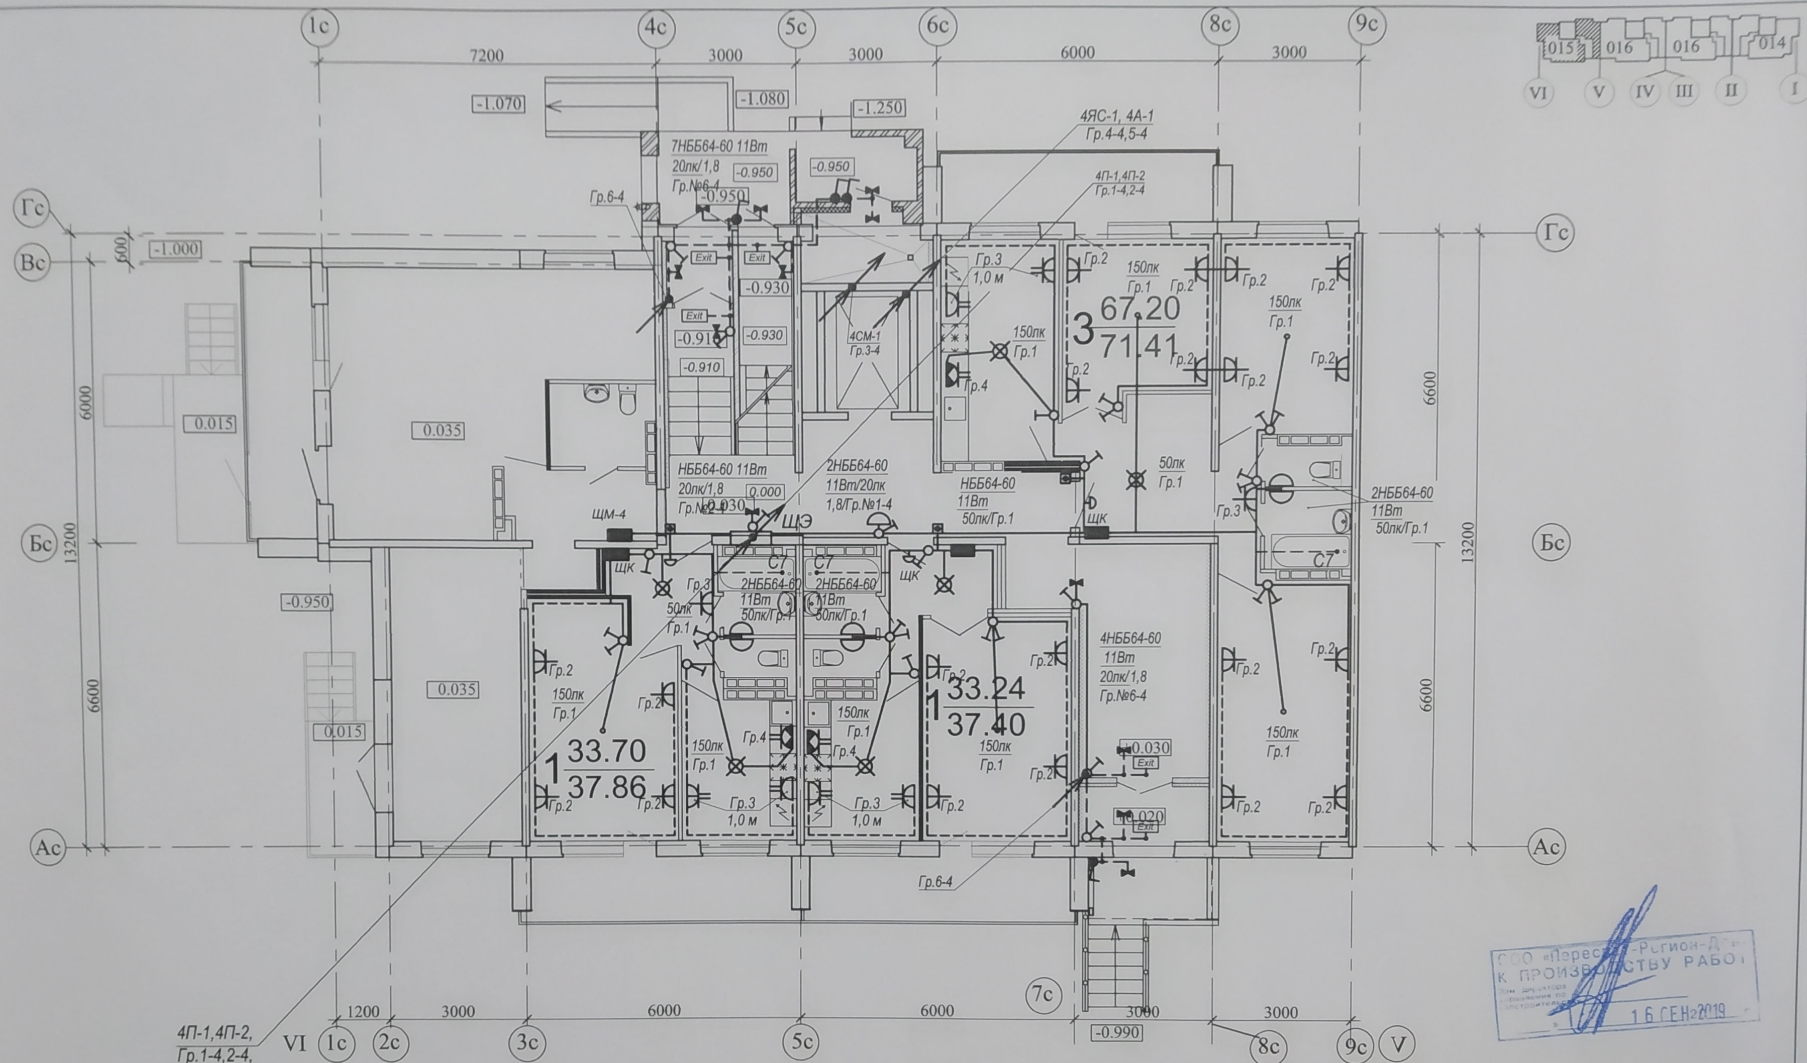

1. Монтаж розеток в квартире выполнить согласно схеме, см. лист 8.
2. Схема расключения кабелей розеточной сети в монтажной коробке при помощи клемм быстрого монтажа, см лист 9.
3. Маркировку этажных щитов см. лист 4.

01-2015-8-90					
2	Зам.	09.19.	"Многоэтажные жилые дома в квартале 06_09_064 Советского района, г.Волгограда"		
1	Зам.	07.19.			
Изм.	Кол.	Лист	№ док	Подпись	Дата
ГАП	Ливченко				
Разработал	Андреев	02.18.			
Н.контр.	Ливченко				
Жилой дом №8.				Стадия	Лист
План 1 этажа в осях "VI-V". Розеточные сети и освещение				P	11
				ООО "Пересвет-Регион-Дон"	


2020/9/11 09:30

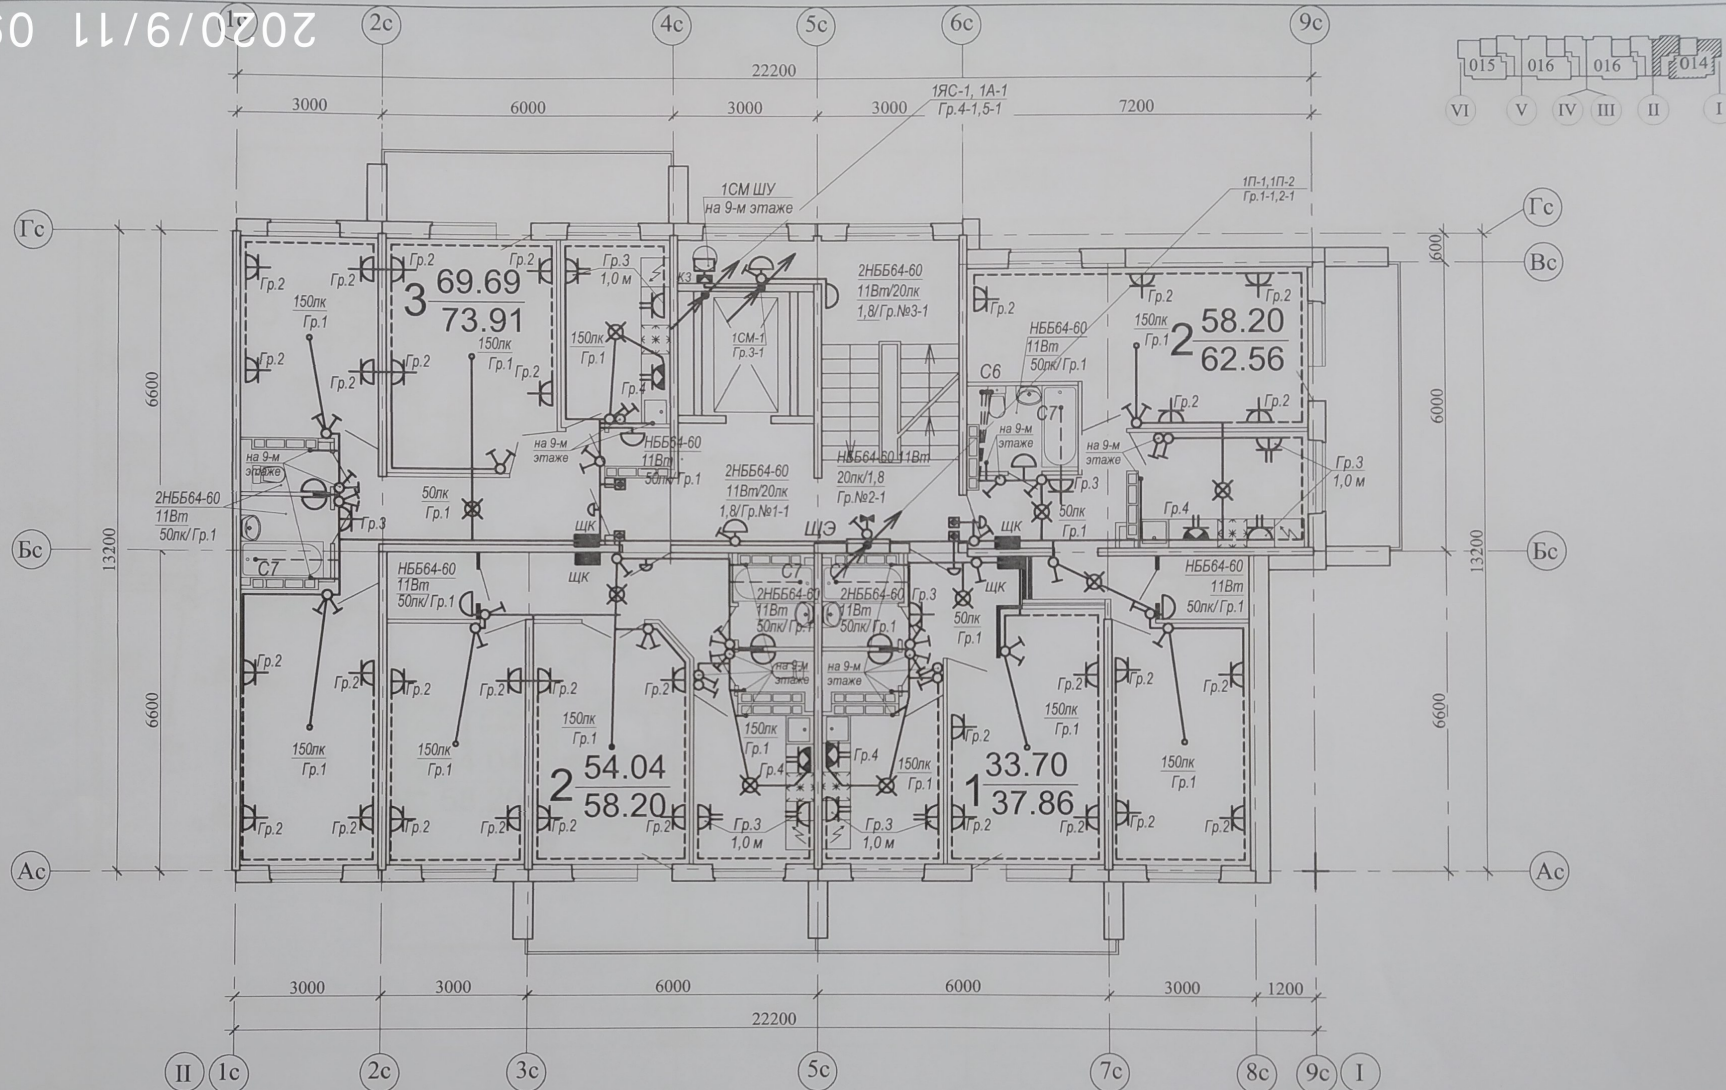

1. Монтаж розеток в квартире выполнить согласно схеме, см. лист 8.
2. Схема расключения кабелей розеточной сети в монтажной коробке при помощи клемм быстрого монтажа, см лист 9.
3. Маркировку этажных щитов см. лист 4.
4. В квартирах 9-го этажа устанавливаются вытяжные вентиляторы в кухнях, в ванных и в санузлах, которые включаются в сеть освещения. Управление осуществляется по месту выключателями.

							01-2015-8-ЭО		
							"Многоэтажные жилые дома в квартале 06_09_064 Советского района, г.Волгограда"		
Изм.	Кол.	Лист	№док	Подпись	Дата				
ГАП		Ливченко				Жилой дом №8.	Стадия	Лист	Листов
Разработал		Андрейко			02.18.		Р	12	
Н.контр.		Ливченко				План 2-9 этажей в осях "П-1". Розеточные сети и освещение	ООО "Пересвет-Регион-Дон"		



08:60 11/6/0707

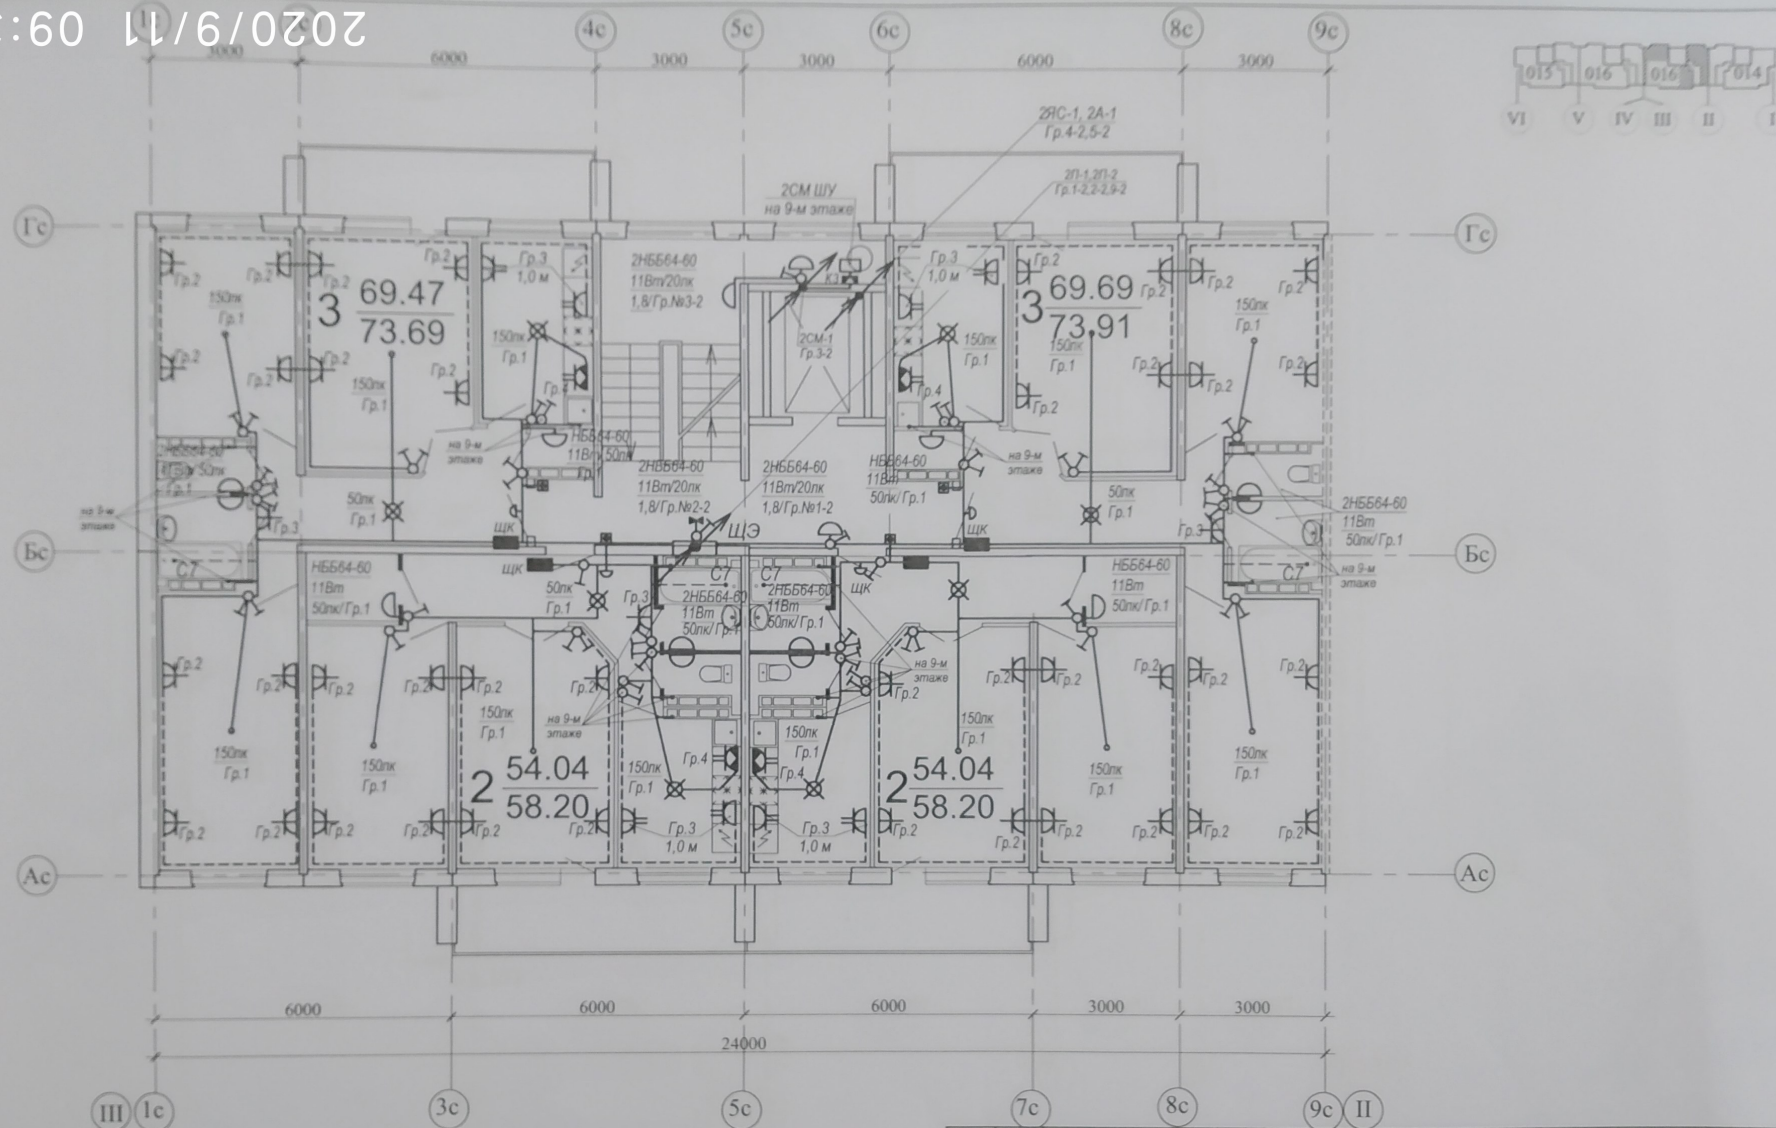


1. Монтаж розеток в квартире выполнить согласно схеме, см. лист 8.
2. Схема расключения кабелей розеточной сети в монтажной коробке при помощи клемм быстрого монтажа, см. лист 9.
3. Маркировку этажных щитов см. лист 4.
4. В квартирах 9-го этажа устанавливаются вытяжные вентиляторы в кухнях, в ванных и в санузлах, которые включаются в сеть освещения. Управление осуществляется по месту выключателями.

						01-2015-8-ЭО		
						"Многоэтажные жилые дома в квартале 06_09_064 Советского района, г.Волгограда"		
Изм.	Кол.	Лист	№ док.	Подпись	Дата	Жилой дом №8.	Стация	Лист
Г.АП		Ливченко					Р	13
Разработал		Андреев			02.18.	План 2-9 этажей в осях "III-II". Розеточные сети и освещение	ООО "Пересвет-Регион-Дон"	
Н.контр.		Ливченко						

 
08:60 11/6/0707

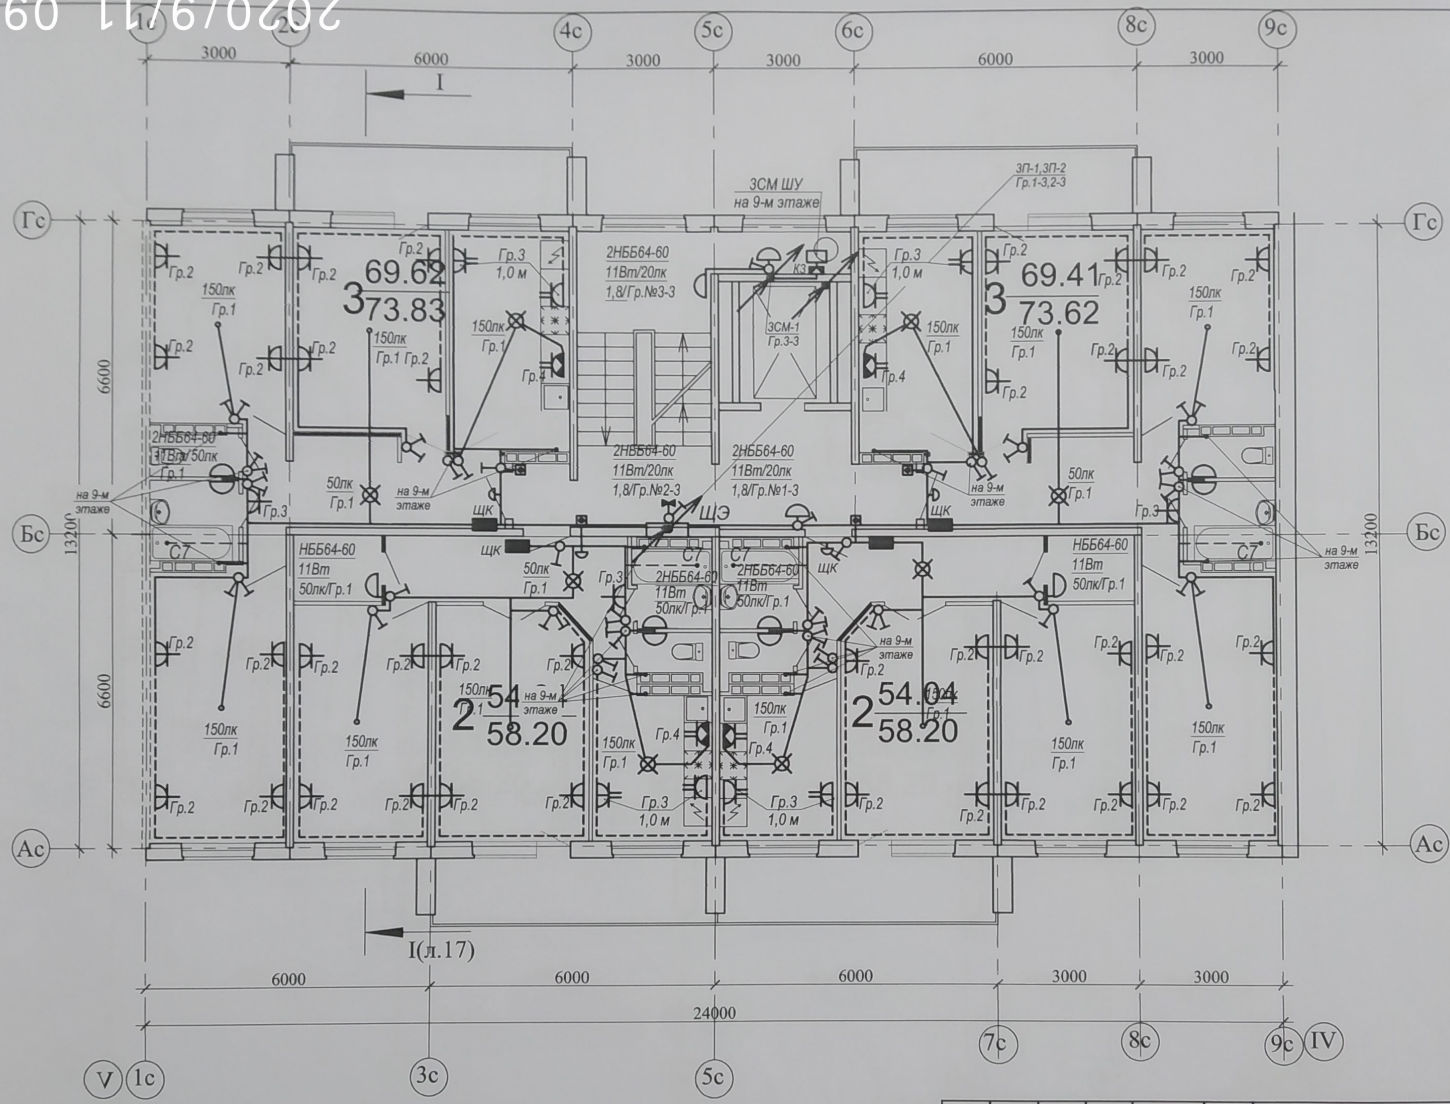

 С.О. «Пересвет-Регион-Дон»
К ПРОИЗВОДСТВУ РАБОТ
1.6.СЕН.2019

						01-2015-8-ЭО			
2		Зам.		09.19.	"Многоэтажные жилые дома в квартале 06_09_064 Советского района, г.Волгограда"				
Изм.	Кол.	Лист	№ док	Подпись	Дата				
ГАП	Ливченко			02.18.	Жилой дом №8. со сквозным проходом		Стадия	Лист	Листов
Разработал	Андричук						Р	14	
					План 2-9 этажей в осях "V-IV". Розеточные сети и освещение		ООО "Пересвет-Регион-Дон"		
Н.контр.	Ливченко								

08:60 11/6/0707

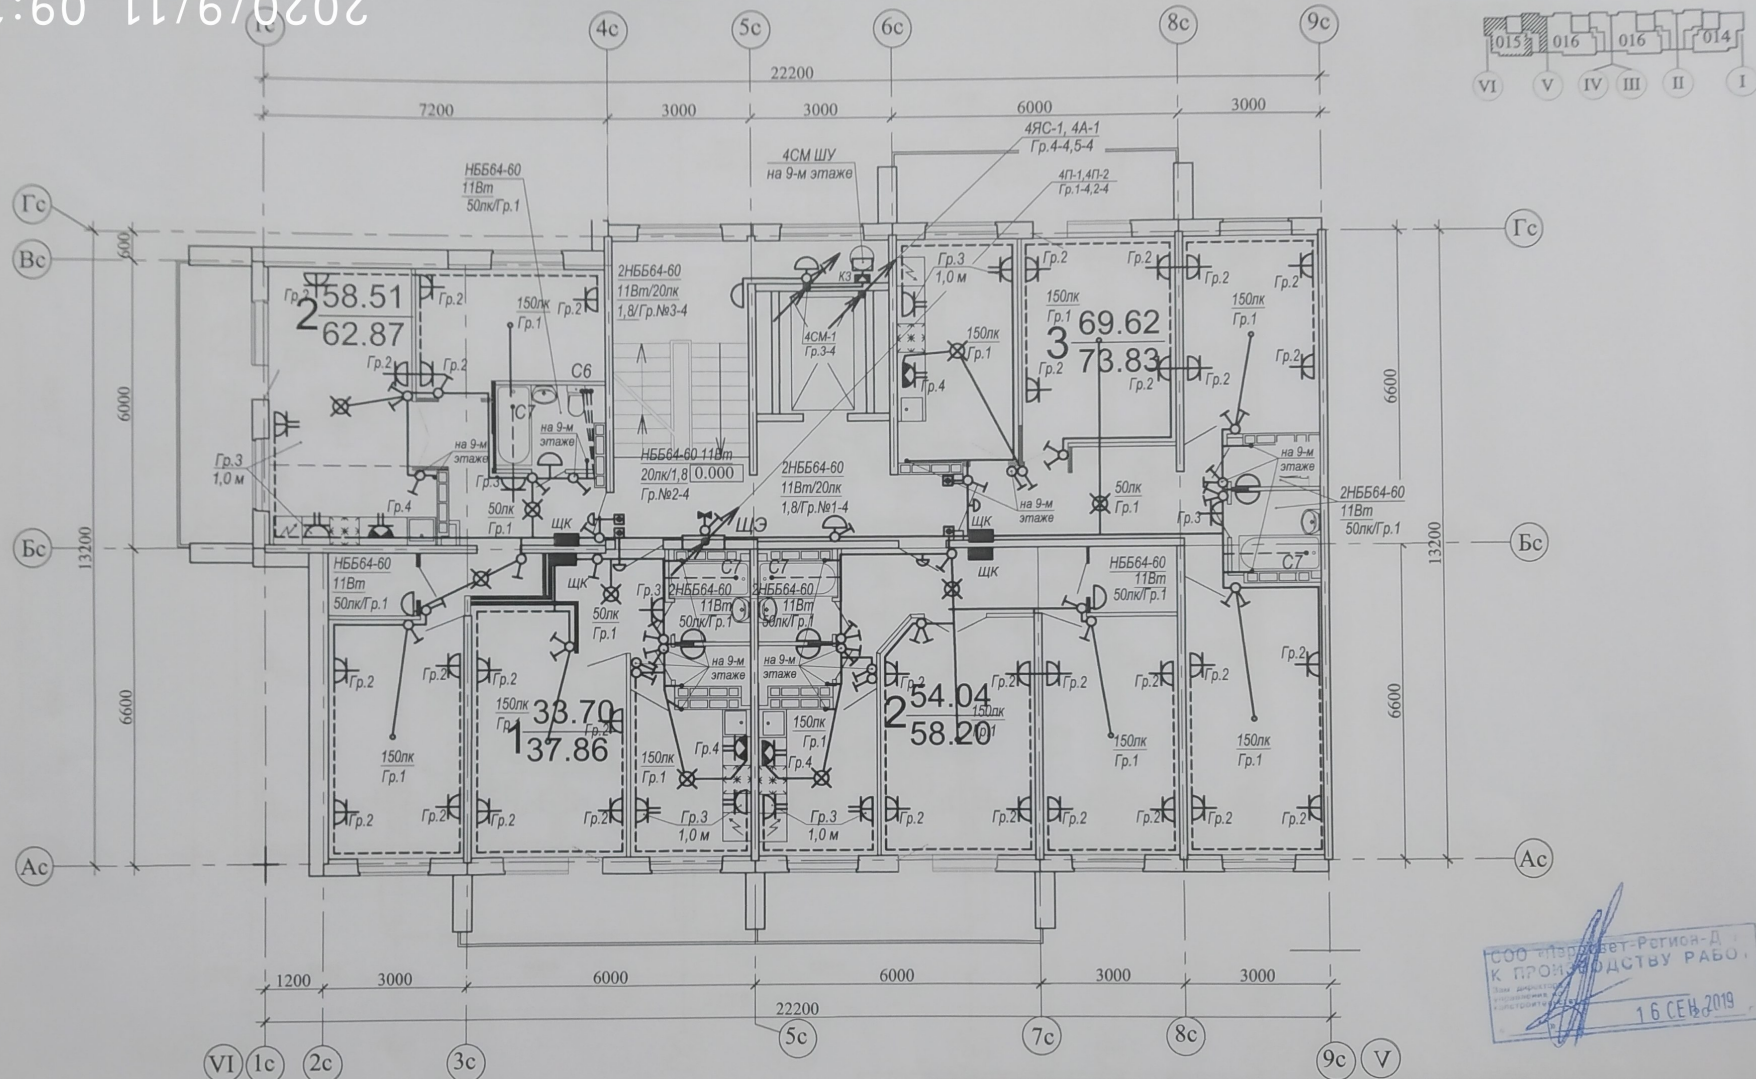

ООО "Пересвет-Регион-Дон"
К ПРОИЗВОДСТВУ РАБОТ
16 СЕН 2019

						01-2015-8-ЭО			
2		Зам.		09.19.	"Многоэтажные жилые дома в квартале 06_09_064 Советского района, г.Волгограда"				
Изм.	Кол.	Лист	Модок	Дата					
ГАП		Ливченко			Жилой дом №8. со сквозным проходом		Стадия	Лист	Листов
Разработал		Андреев		02.18.			Р	15	
					План 2-9 этажей в осях "VI-V". Розеточные сети и освещение		ООО "Пересвет-Регион-Дон"		
Н.контр.		Ливченко							