

Согласовано: Гл. спец. ВК Даньшина 02.21
 Гл. спец. ТПВ
 Инв. № подл. Взам. инв. № Подп. и дата
 02.21

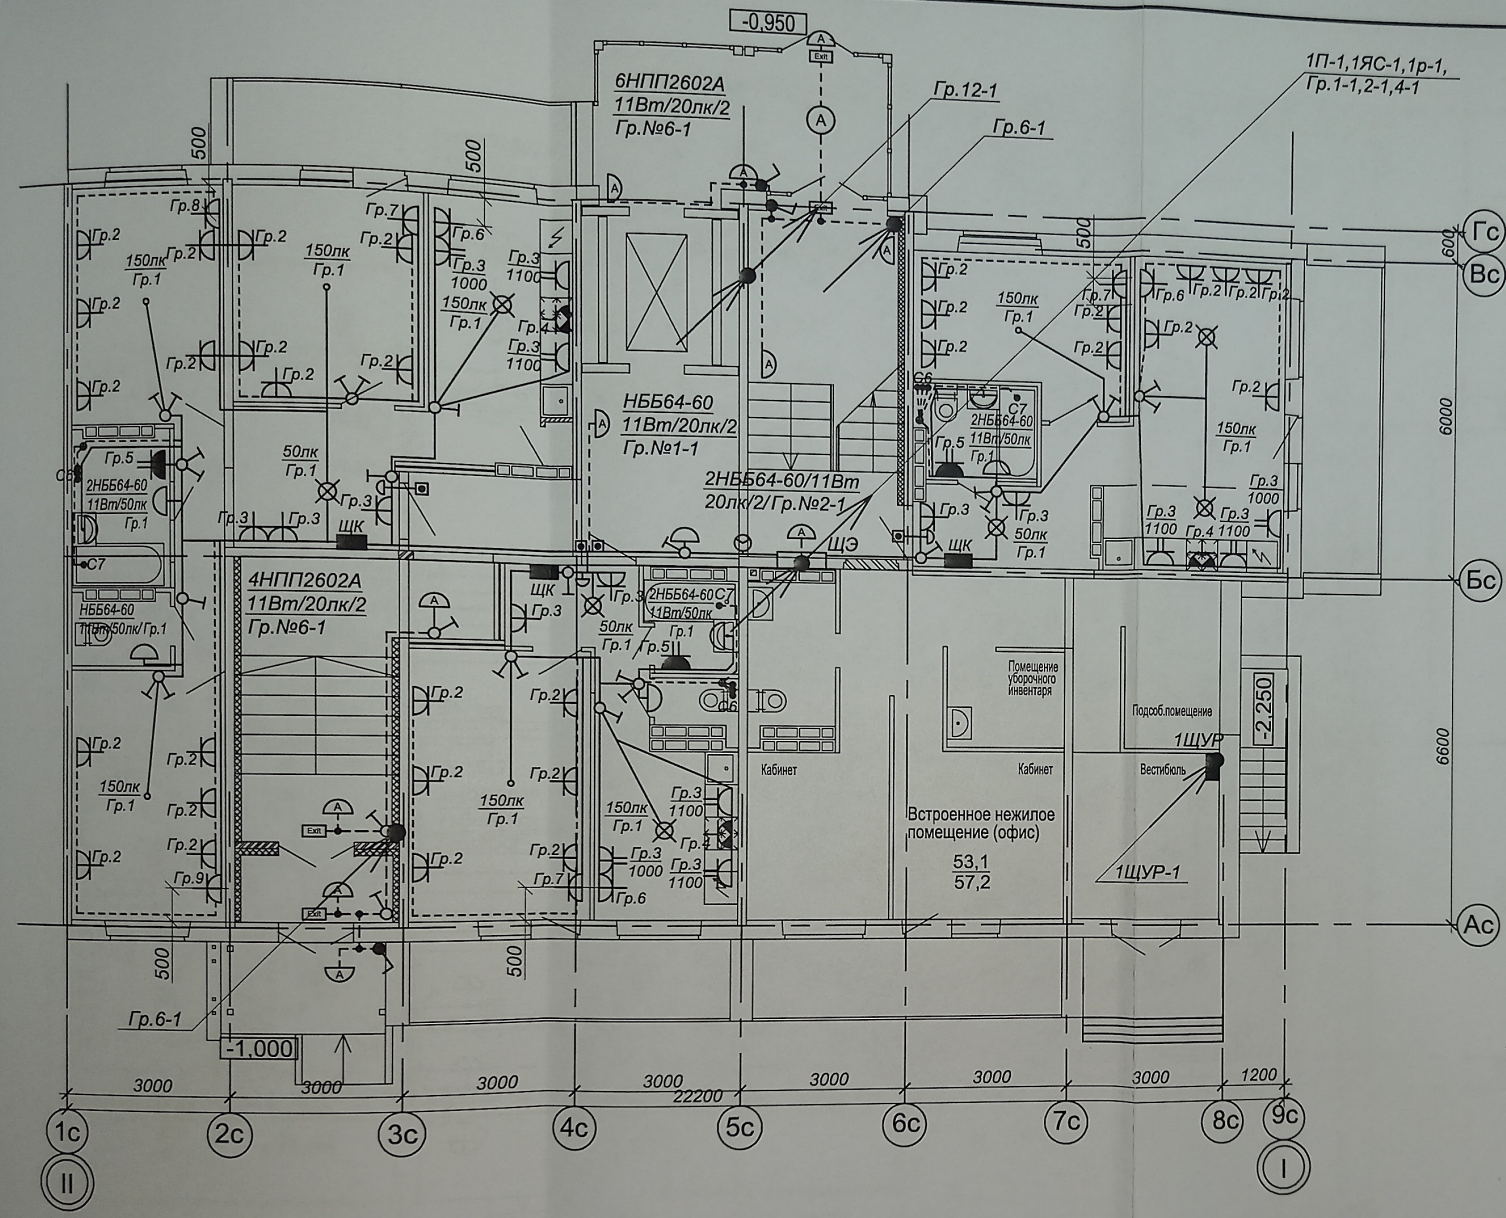


Схема монтажа розеток в квартире


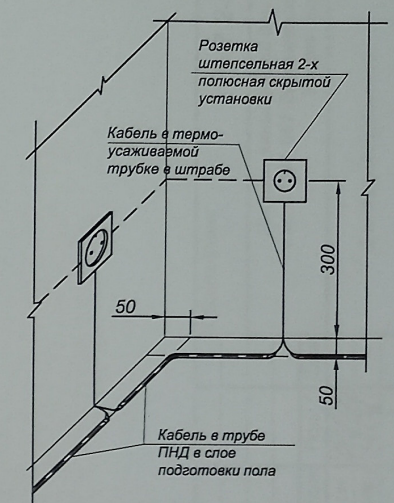


Схема расположения розеток на кухне (в зоне кухонного гарнитура)

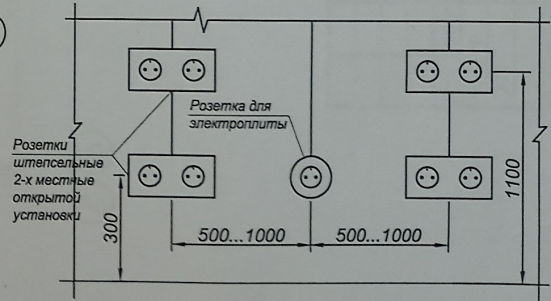

1. Монтаж розеток в квартире выполнить согласно схеме. Розетки на кухне (в зоне кухонного гарнитура, см. схему) располагаются на расстоянии 0,5...1,0 м от розетки для подключения электроплиты (гр.4).
2. Расключение кабелей розеточной сети в монтажной коробке выполняется при помощи клемм быстрого монтажа (см. схему на листе 16).
3. Подключение датчика движения выполнить согласно паспорту и схеме на листе 17.
4. Электрооборудование встроенного нежилого помещения (офис), см. раздел 847.2-ЭО.1.

						Обозначение: 847.2-ЭО		
						Многоэтажный жилой дом по ул. им. К. Симонова в кв. 03_03_061 Дзержинского района г. Волгограда. 3 этаж - Корпус 3.		
Изм.	Кол.у	Лист	Челок	Подп.	Дата	Электрооборудование	Стадия	Лист
Тех.дир.	Федюшин						Р	14
ГАП	Шуракова					План 1-го этажа в осях "I-II". Розеточные сети и освещение	ООО "Астра-Проект"	
Разраб.	Пенской				02.21			
Н.контр.	Иванникова							



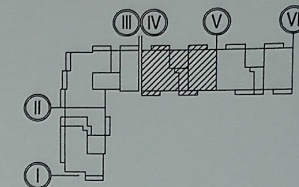


Схема расключения кабелей розеточной сети

От щита квартирного или от предыдущей розетки

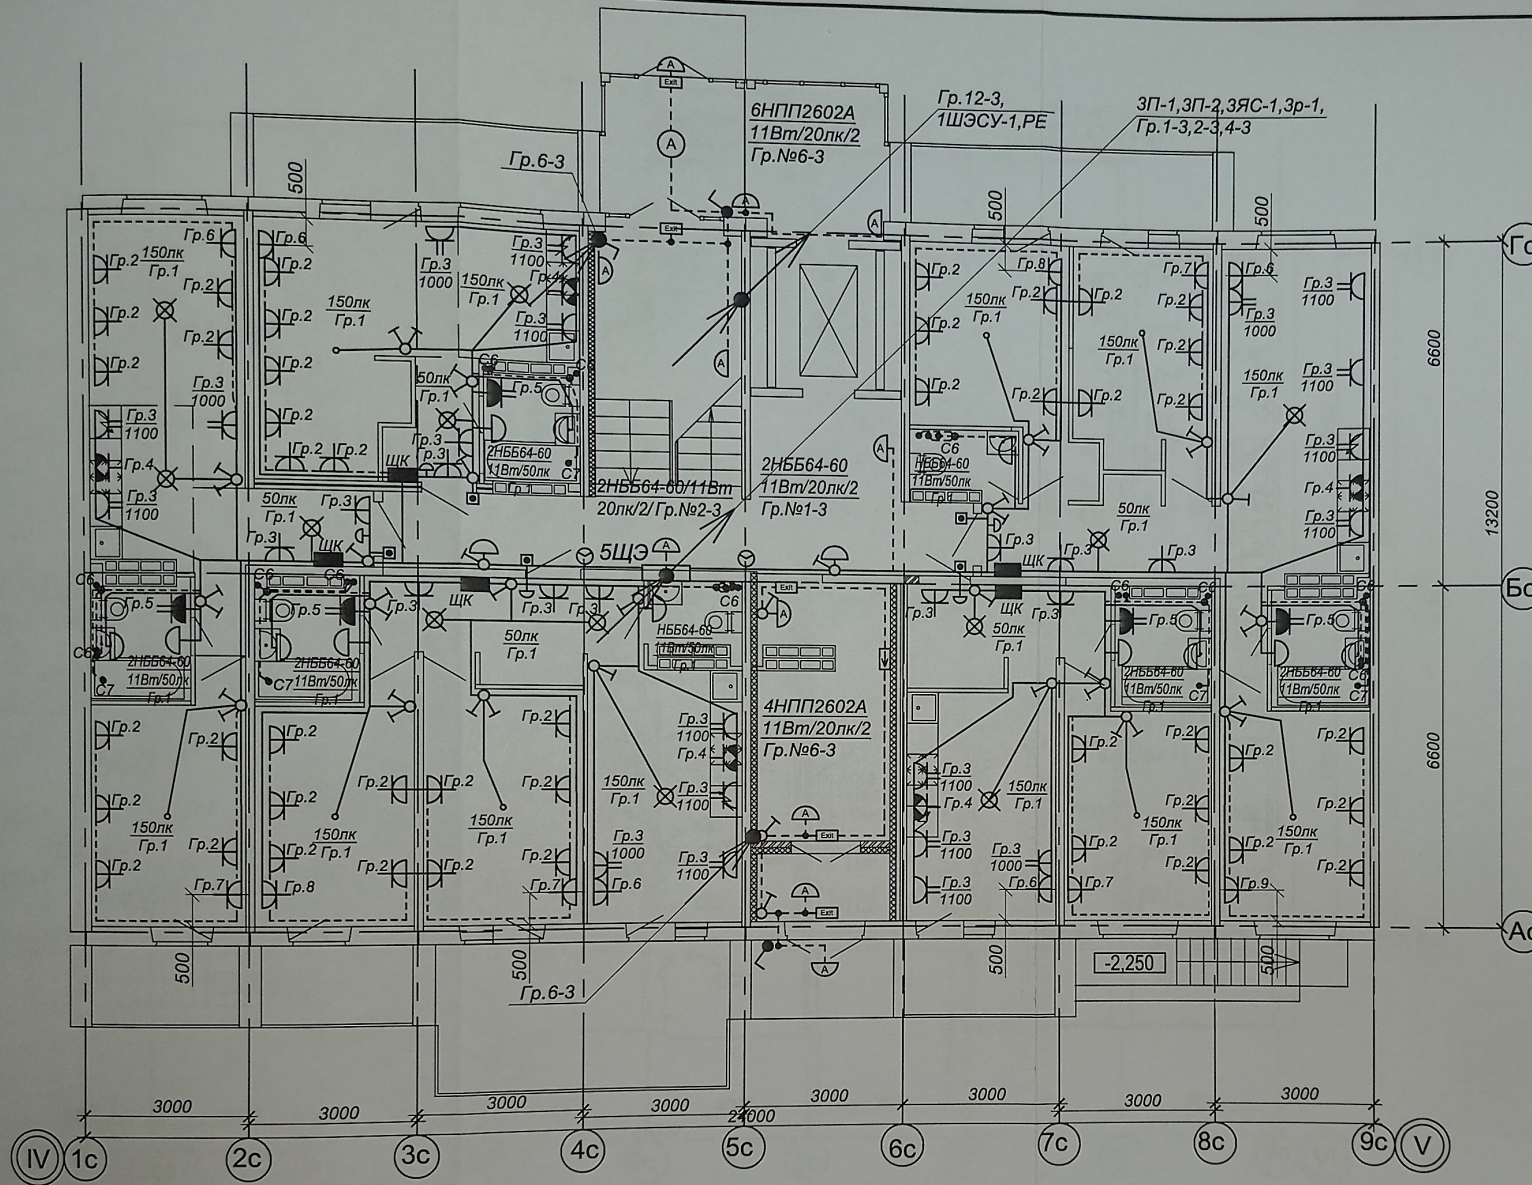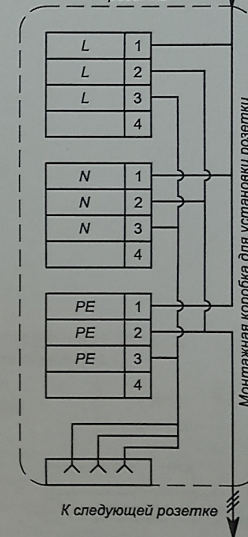

1. План розеточных сетей и освещения типового этажа применим для 2-го...6-го этажей данной блок-секции жилого дома.
2. Монтаж розеток в квартире выполнить согласно схеме на листе 14. Розетки на кухне (в зоне кухонного гарнитура, см. схему на листе 14) располагаются на расстоянии 0,5...1,0 м от розетки для подключения электроплиты (зр.4).
3. Расключение кабелей розеточной сети в монтажной коробке выполняется при помощи клемм быстрого монтажа (см. схему).
4. Подключение датчика движения выполнить согласно паспорту и схеме на листе 17.

Обозначение: 847.2-30					
Многоэтажный жилой дом по ул. им. К. Симонова в кв. 03_03_061 Дзержинского района г. Волгограда. 3 этаж - Корпус 3.					
Изм.	Кол.уч.	Лист	№ док.	Подп.	Дата
Тех.дир.	Федюшин	Шуракова	02.21		
Разраб.	Пенской				
Н.контр.	Иванникова				
Электрооборудование				Стадия	Лист
				P	16
План 1-го этажа в осях "IV-V". Розеточные сети и освещение				ООО "Астра-Проект"	

Согласовано:
Гл. специалист
Иванникова
02.21

Взам. инв. №
Подп. и дата
Инв. № подл.

1. План розеточных сетей и освещения типового этажа применим для 2-го...6-го этажей данной блок-секции жилого дома.
2. Монтаж розеток в квартире выполнить согласно схеме на листе 14. Розетки на кухне (в зоне кухонного гарнитура, см. схему на листе 14) располагаются на расстоянии 0,5...1,0 м от розетки для подключения электроплиты (зр. 4).
3. Расключение кабелей розеточной сети в монтажной коробке выполняется при помощи клемм быстрого монтажа (см. схему на листе 16).
4. Подключение датчика движения выполнить согласно паспорту и схеме.



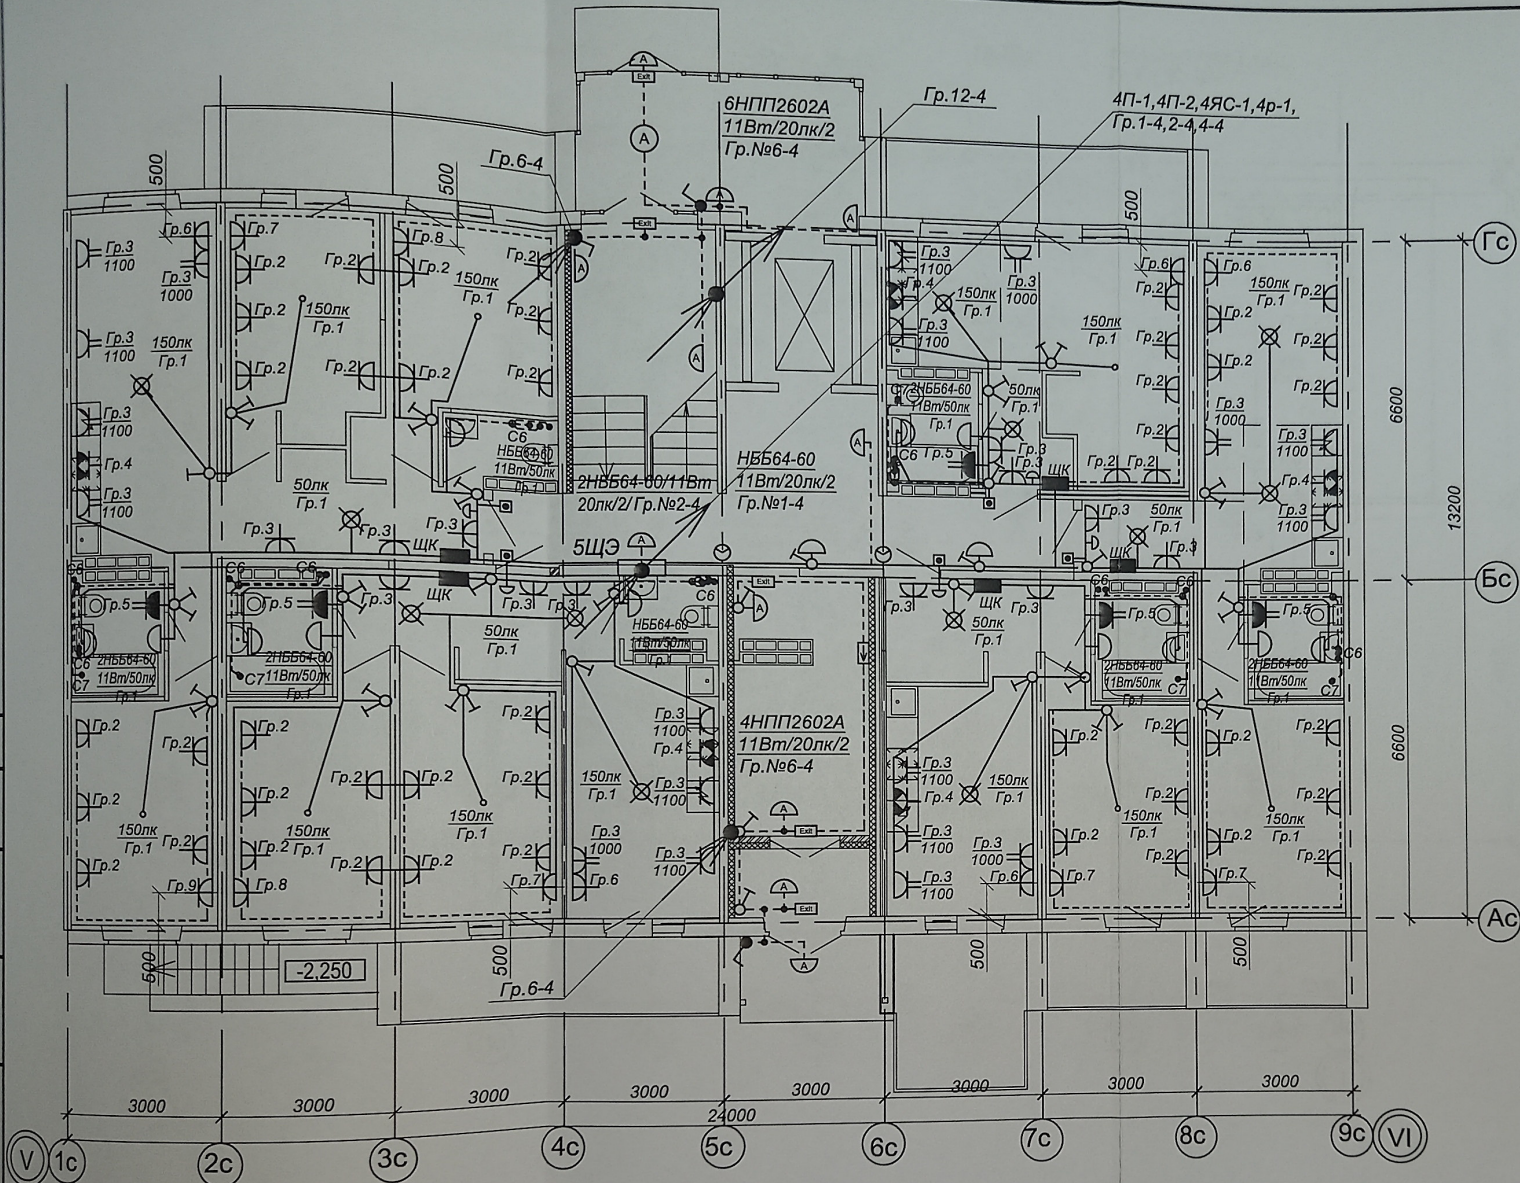


Схема подключения датчика движения (зр. 1)

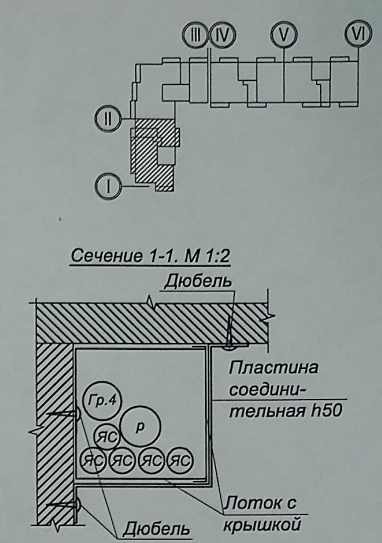


						Обозначение: 847.2-ЭО			
						Многоэтажный жилой дом по ул. им. К. Симонова в кв. 03_03_061 Дзержинского района г. Волгограда. 3 этаж - Корпус 3.			
Изм.	Кол.уч.	Лист	№ док.	Подп.	Дата	Электрооборудование	Стадия	Лист	Листов
Тех.дир.			Федюшин				Р	17	
ГАП			Шуракова			План 1-го этажа в осях "V-VI". Розеточные сети и освещение	ООО "Астра-Проект"		
Разраб.			Пенской		02.21				
Н.контр.			Иванникова						

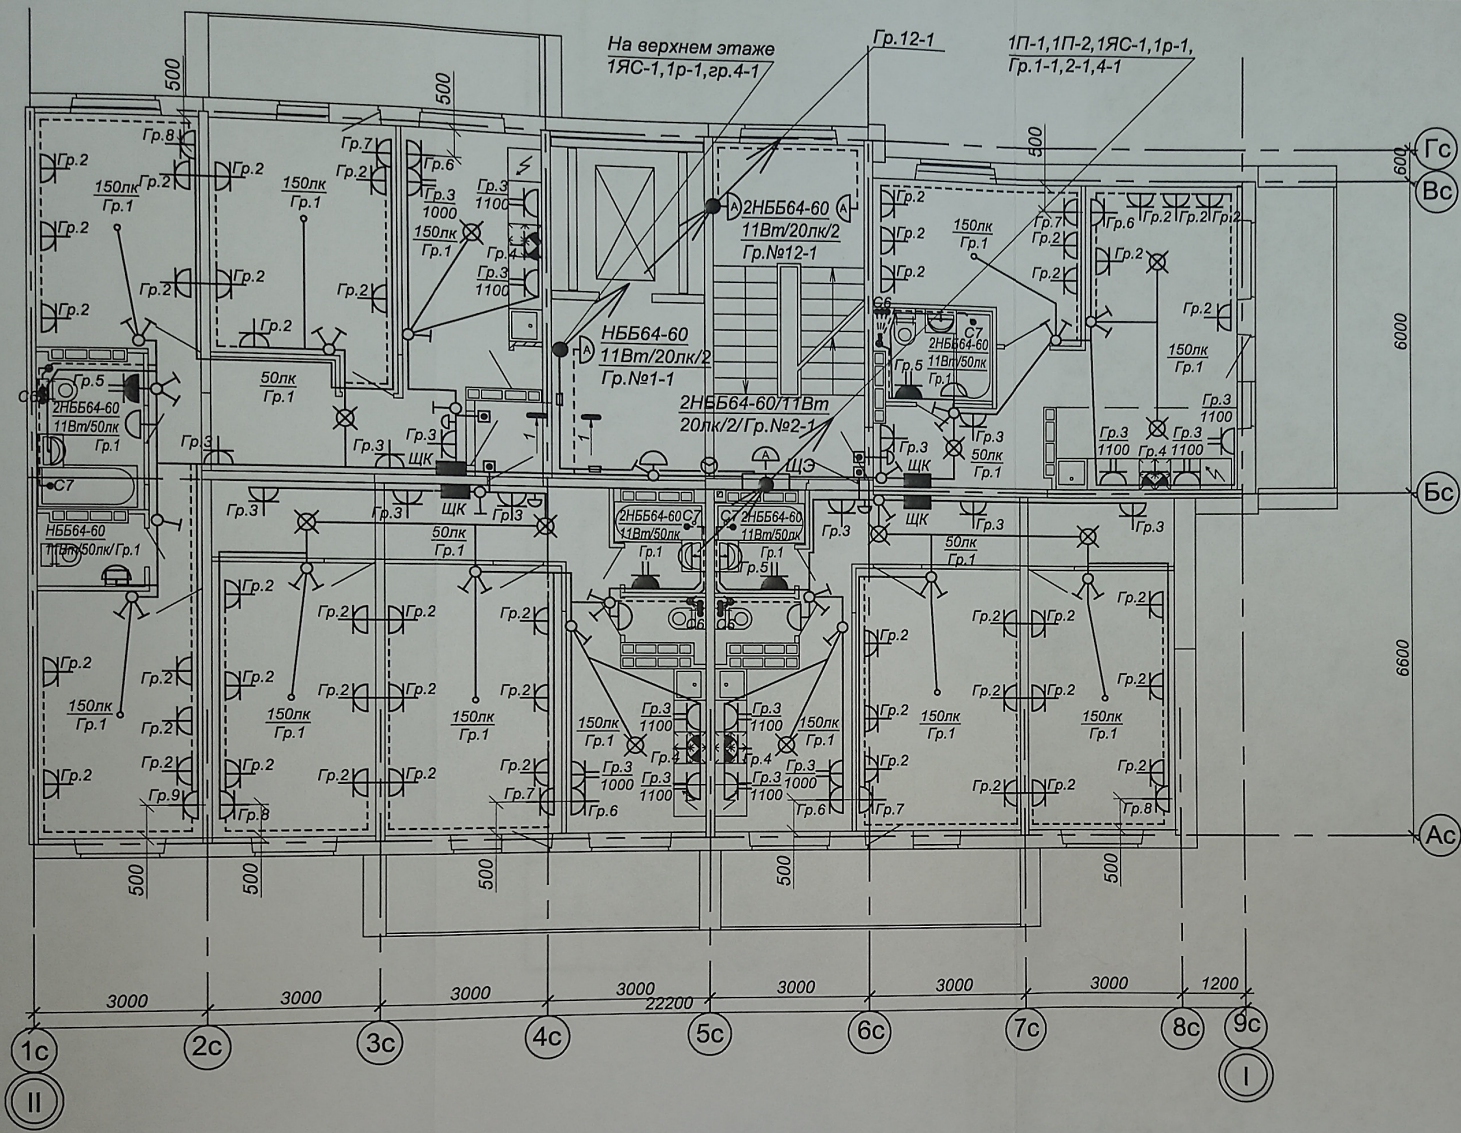

Согласовано: 02.21
 Гл.инж. ВК Данишина
 Гл.инж. ТГВ
 Взам. инв. №
 Подп. и дата
 Инв. № подл.


- План розеточных сетей и освещения типового этажа применим для 2-го...6-го этажей данной блок-секции жилого дома.
- Монтаж розеток в квартире выполнить согласно схеме на листе 14. Розетки на кухне (в зоне кухонного гарнитура, см. схему на листе 14) располагаются на расстоянии 0,5...1,0 м от розетки для подключения электроплиты (ар. 4).
- Расключение кабелей розеточной сети в монтажной коробке выполняется при помощи клемм быстрого монтажа (см. схему на листе 16).
- Подключение датчика движения выполнить согласно паспорту и схеме на листе 17.


Обозначение:						847.2-ЭО			
Многоэтажный жилой дом по ул. им. К. Симонова в кв. 03_03_061 Дзержинского района г. Волгограда. 3 этап - Корпус 3.									
Изм.	Кол.уч.	Лист	Недок.	Подп.	Дата	Электрооборудование	Стадия	Лист	Листов
Тех.дир.	Федюшин						Р	18	
ГАП	Шуракова					План типового этажа в осях "I-II". Розеточные сети и освещение	ООО "Астра-Проект"		
Разраб.	Пенской				02.21				
Н.контр.	Иванникова								

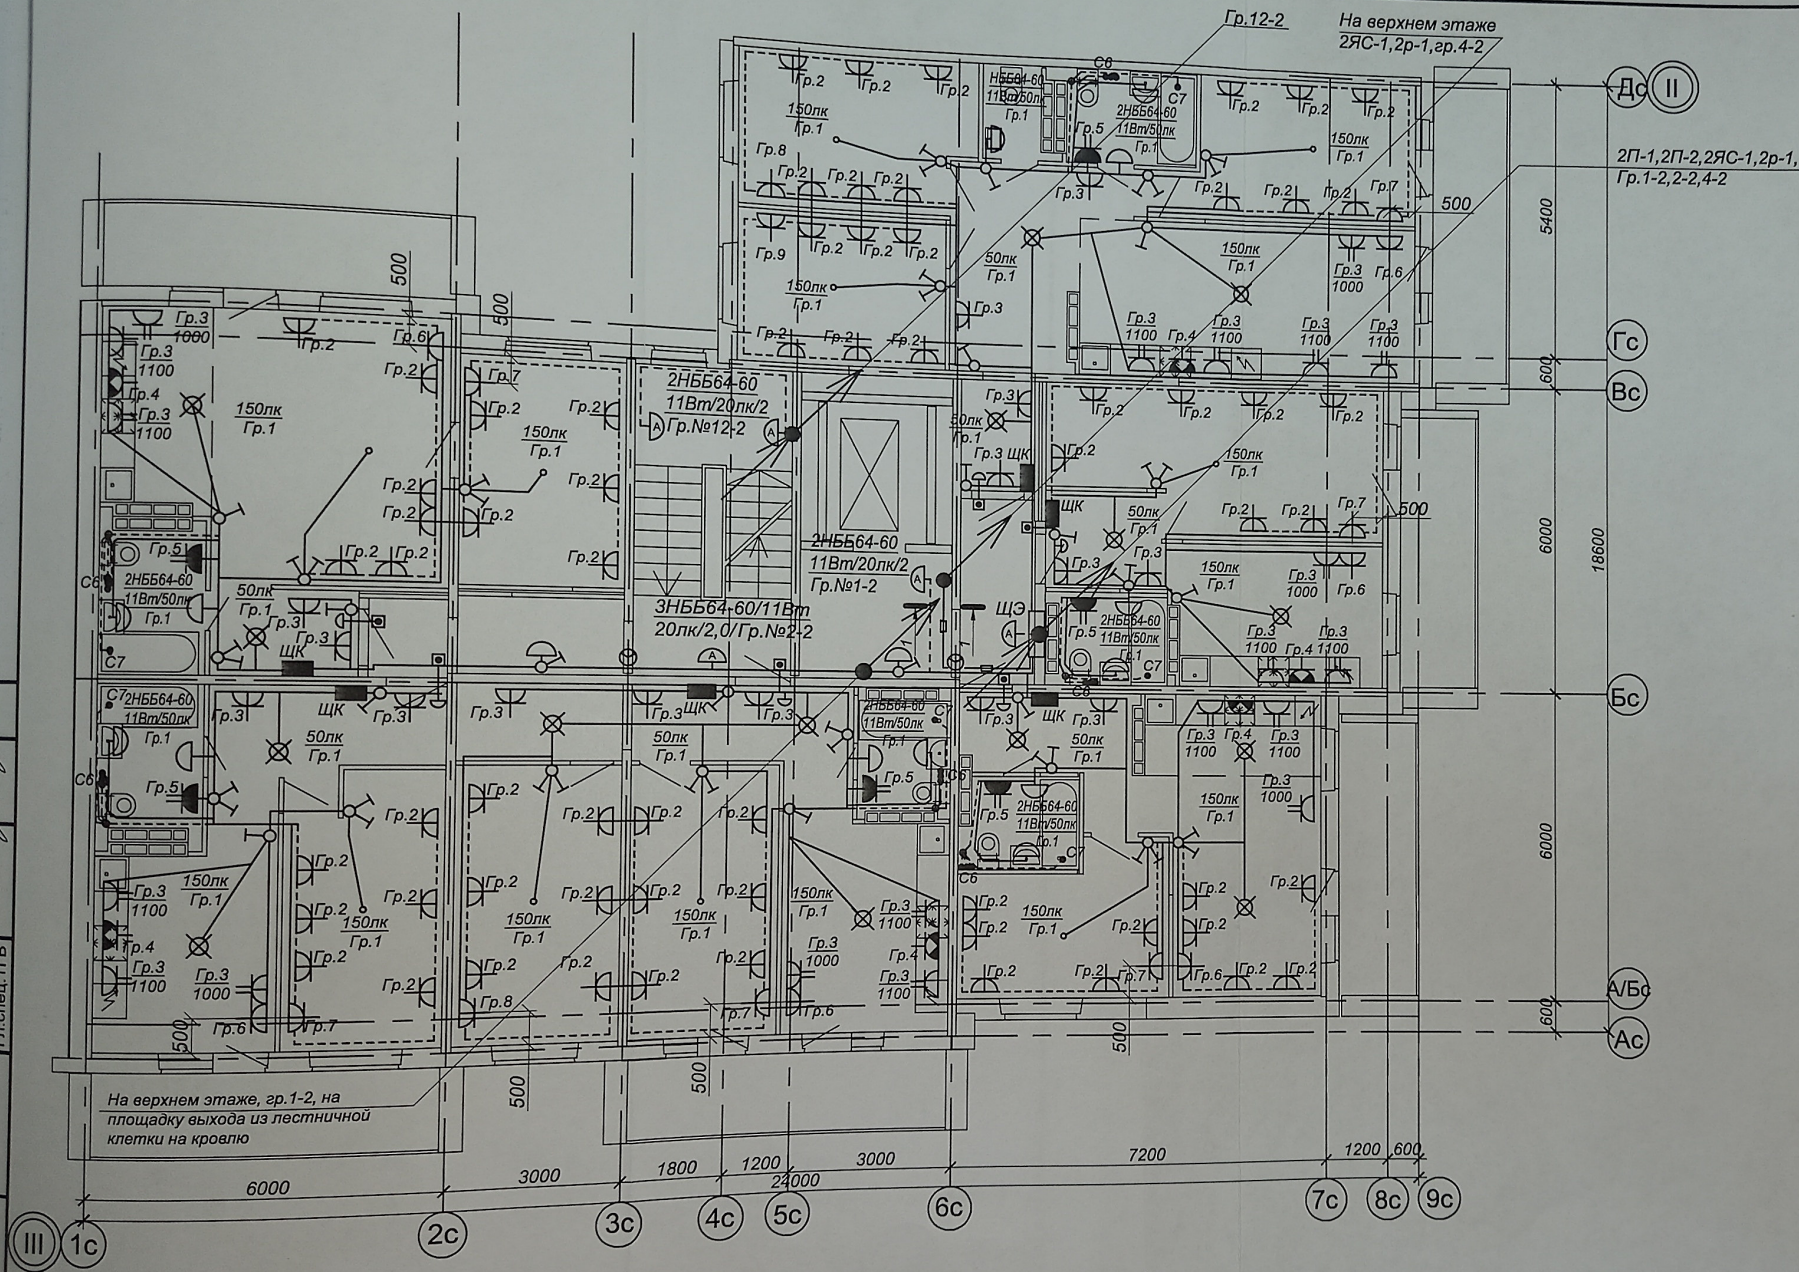

Обозначение: 847.2-90			
Многоэтажный жилой дом по ул. им. К. Симонова в кв. 03_03_061 Дзержинского района г. Волгограда. 3 этап - Корпус 3.			
Электроборудование			
Стация	Лист	Листов	Р 19
План типового этажа в осях "I-I'". Розеточные сети и освещение			
ООО "Астра-Проект"			
Формат А3			



1. План розеточных сетей и освещения типового этажа применим для 2-го...6-го этажей данной блок-секции жилого дома.
2. Монтаж розеток в квартире выполнить согласно схеме на листе 14. Розетки на кухне (в зоне кухонного гарнитура, см. схему на листе 14) располагаются на расстоянии 0,5...1,0 м от розетки для подключения электроплиты (гр.4).
3. Расключение кабелей розеточной сети в монтажной коробке выполняется при помощи клемм быстрого монтажа (см. схему на листе 16).
4. Подключение датчика движения выполнить согласно паспорту и схеме на листе 17.
5. Сечение 1-1, см. лист 18.

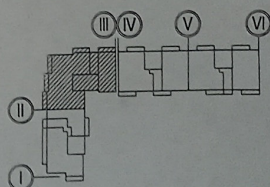

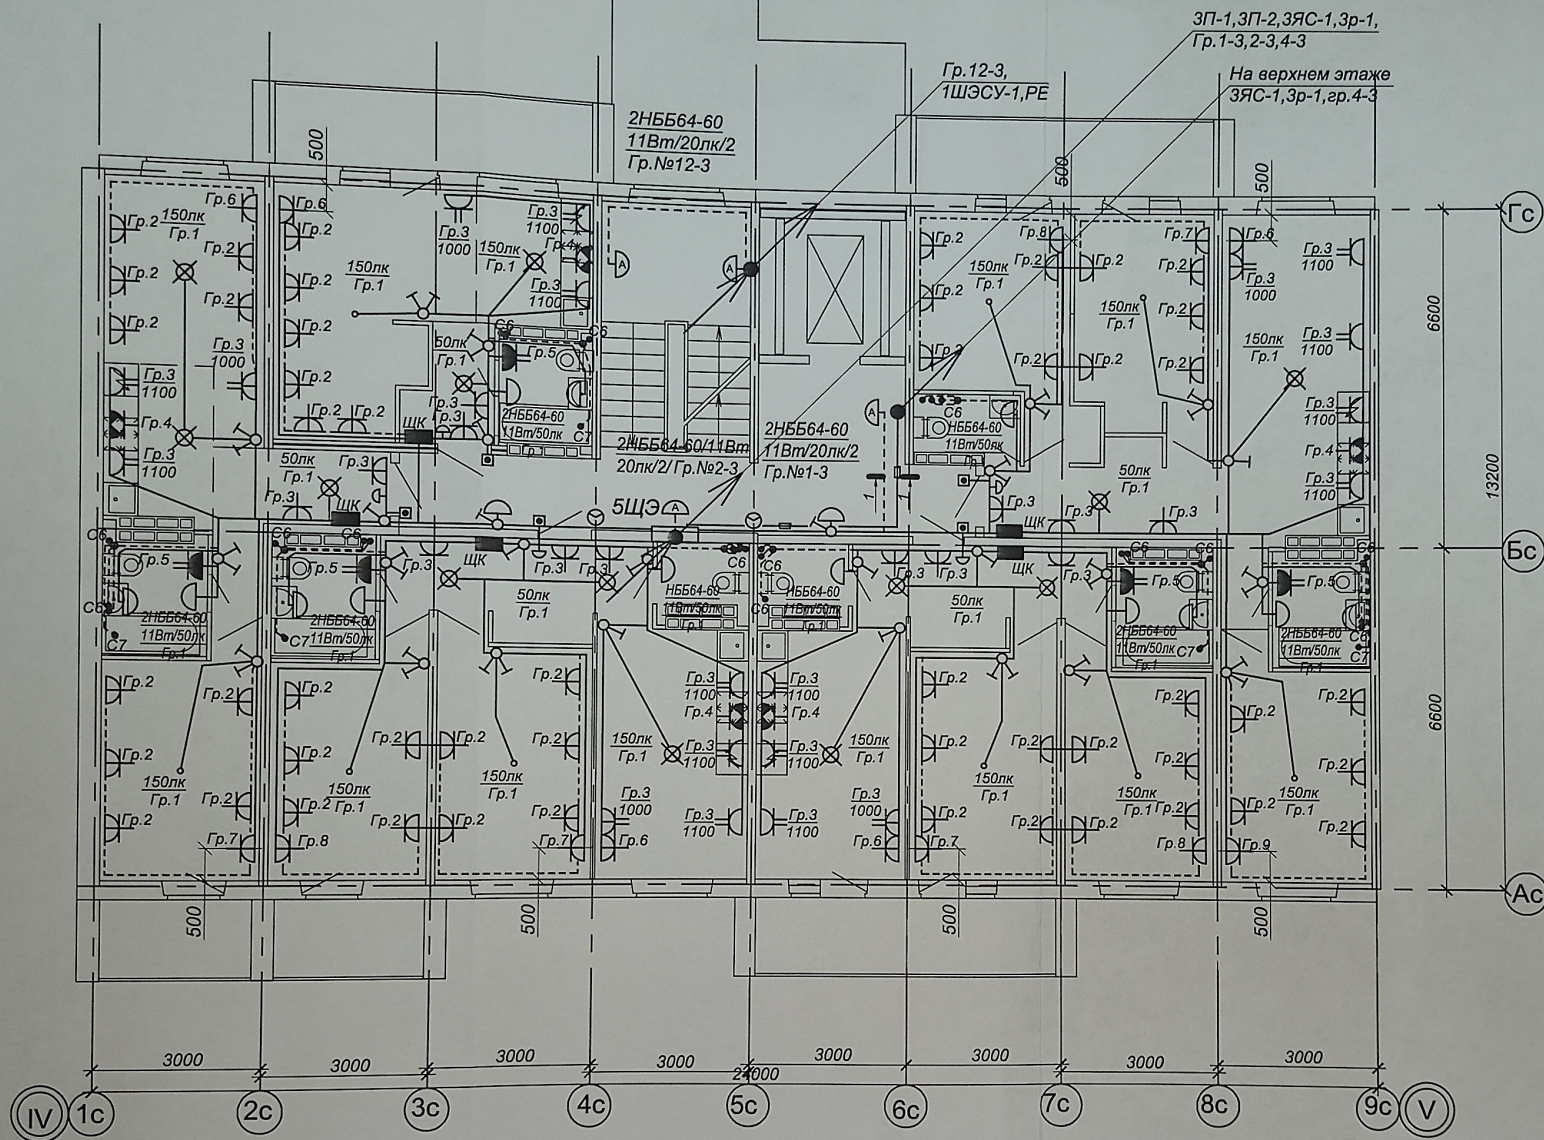

1. План розеточных сетей и освещения типового этажа применим для 2-го...7-го этажей данной блок-секции жилого дома.
2. Монтаж розеток в квартире выполнить согласно схеме на листе 14. Розетки на кухне (в зоне кухонного гарнитура, см. схему на листе 14) располагаются на расстоянии 0,5...1,0 м от розетки для подключения электроплиты (гр.4).
3. Расключение кабелей розеточной сети в монтажной коробке выполняется при помощи клемм быстрого монтажа (см. схему на листе 16).
4. Подключение датчика движения выполнить согласно паспорту и схеме на листе 17.
5. Сечение 1-1, см. лист 18.

						Обозначение: 847.2-ЭО			
							Многоэтажный жилой дом по ул. им. К. Симонова в кв. 03_03_061 Дзержинского района г. Волгограда. 3 этап - Корпус 3.		
Изм.	Кол.уч	Лист	№ док.	Подп.	Дата	Электрооборудование	Стадия	Лист	Листов
Тех.дир.		Федюшин					P	20	
ГАП		Шуракова							
Разраб.		Пенской			02.21	План типового этажа в осях "IV-V". Розеточные сети и освещение	ООО "Астра-Проект"		
Н.контр.		Иванникова							

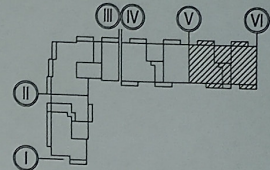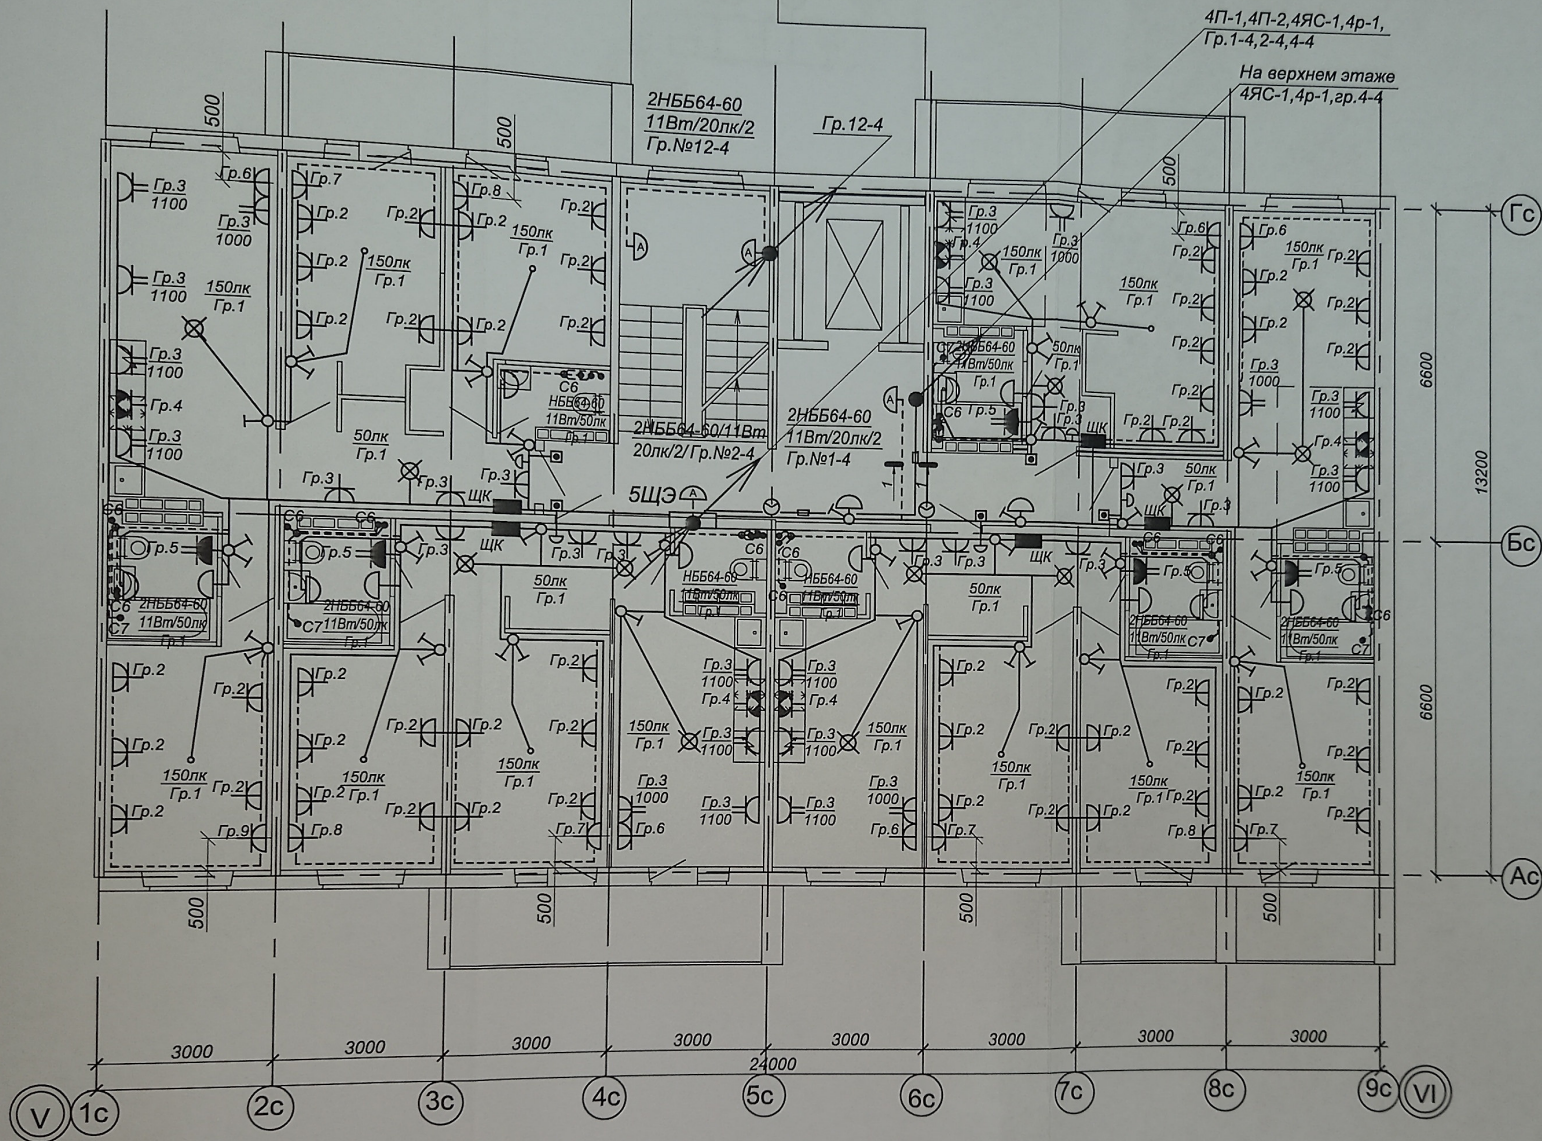

1. План розеточных сетей и освещения типового этажа применим для 2-го...7-го этажей данной блок-секции жилого дома.
2. Монтаж розеток в квартире выполнить согласно схеме на листе 14. Розетки на кухне (в зоне кухонного гарнитура, см. схему на листе 14) располагаются на расстоянии 0,5...1,0 м от розетки для подключения электроплиты (гр. 4).
3. Расключение кабелей розеточной сети в монтажной коробке выполняется при помощи клемм быстрого монтажа (см. схему на листе 16).
4. Подключение датчика движения выполнить согласно паспорту и схеме на листе 17.
5. Сечение 1-1, см. лист 18.

						Обозначение: 847.2-ЭО			
						Многоэтажный жилой дом по ул. им. К. Симонова в кв. 03_03_061 Дзержинского района г. Волгограда. 3 этап - Корпус 3.			
Изм.	Коп.уч.	Лист	№ док.	Подп.	Дата	Электрооборудование	Стадия	Лист	Листов
Тех.дир.	Федюшин						Р	21	
ГАП	Шуракова								
Разраб.	Пенской				02.21	План типового этажа в осях "V-VI". Розеточные сети и освещение	ООО "Астра-Проект"		
Н.контр.	Иванникова								
							Формат А3		

Формат А3

Согласовано:
Гл. спец. ВК Данышина
Гл. спец. ТГВ

Взам. инв. №

Подп. и дата

Инв. № подл.