



- [illegible]

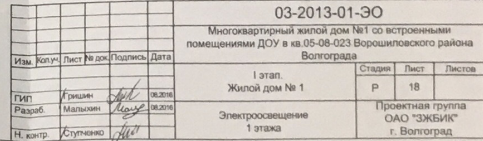


						03-2019-01-30
						Многоквартирный жилой дом №1 со встроенными помещениями ДОУ в кв 05-08-023 Ворошиловского района Волгограда
Изм.	Кол-во	Листов	№ док	Подписи	Дата	
I этап. Жилой дом № 1						
Гип	Фриден	10			08.08.16	Страниц P Листов 18
Разраб.	Малинов	10			08.08.16	
Н. контр.	Бутукова	10				
Электроосвещение 1 этажа						Проектная группа ОАО "ЭЗБИК" г. Волгоград

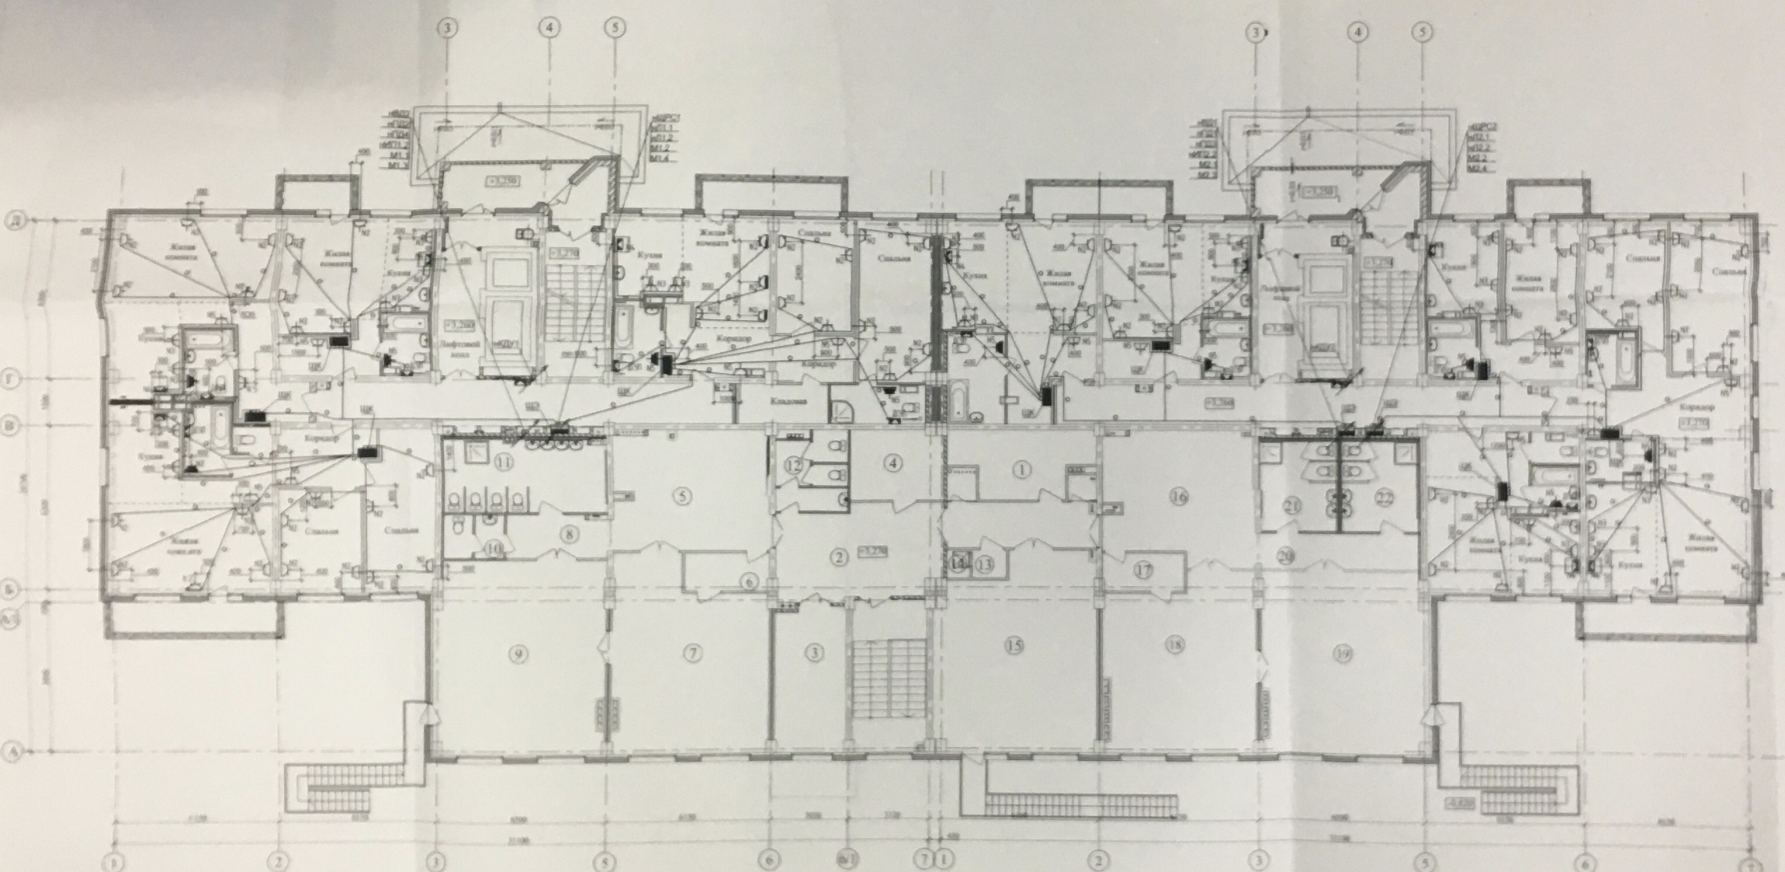

1. Прокладку по осветительным сетям выключать частично светом в коридорах стен, частично светом в трубах ГИД 0202 и светом подсветки пола. Полам световой люк выключать выключателем осветительных и осветительных труб ГИД 0202.
2. Светильники осветить установить в жилых комнатах и коридорах на высоте 0,3м в плане - 1,2м в ванных и душевых - 1м, осветительные приборы, расположенные на высоте 0,3м, установить на высоте 0,3м от уровня потолка пола.
3. В ванных комнатах выключать дополнительное освещение расположенное на высоте 0,3м от уровня потолка пола.
4. Коридорные световые установить на высоте 1,2м от уровня потолка пола.

К. проектировщик	И.И.И.	Исполнитель: инженер-электрик	И.И.И.
С.С.С.	И.И.И.	Исполнитель: инженер-электрик	И.И.И.
И.И.И.	И.И.И.	Исполнитель: инженер-электрик	И.И.И.

03-2013-01-30			
Многоквартирный жилой дом №1 со встроенными помещениями (ВТ) в кв. 09.09.023 Восточного района Волгограда			
1 этаж	Жилый дом №1	С.С.С.	И.И.И.
Системы и осветительные сети	2 этаж	Проектировщик: С.С.С.	И.И.И.

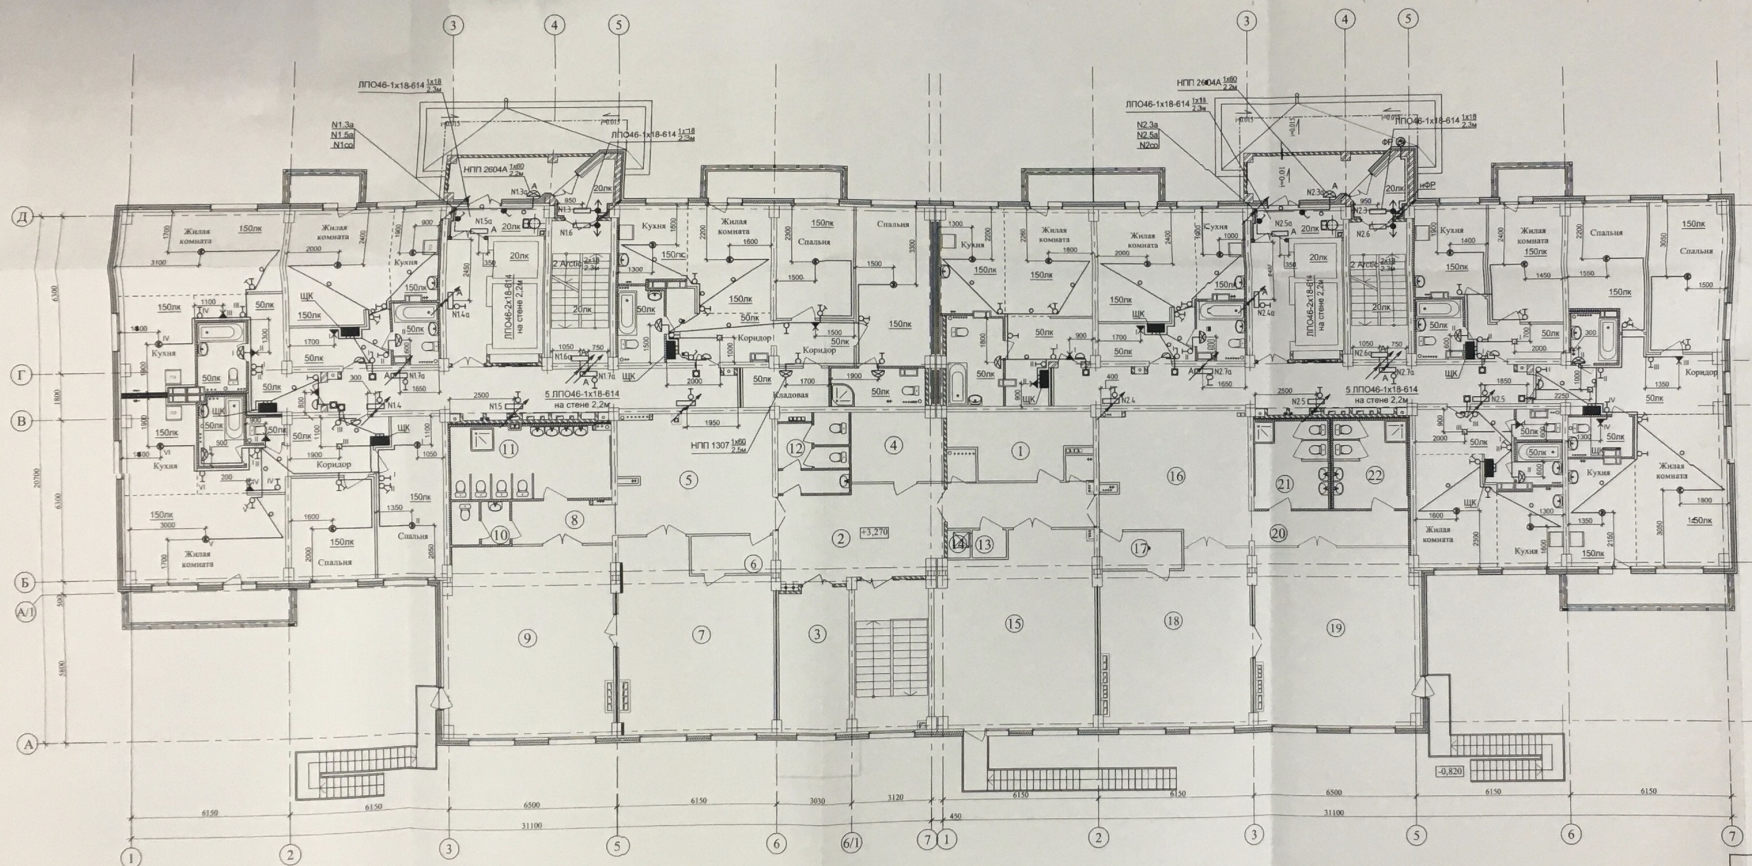


1. Приведенное на чертеже светотехническое оборудование и электровзвонки подключить к гр. 1 квартирных щитков ЩК.
3. Подвод питания для двухрежимных светильников (постеры жилых комнат) выполнить кабелем 4х1,5, подвод к остальным светильникам 3х1,5.
4. Ступени и одноклавишные выключатели выполнить кабелем 2х1,5, к двухклавишным 3х1,5.
5. В ванных комнатах и санузлах установить светильники НПП 2603А с лампами накаливания 60Вт на высоте 2,3м от уровня чистого пола.
7. Выключатели в комнатах установить на высоте 1м, в местах общего пользования - на

К производству работ
Надзорчик
ОКС ОАО «ЭЖБКИ»

38	Тамбур	3,8
Общая площадь:		439,0


03-2013-01-30				Страниц	Лист	Листов
Многоквартирный жилой дом №1 со встроенными помещениями ДОУ в кв. 05-08-023 Ворошиловского района Волгограда				Р	20	
1 этап. Жилой дом №1				Проектная группа ОАО «ЭЖБКИ»		
Электроснабжение						
Изм.	Копия	Лист	№ док. Подпись	Дата		
Гипр.	Гришин	1	30.01.16			
Разр.	Мальшин	1	30.01.16			

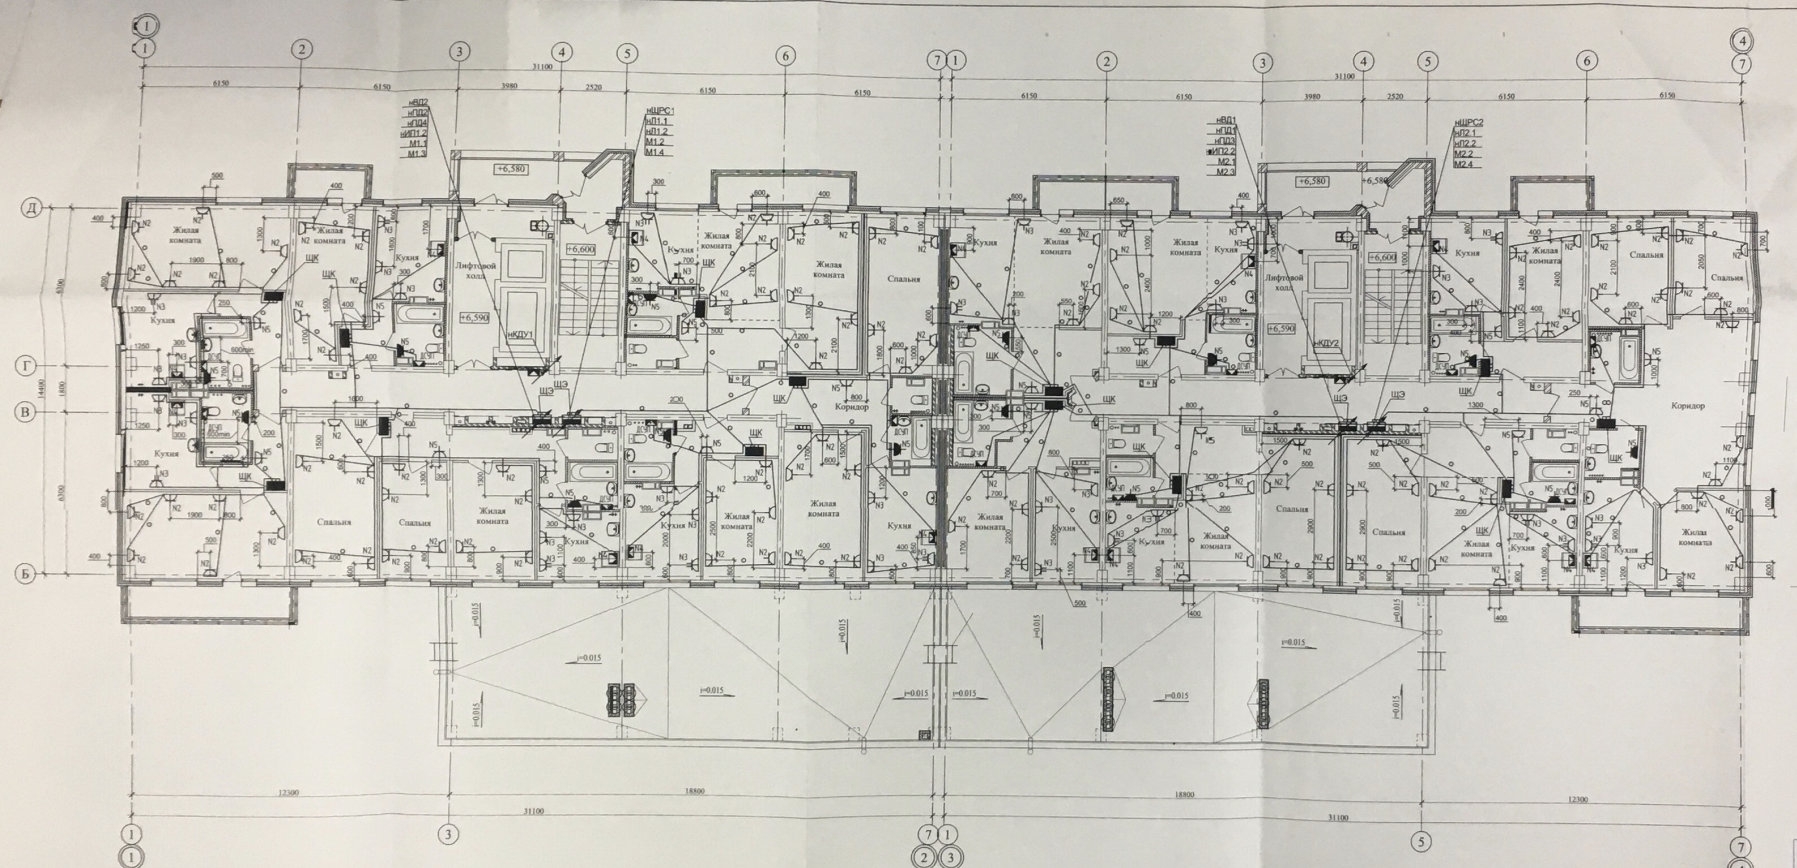

1. Прокладку розеточных сетей выполнять частично скрыто в бороздах стен, частично скрыто в трубах ПНД 020 в слое подготовки пола. Линии питания электропит выполнять аналогично розеточным с использованием труб ПНД 025.
2. Штепсельные розетки установить в жилых комнатах и коридорах на высоте 0,3м; в кухне - 1,2м; в ванных и душевых - 1м; штепсельные розетки, расположенные на жб плитах, установить на высоте 0,3м от уровня чистого пола.
3. В ванных комнатах выполнить дополнительную разводку уравнивания потенциалов (ДСУП).
4. Квартирные щиты установить на высоте 1,5м от уровня чистого пола.

К проекту
Исполнитель
ОКС ОАЭ 43ЖБ/К


					03-2013-01-30		
					Многоквартирный жилой дом №1 со встроенными помещениями ДОУ в кв 05-08-023 Ворошиловского района Волгограда		
Изм.	Кол-во	Лист	№ док.	Подпись	Дата		
Гипр.	1	ссылка		<i>М</i>	08.09.11		
Разрб.	1	Малышев		<i>М</i>	08.09.11		
Н. докт.	3	Турченко		<i>М</i>			
Жилой дом № 1					Стация	Лист	Листов
Сигнальные и розеточные сети					Р	21	
3 этажа					Проектная группа		
					ОАО "ЭЖБ/К"		
					г. Волгоград		

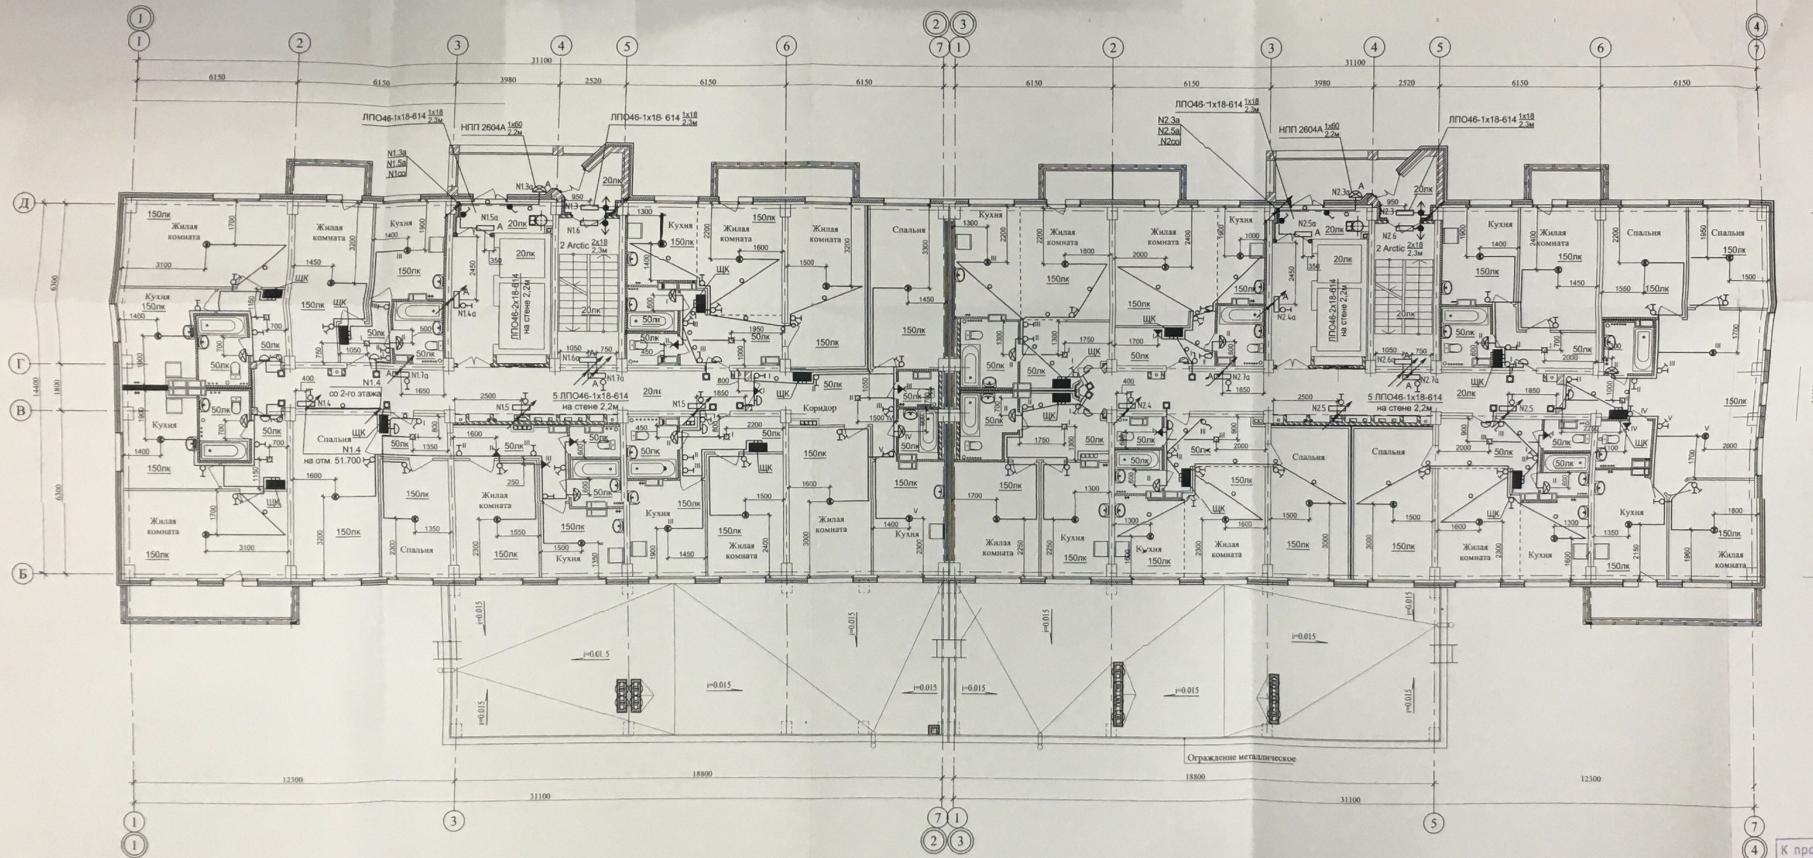

1. Приведенное на чертеже светотехническое оборудование и электромонтажные работы подключить к гр. 1 квартирных щитов ЩК.
2. Подвод питания для двухрежимных светильников (люстры жилых комнат) выполнить кабелем 4x1,5, подвод к остальным светильникам 3x1,5.
3. Спуск к однополюсному выключателю выполнить кабелем 2x1,5, к двухполюсному 3x1,5.
4. В ванных комнатах установить светильники НПП 2603А с лампами накаливания 60Вт на отметке 2,3м от уровня чистого пола.
5. Настенные патроны установить на высоте 2,1м.
6. Выключатели в комнатах установить на высоте 1м, в местах общего пользования - на высоте 1,8м от уровня чистого пола.

К производству работ
Инженер
ОКС ОАО "ЭЖБИК"


				03-2013-01-30		
				Многоквартирный жилой дом №1 со встроенными помещениями ДОУ в кв. 05-08-023 Ворошиловского района Волгограда		
Изм.	Колуч.	Лист	№ док.	Подпись	Дата	
				1 этап		
				Жилой дом № 1		
				Электроснабжение		
				3 этаж		
				Проектная группа		
				ОАО "ЭЖБИК"		
				г. Волгоград		

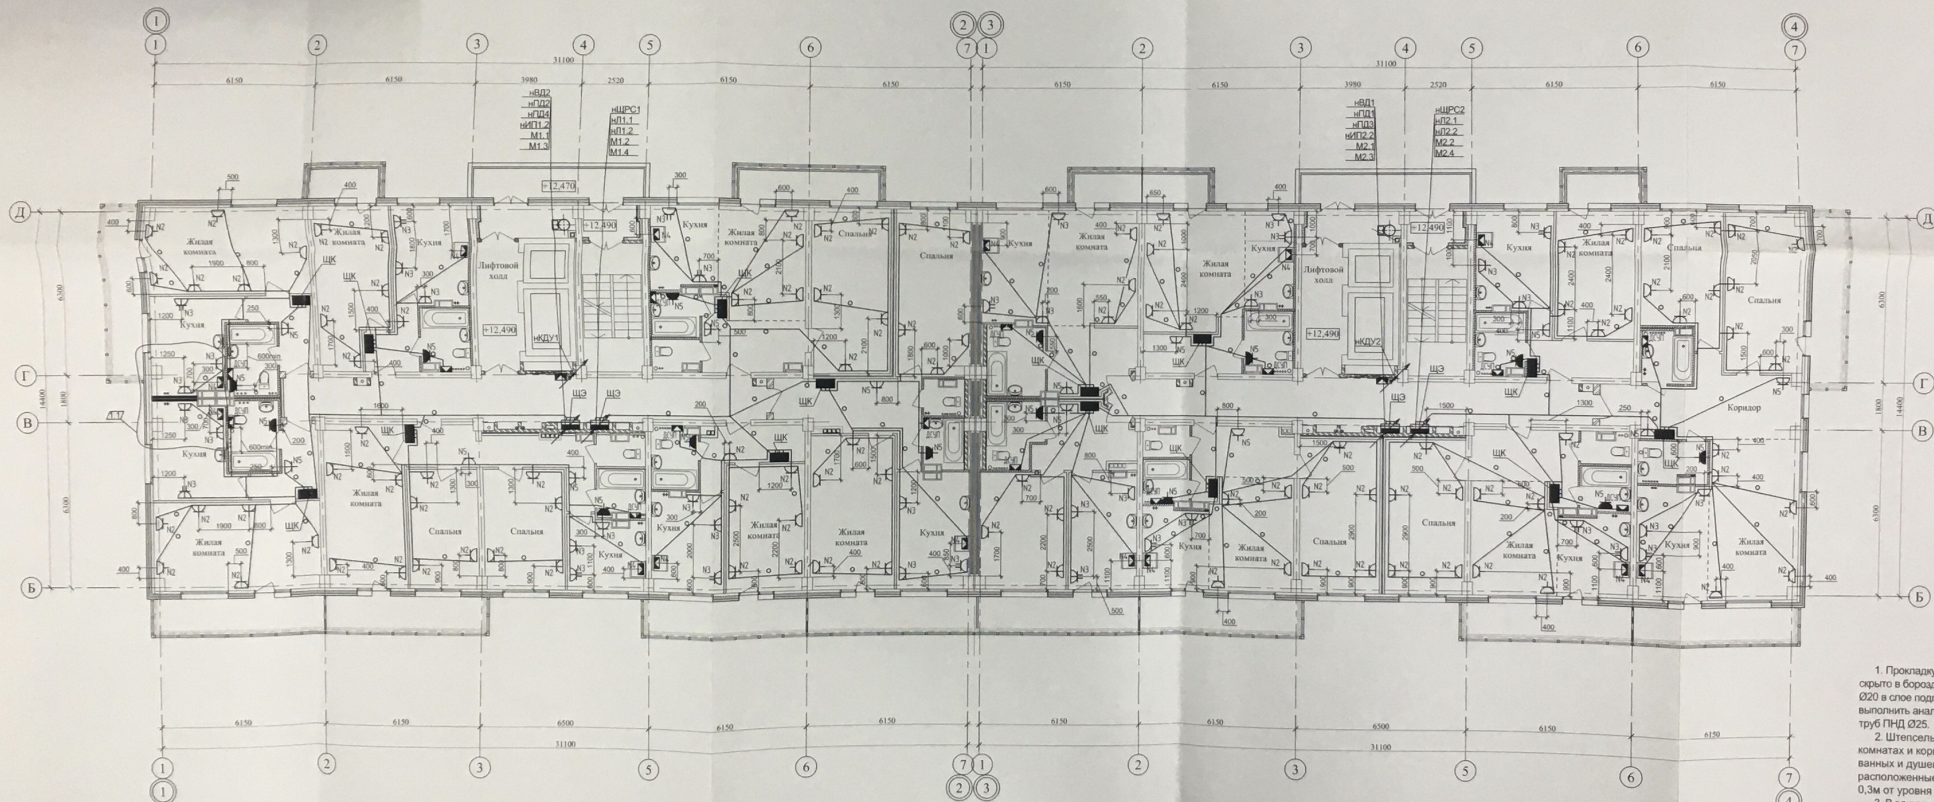

1. Прокладку розеточных сетей выполнить частично открыто в бороздах стен, частично скрыто в трубах ПНД Ø20 в слое подготовки пола. Линии питания электроплит выполнить аналогично розеточным с использованием труб ПНД Ø25.
2. Штепсельные розетки установить в жилых комнатах и коридорах на высоте 0,3м, в кухне - 1,2м; в ванных и душевых - 1м, штепсельные розетки, расположенные на ж/б панелях, установить на высоте 0,3м от уровня чистого пола.
3. В ванных комнатах выполнить дополнительную систему уравнивания потенциалов (ДСУП).
4. Квартирные щиты установить на высоте 1,5м от уровня чистого пола.

К производству
Начальник
ОКС ОАО «ЭЖБ»
08.07.2016


				03-2013-01-30	
1		МЗМ		Многоквартирный жилой дом №1 со встроенными помещениями ДОУ в кв. 05-08-023 Ворошиловского района Волгограда	
Изм.	Кол.	Лист	№ док.	Подпись	Дата
ГПД		Гришин	Матвиенко	08.2016	08.2016
Разраб.		Матвиенко	Матвиенко	08.2016	08.2016
Исполн.		Матвиенко	Матвиенко	08.2016	08.2016
		1 этап		Стадия	Лист
		Жилой дом №1		Р	23
		Силовые и розеточные сети 4-10 этажей		Проектная группа ОАО «ЭЖБ»	

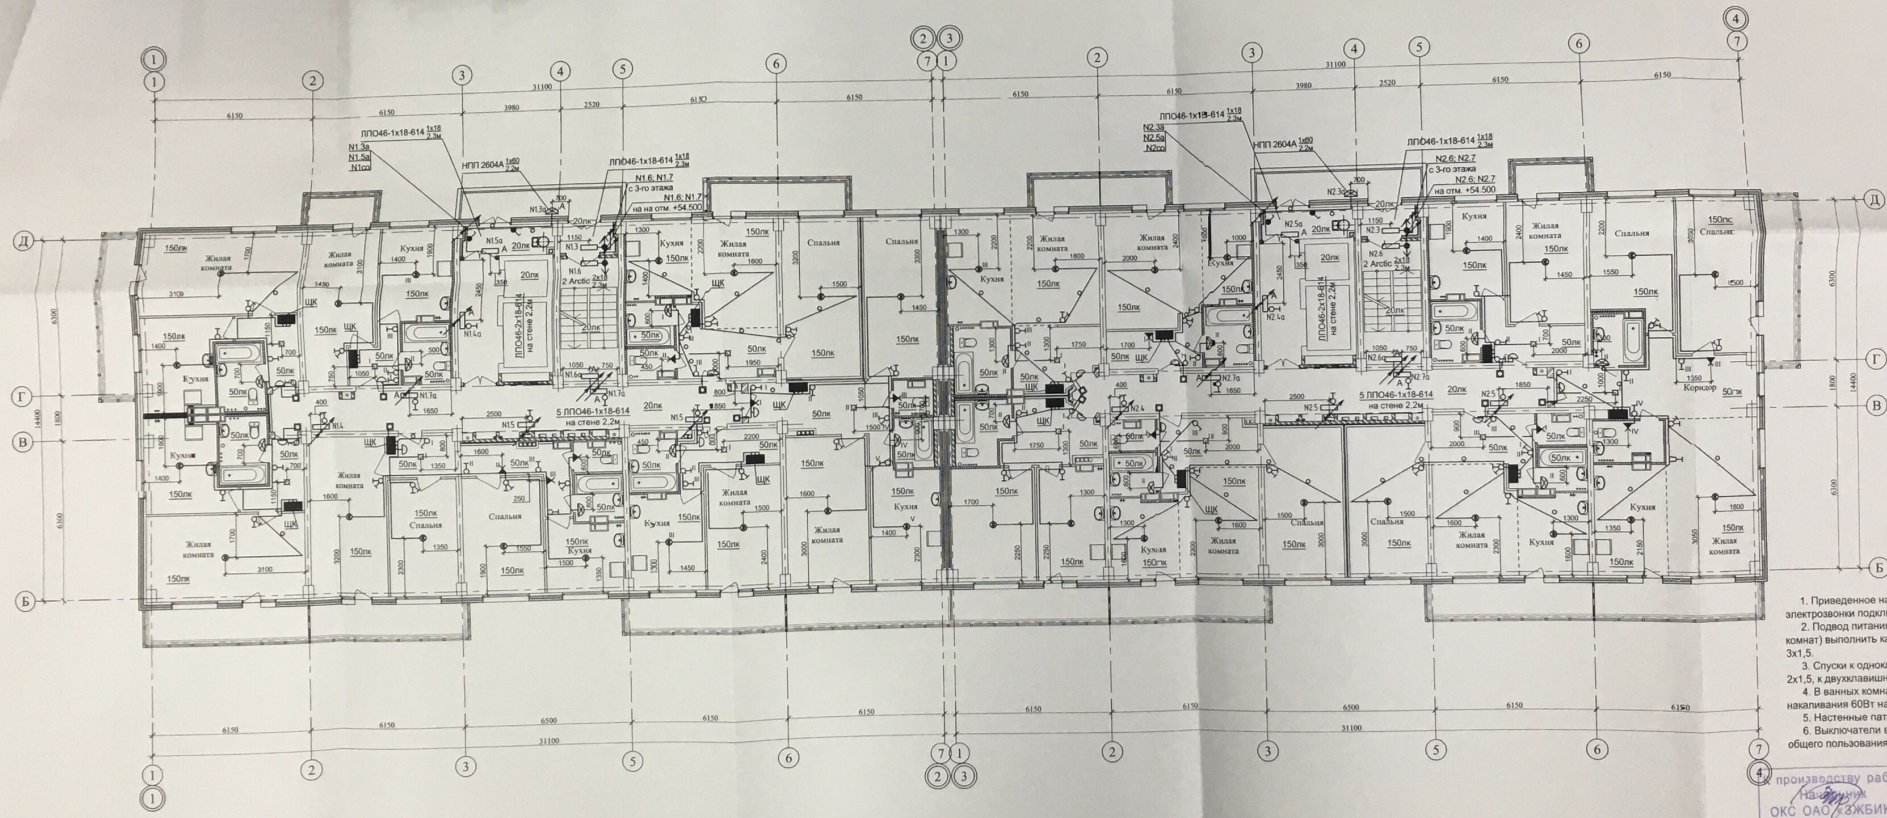

1. Приведенное на чертеже светотехническое оборудование и электропроводку подключить к гр. 1 квартирных щитков ЩК
2. Подвод питания для двухрежимных светильников (люстры жилых комнат) выполнить кабелем 4х1,5, подвод к остальным светильникам 3х1,5.
3. Спуски к одноклавишным выключателям выполнить кабелем 2х1,5, к двухклавишным 3х1,5.
4. В ванных комнатах установить светильники НПП 2603А с лампами накаливания 60Вт на отметке 2,3м от уровня чистого пола.
5. Настенные патроны установить на высоте 2,1м.
6. Выключатели в комнатах установить на высоте 1м, в местах общего пользования - на высоте 1,8м от уровня чистого пола.

4. производству работ
 Нач. работ
 ОКБ ОАО "ЭЖБИК"


					03-2013-01-30		
					Многоквартирный жилой дом №1 с встроенными помещениями ДОУ в кв. 05-08-023 Ворошиловского района Волгограда		
					1 этаж.		
					Жилой дом № 1		
					Электроснабжение 4-10 этажей		
					Проектная группа ОАО "ЭЖБИК" г. Волгоград		
Изм.	Кол.	Лист	№ док.	Подпись	Дата	Стенда	Лист
ГМП	Гришин	1/1			08.2010	Р	24
Разраб.	Мальхин	1/1			08.2010		
И.жир	Сурянов	1/1					

 

К производству работ
Начальник
ОКС ОАО «ЗЖБИК»

г. Волгоград


				03-2013-01-30		
				Многоквартирный дом №1 со встроенными помещениями ДОУ в кв. 05-08-023 Ворошиловского района Волгограда		
1	1	ИЗМ.	11.2010	I этап.		
Изм.	Юр.ц.	Пост. № 10	Подпись	Дата	Страница	Лист
					P	25
С/П	1	Архив	06.2010	Жилой дом № 1		
Разраб.	1	Мальнов	06.2010	Силовые и розеточные сети 11-18 этажей		
Н. контр.	1	Сутенко	06.2010	Проектная группа оао "ЭКБИС" г. Волгоград		

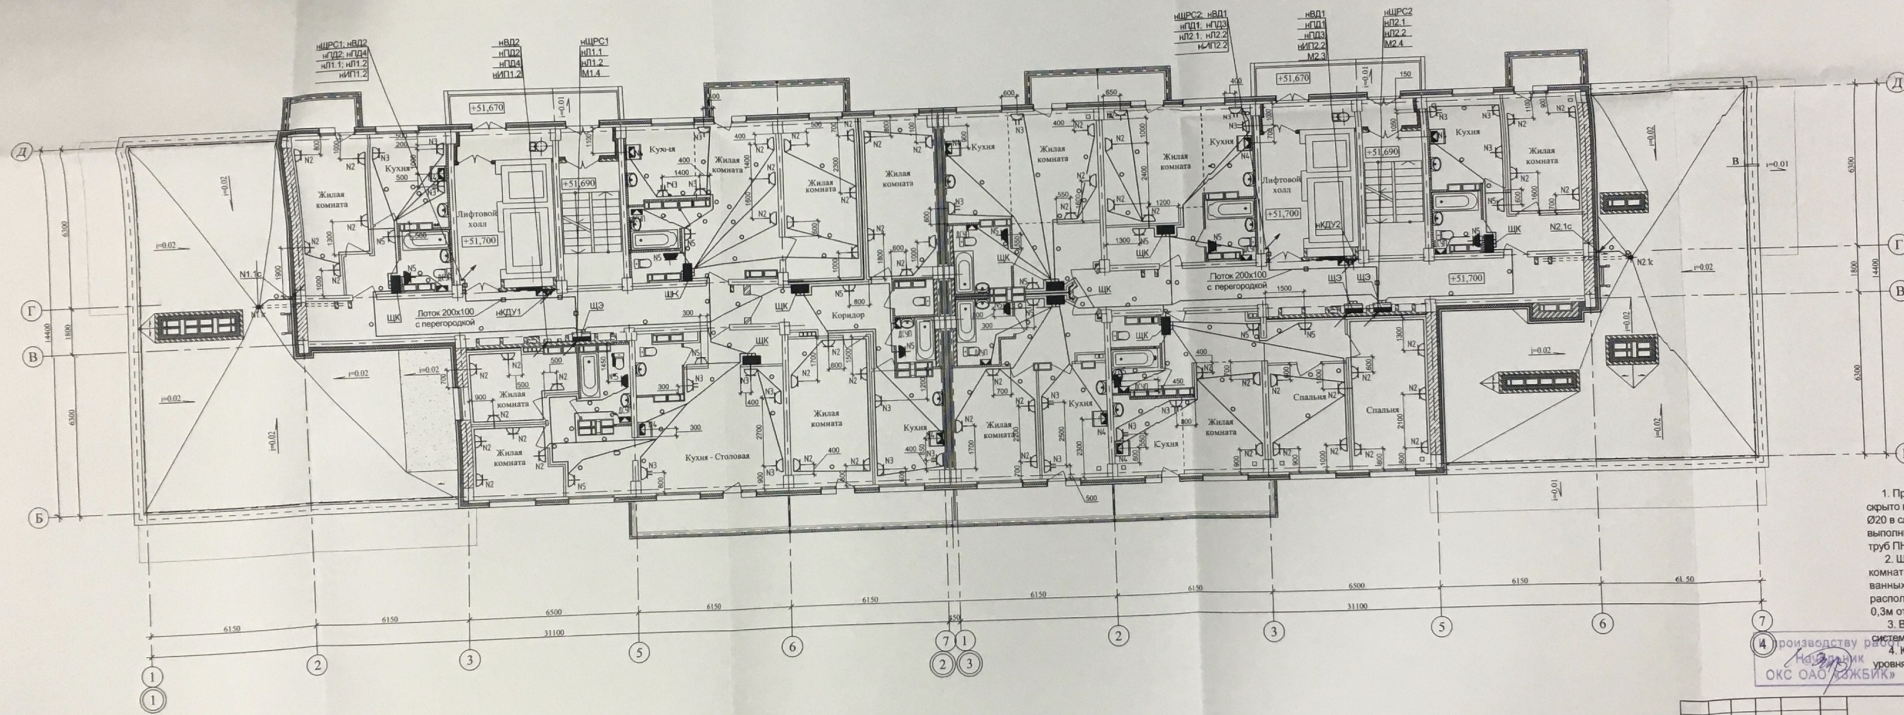

1. Прокладку розеточных сетей выполнить частично открыто в бороздах стен, частично скрыто в трубах ПНД Ø20 в слое подготовки пола. Линии питания электропит выполнять аналогично розеточным с использованием труб ПНД Ø25.
2. Штепсельные розетки установить в жилых комнатах и коридорах на высоте 0,3м; в кухне - 1,2м; в ванных и душевых - 1м; штепсельные розетки, расположенные на ж/б панелях, установить на высоте 0,3м от уровня чистого пола.
3. В ванных комнатах выполнить дополнительную систему уравнивания потенциалов (ДСУП).
4. Квартирные щиты установить на высоте 1,5м от уровня чистого пола.

Производство работ
№ 02/2013
ОКС ОАО «ЗЖБИК»

03-2013-01-30			
Многоквартирный жилой дом №1 со встроенными помещениями ДОУ в ка. 05-08-023 Ворошиловского района Волгограда			
Изм.	Конт.	Лист № док.	Подпись. Дата
1	1	1	1
Г.И.П.	Г.И.П.	Г.И.П.	Г.И.П.
М.П.З.	М.П.З.	М.П.З.	М.П.З.
И.Ф. Контр.	И.Ф. Контр.	И.Ф. Контр.	И.Ф. Контр.
1 этап. Жилой дом № 1		Статус. Лист. Листов Р 27	
Сиговые и розеточные сети 19 этажа		Проектная группа ОАО «ЗЖБИК» г. Волгоград	

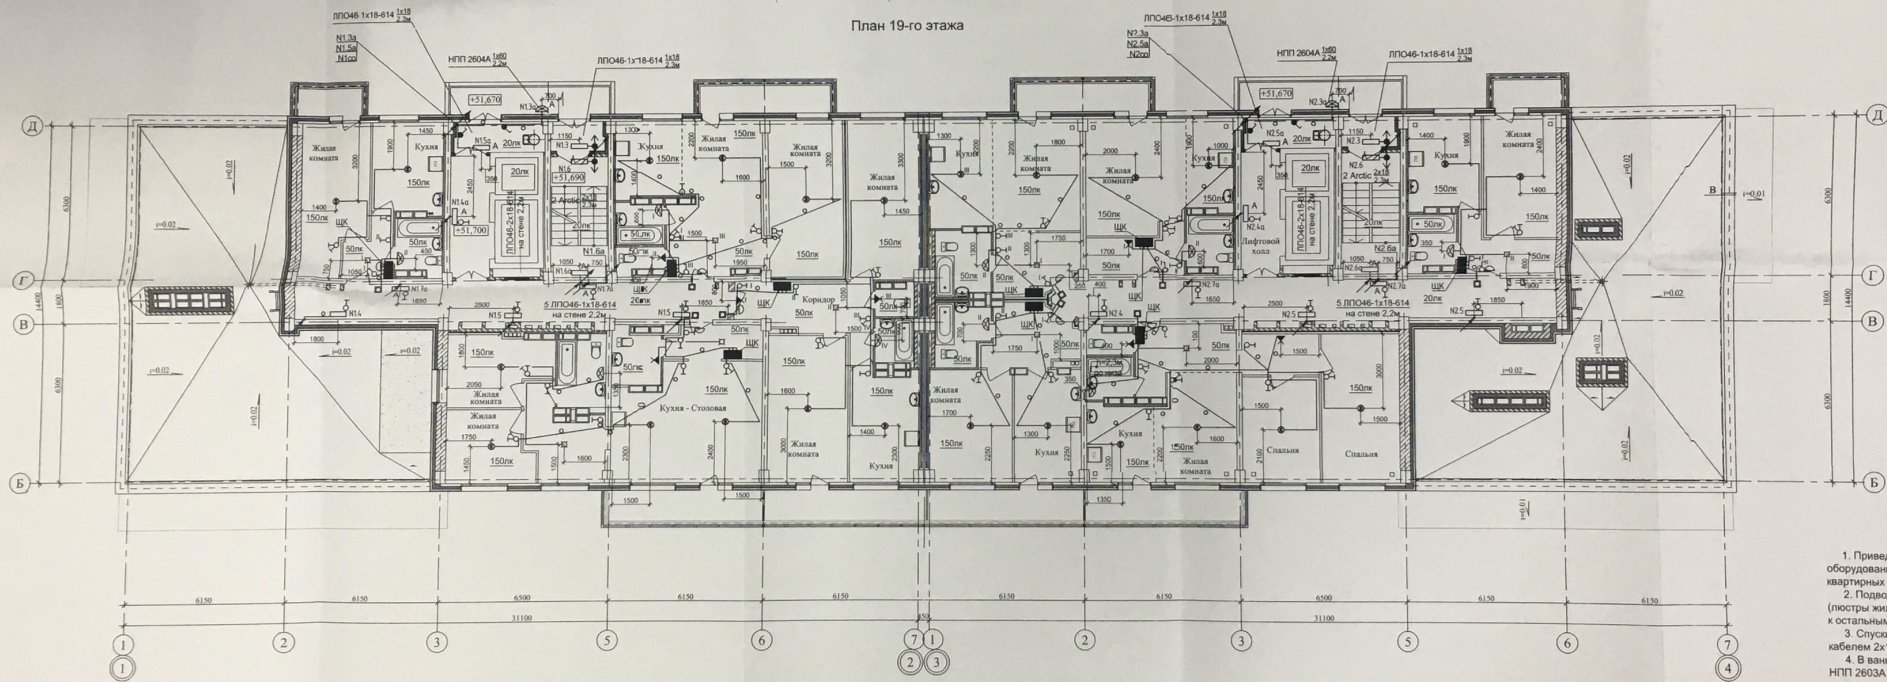

1. Приведенное на чертеже светотехническое оборудование и электросвязи подключить к гр. 1 квартирных щитов ЩК.
2. Подвод питания для двухрежимных светильников (постеры жилых комнат) выполнить кабелем 4х1,5, подвод к остальным светильникам 3х1,5.
3. Спуски к однополюсным выключателям выполнить кабелем 2х1,5, к двухполюсным 3х1,5.
4. В ванных комнатах установить светильники НПП 2603А с лампами накаливания 60Вт на отметке 2,3м от уровня чистого пола.
5. Настенные патроны установить на высоте 2,1м.
6. Выключатели в комнатах установить на высоте 1м, в местах общего пользования - на высоте 1,8м от уровня чистого пола.
7. Прокладку линий питания канальных вентиляторов по вентблокам выполнить открыто в кабель-канале.

К производству работ
 «ЭЖБИК»
 ОКС ОАО «ЭЖБИК»

				03-2013-01-30			
				Многоквартирный жилой дом №1 со встроенными помещениями ДОУ в кв. 05-08-023 Ворошиловского района Волгограда			
				I этаж			
				Жилой дом № 1			
				Электроснабжение			
				19 этажа			
				Проектная группа			
				ОАО «ЭЖБИК»			
				г. Волгоград			