

ст. круглая Ø 16 мм, верх не менее -0.5 м
от уровня земли



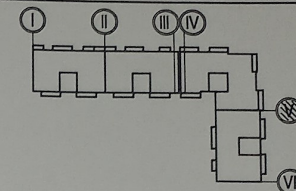


Схема монтажа розеток в квартире

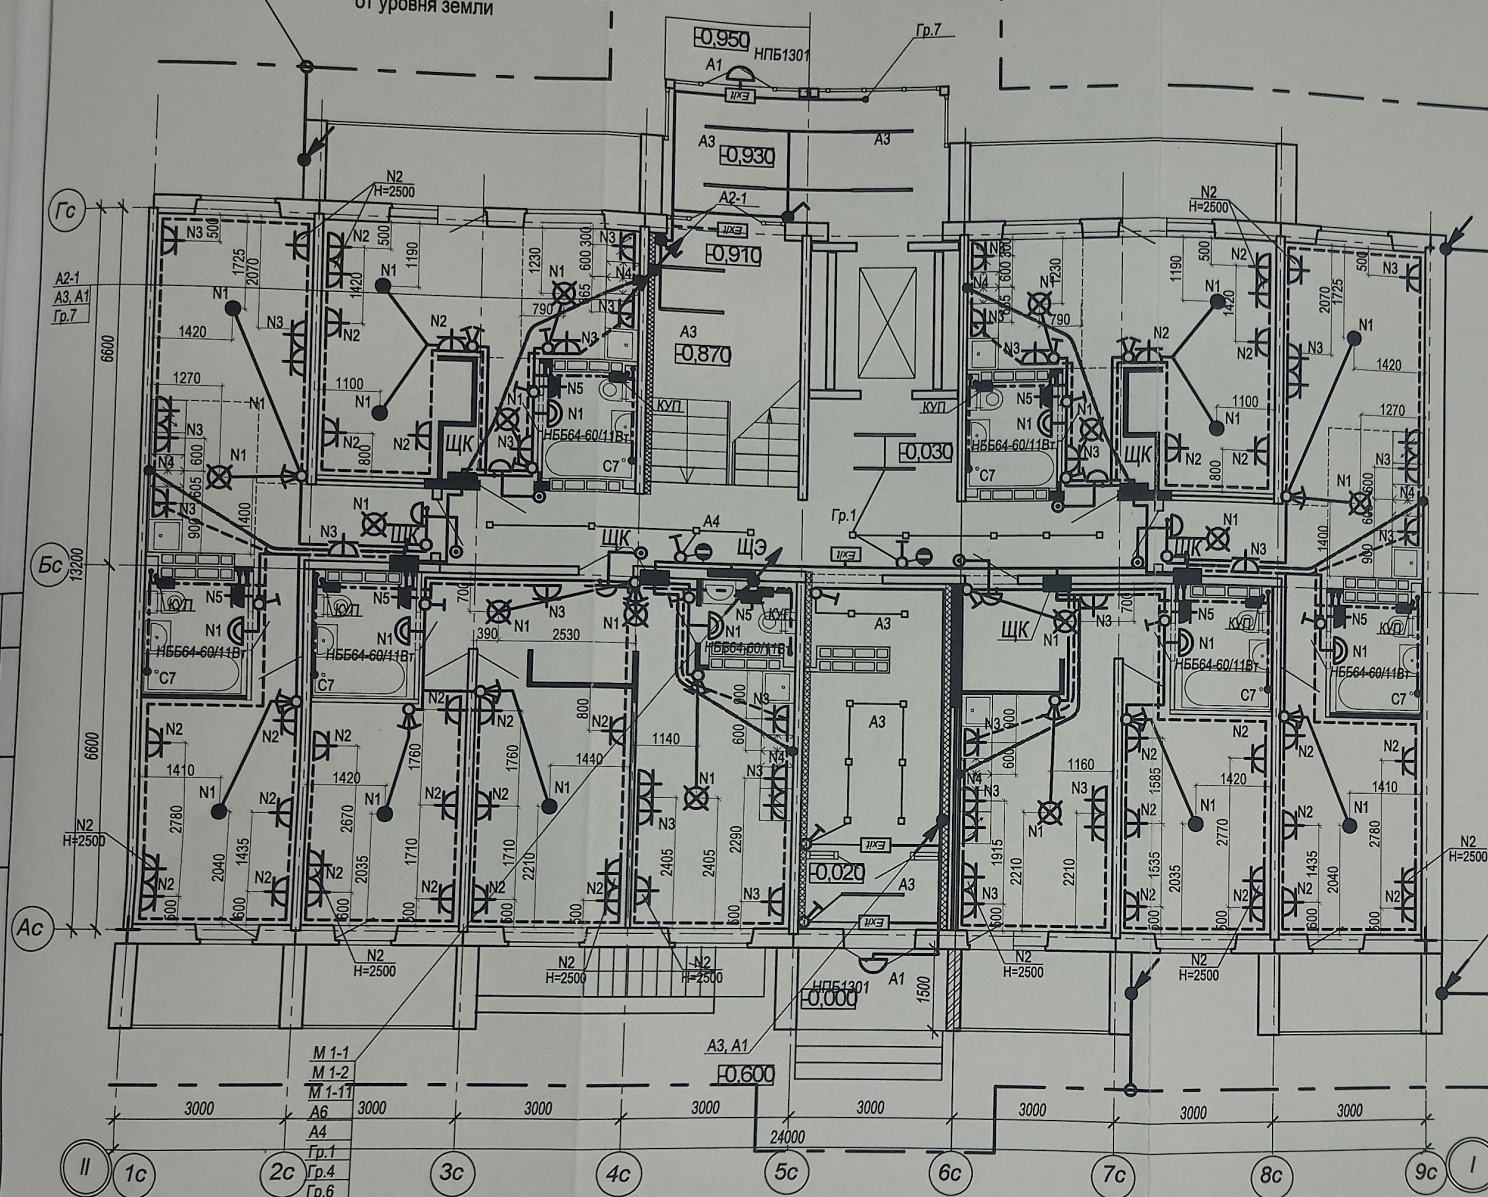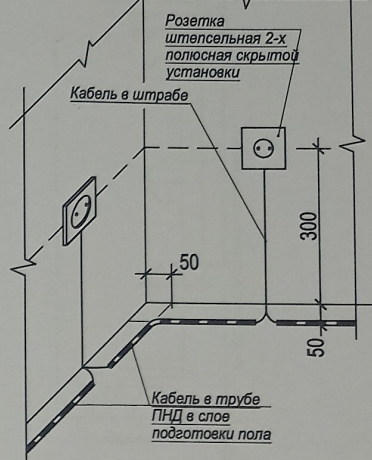

Условные обозначения:

токоотвод ст. Ø 10 мм²
с кровли

- Светильник МДМ-Лайт IN LED 01 SN
22W 4000K Ra90 T60 220V/Светильник
LED (подвес 3м) (БОСМА) ЧЕРНЫЙ,
1147 мм, кол-во: 9 шт
Низ светильника в одной плоскости с
низом реек

- Светильник МДМ-Лайт CHECKERS DIFF
GL 48W 4000K Ra80 T60
220V/Светильник LED, 100x100x40мм
(встраиваемый)(БОСМА) ОПАЛ, кол-во:
17 шт. Низ светильника в одной
плоскости с низом потолка Грильято

Высота установки розеток, не указанная на плане: 300 мм от уровня пола.
Розетки в ванной и кухне установить на высоте 1000 мм от пола.
Высота установки всех выключателей: 900 мм от уровня пола.
Выключатели устанавливать на расстоянии 150 мм от дверного проема.
• Кабель, для подключения эл. плит, вывести из распределкороби на высоте 300 мм и оконцевать клеммными колодками на три контакта ЗВИ-60 (доп. длительный ток 60А).
Монтаж розеток в квартире выполнить согласно схеме, см. лист 13.
Схема расключения кабелей розеточной сети в монтажной коробке см. лист 14.

труба ПНД Ø20 в полу
труба ПНД Ø25 в полу
труба ПВХ Ø20 по потолку

39-2022-5.2-30					
«Многоэтажные жилые дома в кв. 03_03_006 Дзержинского района Волгограда. 5 этап – квартал 5 (этап 5.1. - жилой дом № 5. 1, этап 5.2.- жилой дом №5.2). Этап 5.2. – Жилой дом № 5.2.»					
Изм	Кол.	Лист	№ док	Подпись	Дата
Разраб.	Андреечко				
Жилой дом №5.2				Стадия	Лист
				P	13
План 1 этажа в осях "II-I". Электрооборудование				ООО "Специализированный застройщик "Пересвет-Юг"	
Н. контр.	Ливченко				



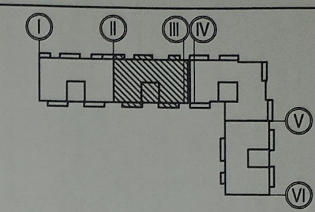


Схема расключения кабелей розеточной сети

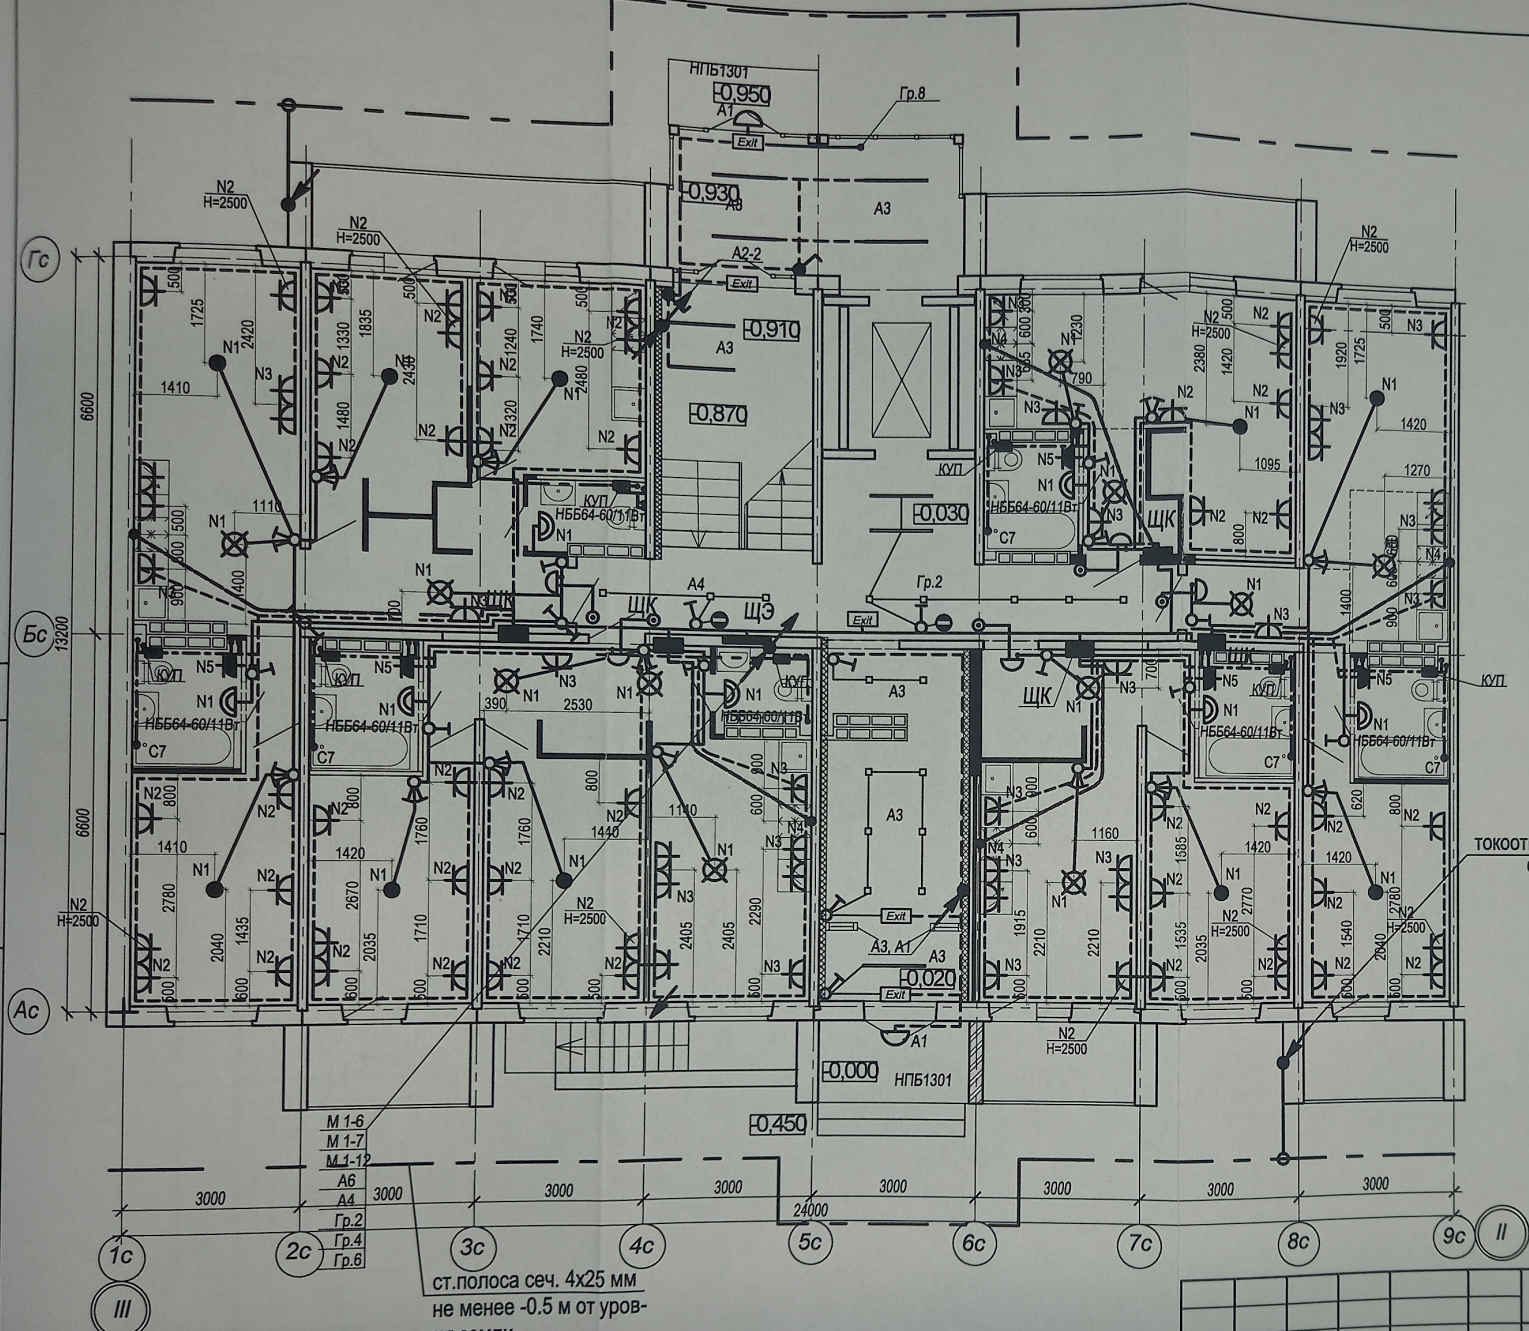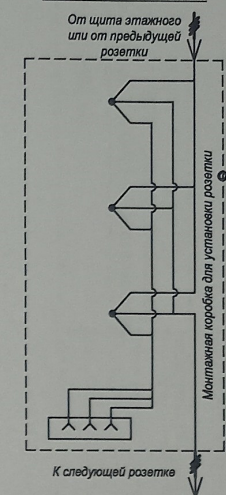

Условные обозначения:

- Светильник МДМ-Лайт IN LED 01 SN 22W 4000K Ra90 T60 220V/Светильник LED (подвес 3м) (БОСМА) ЧЕРНЫЙ, 1147 мм, кол-во: 9 шт
Низ светильника в одной плоскости с низом реек
- Светильник МДМ-Лайт CHECKERS DIFF GL 48W 4000K Ra80 T60 220V/Светильник LED, 100x100x40мм (встраиваемый)(БОСМА) ОПЛ, кол-во: 14 шт. Низ светильника в одной плоскости с низом потолка Грильято

труба ПНД $\phi 20$ в полу
труба ПНД $\phi 25$ в полу
труба ПВХ $\phi 20$ по потолку


ст.полоса сеч. 4x25 мм
не менее -0.5 м от уров-
ня земли

Высота установки розеток, не указанная на плане: 300 мм от уровня пола.
Розетки в ванной и кухне установить на высоте 1000 мм от пола.
Высота установки всех выключателей: 900 мм от уровня пола.
Выключатели устанавливать на расстоянии 150 мм от дверного проема.

- Кабель, для подключения эл. плит, вывести из распределкоробки на высоте 300 мм и оконцевать клеммными колодками на три контакта ЗВИ-60 (доп. длительный ток 60А).

Монтаж розеток в квартире выполнить согласно схеме, см. лист 13.
Схема расключения кабелей розеточной сети в монтажной коробке см. лист 14.

						39-2022-5.2-ЭО			
						«Многоэтажные жилые дома в кв. 03_03_006 Дзержинского района Волгограда. 5 этап – квартал 5 (этап 5.1. - жилой дом № 5. 1, этап 5.2.- жилой дом №5.2). Этап 5.2. – Жилой дом № 5.2.»			
Изм	Кол.	Лист	№ док	Подпись	Дата	Жилой дом №5.2	Стадия	Лист	Листов
Разраб.		Андреечко					Р	14	
						План 1 этажа в осях "III-II". Электрооборудование	ООО "Специализированный застройщик "Пересвет-Юг"		
Н. контр.		Ливченко							

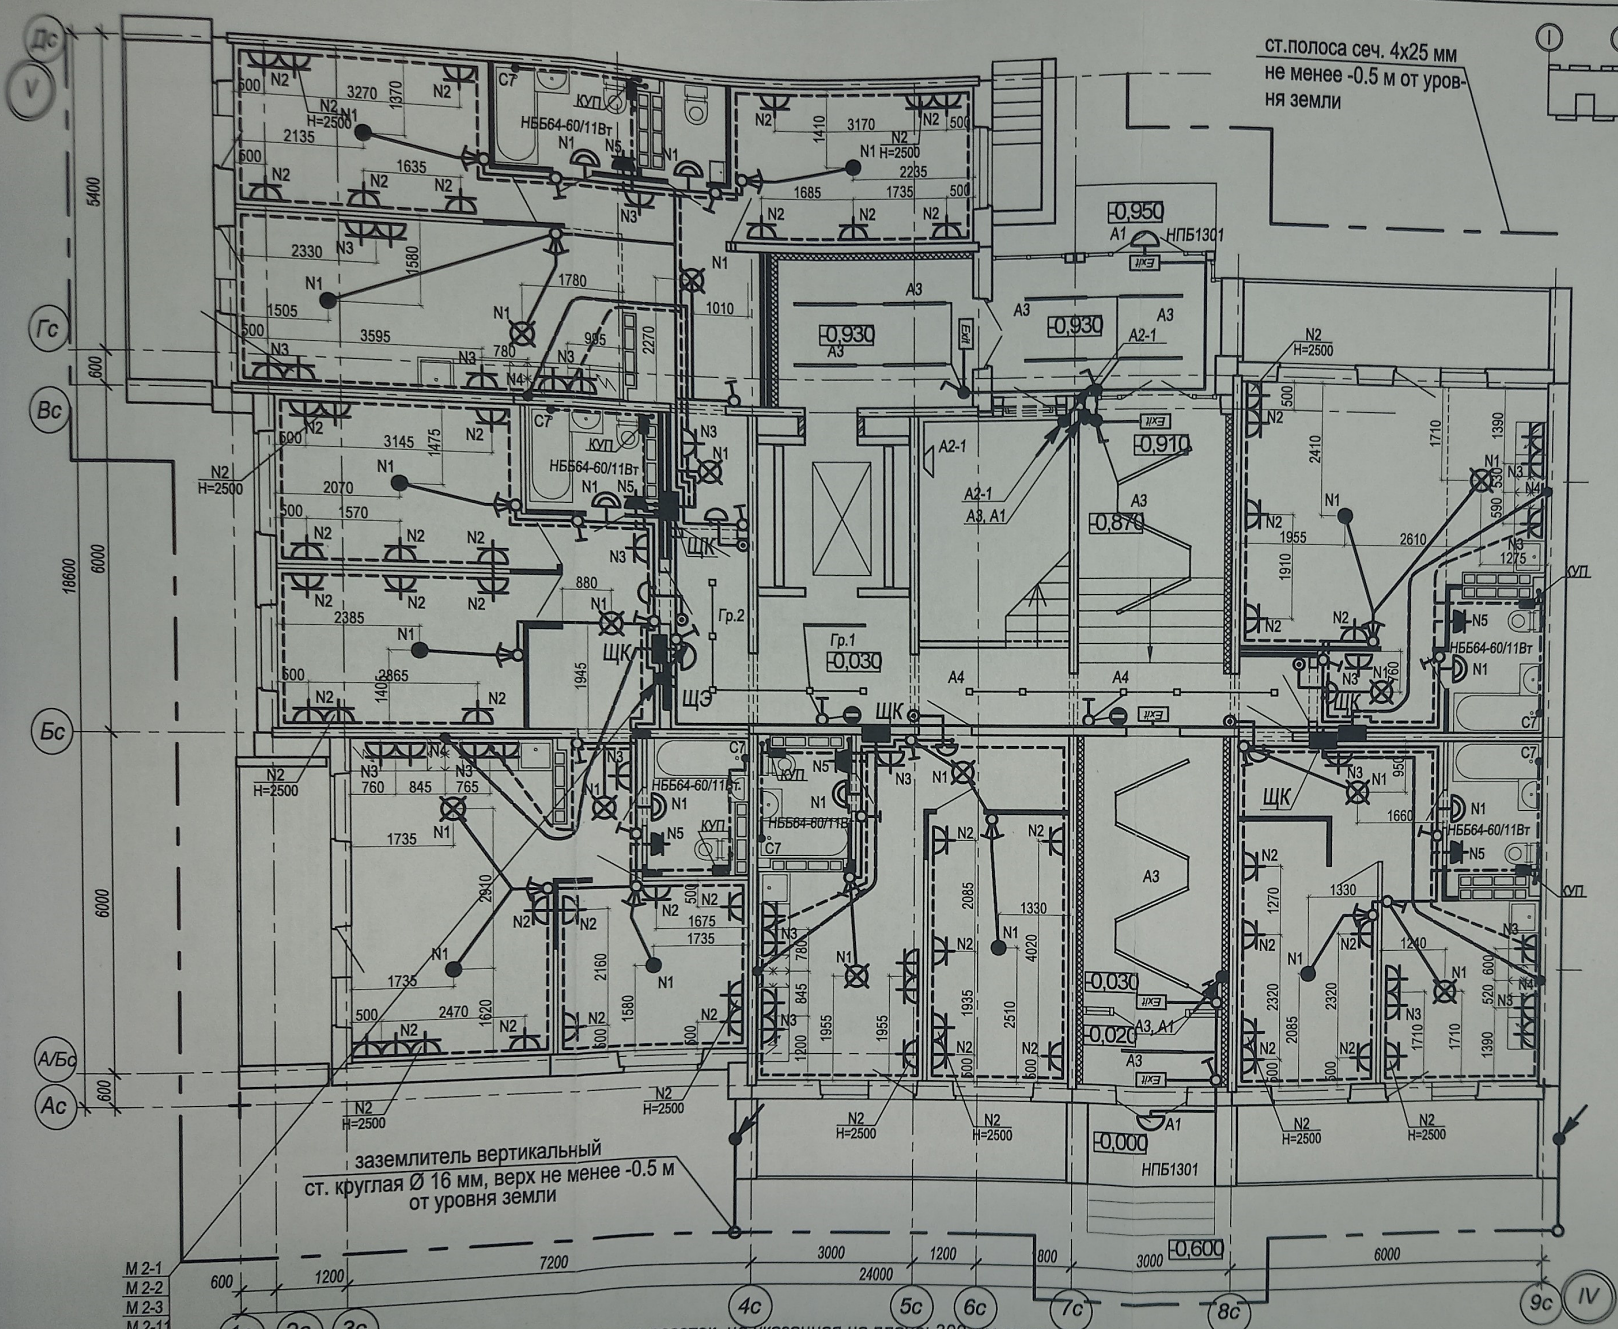


ст.полоса сеч. 4x25 мм
не менее -0.5 м от уров-
ня земли

заземлитель вертикальный
ст. круглая Ø 16 мм, верх не менее -0.5 м
от уровня земли

- М 2-1
- М 2-2
- М 2-3
- М 2-11
- А6
- А4
- Гр.1
- Гр.4
- Гр.6

Высота установки розеток, не указанная на плане: 300 мм от уровня пола.
Розетки в ванной и кухне установить на высоте 1000 мм от пола.
Высота установки всех выключателей: 900 мм от уровня пола.
Выключатели устанавливать на расстоянии 150 мм от дверного проема.
● Кабель, для подключения эл. плит, вывести из распределкоробки на высоте 300 мм и оконцевать клеммными колодками на три контакта ЗВИ-60 (доп. длительный ток 60А).
Монтаж розеток в квартире выполнить согласно схеме, см. лист 13.
Схема расключения кабелей розеточной сети в монтажной коробке см. лист 14.

труба ПНД Ø20 в полу
труба ПНД Ø25 в полу
труба ПВХ Ø20 по потолку

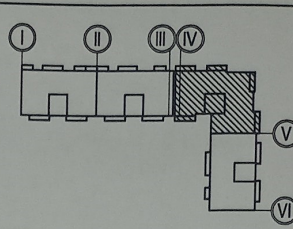

39-2022-5-2-ЭО


«Многоэтажные жилые дома в кв. 03. 03. 006 Дзержинского района
Волгограда. 5 этап - квартал 5 (этап 5.1. - жилой дом № 5.1, этап
5.2. - жилой дом №5.2). Этап 5.2. - Жилой дом № 5.2.»

Жилой дом №5.2			План 1 этажа в осях "V-V"		Электроборудование
Изм	Кол.	Лист	№ док	Подпись	
Стация	Лист	Р	15	ООО	"Специализированный застройщик "Пересвет-Юг"

Условные обозначения:

- Светильник МДМ-Лайт IN LED 01 SN 22W 4000K Ra90 T80 220V/Светильник LED (подвес 3м) (БОСМА) ЧЕРНЫЙ, 1147 мм, кол-во: 10 шт
Низ светильника в одной плоскости с низом реек
- Светильник МДМ-Лайт CHECKERS DIFF GL 48W 4000K Ra80 T80 220V/Светильник LED 100x100x40мм (астралавый)(БОСМА) ОПАЛ, кол-во: 9 шт
Низ светильника в одной плоскости с низом потолка Грельято
- Светильник INI LED 60 LN 21W 4000K T60/Светильник LED (Еco), 1490 мм, (БОСМА) черный, кол-во: 7 шт
Низ светильников располагать на 435 мм от низа рейки
- Потолочный светильник Maytoni Zon C032CL-L32B4K, кол-во: 1 шт
Монтаж производить к стене, ось светильника на отст. *2100 от ур.ч.п. пролета



Размеры уточнить по месту

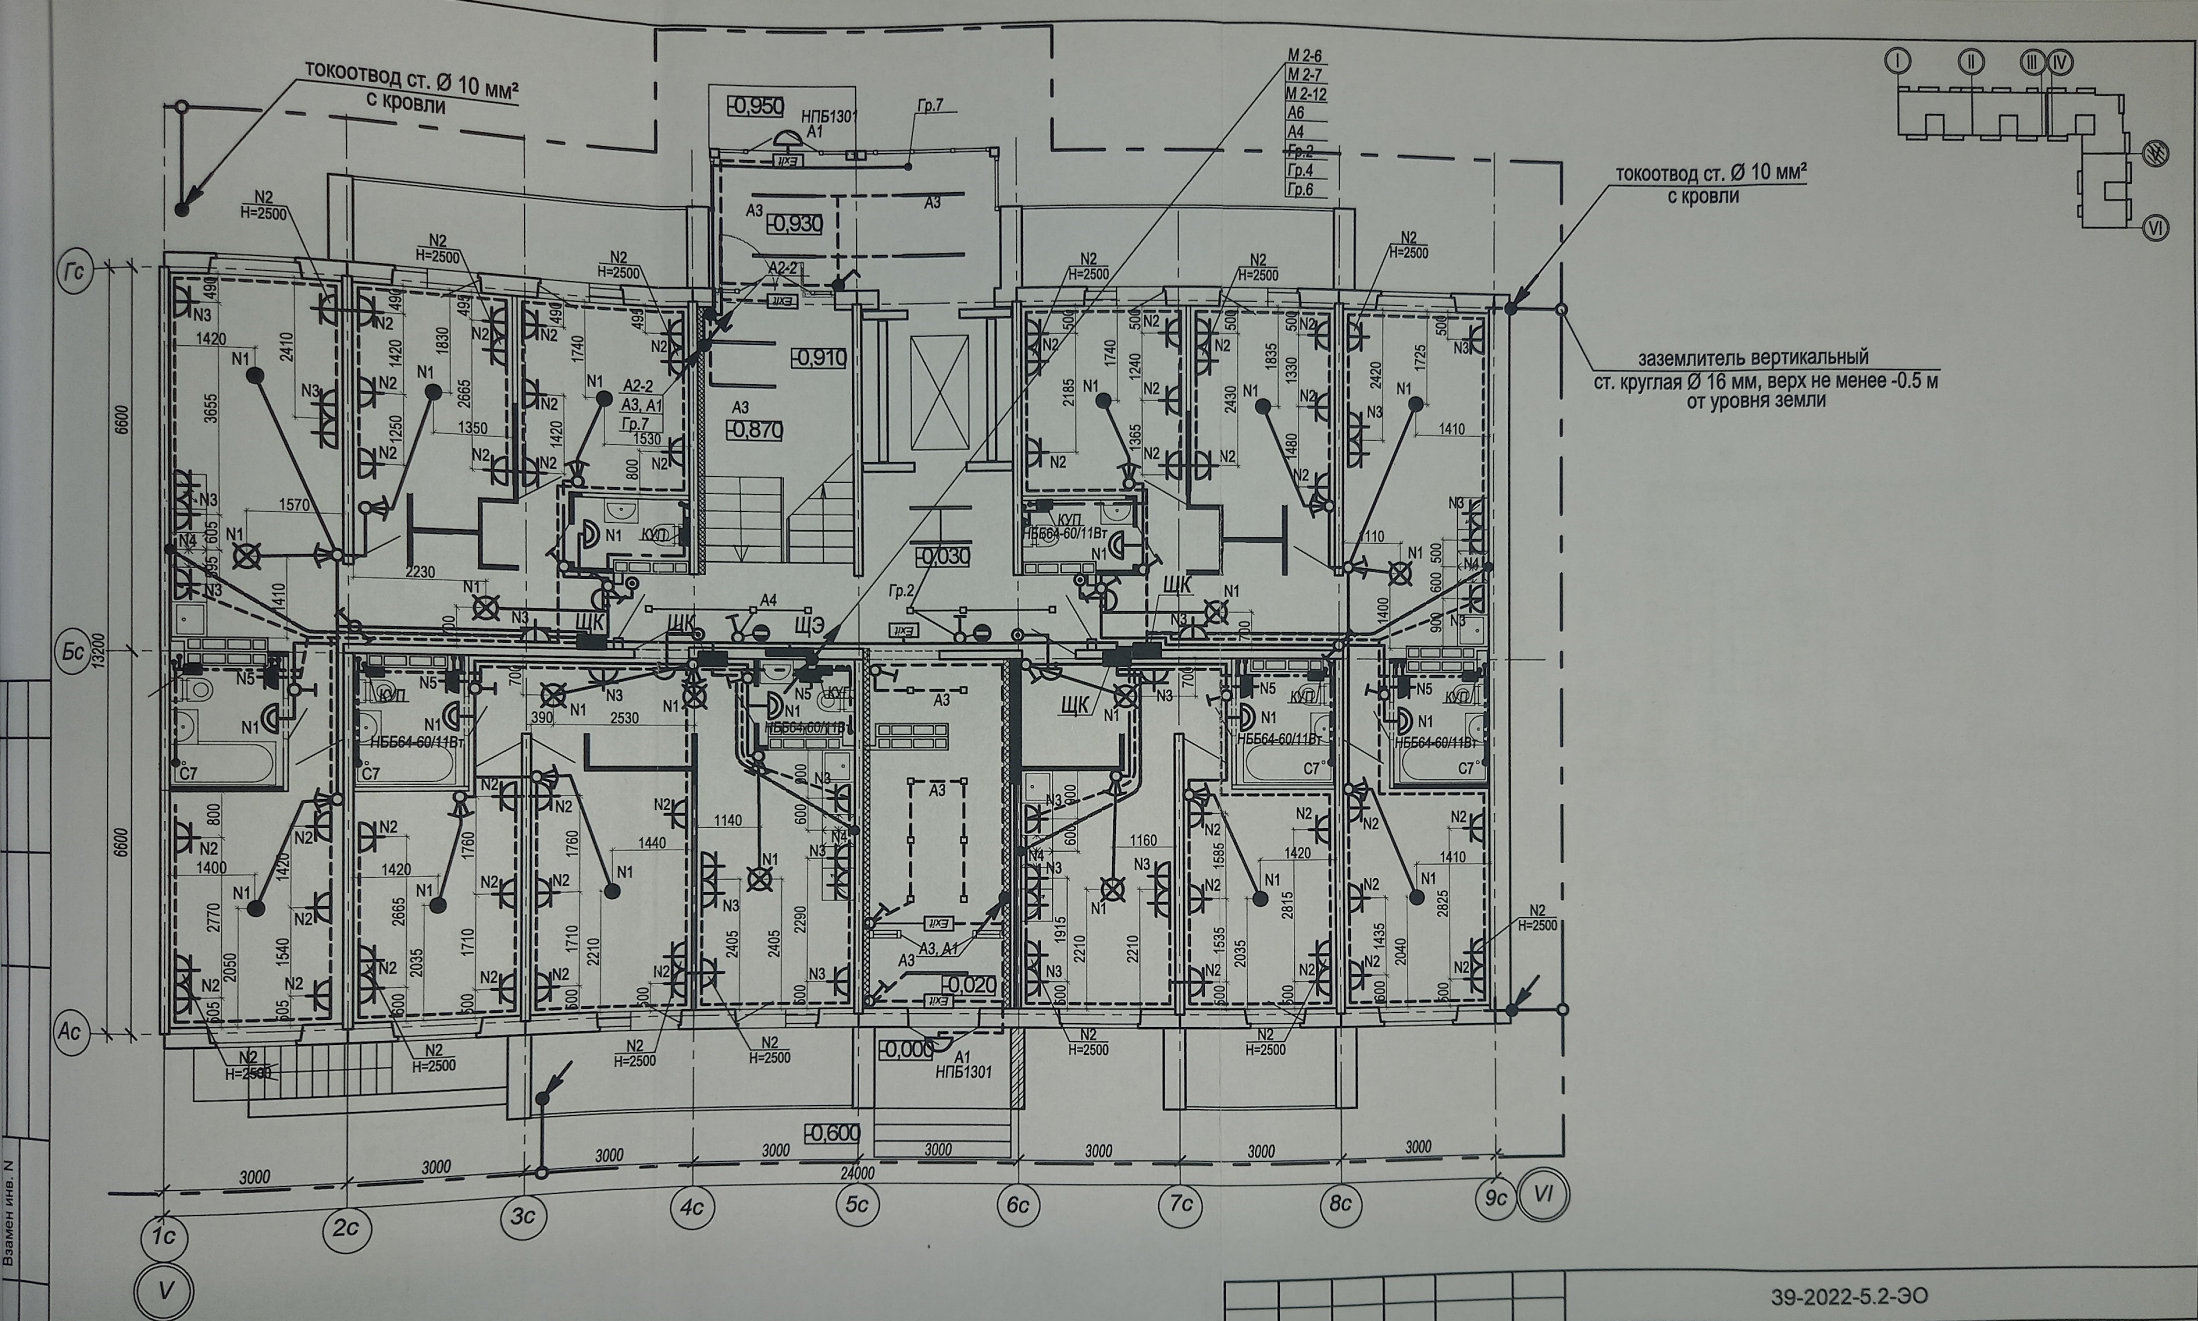

Высота установки розеток, не указанная на плане: 300 мм от уровня пола.
 Розетки в ванной и кухне установить на высоте 1000 мм от пола.
 Высота установки всех выключателей: 900 мм от уровня пола.
 Выключатели устанавливать на расстоянии 150 мм от дверного проема.
 • Кабель, для подключения эл. плит, вывести из распределительной коробки на высоте 300 мм и оконцевать клеммными колодками на три контакта ЗВИ-60 (доп. длительный ток 60А).
 Монтаж розеток в квартире выполнить согласно схеме, см. лист 13.
 Схема расключения кабелей розеточной сети в монтажной коробке см. лист 14.

труба ПНД Ø20 в полу
 труба ПНД Ø25 в полу
 труба ПВХ Ø20 по потолку

					39-2022-5.2-30			
					«Многоэтажные жилые дома в кв. 03_03_006 Дзержинского района Волгограда. 5 этаж – квартал 5 (этап 5.1. - жилой дом № 5. 1, этап 5.2.- жилой дом №5.2). Этап 5.2. – Жилой дом № 5.2.»			
Изм					Жилой дом №5.2		Стадия	Лист
Разраб.							P	16
Н. контр.					План 1 этажа в осях "V-VI". Электрооборудование		ООО "Специализированный застройщик "Пересвет-Юг"	

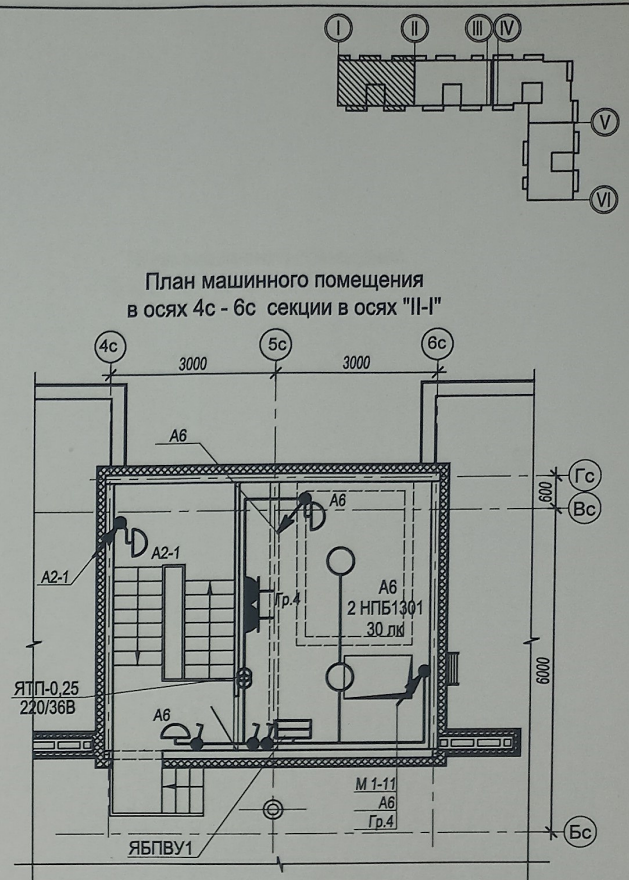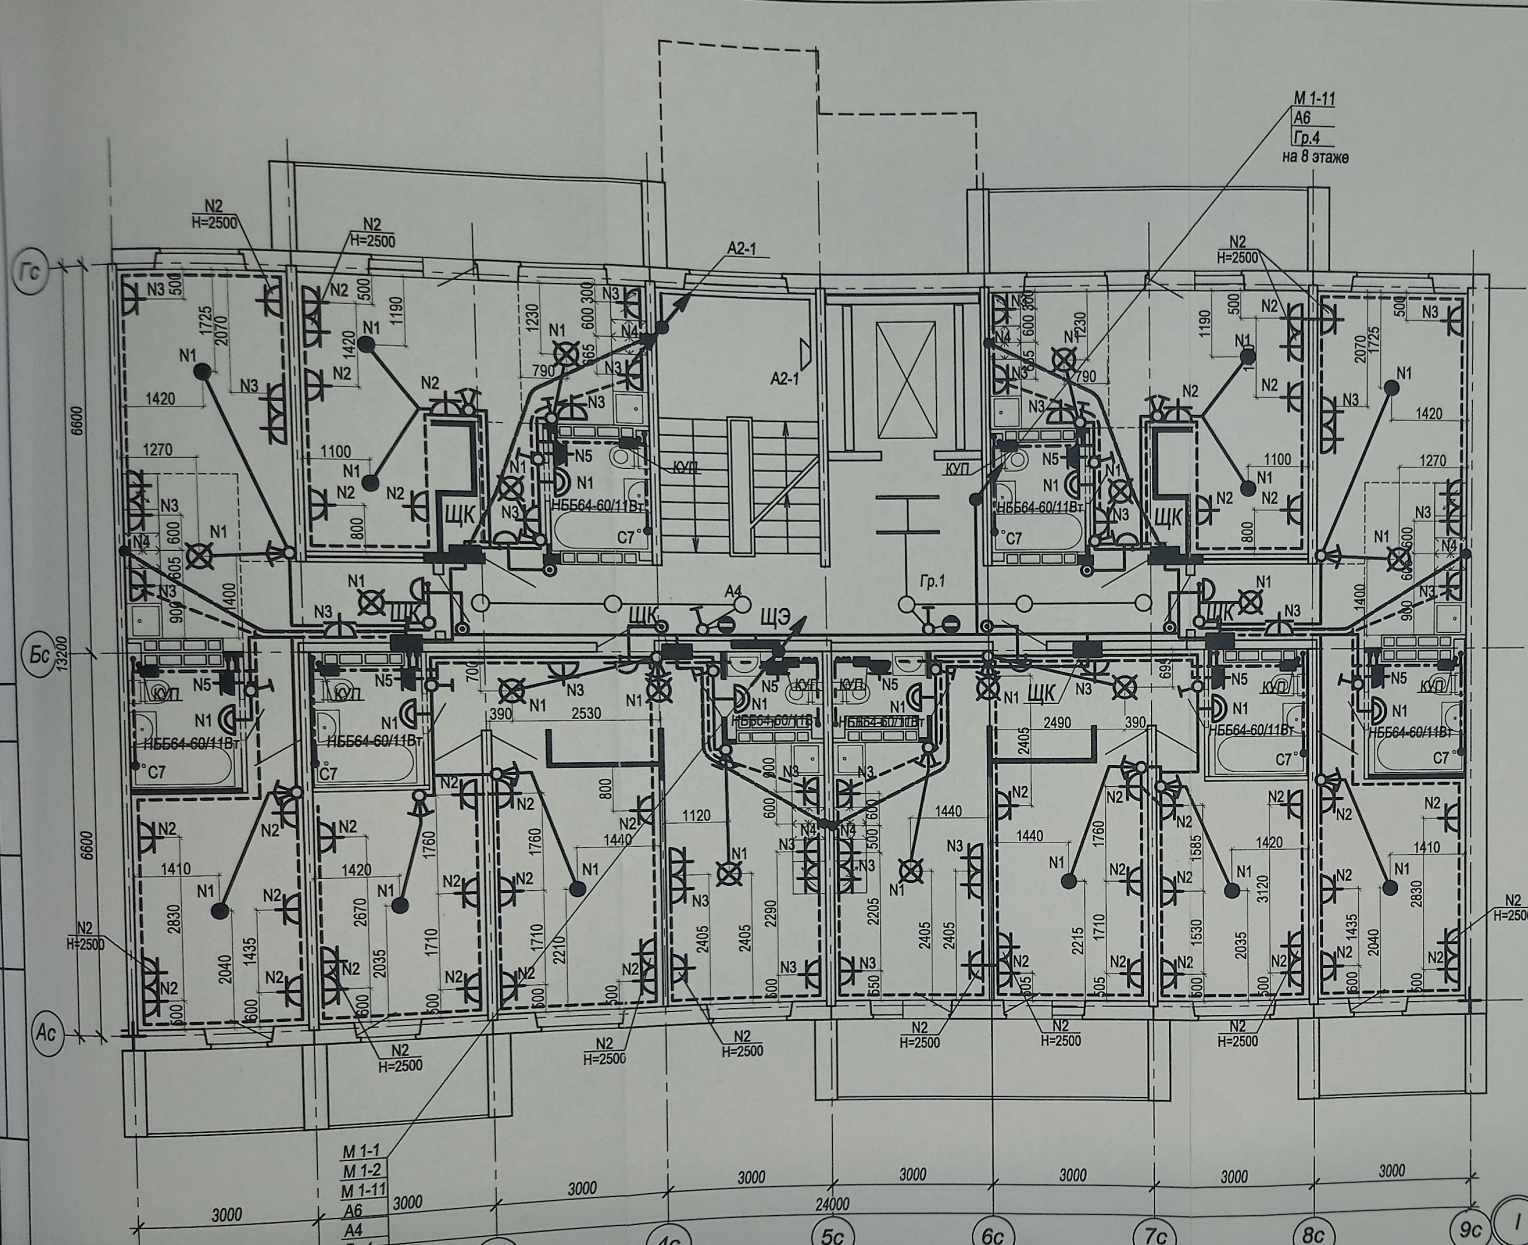

Условные обозначения:

- Потолочный светильник Maytoni Zol C032CL-L32B4K, кол-во: 6 шт
Монтаж производить к потолку
- Потолочный светильник Maytoni Zol C032CL-L32B4K, кол-во: 1 шт
Монтаж производить к стене, ось светильника на отл. +2100 от ур.ч.л. пролета
- Светильник МДМ-Лайт IN LED 01 SN 22W 4000K Ra90
Т80 220V/светильник LED (подвес 3м) (БСМА) ЧЕРНЫЙ, 1147 мм, кол-во: 2 шт
Низ светильника в одной плоскости с низом реек


Размеры уточнить по месту

Высота установки розеток, не указанная на плане: 300 мм от уровня пола.
Розетки в ванной и кухне установить на высоте 1000 мм от пола.
Высота установки всех выключателей: 900 мм от уровня пола.
Выключатели устанавливать на расстоянии 150 мм от дверного проема.
Кабель, для подключения эл. плит, вывести из распределкорбки на высоте 300 мм и оконцевать клеммными колодками на три контакта ЗВИ-60 (доп. длительный ток 60А).
Монтаж розеток в квартире выполнить согласно схеме, см. лист 13.
Схема расключения кабелей розеточной сети в монтажной коробке см. лист 14.

труба ПНД $\varnothing 20$ в полу
труба ПНД $\varnothing 25$ в полу
труба ПВХ $\varnothing 20$ по потолку

						39-2022-5.2-ЭО		
						«Многоэтажные жилые дома в кв. 03_03_006 Дзержинского района Волгограда. 5 этаж – квартал 5 (этап 5.1. – жилой дом № 5. 1, этап 5.2.- жилой дом №5.2). Этап 5.2. – Жилой дом № 5.2.»		
Изм	Кол.	Лист	№ док	Подпись	Дата	Жилой дом №5.2	Стадия	Лист
Разраб.	Андреев						Р	17
						План типового этажа в осях "II-I". Электрооборудование	ООО "Специализированный застройщик "Пересвет-Юг"	
Н. контр.	Ливченко							

Имя и дата
Подпись и дата
Взамен инв. N

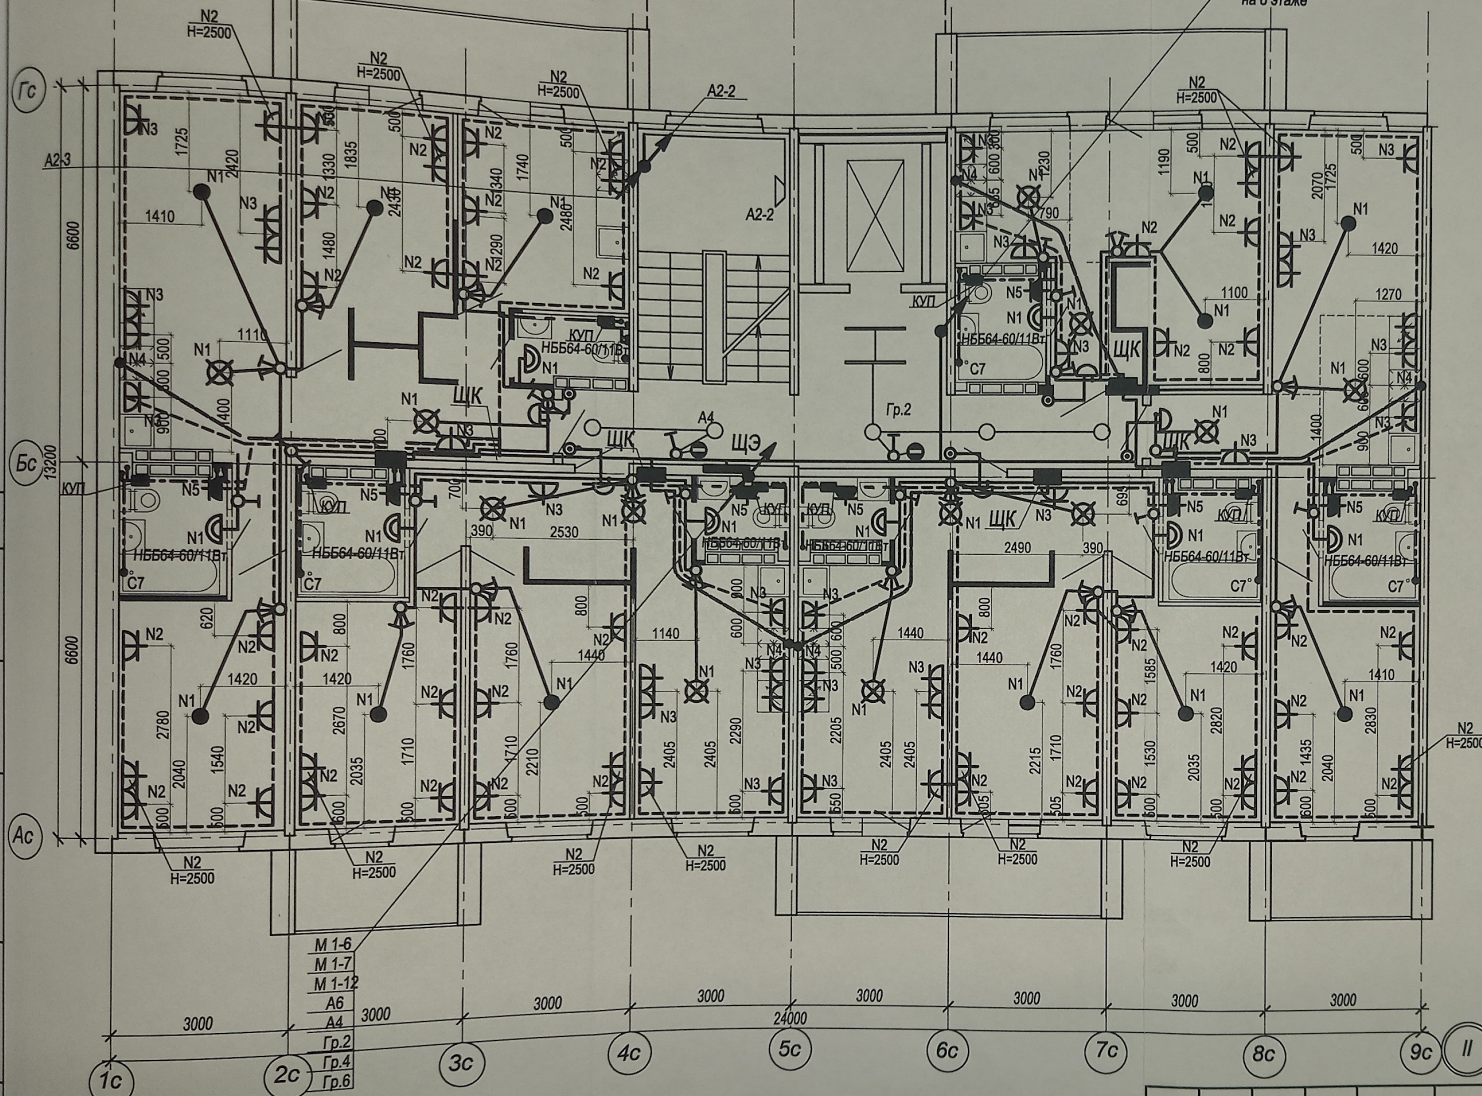


Условные обозначения:

- Потолочный светильник Maytoni Zon C032CL-L32B4K, кол-во: 5 шт
Монтаж производить к потолку
- △ Потолочный светильник Maytoni Zon C032CL-L32B4K, кол-во: 1 шт
Монтаж производить к стене, ось светильника на отл. *2100 от ур.ч.л. пролета
- Светильник МДМ-Лайт IN LED 01 SN 22W 4000K Ra90
Т60 220V/Светильник LED (подвес 3м) (БОСМА) ЧЕРНЫЙ, 1147 мм, кол-во: 2 шт
Низ светильника в одной плоскости с низом раек


Размеры уточнить по месту


труба ПНД $\Phi 20$ в полу
труба ПНД $\Phi 25$ в полу
труба ПВХ $\Phi 20$ по потолку



Высота установки розеток, не указанная на плане: 300 мм от уровня пола.
Розетки в ванной и кухне установить на высоте 1000 мм от пола.
Высота установки всех выключателей: 900 мм от уровня пола.
Выключатели устанавливать на расстоянии 150 мм от дверного проема.
Кабель, для подключения эл. плит, вывести из распределительной коробки на высоте 300 мм и оконцевать клеммными колодками на три контакта ЗВИ-60 (доп. длительный ток 60А).
Монтаж розеток в квартире выполнить согласно схеме, см. лист 13.
Схема подключения кабелей розеточной сети в монтажной коробке см. лист 14.

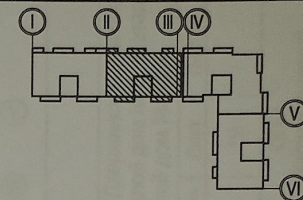

 План машинного помещения
в осях 4с - 6с секций в осях "II-III"

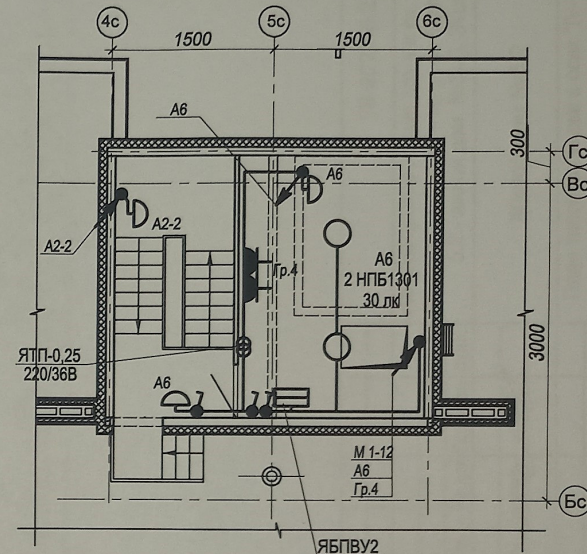

						39-2022-5.2-ЭО			
						«Многоэтажные жилые дома в кв. 03_03_006 Дзержинского района Волгограда. 5 этап – квартал 5 (этап 5.1. - жилой дом № 5. 1, этап 5.2.- жилой дом №5.2). Этап 5.2. – Жилой дом № 5.2.»			
Изм	Кол.	Лист	№ док	Подпись	Дата		Стадия	Лист	Листов
Разраб.		Андреев				Жилой дом №5.2	Р	18	
						План типового этажа в осях "III-II". Электрооборудование	ООО "Специализированный застройщик "Пересвет-Юг"		
Н. контр.		Ливченко							

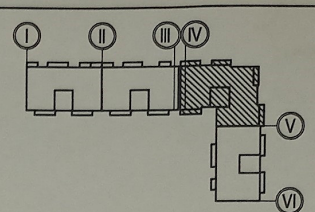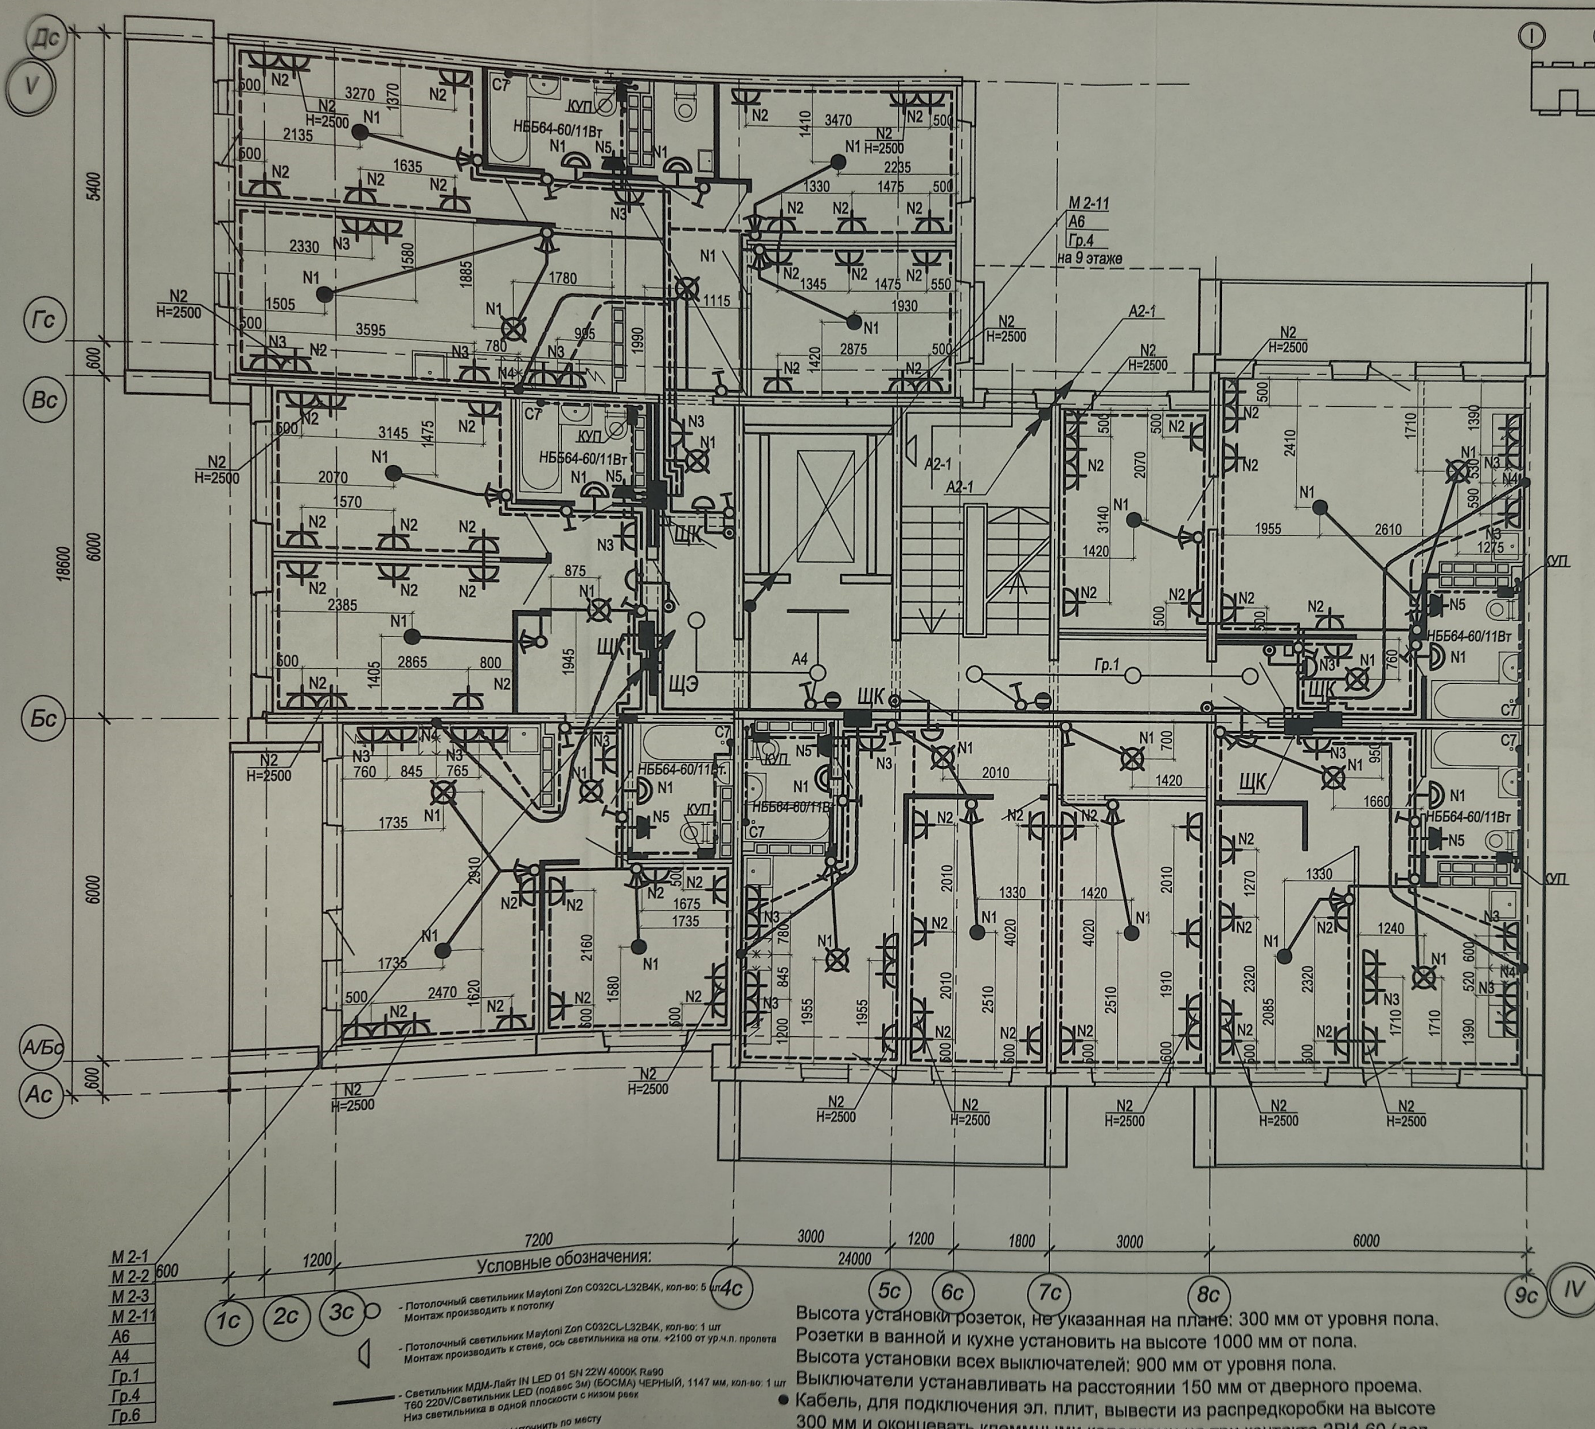


- М 2-1
М 2-2
М 2-3
М 2-11
А6
А4
Гр.1
Гр.4
Гр.6
- Условные обозначения:
- Потолочный светильник Maytoni Zon CO32CL-L32BAK, кол-во: 9 шт. Монтаж производить к потолку
 - Потолочный светильник Maytoni Zon CO32CL-L32BAK, кол-во: 1 шт. Монтаж производить к стене, ось светильника на отл. +2100 от ур.ч.п. пролета
 - Светильник МДМ-Лайт IN LED 01 5W 22W 4000K R490 T80 220V/Светильник LED (подвес 3м) (БРОСМА) ЧЕРНЫЙ, 1147 мм, кол-во: 1 шт. Низ светильника в одной плоскости с низом реек
- Размеры уточнить по месту
- труба ПНД $\Phi 25$ в полу
труба ПНД $\Phi 32$ в полу
труба ПВХ $\Phi 20$ по потолку

Высота установки розеток, не указанная на плане: 300 мм от уровня пола. Розетки в ванной и кухне установить на высоте 1000 мм от пола. Высота установки всех выключателей: 900 мм от уровня пола. Выключатели устанавливать на расстоянии 150 мм от дверного проема.



● Кабель, для подключения эл. плит, вывести из распределкорбки на высоте 300 мм и оконцевать клеммными колодками на три контакта ЗВИ-60 (доп. длительный ток 60А).

Монтаж розеток в квартире выполнить согласно схеме, см. лист 13. Схема расключения кабелей розеточной сети в монтажной коробке см. лист 14.

План машинного помещения
в осях 4с - 7с секции в осях "II ... III"

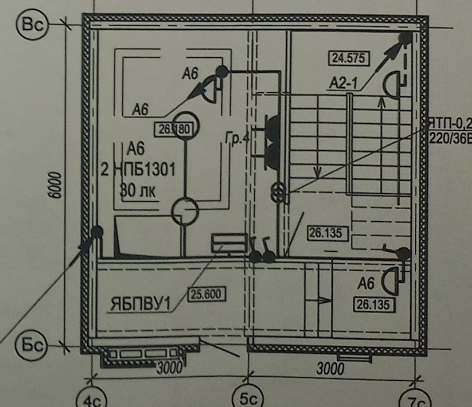

39-2022-5.2-ЭО				Жилой дом №5.2			
«Многоэтажные жилые дома в кв. 03 03 006 Дзержинского района Волгограда. 5 этап – квартал 5 (этап 5.1 - жилой дом № 5.1, этап 5.2.- жилой дом №5.2). Этап 5.2. – Жилой дом № 5.2.»				План типового этажа в осях "IV-V". Электрооборудование			
Изм	Кол.	Лист	№ док	Подпись	Дата	Стadia	Лист
Разраб.	Андреев	19				Р	19
Н. контр.	Ливченко					ООО	
				"Специализированный застройщик "Пересвет-Ю"			

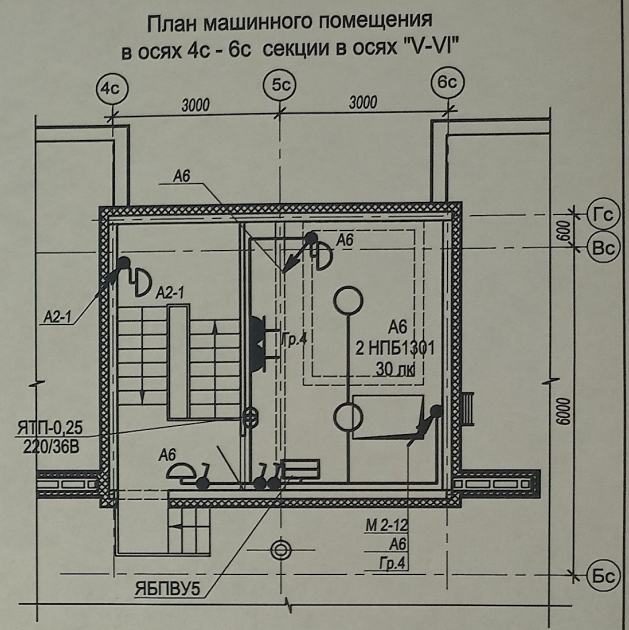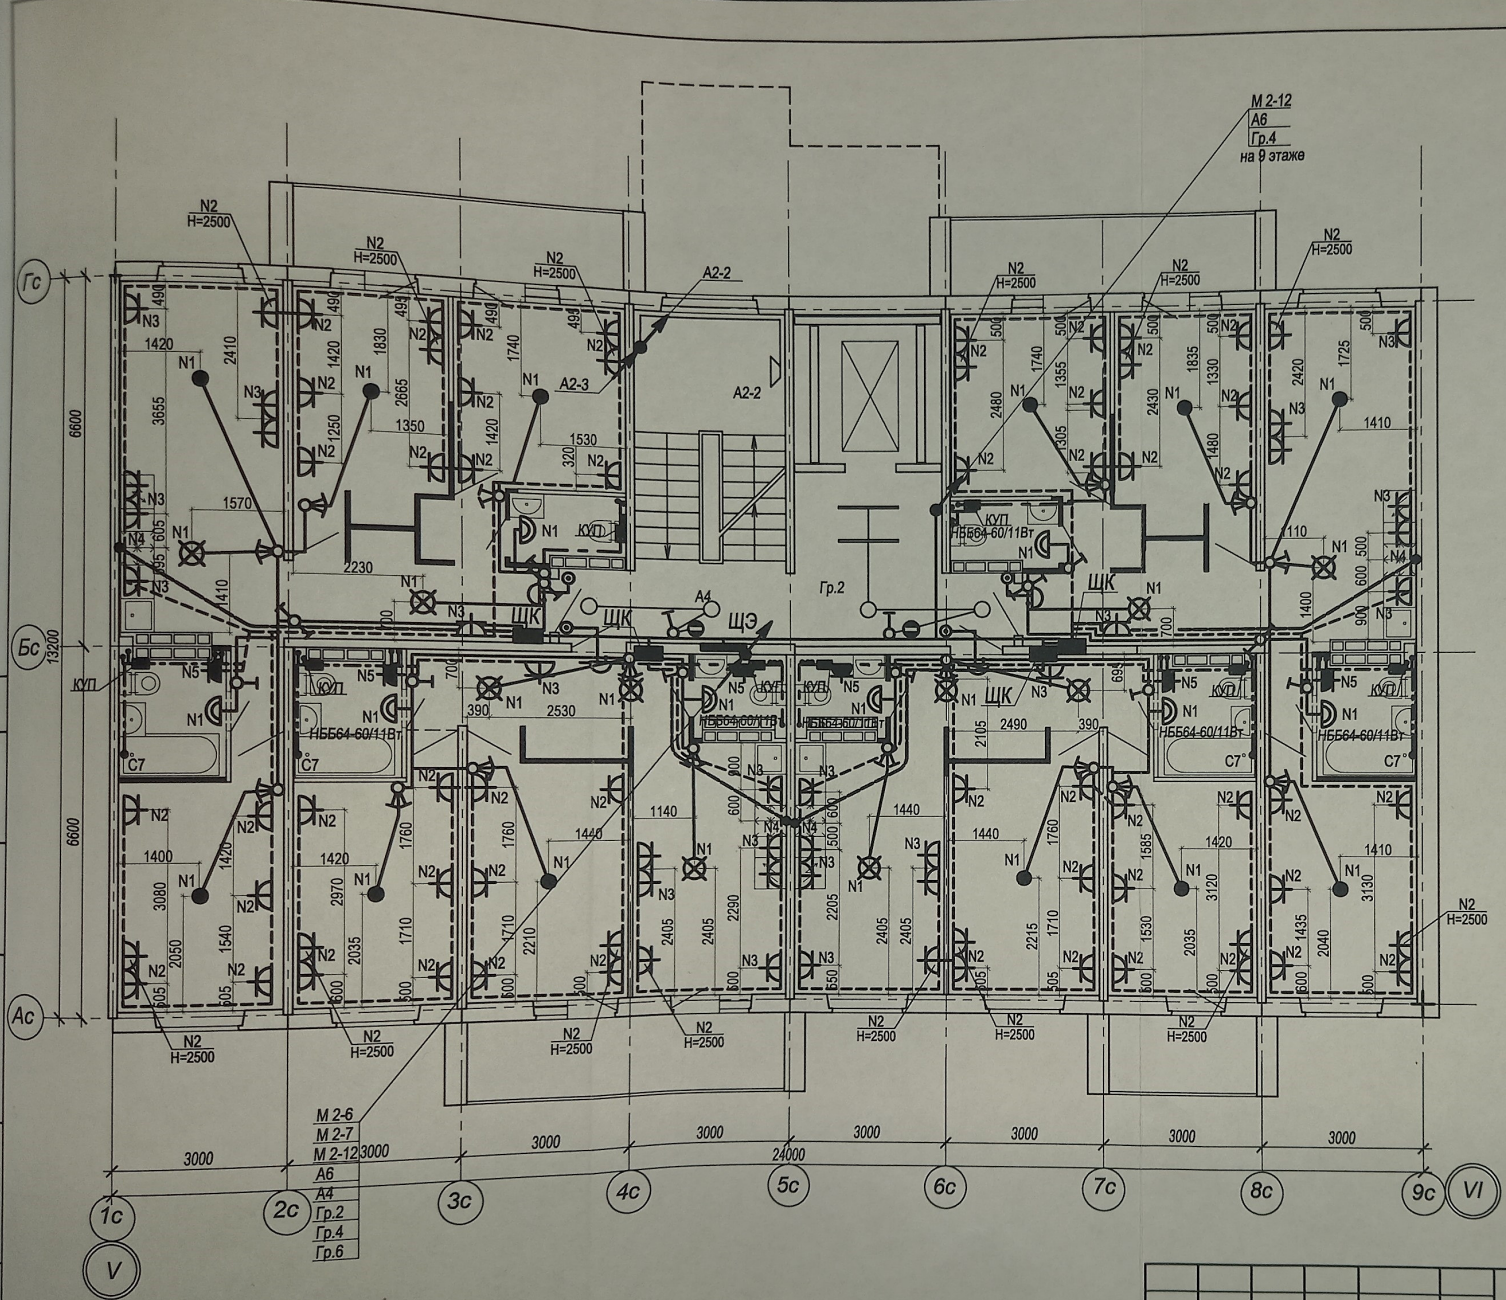

Условные обозначения:

- - Потолочный светильник Maytoni Zon C032CL-L32B4K, кол-во: 4 шт. Монтаж производить к потолку
- △ - Потолочный светильник Maytoni Zon C032CL-L32B4K, кол-во: 1 шт. Монтаж производить к стене, ось светильника на отм. +2100 от ур.ч.л. пролета
- Светильник МДМ-Лайт IN LED 01 SN 22W 4000K Ra90 T80 220V/Светильник LED (подвес 3м) (БОСМА) ЧЕРНЫЙ, 1147 мм, кол-во: 2 шт. Низ светильника в одной плоскости с низом реек

Размеры уточнить по месту

труба ПНД $\phi 20$ в полу
 труба ПНД $\phi 25$ в полу
 труба ПВХ $\phi 20$ по потолку

Высота установки розеток, не указанная на плане: 300 мм от уровня пола.
 Розетки в ванной и кухне установить на высоте 1000 мм от пола.
 Высота установки всех выключателей: 900 мм от уровня пола.
 Выключатели устанавливать на расстоянии 150 мм от дверного проема.
 Выключатели для подключения эл. плит, вывести из распределкоробки на высоте 300 мм и оконцевать клеммными колодками на три контакта ЗВИ-60 (доп. длительный ток 60А).
 Кабель, для подключения эл. плит, вывести из распределкоробки на высоте 300 мм и оконцевать клеммными колодками на три контакта ЗВИ-60 (доп. длительный ток 60А).
 Монтаж розеток в квартире выполнить согласно схеме, см. лист 13.
 Схема подключения кабелей розеточной сети в монтажной коробке см. лист 14.

						39-2022-5.2-ЭО		
						«Многоэтажные жилые дома в кв. 03_03_006 Дзержинского района Волгограда. 5 этап – квартал 5 (этап 5.1. - жилой дом № 5. 1, этап 5.2.- жилой дом №5.2). Этап 5.2. – Жилой дом № 5.2.»		
Изм	Кол.	Лист	№ док	Подпись	Дата	Жилой дом №5.2	Стадия	Лист
Разраб.		Андрюченко					Р	20
						План типового этажа в осях "V-VI". Электрооборудование	ООО "Специализированный застройщик "Пересвет-Юг"	
Н. контр.		Ливченко						