


План 1-го этажа

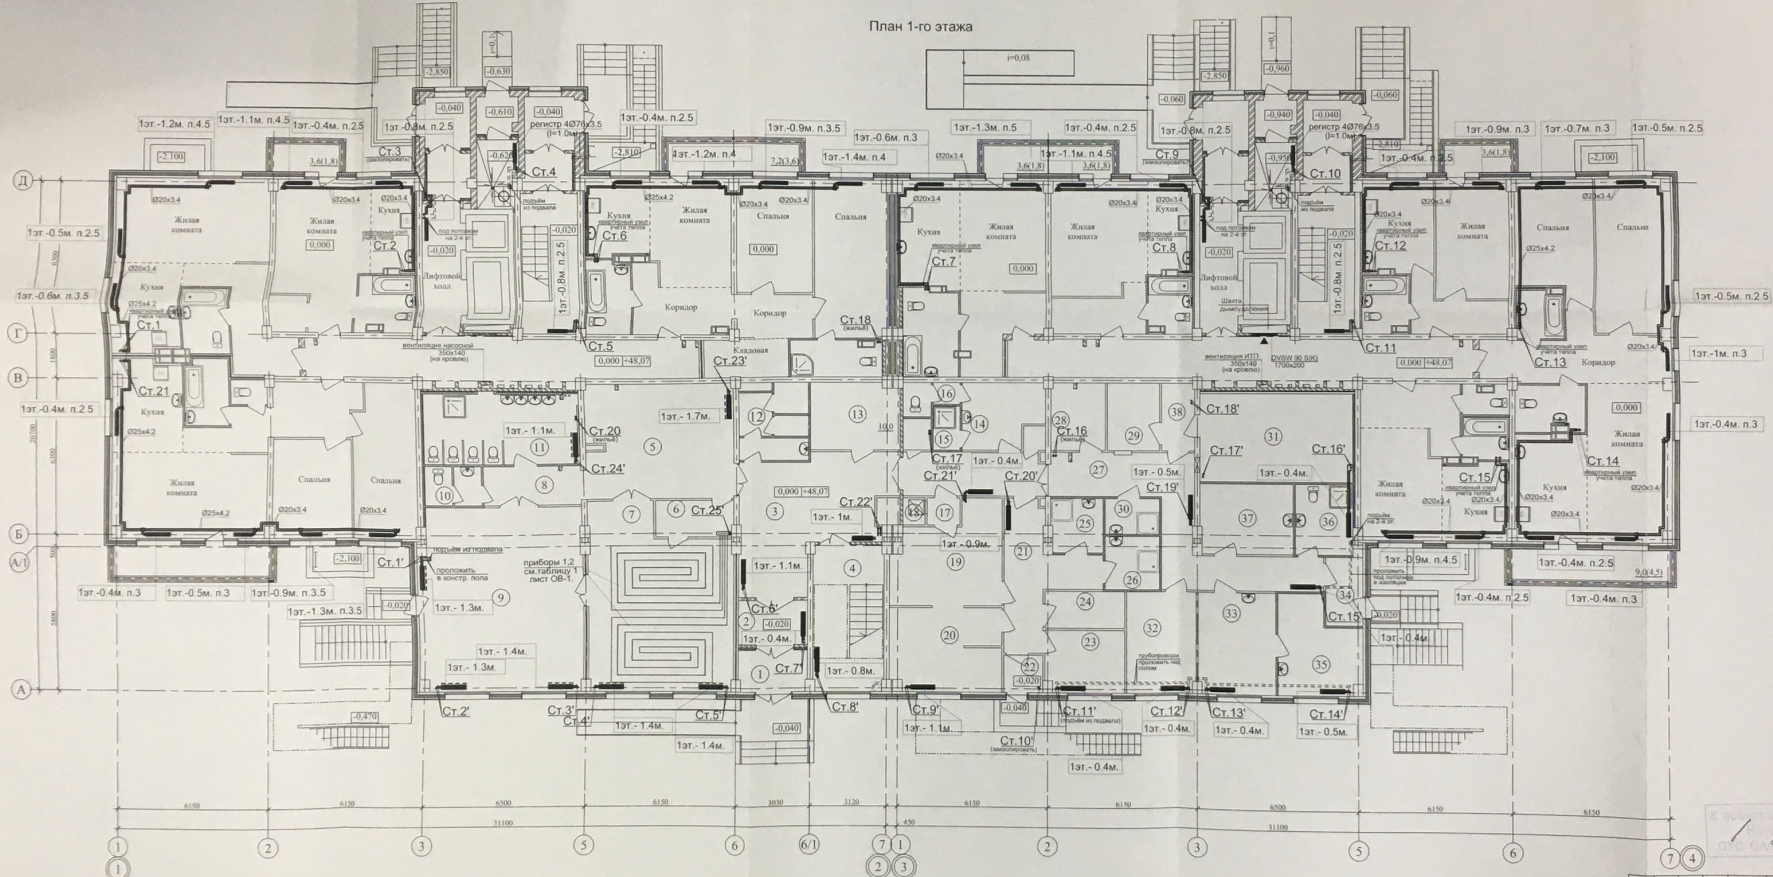


Примечание.

1. Разводка трубопроводов системы отопления квартир предусматривается в конструкции пола.
2. В местах подключения отопительных приборов к магистральным трубопроводам поквартирной системы отопления, прокладываемых в полу, в конструкции пола предусмотреть лючки размером 150х150мм.

36	Санузел	
37	Подсобное помещение медблока	10,9
38	Тамбур	3,8
	Общая площадь:	439,0

						03-2016-01-О									
						Многоквартирный жилой дом со встроенными помещениями ДОУ в квартале 05-58-023 Ворсиловского района г. Волгограда									
Изм.	Коп. у	Лист	№ док	Подпись	Дата	I этап						Стадия		Листов	
ГПТ				Бирюкова	2016.08.16	Жилой дом № 1						P	5		
Разработал				Макарова	2016.08.16	План 1-го этажа.						ООО "Волгостройпроект"			
Начитан				Бирюкова	2016.08.16										

План 2-го этажа

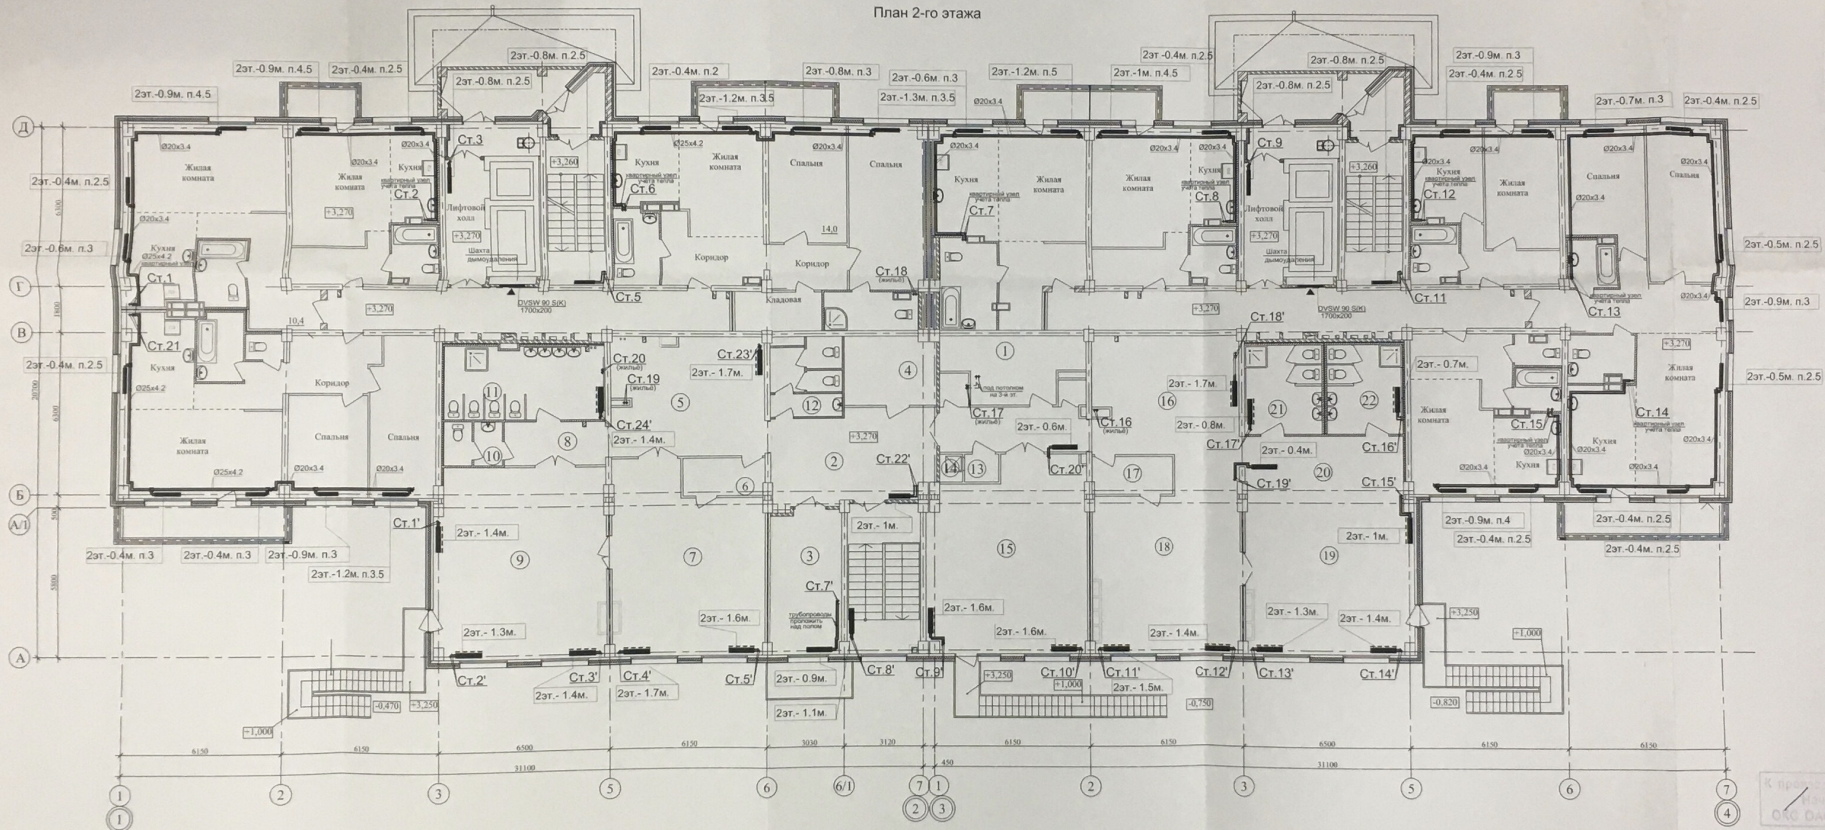


Примечание.

1. Разводка трубопроводов системы отопления квартир предусматривается в конструкции пола.
2. В местах подключения отопительных приборов к магистральным трубопроводам квартирной системы отопления, прокладываемых в полу, в конструкции пола предусмотреть лючки размером 150х150мм.

						03-2016-01-O
Многоквартирный жилой дом со встроенными помещениями ДОУ в квартале 05-08-023 Ворошиловского района г. Волгограда						
Имя	Колуч.	Лист	Нижког	Подпись	Дата	
Гриб			Беркова	<i>[подпись]</i>	29.06/16	
I этап. Жилый дом № 1						
						Статус Лист Листов
						Р 6
Разработал	Максимова					
На контроль	Биркова	<i>[подпись]</i>	29.06/16			
						ООО "ВолгоСтройпроект"
План 2-го этажа.						

План 3-го этажа

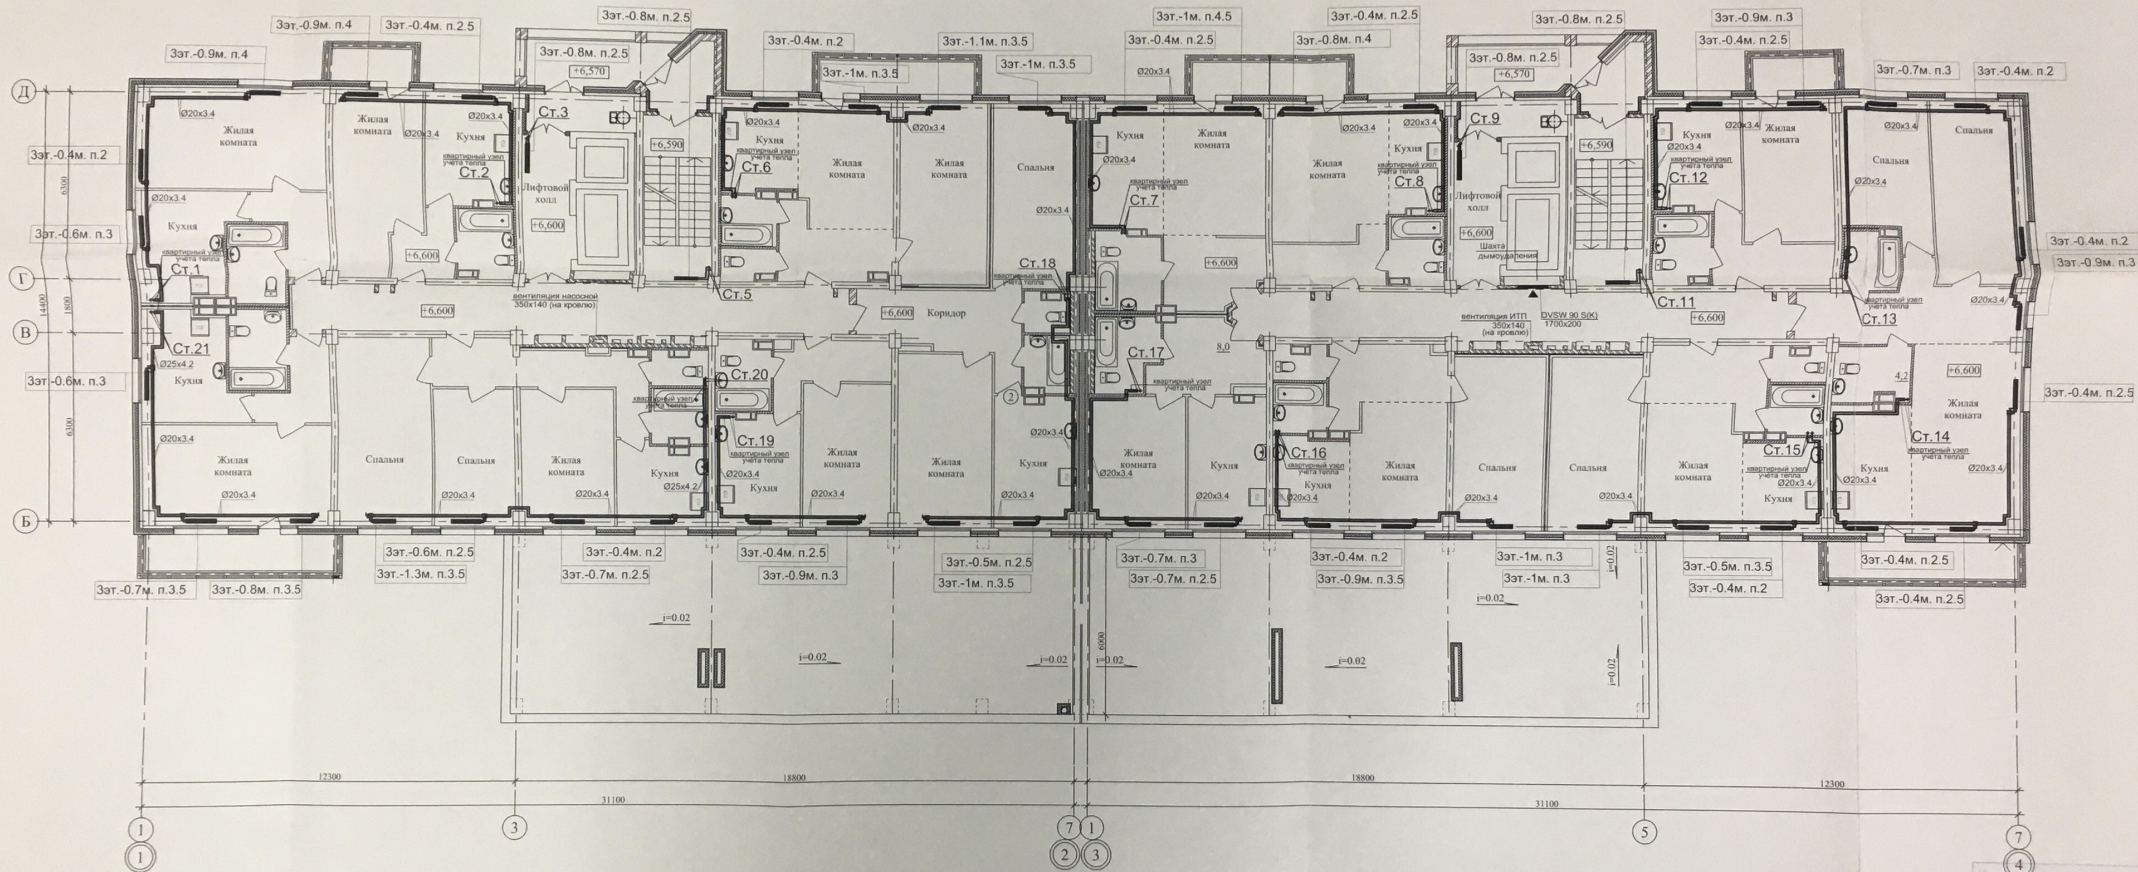


Примечание.

1. Разводка трубопроводов системы отопления квартир предусматривается в конструкции пола.
2. В местах подключения отопительных приборов к магистральным трубопроводам квартирной системы отопления, прокладываемых в полу, в конструкции пола предусмотреть лючки размером 150х150мм.

						03-
						Многоквартирный жилой д
						ДОУ в кв
						Ворошиловского
						I этап.
						Жилой дом №
						План 3-го этаж
Изм.	Кол.уч	Лист	Подко	Подпись	Дата	
Г/П		Бирюков		<i>[Signature]</i>	06.16	
Разработан		Макарова		<i>[Signature]</i>	06.16	
Н.контроль		Бирюков		<i>[Signature]</i>	06.16	

План 4-го этажа

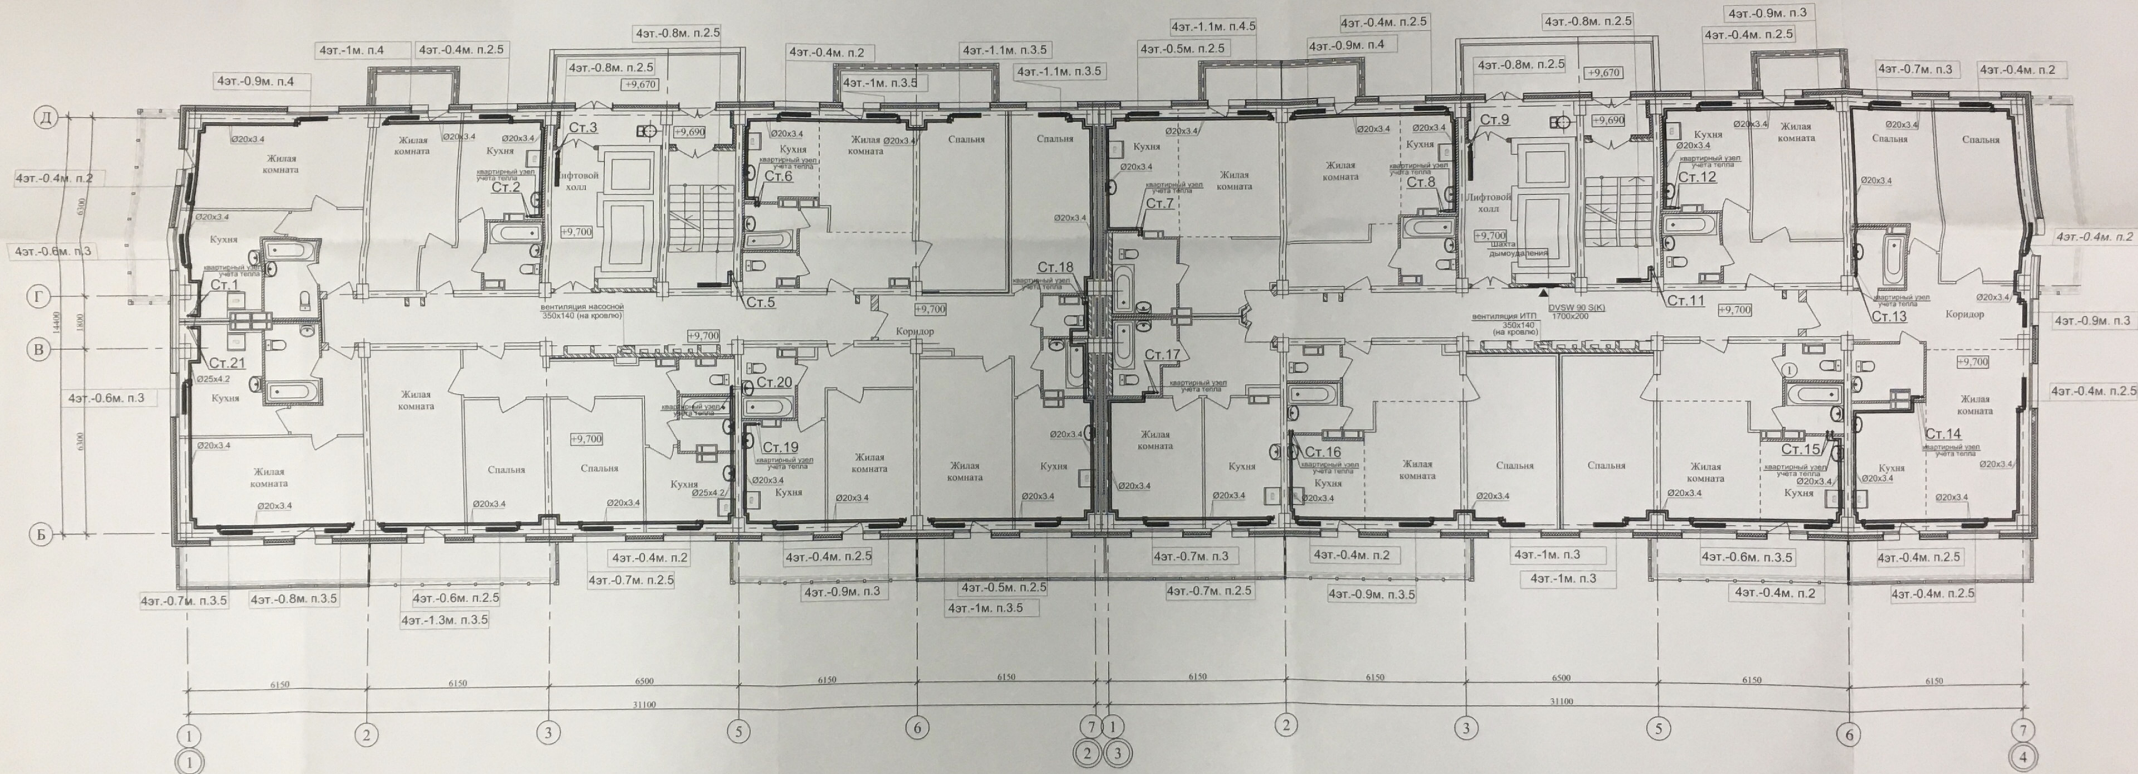


Примечание.

1. Разводка трубопроводов системы отопления квартир предусматривается в конструкции пола.
2. В местах подключения отопительных приборов к магистральным трубопроводам квартирной системы отопления, прокладываемых в полу, в конструкции пола предусмотреть лючки размером 150х150мм.

					03-201
					Многоквартирный жилой дом с
					ДОУ в квартале
					Ворошиловского р-на
					I этаж.
					Жилой дом № 1
					План 4-го этажа.
Изм.	Кол.уч.	Лист	Подпись	Дата	
ГИП		Бирюков		2017/06/16	
Разработал		Макарова		2017/06/16	
Н.контр.		Бирюков		2017/06/16	

План 5-10-го этажа

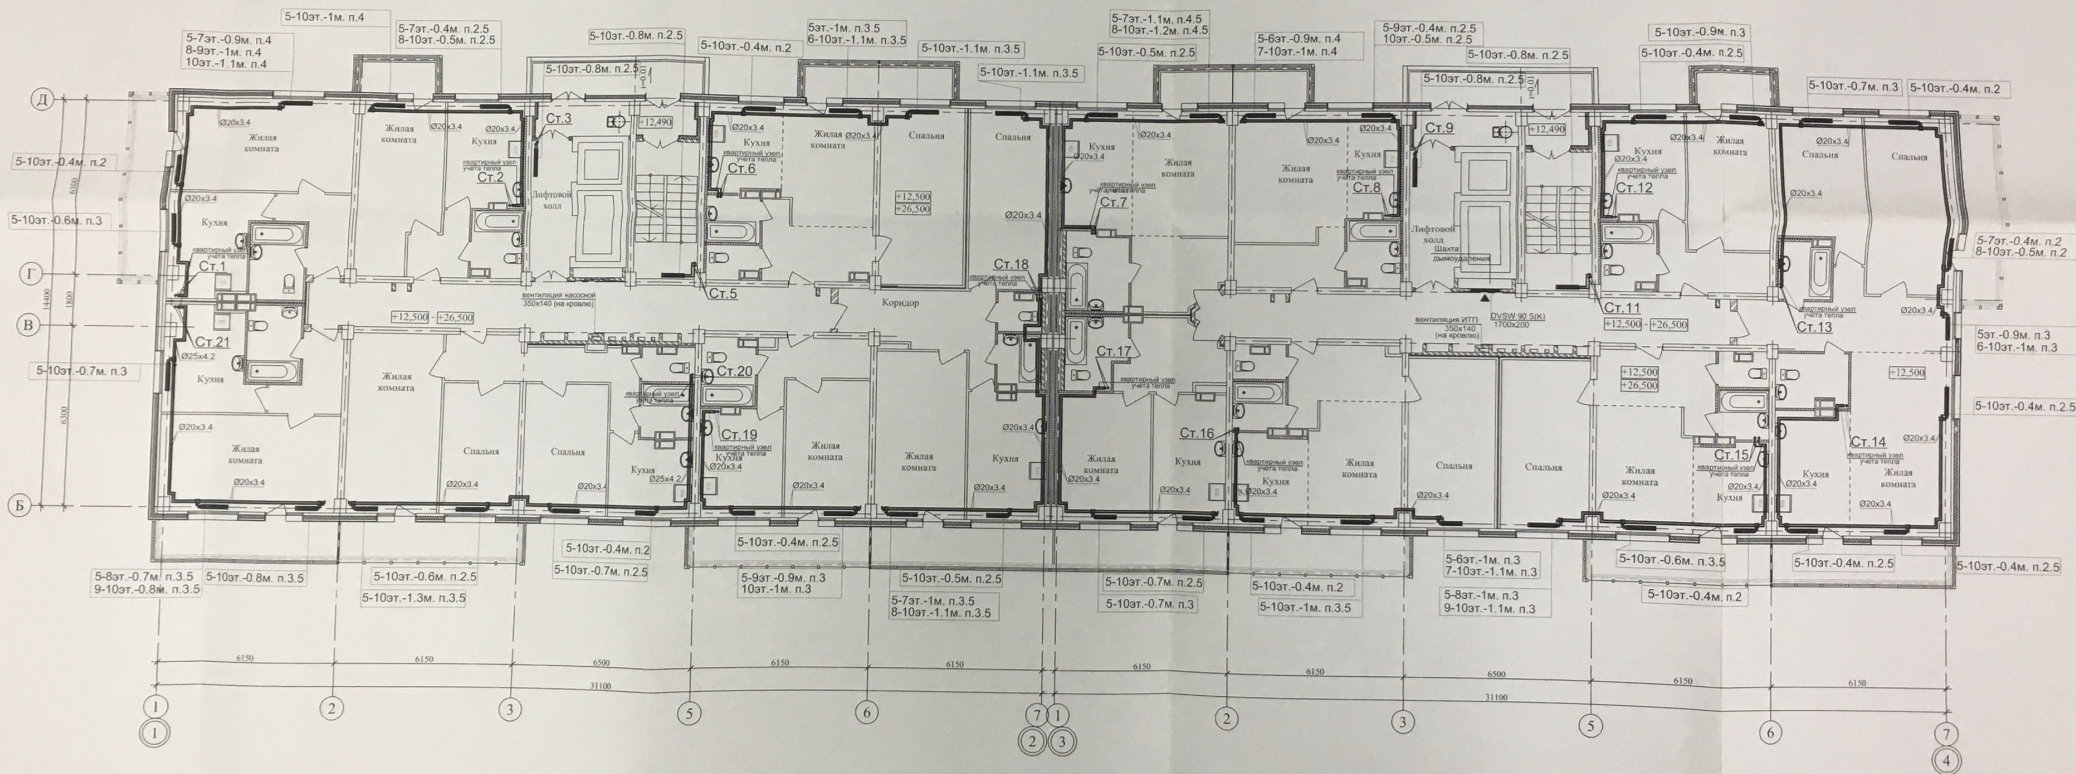


Примечание.

1. Разводка трубопроводов системы отопления квартир предусматривается в конструкции пола.
2. В местах подключения отопительных приборов к магистральным трубопроводам поквартирной системы отопления, прокладываемых в полу, в конструкции пола предусмотреть лючки размером 150х150мм.

К производству работ
1
ОКС 04.01.01

					03-2016-01-О			
					Многоквартирный жилой дом со встроенными помещениями			
					ДОУ в квартале 05-08-023			
					Ворошиловского района г. Волгограда			
					1 этап.		Стадия	Лист
					Жилой дом № 1		Р	9
					Разработал Макарова		План 5-10-го этажей	
							000	

План 11-18-го этажа

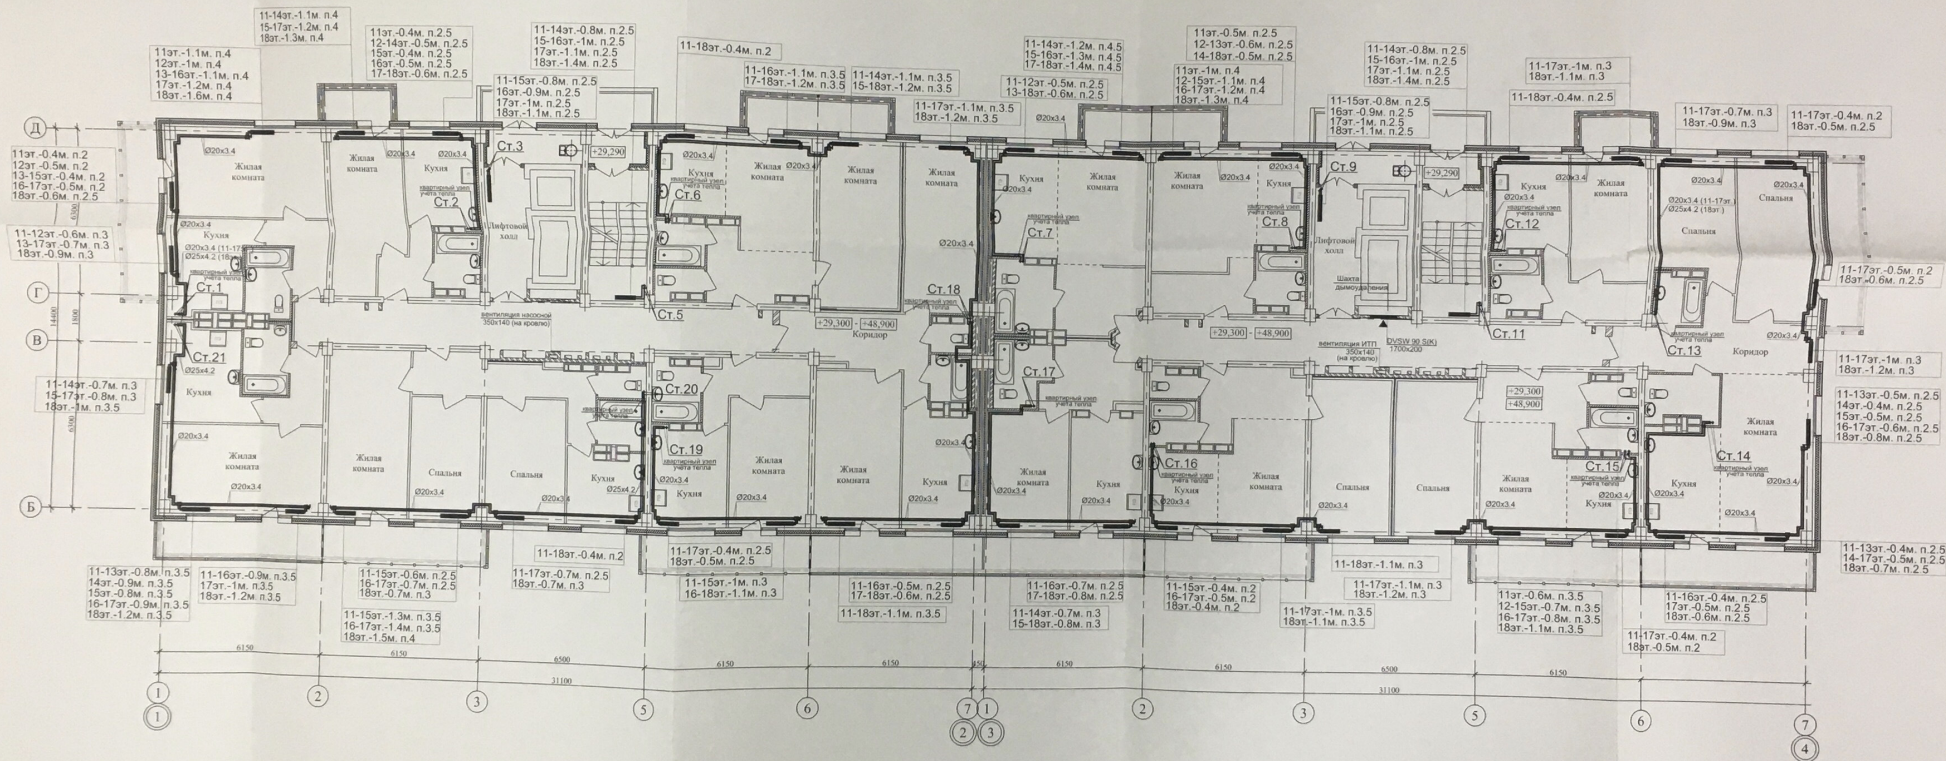


Примечание.

1. Разводка трубопроводов системы отопления квартир предусматривается в конструкции пола.
2. В местах подключения отопительных приборов к магистральным трубопроводам поквартирной системы отопления, прокладываемых в полу, в конструкции пола предусмотреть лючки размером 150х150мм.

				03-2016-01-О			
				Многоквартирный жилой дом со встроенными помещениями			
				ДОУ в квартале 05-08-023			
				Ворошиловского района г. Волгограда			
				I этап.		Стация	
				Жилой дом № 1		Р	
				План 11-18-го этажей.		10	
				ООО			
				"ВолгоСтройпроект"			

План 19-го этажа

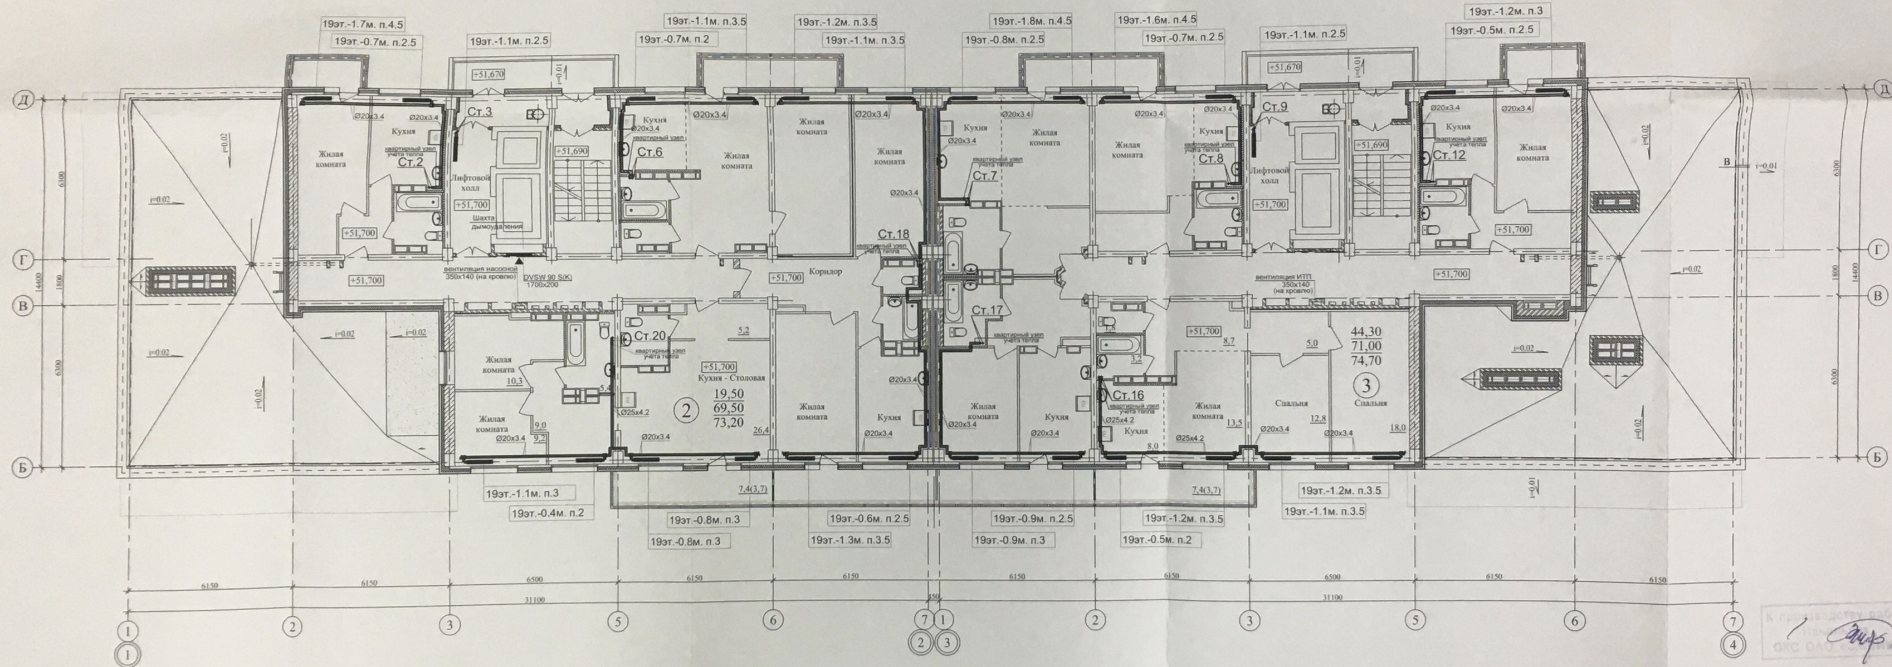

- Примечание.
1. Разводка трубопроводов системы отопления квартир предусматривается в конструкции пола.
 2. В местах подключения отопительных приборов к магистральным трубопроводам локальной системы отопления, прокладываемых в полу, в конструкции пола предусмотреть лючки размером 150х150мм.

				03-2016-01-0			
				Многоквартирный жилой дом со встроенными помещениями			
				ДОУ в квартале 05-08-023			
				Ворошиловского района г. Волгограда			
				I этаж.			
				Жилой дом № 1			
				План 19-го этажа.			
				ООО "ВолгоСтройпроект"			
Изм.	Кол.ч.	Лист	Начисл.	Подпись	Дата	Страница	Листов
Г.И.П.				Бирюков	2016.08.16	Р	11
Разработал:	Михарова	И.П.	2016.08.16				
Н.контр.	Бирюков	И.П.	2016.08.16				