

ст.полоса сеч. 4x25 мм
не менее -0.5 м от уров-
ня земли

План 1 этажа


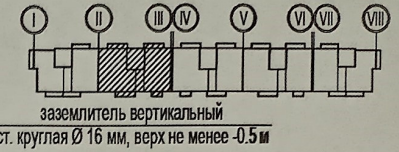


Схема расключения кабелей розеточной сети

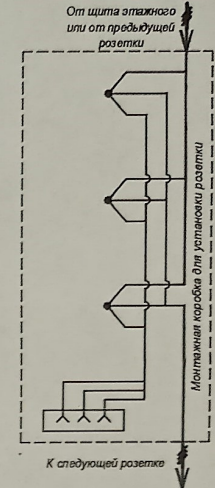

токопровод ст. Ø 10 мм²
с кровли

Условные обозначения:

- Светильник МДМ-Лайт IN LED 01 SN 22W 4000K Ra90 T60 220V/Светильник LED (подвес 3м) (БОСМА) ЧЕРНЫЙ, 1147 мм, кол-во: 9 шт. Низ светильника в одной плоскости с низом реек
- Светильник МДМ-Лайт CHECKERS DIFF GL 48W 4000K Ra80 T60 220V/Светильник LED, 100x100x40 мм (встраиваемый)(БОСМА) ОПАЛ, кол-во: 14 шт. Низ светильника в одной плоскости с низом потолка Грильято

Гс

Бс


Ас

заземлитель вертикальный
ст. круглая Ø 16 мм, верх не менее -0.5 м

Данный чертеж является исполнительным. Отступлений нет. Ответственный исполнитель:

Индивидуальный предприниматель

Деревякин А.А.

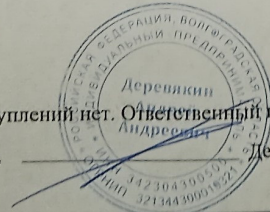

23-2018-17-ЭО

"Многоэтажная жилая застройка на земельном участке по ул. 64-й Армии, 139 в Кировском районе г. Волгограда. (I очередь строительства - жилые дома №17, 18, 19) I этап строительства жилой дом № 17"

Должность	Ф.И.О.	Подпись	Дата
ИП	Деревякин А.А.	<i>[Signature]</i>	
Разраб.	Андриченко	<i>[Signature]</i>	
И контр.	Пидченко	<i>[Signature]</i>	

Жилой дом №17		
Стадия	Лист	Листов
ЦД	14	

Исполнительная схема №12
План 1 этажа в осях "I-III"
Монтаж кабелей, электропроводки и
освещения МОЦ

Индивидуальный предприниматель
Деревякин А.А.

Взам. инв. №

 
Подпись дата

Инд. № подл.

ст.полоса сеч. 4x25 мм
не менее -0.5 м от уров-
ня земли


заземлитель вертикальный

ст. круглая Ø 16 мм, верх не менее -0.5 м



токоотвод ст. Ø 10 мм²
с кровли

- M 1-8
- M 1-13
- A6
- A4
- Вп.3
- Гр.4
- Гр.6
- M 2-1

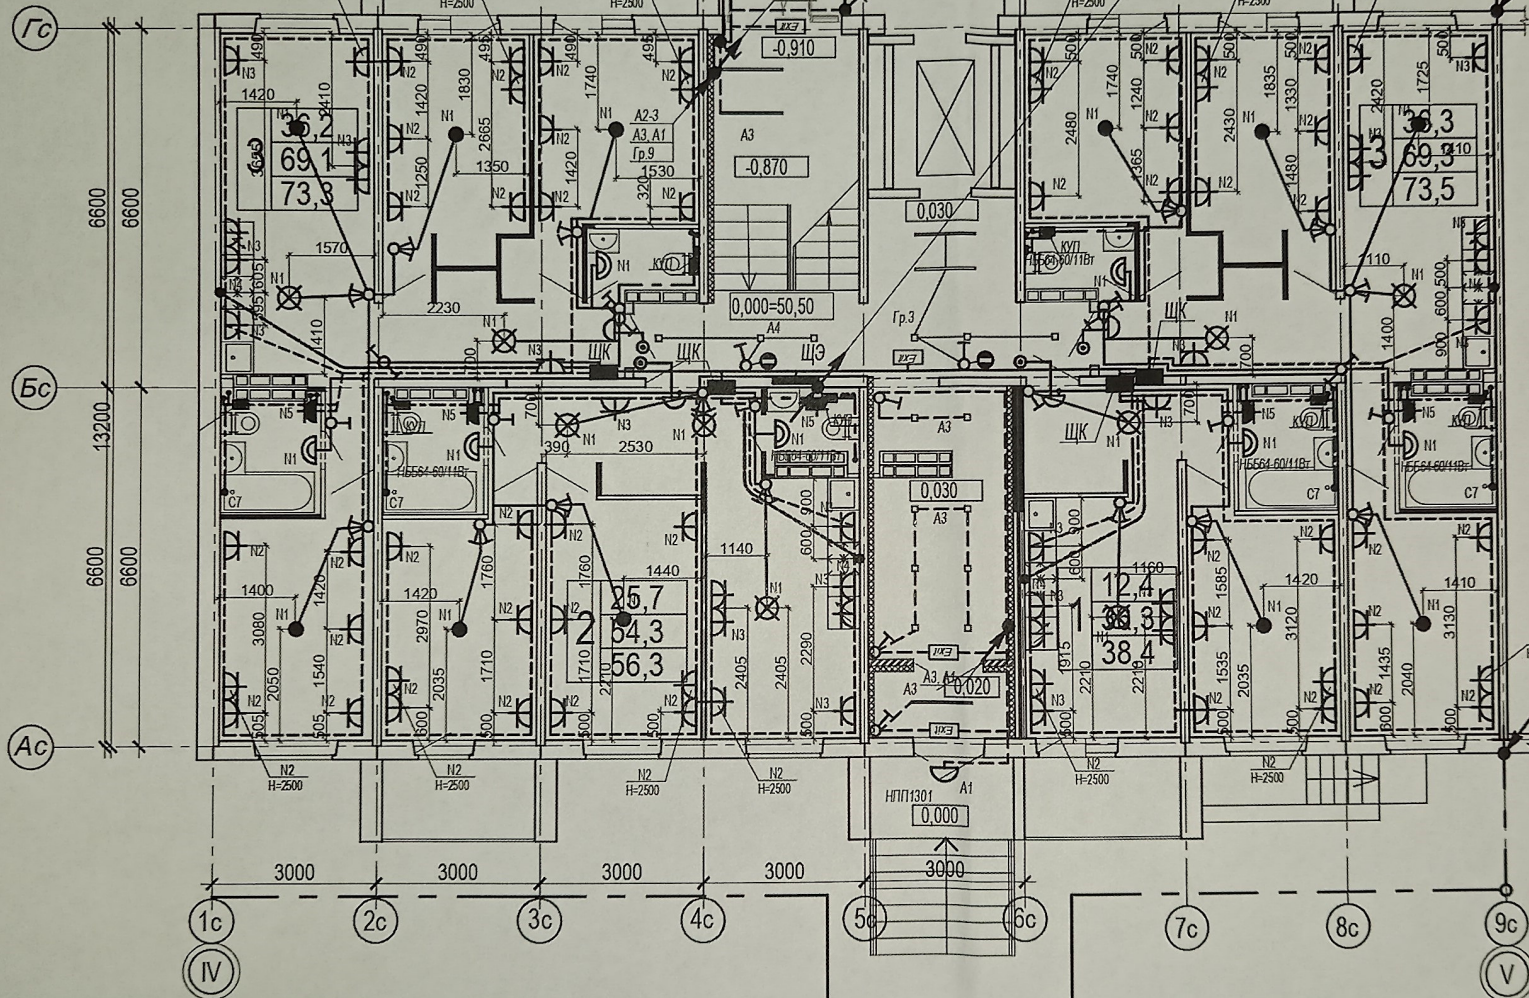


токоотвод ст. Ø 10 мм²
с кровли

Условные обозначения:

- Светильник МДМ-Лайт IN LED 01 SN 22W 4000K Ra90 T60 220V/Светильник LED (подвес 3м) (БОСМА) ЧЕРНЫЙ, 1147 мм, кол-во: 9 шт. Низ светильника в одной плоскости с низом реек
- - Светильник МДМ-Лайт CHECKERS DIFF GL 48W 4000K Ra80 T60 220V/Светильник LED, 100x100x40мм (встраиваемый)(БОСМА) ОПАЛ, кол-во: 14 шт. Низ светильника в одной плоскости с низом потолка Грильято

Данный чертеж является исполнительным. Отступлений нет. Ответственный исполнитель:

Индивидуальный предприниматель Деревякин А.А.

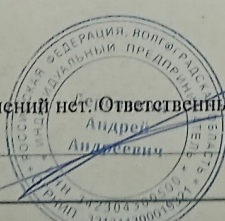


23-2018-17-ЭО

"Многоэтажная жилая застройка на земельном участке по ул. 64-й Армии, 139 в Кировском районе г. Волгограда. (I очередь строительства - жилые дома №17, 18, 19) I этап строительства жилой дом № 17"

Должность	Ф.И.О.	Подпись	Дата	Жилой дом №17		
ИП	Деревякин А.А.	<i>[Signature]</i>		Стадия	Лист	Листов
				ИД	15	
Разраб.	Андриченко	<i>[Signature]</i>		Исполнительная схема №13а		
Н. контр.	Пивченко	<i>[Signature]</i>		План 1 этажа в осях "V-V" Монтаж кабеля, электрофурнитуры и освещения.МОП		
				Индивидуальный предприниматель Деревякин А.А.		


ст.полоса сеч. 4x25 мм
не менее -0.5 м от уров-
ня земли

План 1 этажа

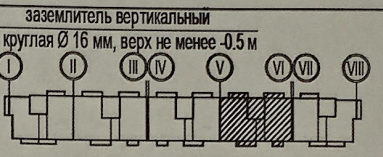

токоотвод ст. Ø 10 мм²
с кровли

- M 2.2
- M 2.3
- M 2-11
- A6
- A4
- Гр.1
- Гр.4
- Гр.6

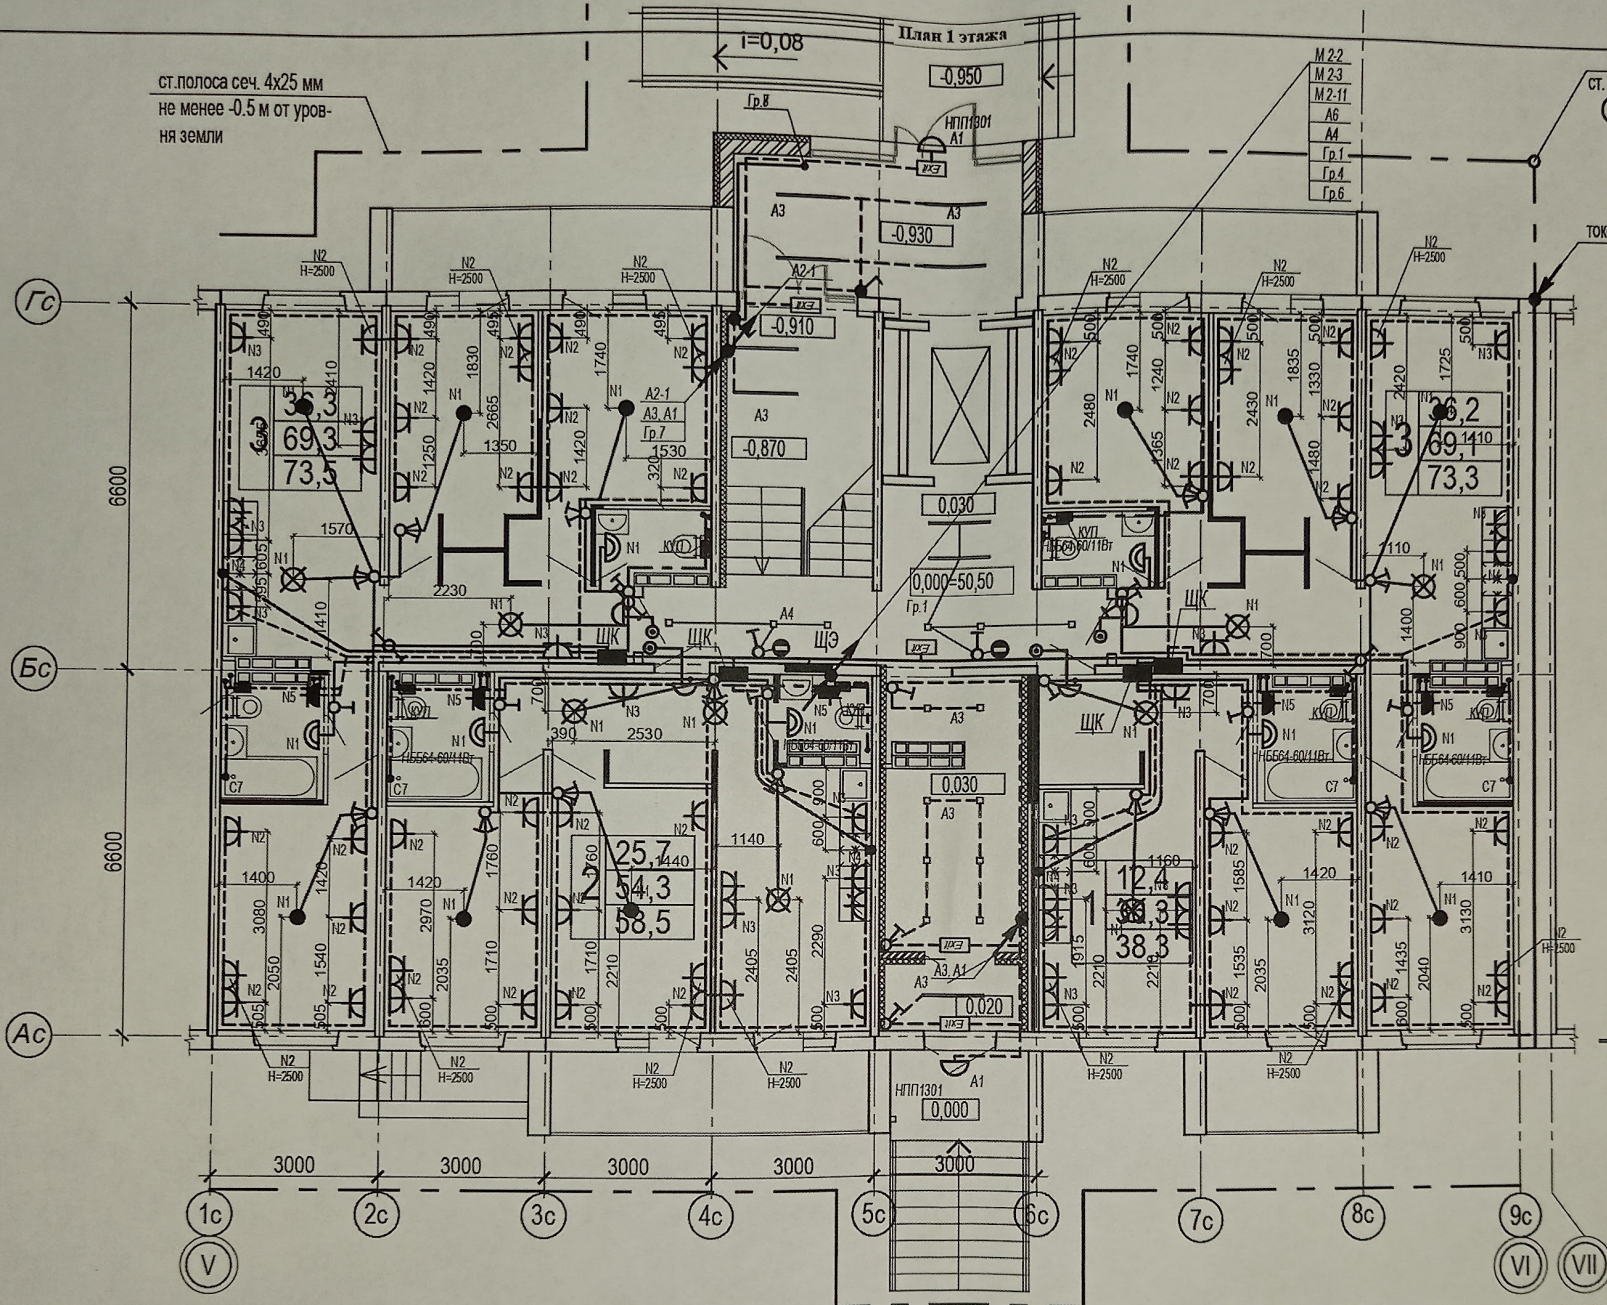


Условные обозначения:

- Светильник МДМ-Лайт IN LED 01 SN 22W 4000K Ra90 T60 220V/Светильник LED (подвес 3м) (БОСМА) ЧЕРНЫЙ, 1147 мм, кол-во: 9 шт
Низ светильника в одной плоскости с низом реек
- Светильник МДМ-Лайт CHECKERS DIFF GL 48W 4000K Ra80 T60 220V/Светильник LED, 100x100x40мм (встраиваемый)(БОСМА) ОПАЛ, кол-во: 14 шт. Низ светильника в одной плоскости с низом потолка Грильято

Данный чертеж является исполнительным. Отступлений нет. Ответственный исполнитель:

Индивидуальный предприниматель Деревякин А.А.

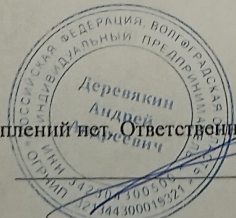

23-2018-17-ЭО

"Многоэтажная жилая застройка на земельном участке по ул. 64-й Армии, 139 в Кировском районе г. Волгограда. (I очередь строительства) - жилые дома №17, 18, 19) I этап строительства жилой дом № 17"

Должность	Ф.И.О.	Подпись	Дата
ИП	Деревякин А.А.	<i>[Signature]</i>	
Разраб.	Андреечко	<i>[Signature]</i>	
И контр.	Пивченко	<i>[Signature]</i>	

Жилой дом №17


Стадия	Лист	Листов
ИД	16	

Исполнительная схема № 15
План 1 этажа в осях "V-VI".
Монтаж кабеля, электрофурнитуры и
освещения.МОП

Индивидуальный предприниматель
Деревякин А.А.

ст.полоса сеч. 4x25 мм
не менее -0.5 м от уров-
ня земли

План 1-го этажа

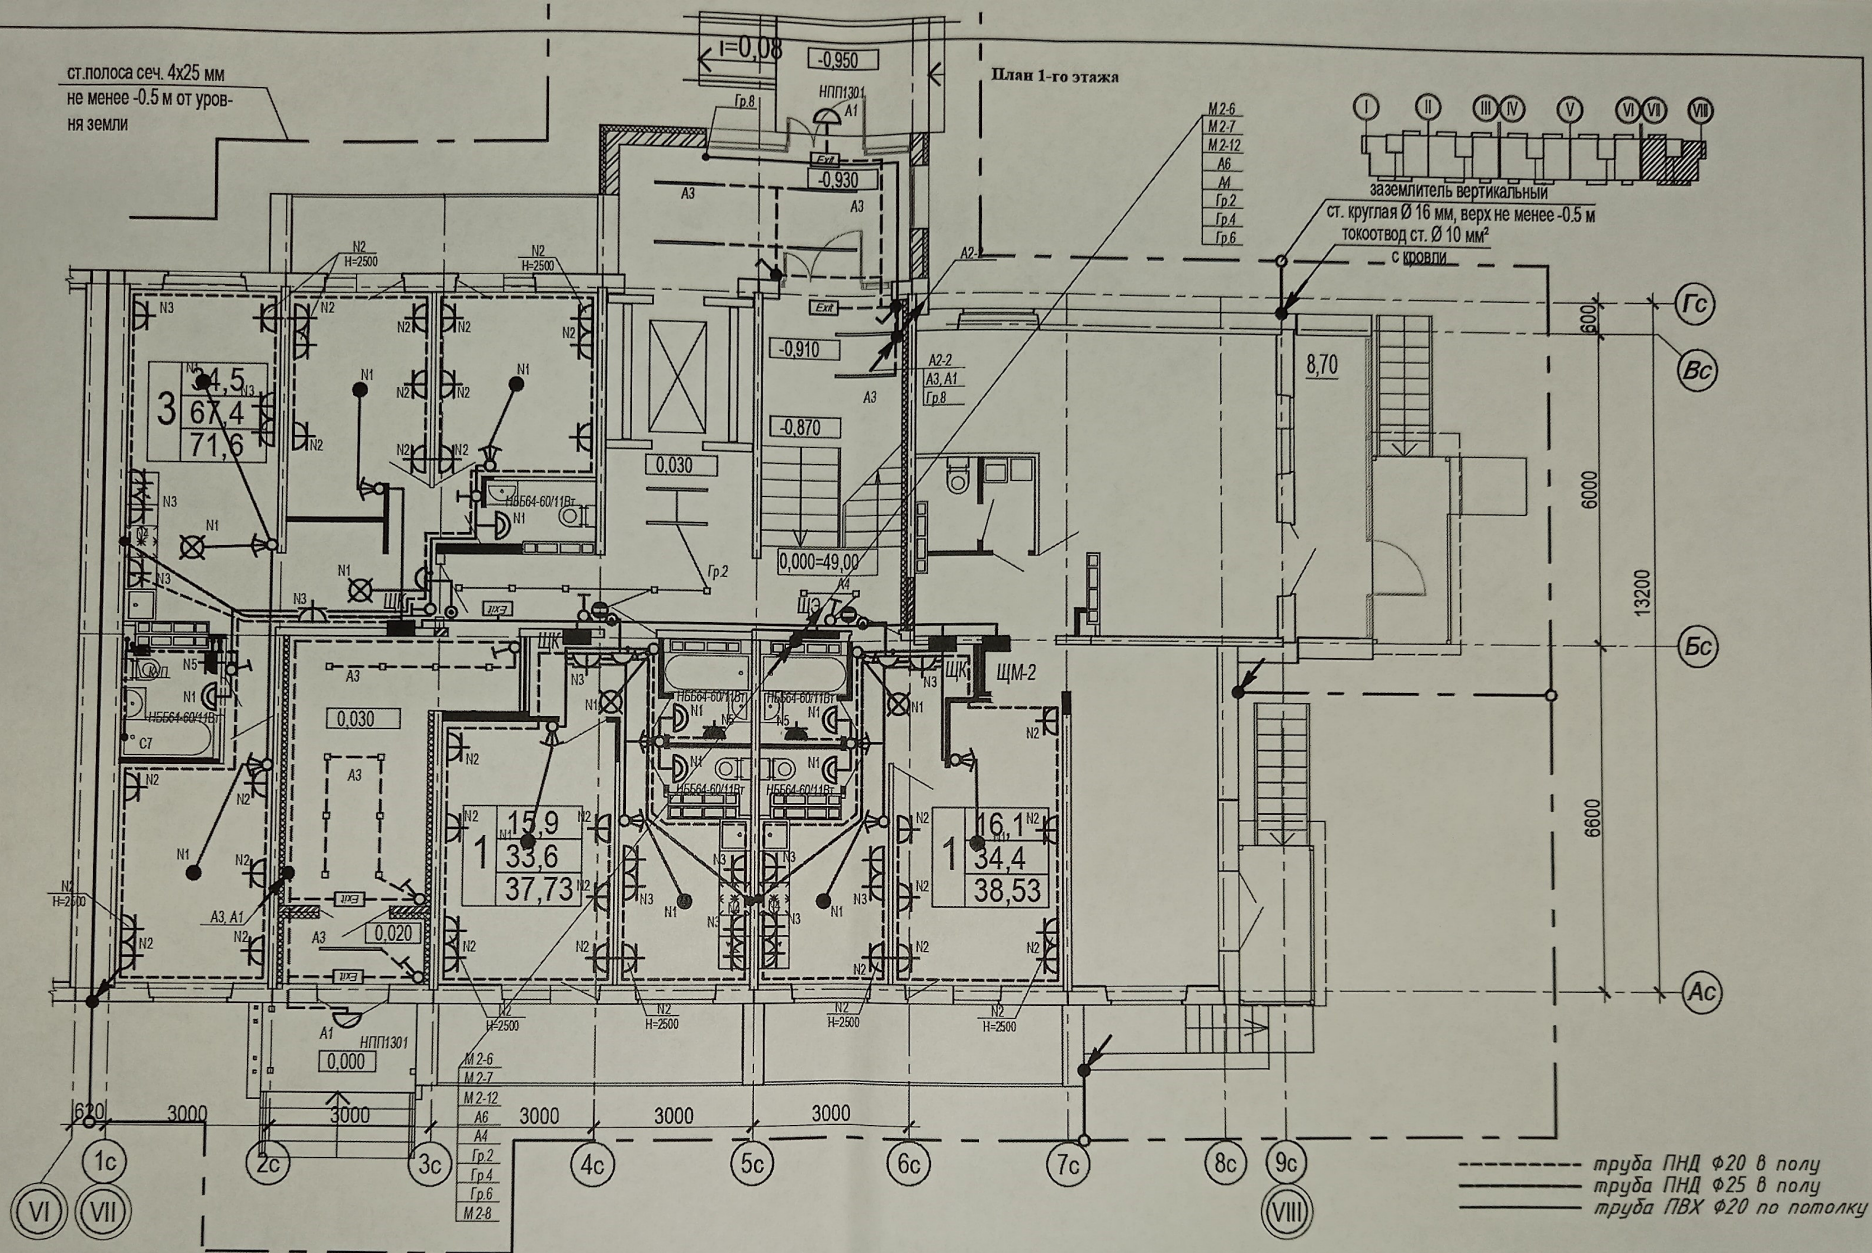


----- труба ПНД $\phi 20$ в полу
----- труба ПНД $\phi 25$ в полу
----- труба ПВХ $\phi 20$ по потолку

Взам. инв. №

Подпись, дата

Иное, № подл.

Данный чертёж является исполнительным. Отступлений нет. Ответственный исполнитель:
Индивидуальный предприниматель Деревякин А.А.

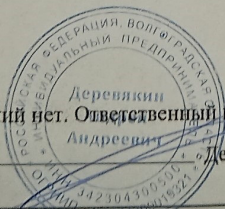

23-2018-17-ЭО

"Многоэтажная жилая застройка на земельном участке по ул. 64-й Армии, 139 в Кировском районе г. Волгограда. (I очередь строительства - жилые дома №17, 18, 19) I этап строительства жилой дом №17"



Должность	Ф.И.О.	Подпись	Дата
ИП	Деревякин А.А.	<i>[Signature]</i>	
Разраб.	Андреечко	<i>[Signature]</i>	
Н. контр.	Пивченко	<i>[Signature]</i>	

Жилой дом №17


Стадия	Лист	Листов
ИД	17	

Исполнительная схема №156
План 1 этажа в осях "VII-VIII".
Монтаж кабеля, электрофурнитуры и
освещения. МОП

 Индивидуальный предприниматель
Деревякин А.А.

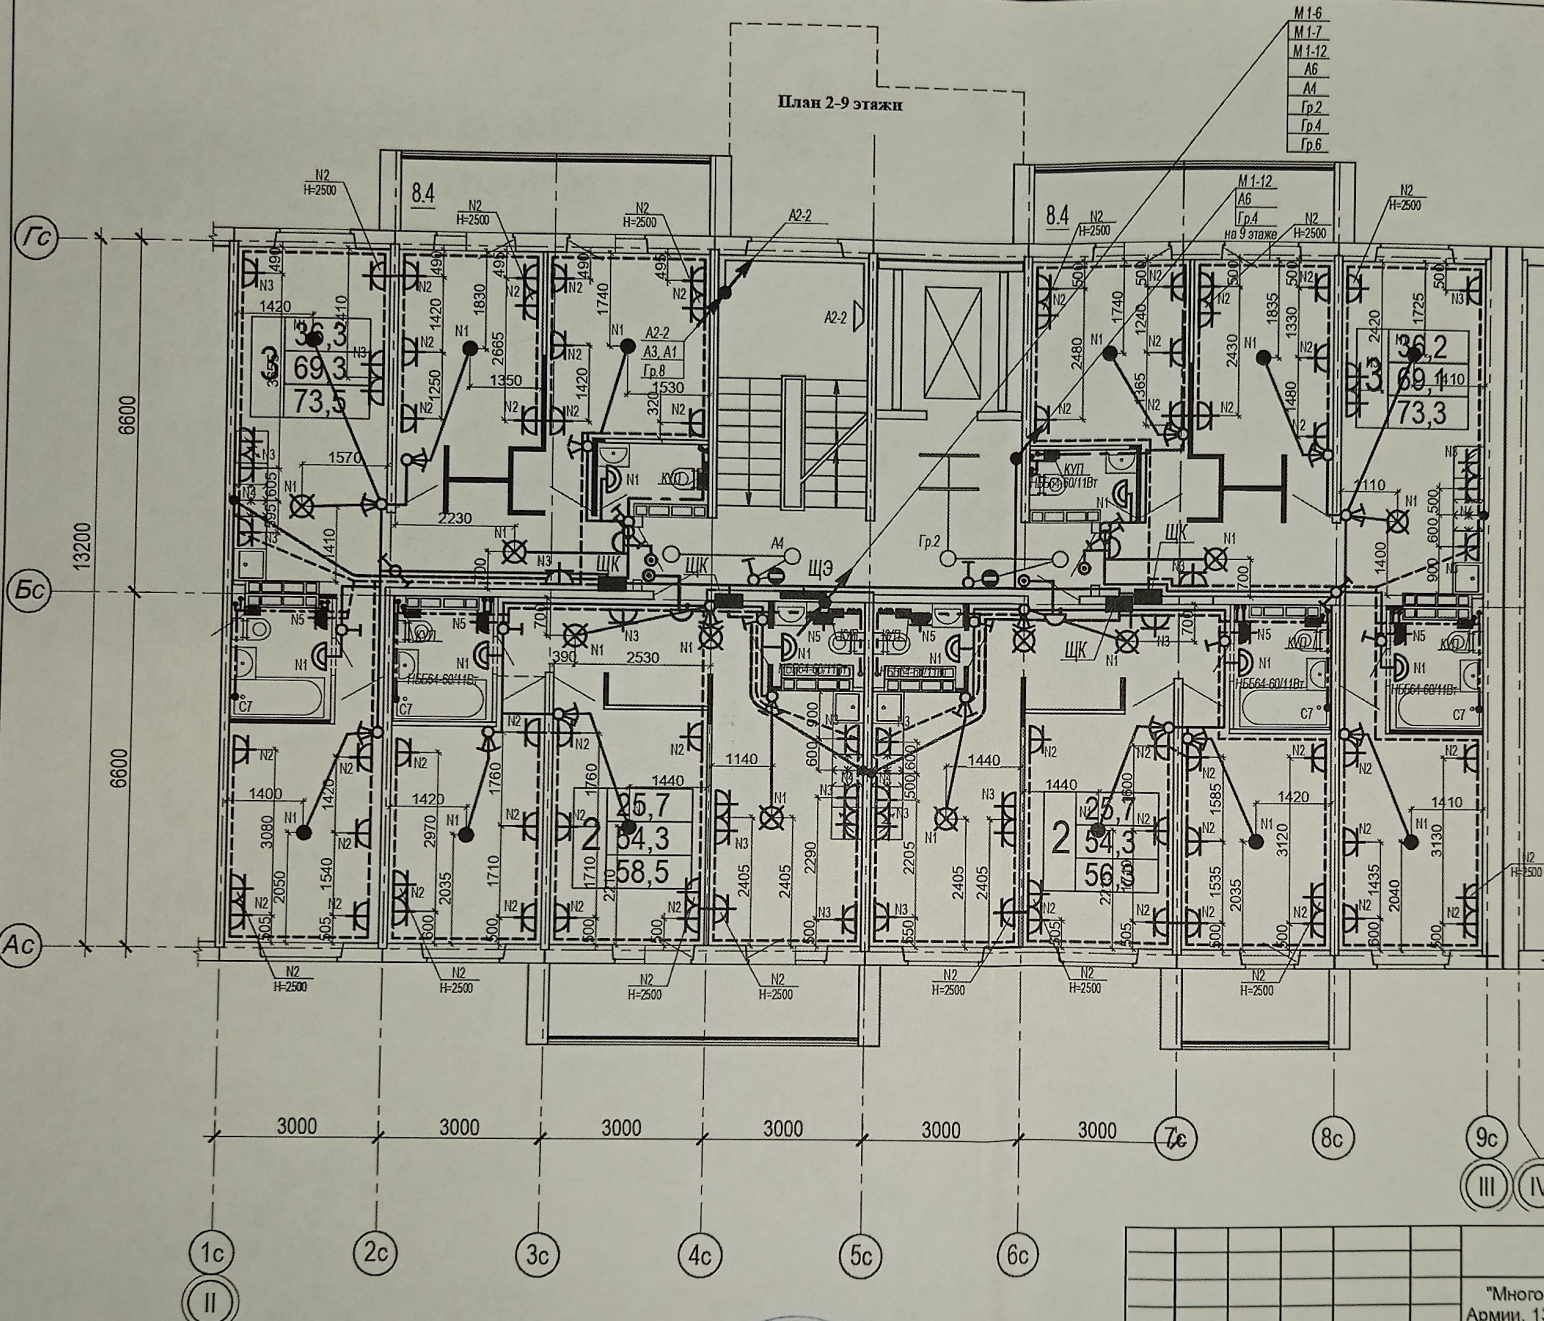


План машинного помещения
в осях 4с - 6с секции в осях "II-III"

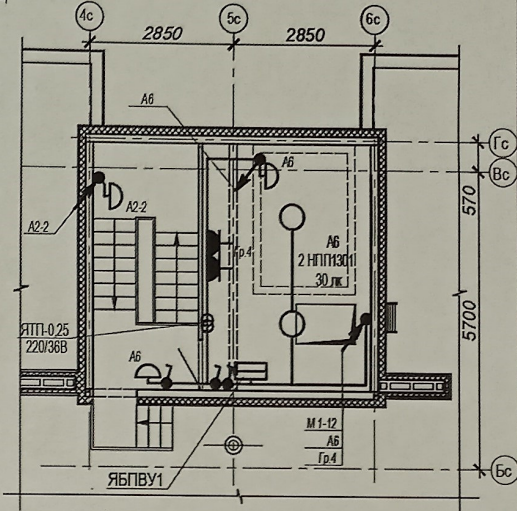

Условные обозначения:

- - Потолочный светильник Mayrati Zen CO32CL-L3284K, кол-во: 4 шт
Монтаж производить к потолку
- ◁ - Потолочный светильник Mayrati Zen CO32CL-L3284K, кол-во: 1 шт
Монтаж производить к стене, ось светильника на отв. +2100 от ур.ч.л. пролета
- - Светильник LED-Панель IN LED 31 SN 220V 4000K 60x60 T80 220V/Светильник LED (подвес. тип) (600x60) ЧЕРНЫЙ, 1147 мм, кол-во: 2 шт
На св. светильника в одной плоскости с низом реек
- - труба ПНД $\phi 20$ в полу
- - труба ПНД $\phi 25$ в полу
- - труба ПВХ $\phi 20$ по потолку

Данный чертеж является исполнительным. Отступлений нет. Ответственный исполнитель:
Индивидуальный предприниматель Деревякин А.А.

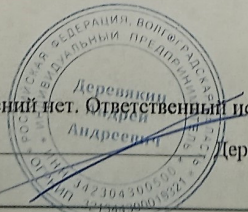


23-2018-17-ЭО

"Многоэтажная жилая застройка на земельном участке по ул. Армии, 139 в Кировском районе г. Волгограда. (I очередь строительства - жилые дома №17, 18, 19) I этап строительства жилой дом № 17"


Должность	Ф.И.О.	Подпись	Дата	Жилой дом №17	Стадия	Лист	Листов
ИП	Деревякин А.А.	<i>[Signature]</i>			ИД	19	
Разраб.	Алдричко	<i>[Signature]</i>		Исполнительная схема №16 а План с 2-9 этажи в осях "II-III" Монтаж кабеля, электрофурнитуры и освещения.МОП	Индивидуальный предприниматель Деревякин А.А.		
Н. контр.	Пивченко	<i>[Signature]</i>					

И/инв. № подл.	Взам. инв. №
Подпись дата	

 М1-8
М1-13
АБ
АМ
Гр.3
Гр.4
Гр.5
М2-1



План машинного помещения
в осях 4с - 6с секции в осях "IV-V"


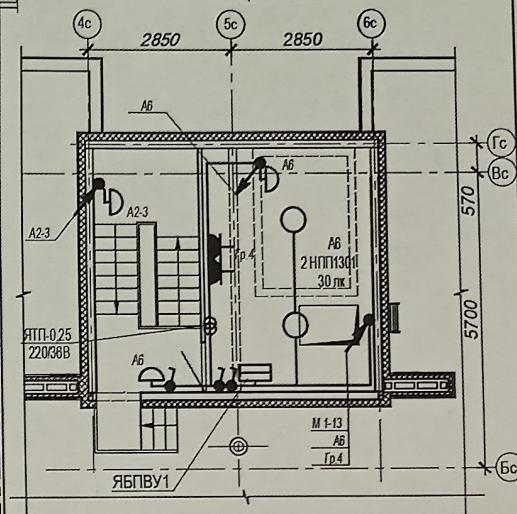


Условные обозначения:

- - Потолочный светильник Maytoni Zon C032CL-L-32В4К, кол-во: 4 шт
Монтаж производить в потолку
- ◁ - Потолочный светильник Maytoni Zon C032CL-L-32В4К, кол-во: 1 шт
Монтаж производить в стене, ось светильника на отк. +2100 от урч.л. пролета
- - Светильник МДМ-Лайт IN LED 01 SN 22W 4000K Ra80
T60 220V, Светильник LED (подвес.эк) (БОСМА) ЧЕРНЫЙ, 1147 мм, кол-во: 2 шт
Наз. светильника в одной плоскости с низкорос.


- труба ПНД $\phi 20$ в полу
- труба ПВД $\phi 25$ в полу
- труба ПВХ $\phi 20$ по потолку

 План 2-9 этажи

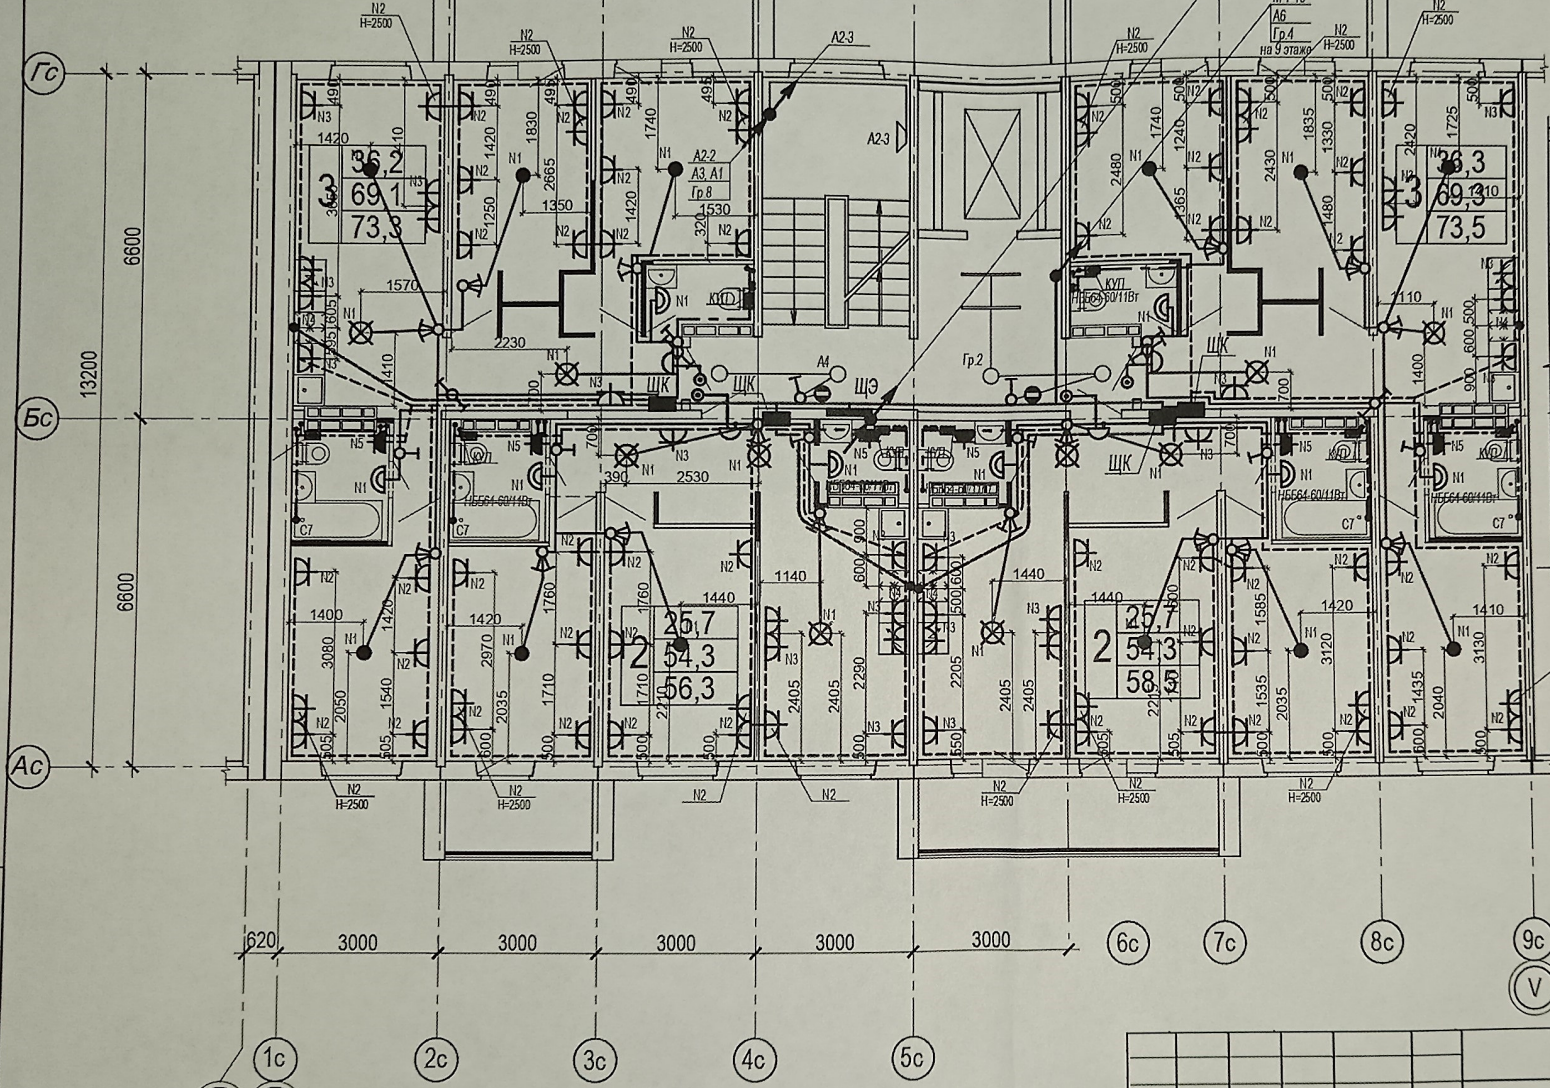

Данный чертеж является исполнительным. Отступлений нет. Ответственный исполнитель:

Индивидуальный предприниматель Деревякин А.А.

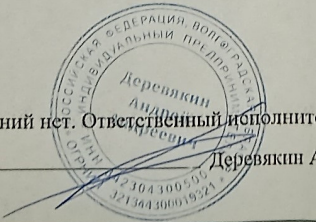

23-2018-17-ЭО

"Многоэтажная жилая застройка на земельном участке по ул. 64-й Армии, 139 в Кировском районе г. Волгограда. (I очередь строительства - жилые дома №17, 18, 19) I этап строительства жилой дом № 17"



Должность	Ф.И.О.	Подпись	Дата
ИП	Деревякин А.А.		
Разраб.	Андриченко		
Н.контр.	Пивченко		

Жилой дом №17


Исполнительная схема № 17 а
План с 2-9 этажи в осях "IV-V".
Монтаж кабеля, электрофурнитуры и
освещения.МОП

Стадия	Лист	Листов
ИД	20	
Индивидуальный предприниматель Деревякин А.А.		

 Взам. инв. №
Подпись дата
Инв. № подл

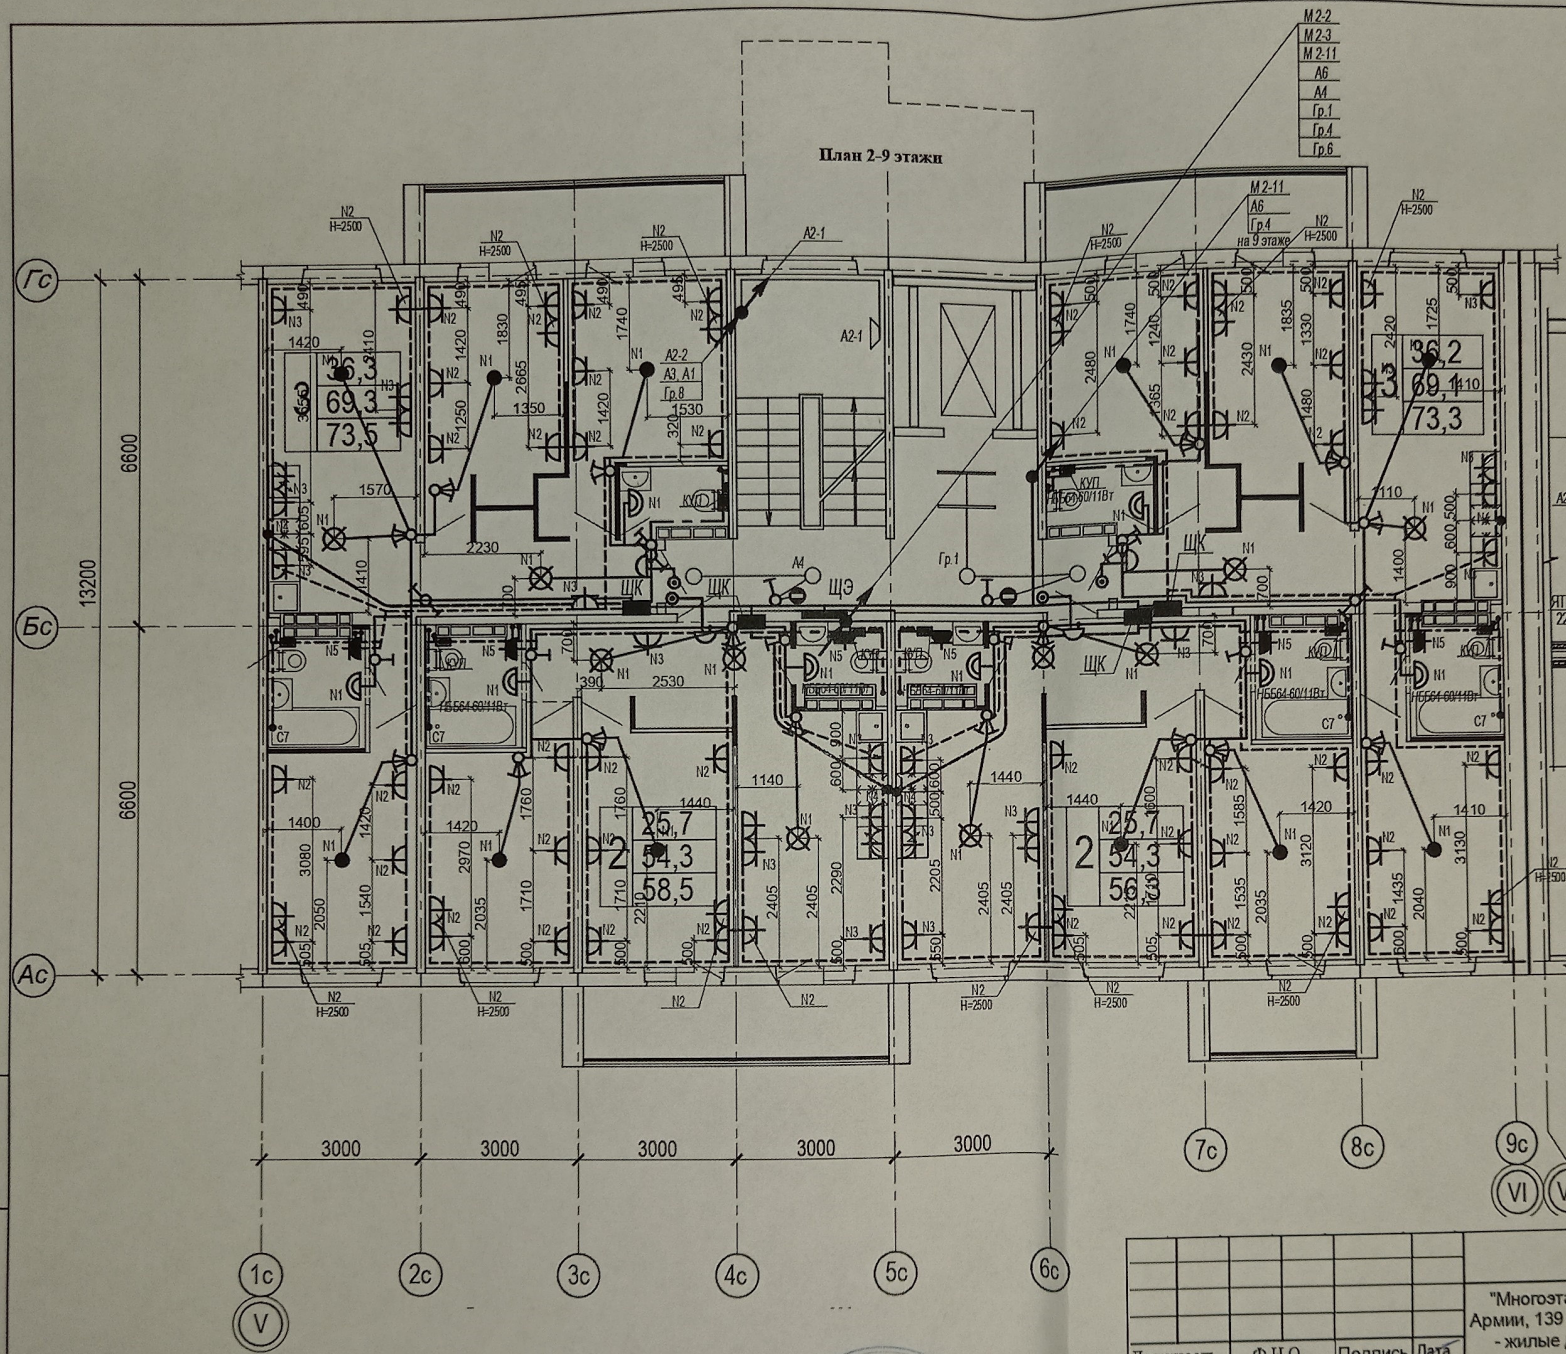

План машинного помещения
в осях 4с - 6с секции в осях "V-VI"

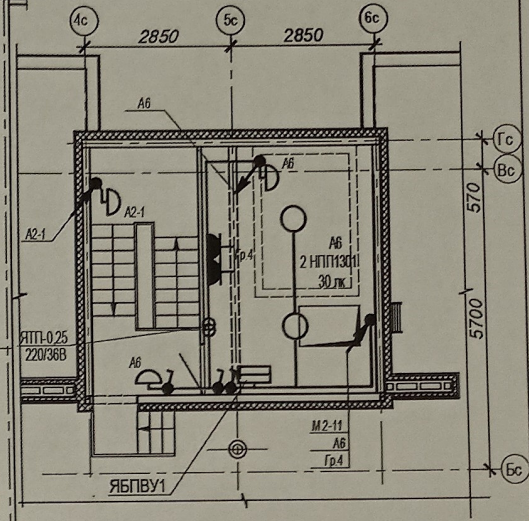

Условные обозначения:

- - Потолочный светильник Maytoni Zol C032CL-L3284K кол-во. 4 шт
Монтаж прокладкой к потолку
- ◁ - Потолочный светильник Maytoni Zol C032CL-L3284K кол-во. 1 шт
Монтаж прокладкой к стене, ось светильника на стм. +2100 от ур.ч.л. пролета
- - Светильник МДМ-Лайт IN LED D1 SN 22W 4000K Ra90
T80 220V/Светильник LED (подвес. Эп) (БОСМА) ЧЕРНЫЙ, 1147 мм, кол-во. 2 шт
Нес светильника в одной плоскости с полом
- - труба ПНД $\Phi 20$ в полу
- — — - труба ПНД $\Phi 25$ в полу
- — — - труба ПВХ $\Phi 20$ по потолку


23-2018-17-ЭО

"Многоэтажная жилая застройка на земельном участке по ул. 64-й Армии, 139 в Кировском районе г. Волгограда. (I очередь строительства - жилые дома №17, 18, 19) I этап строительства жилой дом № 17"


Должность	Ф.И.О.	Подпись	Дата	Стадия	Лист	Листов
ИП	Деревякин А.А.	<i>[Signature]</i>		ИД	21	
Жилой дом №17				Индивидуальный предприниматель		
				Деревякин А.А.		
Разраб.	Андрюченко	<i>[Signature]</i>		Исполнительная схема № 18 а		
Н контр	Пивченко	<i>[Signature]</i>		План с 2-9 этажи в осях "V-VI" Монтаж кабеля, электрофурнитуры и освещения.МОП		

Данный чертеж является исполнительным. Отступлений нет. Ответственный исполнитель:


Индивидуальный предприниматель Деревякин А.А.

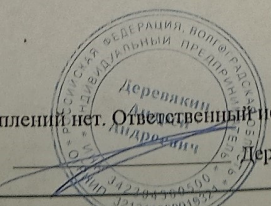

Взам. инв. №
Подпись, дата
Инв. № подл.

 


План машинного помещения
в осях 4с - 6с секции в осях "VII-VIII"

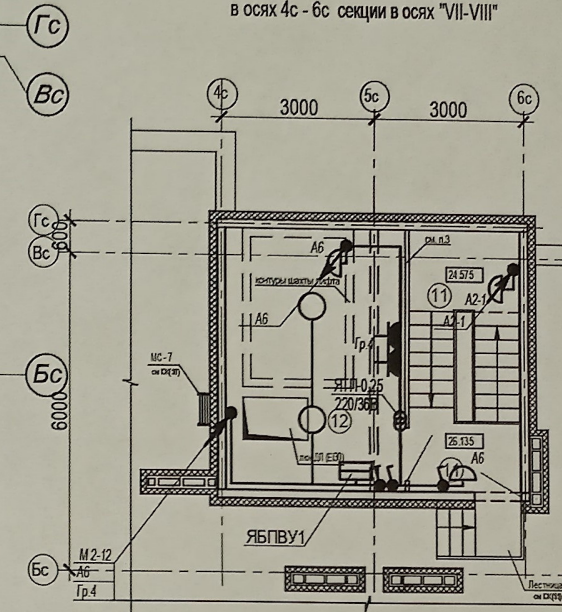


Условные обозначения:

- - Потолочный светильник Maytoni Zon C032CL-L328-4К, кол.во. 3 шт
Монтаж производится к потолку
- ◁ - Потолочный светильник Maytoni Zon C032CL-L328-4К, кол.во. 1 шт
Монтаж производится к стене, ось светильника на отв. +2100 от урч.л. пролета
- - Светильник LED-Лайт IN LED 01 SN 220V 4000K Ra80
T80 220V/Светильник LED (подвес. 3м) (БОСМА) ЧЕРНЫЙ, 1147 мм, кол.во. 2 шт
Низ светильника в одной плоскости с низом реек
- труба ПНД Φ 20 в полу
- ==== труба ПНД Φ 25 в полу
- — — труба ПВХ Φ 20 по потолку

Изн. № подл.	Взаим. инв. №
Подпись дата	

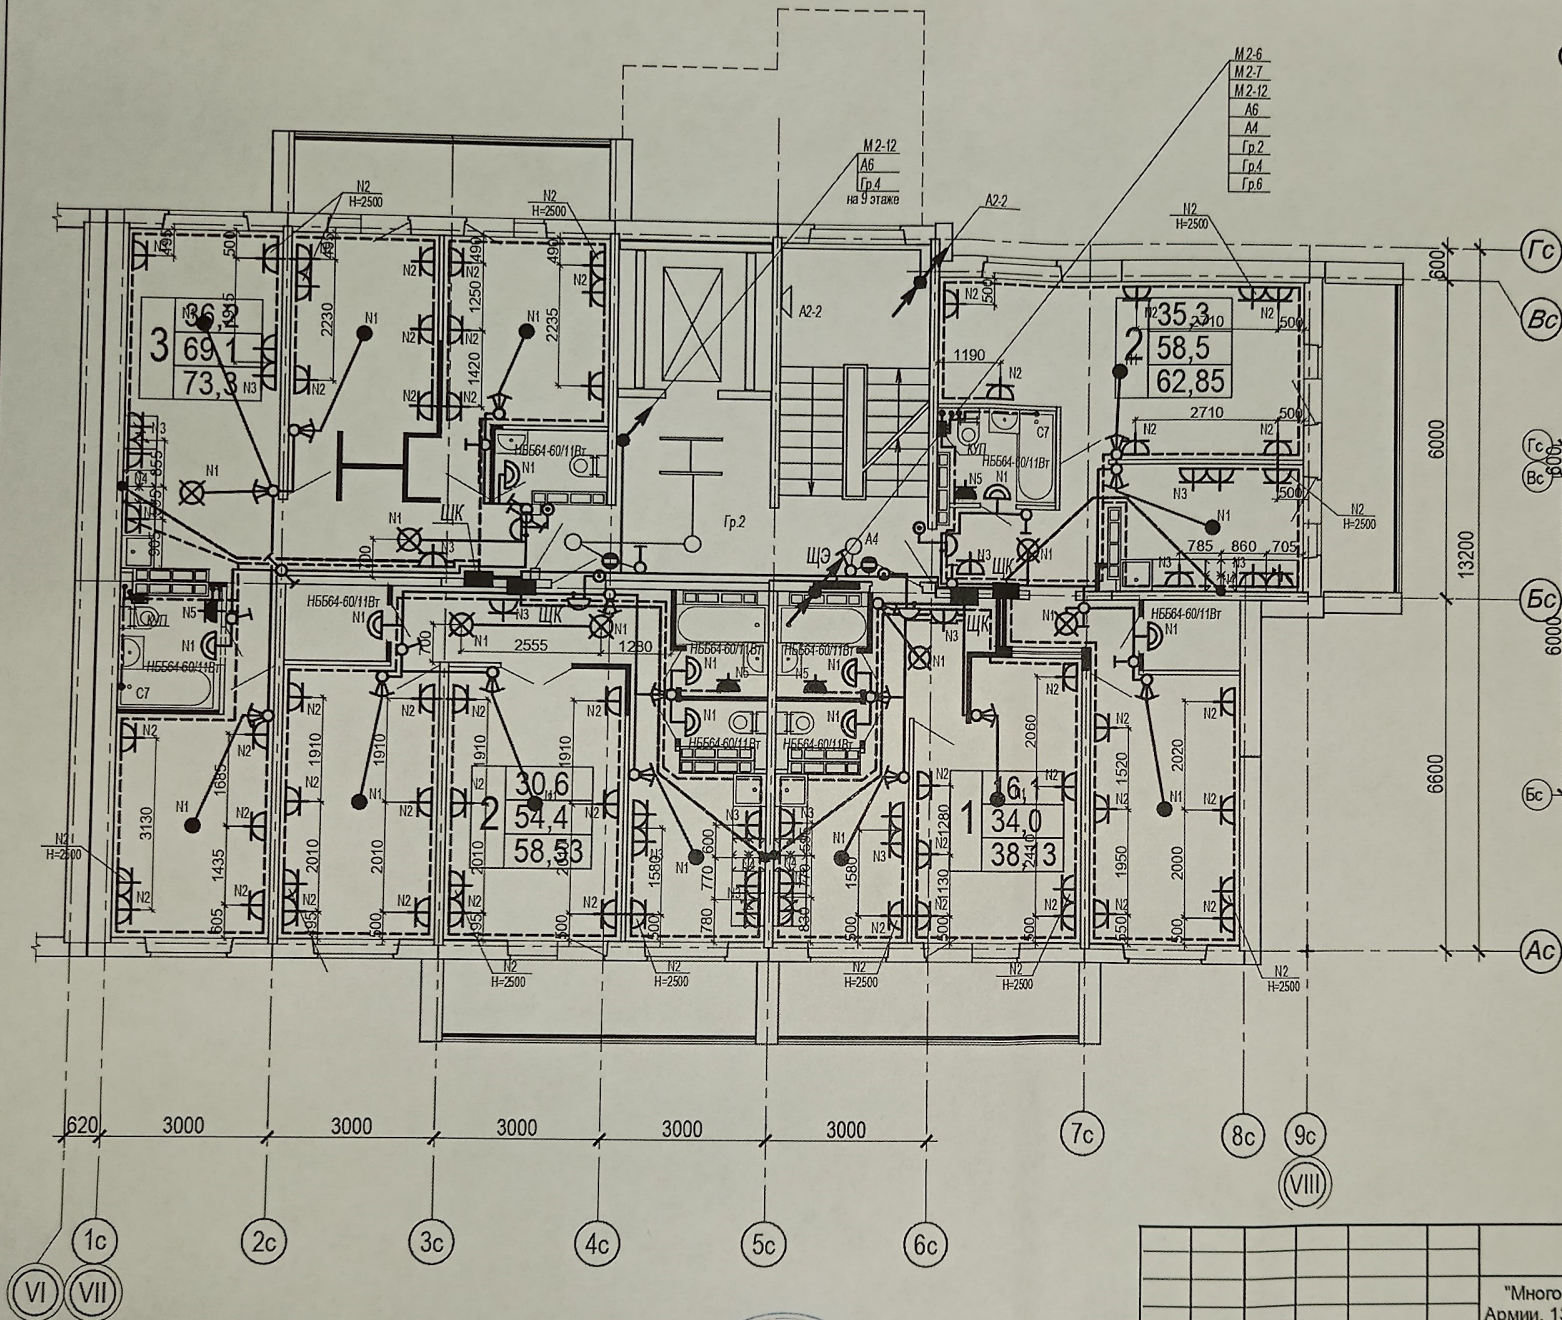

Данный чертеж является исполнительным. Ответственный исполнитель:
Индивидуальный предприниматель Деревякин А.А.

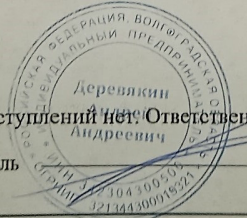

23-2018-17-ЭО									
"Многоэтажная жилая застройка на земельном участке по ул. 64-й Армии, 139 в Кировском районе г. Волгограда. (I очередь строительства - жилые дома №17, 18, 19) I этап строительства жилой дом № 17"									
Должность	Ф.И.О.	Подпись	Дата						
ИП	Деревякин А.А.								
Разраб.	Андричко								
Н. контр.	Пивченко								
Жилой дом №17			<table border="1"> <tr> <td>Стадия</td> <td>Лист</td> <td>Листов</td> </tr> <tr> <td>ИД</td> <td>22</td> <td> </td> </tr> </table>	Стадия	Лист	Листов	ИД	22	
Стадия	Лист	Листов							
ИД	22								
Исполнительная схема № 18 в План 2-9 этажи в осях "VII-VIII" Монтаж кабеля, электрофурнитуры и освещения.МОП			Индивидуальный предприниматель Деревякин А.А.						